


PŮDORYS

Propustek č. 1, km 0,018 80

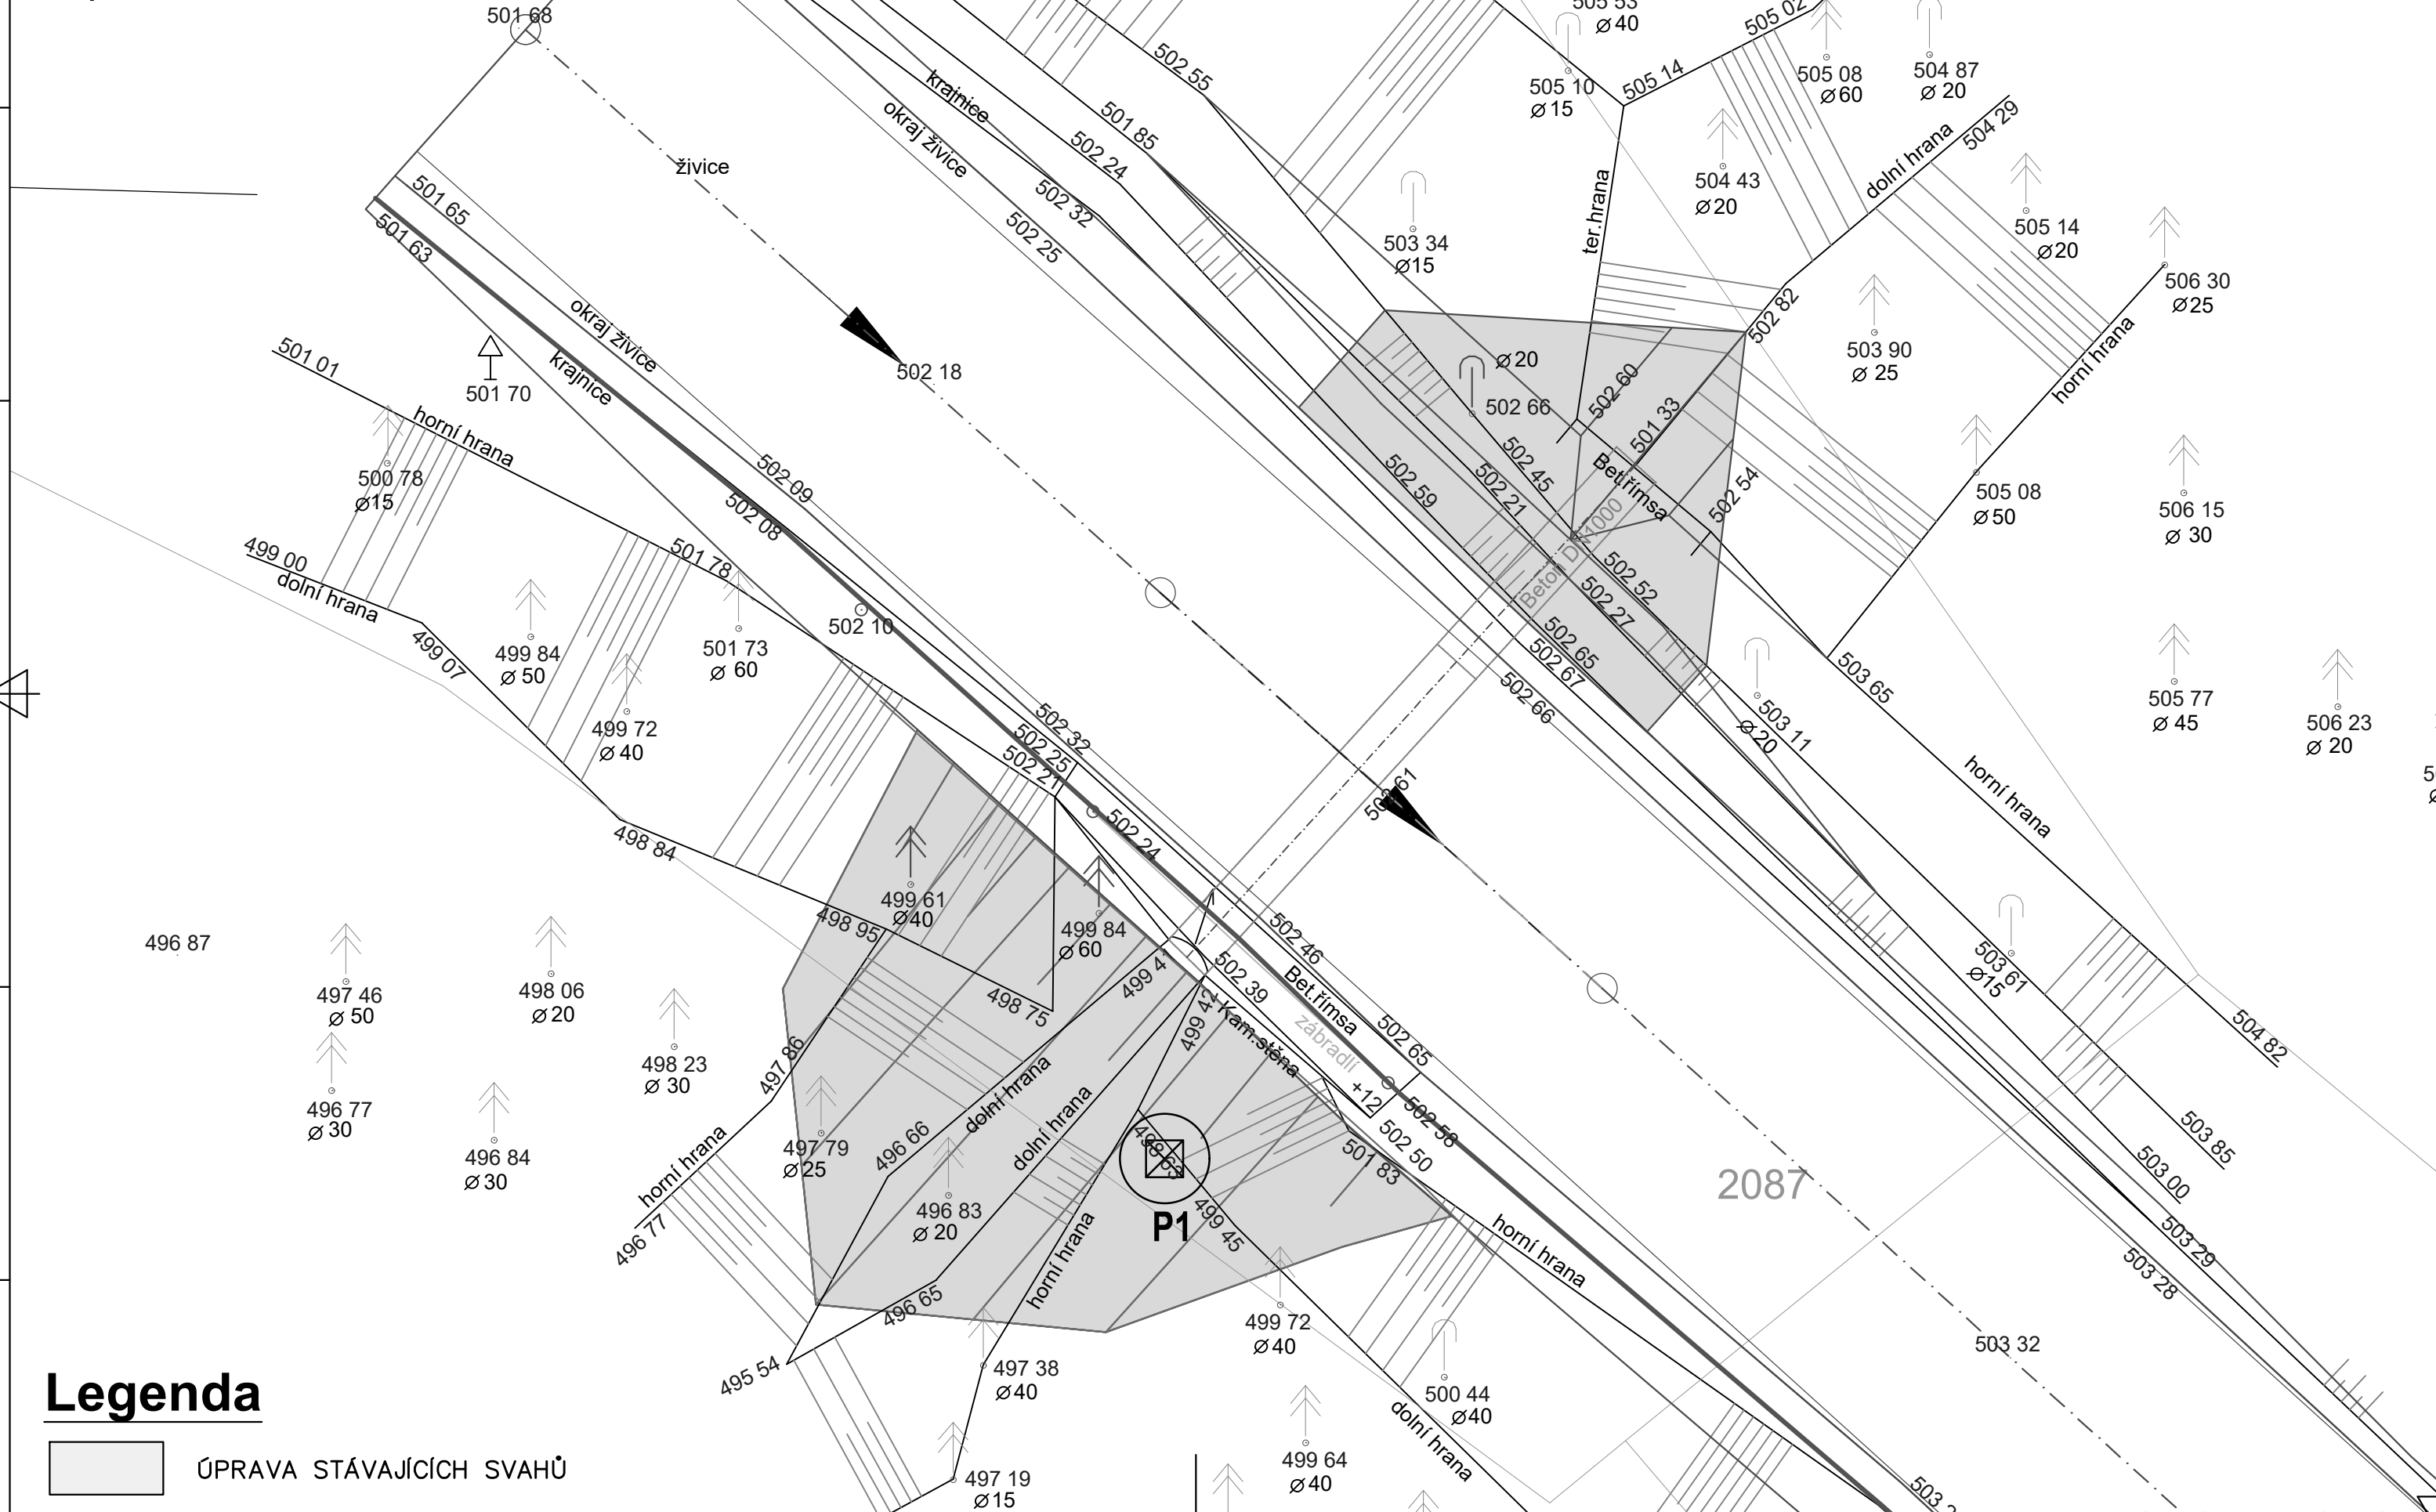

"II/201 propustky Caltov - rekonstrukce"
ÚPRAVA TRUBNÍHO PROPUSTKU č.1
Měřítko - 1:100

