


1.NP - Stávající stav

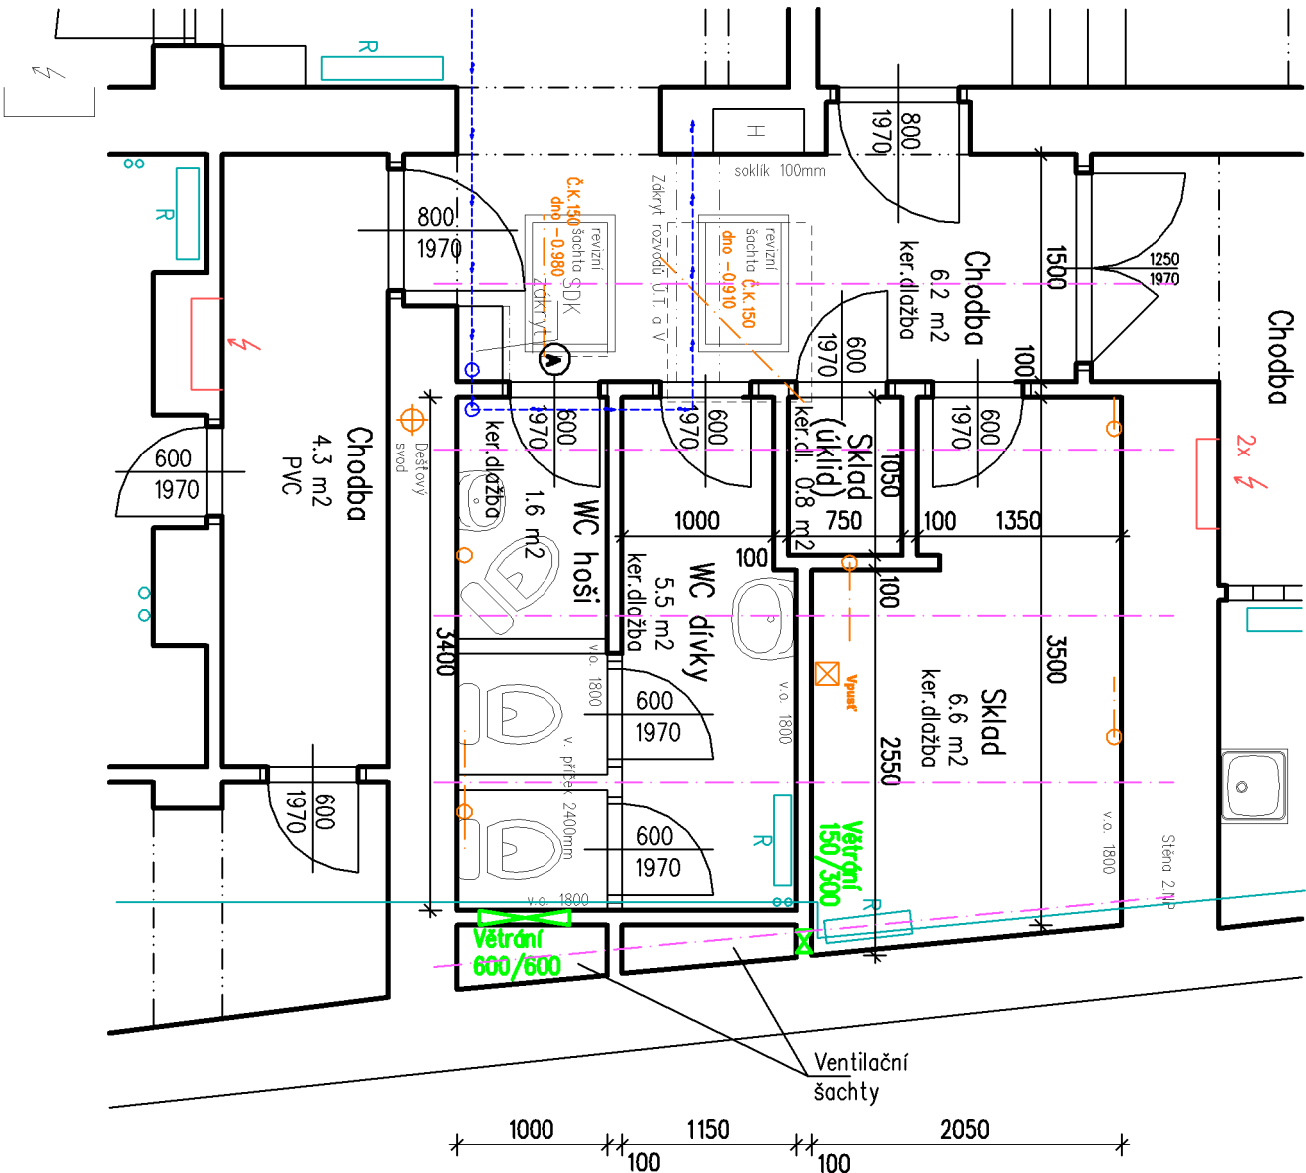

Legenda

Kanalizace

Vodovod


Elektro rozvodec

Ventilační otvory (mřížky)

Radiátory, stoupačky

Stropní nosníky

Ved projektant :	Zodp. projektant :	Vypracoval :	Kreslil :
Ing. Václav Hlinka		Pavel Sutnar	
Akce :		Stavební úpravy sociálních prostor v objektu Petřínská 43, Plzeň	
Investor :		Středisko volného času Radovanek Pállova 19, 301 00 Plzeň	
Obsah :		Stávající stav	
Půdorys 1.NP (DOTČENÝ PROSTOR)			

 <div>Projektční a inženýrská kancelář pro pozemní stavby</div> HBH atelier s.r.o.	Letkovská 5, Plzeň 326 00 tel./fax : 377 441 072, 377 441 106 email : hbhling@seznam.cz
Místo :	Plzeň
Stupeň PD :	DPS
Datum :	06./2022
Číslo akce :	2210
Měřítko : 1 : 50	Číslo výkresu : D.1.1.b.4.