


3.NP - Stávající stav

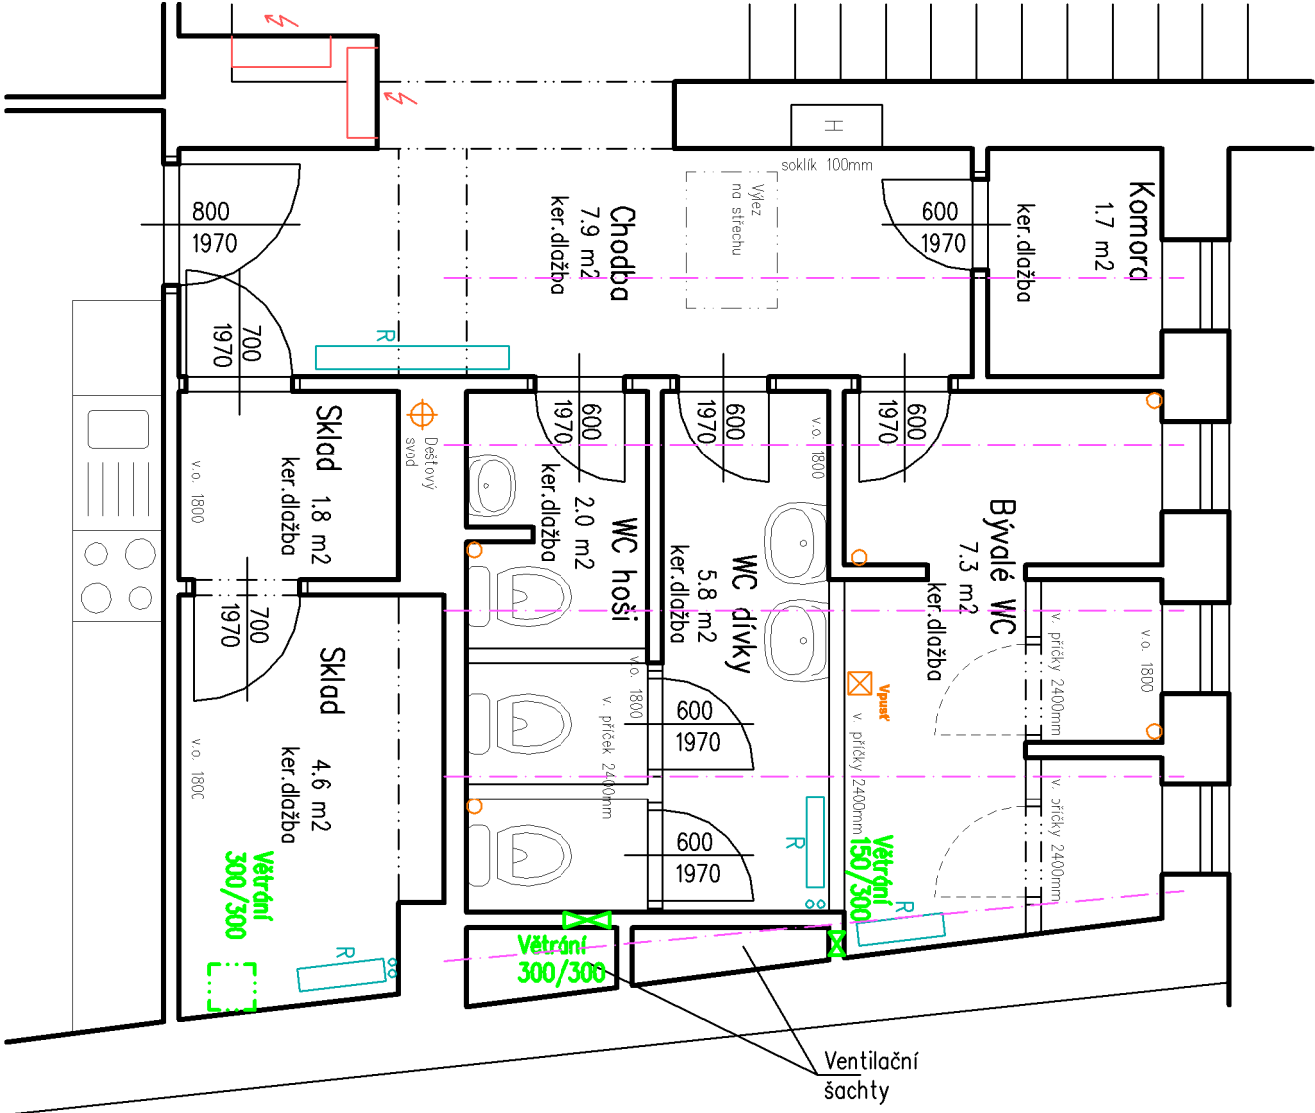

Legenda

Kanalizace


Vodovod

Elektro rozváděče

Ventilační otvory (mřížky)

Radiátory, stupačky

Stropní nosníky

Ved.projektant :		Zodp.projektant :		Vypracoval :		Kreslil :	
Ing. Václav Hlinka				Pavel Sutnar			
Akce :		Stavební úpravy sociálních prostor v objektu Petřínská 43, Plzeň					
Investor :		Středisko volného času Rodovdnek Pálova 19, 301 00 Plzeň					
Obsah :		Stávající stav					
Půdorys 3.NP (DOTČENÝ PROSTOR)							
<div><div><div>Projekční a inženýrská kancelář pro pozemní stavby</div></div><div>Letkovská 5, Plzeň 326 00 tel./fax : 377 441 072, 377 441 106 email : hbhing@seznam.cz</div></div>							
Místo :		Plzeň					
Stupeň PD :		DPS					
Datum :		06/2022					
Číslo akce :		2210					
Měřítko : 1 : 50		Číslo výkresu : D.1.1.b.6.					