


DÍLNA Č.4

12520

PŮDORYS

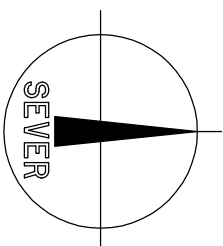

RADIÁTOR

PLYN.SAHARA


DÍLNA Č.5

-1,170

MONTÁŽNÍ JAMA

1160

10200

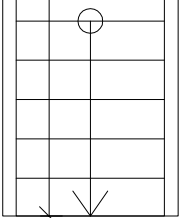

VNITŘNÍ ROZVOD STLAČENÉHO VZDUCHU

PHP


DÍLNA Č.6

±0,000

MONTÁŽNÍ JAMA


1190

9640

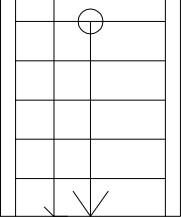

VNITŘNÍ ROZVOD PLYNU

A-A'

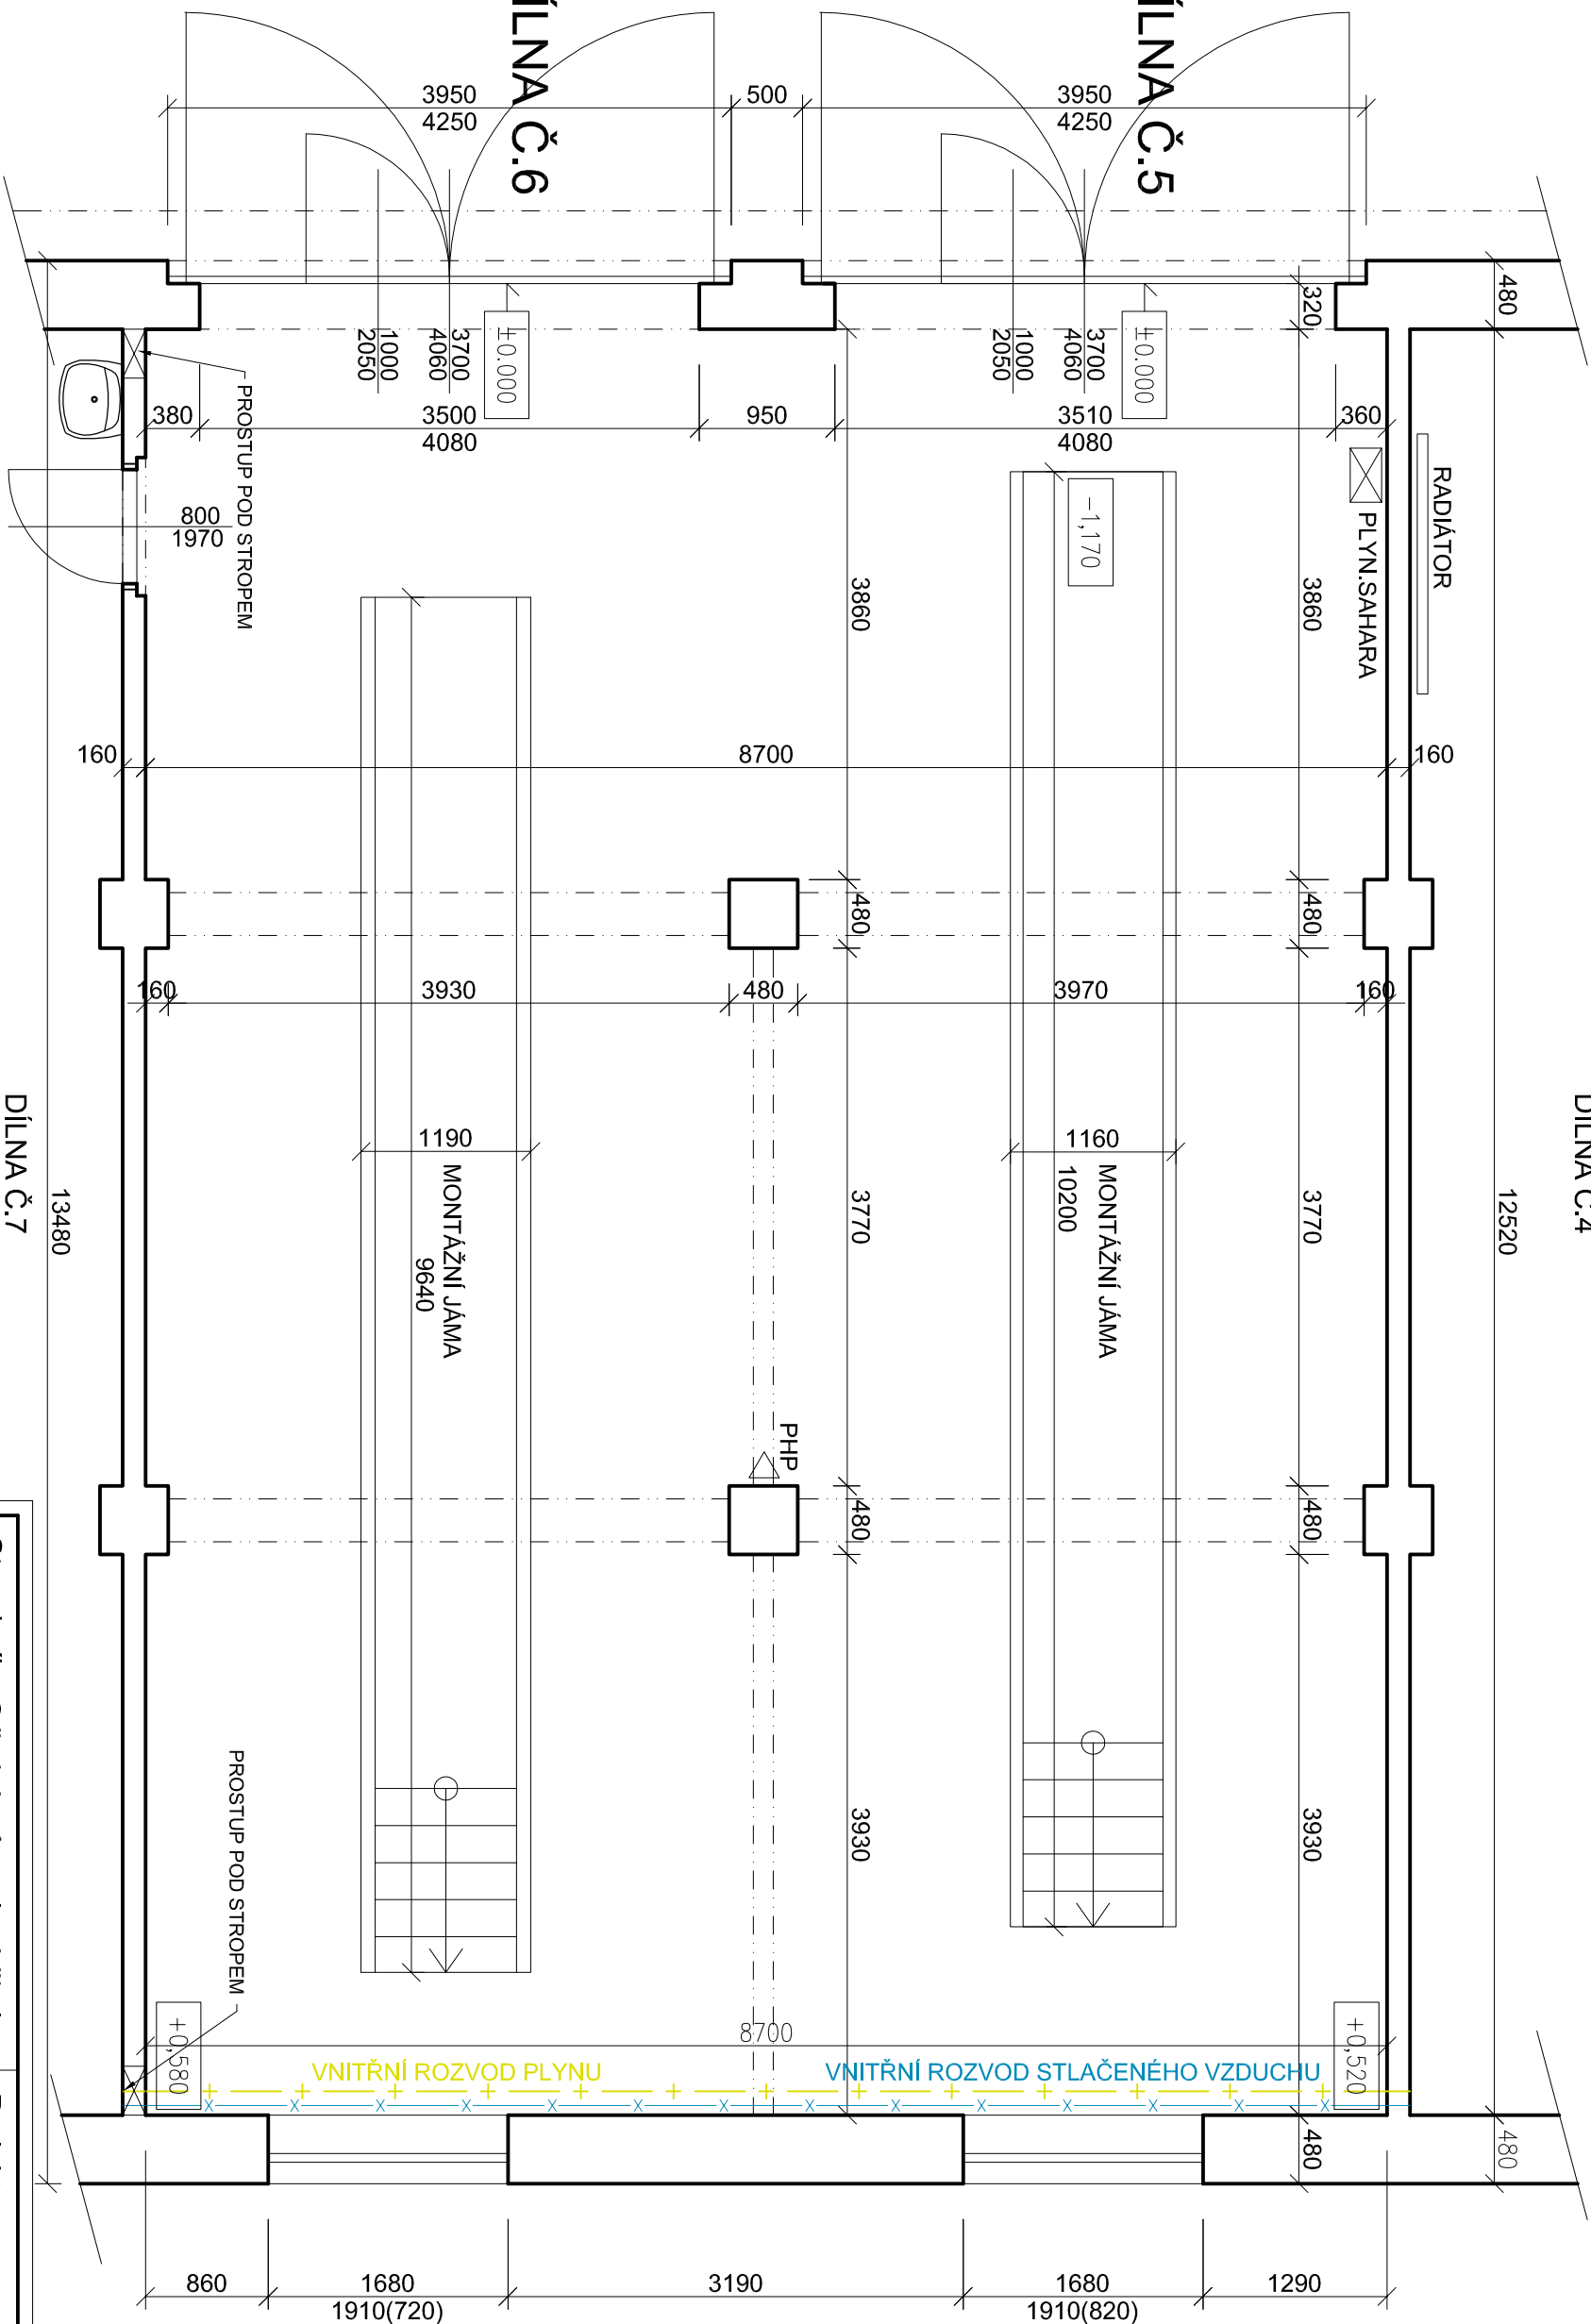

DÍLNA Č.7

13480

LEGENDA ZDIVA



STÁVAJÍCÍ CIHELNÉ ZDIVO

Stavebník: Střední průmyslová škola

nábřeží Kpt.Nalépký 362/III

339 01 Klatovy

Projektant : Projektová a znalecká kancelář s.r.o.

Ing. Václav Vlček

Klatovy - Denisova 93/I

tel.376 322 489, info@vickvclav.cz

Stavební úpravy dílny 5 a 6
na st.p.č.1671 v k.ú. Klatovy

D.1.1 Architektonicko
stavební řešení

Ing. V. Vlček

J.Maňasová

Datum : 07/2021

Číslo výkresu: 7

Půdorys - stávající stav

Měřítko:

1:50

Číslo výtisku :