




**Půdorys 2.NP**

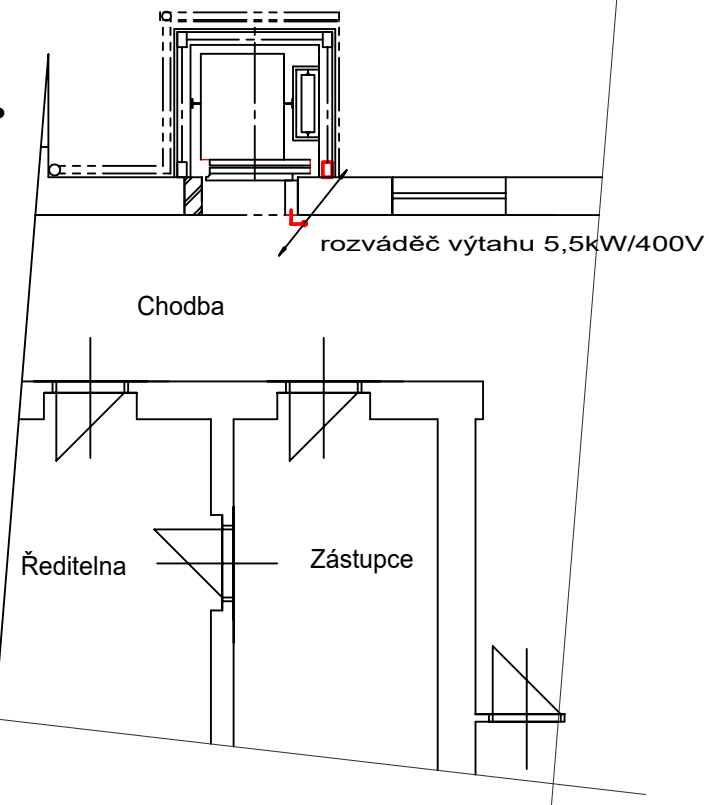


**Půdorys 1.NP**

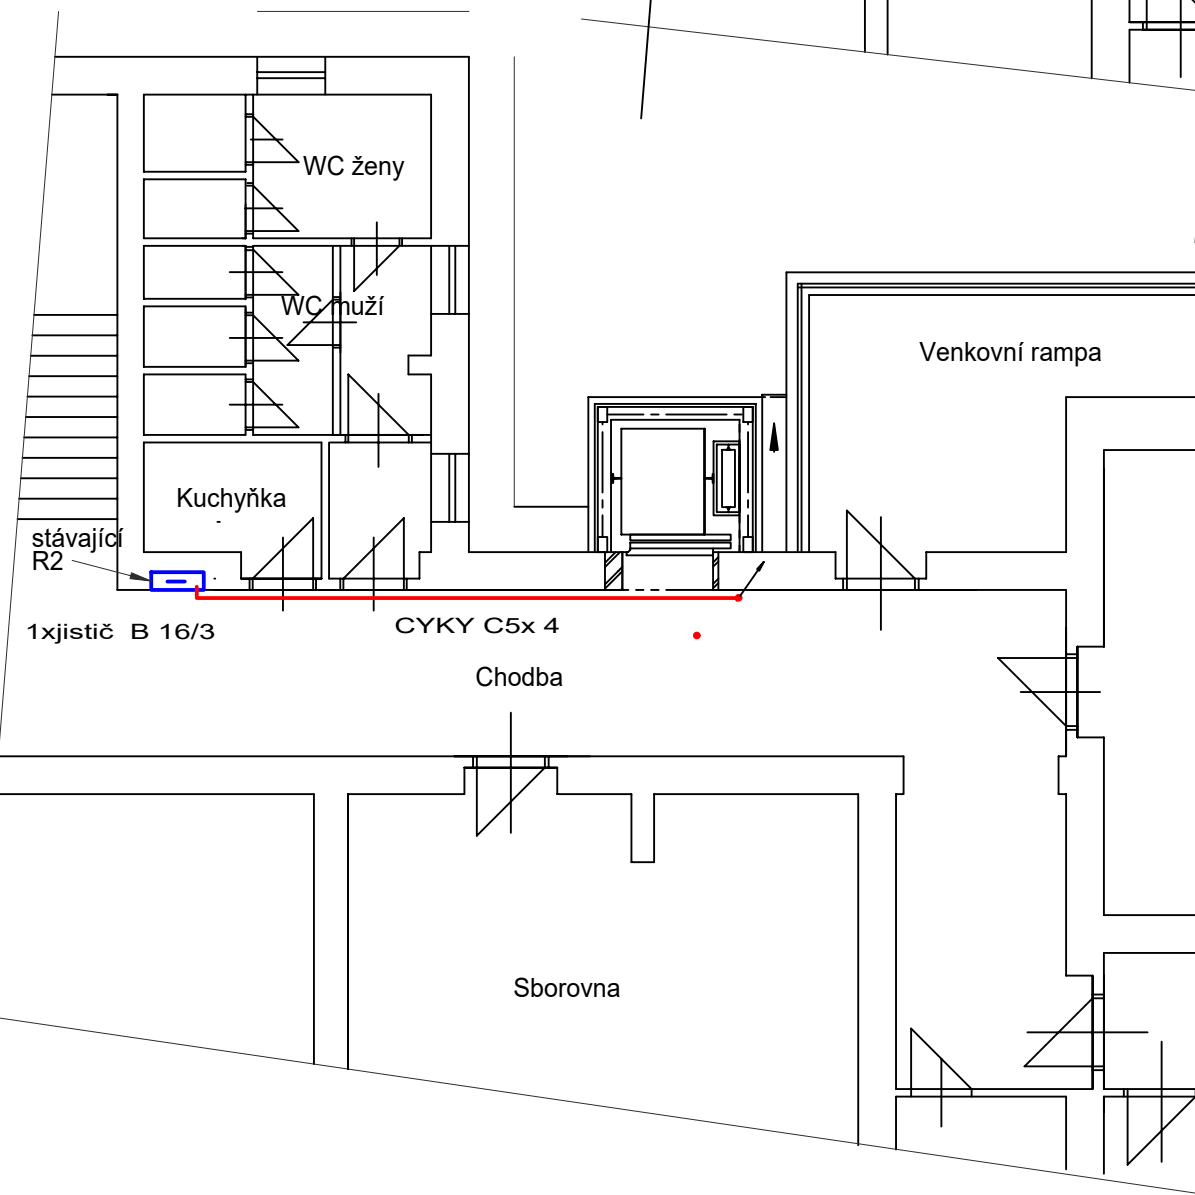

**Půdorys 1.PP**

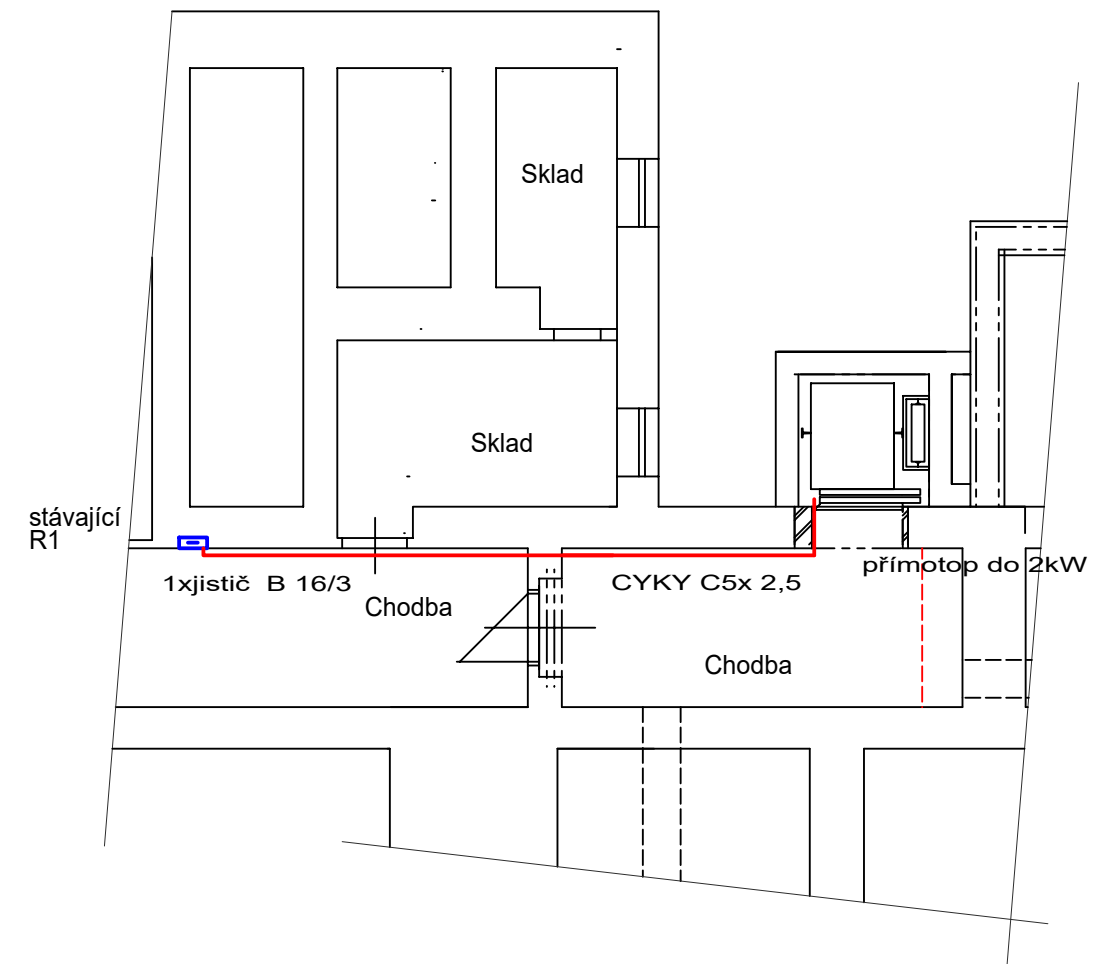

|  |  |                    |
|--|--|--------------------|
|  <b>ING. TOMÁŠ KOSTOHRYZ - PROJEKČNÍ ATELIER</b><br>Rekonstrukce a sanace historických budov<br>Štěnovice, V koutě 4, 332 09, tel: 606 723 823, E- mail: tkostohryz@post.cz, http: //www.kostohryz.cz |  |                    |
| Místo stavby :   | Stříbro, ZŠ Stříbro, Revoluční 1431  | Stupeň PD: dsp     |
| Název stavby :   | Projektová dokumentace k realizaci výtahu a bezbariérového přístupu do školy | otisk aut.razítka: |
| Objednavatel:  | ZŠ Stříbro, Revoluční 1431   |                    |
| OBSAH :  | Úpravy rozvodů nn - půdorysy   |                    |
| Zpracoval:   | Ing. Tomáš Kostohryz, aut. Ing   |                    |
| Č.výkresu : 1  | Datum : 11/2022  | Měřítko: 1:100     |