




Řez A - A

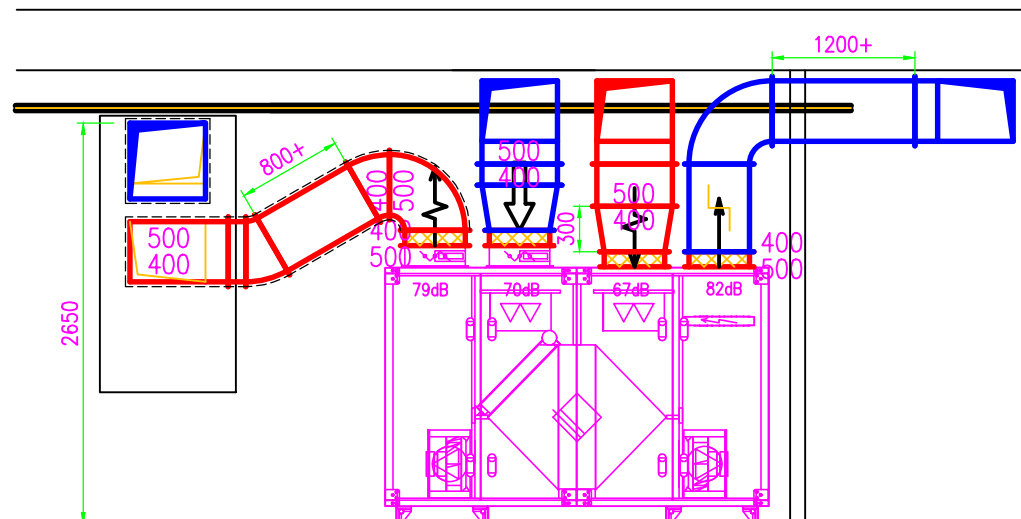


Řez B - B

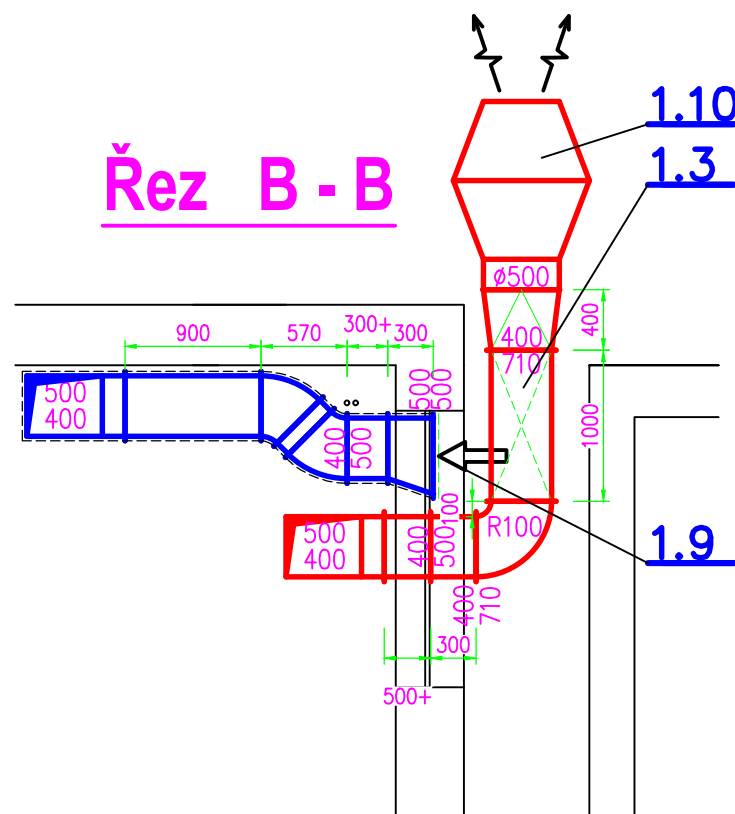

Řez C - C

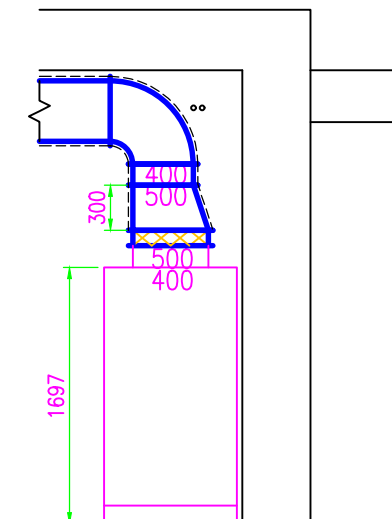

Řez D - D

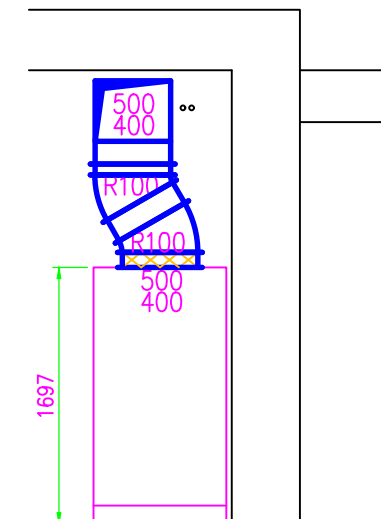

LEGENDA:

- potrubí pro přívod
- potrubí pro odvod

VZDUCHOTECHNIKA

Ved. projektant	Zodp. projektant	Vypracoval	R. GAIGER Liliová 36, Plzeň IČO: 72246952 tel. 603 216 125	
Ing. arch. Pavel Šticha	Radovan Gaiger	Radovan Gaiger		
Investor: MŠ pro zrakově postiž. a vady řeči, Lazaretní 25, 312 00 Plzeň				
Místo stavby: p.č. 2401/22, 2401/23, k.ú. Doubravka 722 667, Plzeň-město				
Stavba-objekt: REKONSTRUKCE VZT v OBJEKTU KUCHYNĚ v objektu SO 03			Formát – A4	Stupeň
			2xA4	DPS
			Datum	Číslo zakázky
			06/2023	60-23
Obsah výkresu: Řezy			Měřítko 1 : 50	Č. výkresu D.1.4.3.5