



ŘEZ A-A

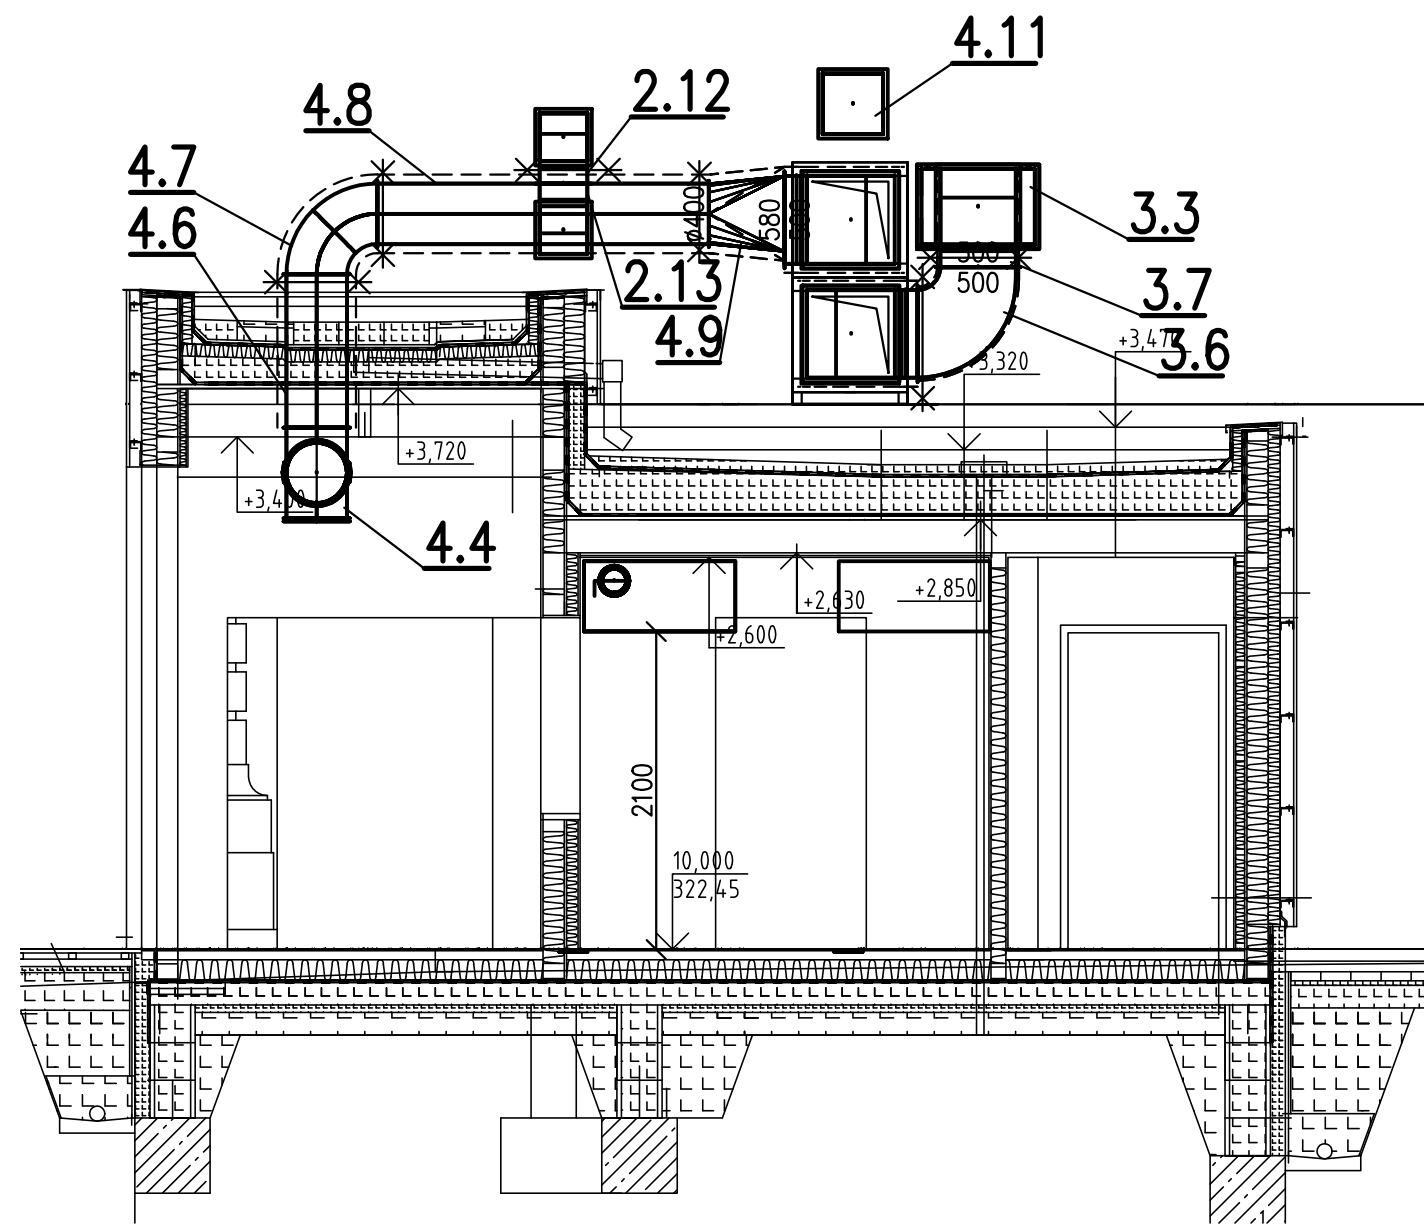

ŘEZ B-B

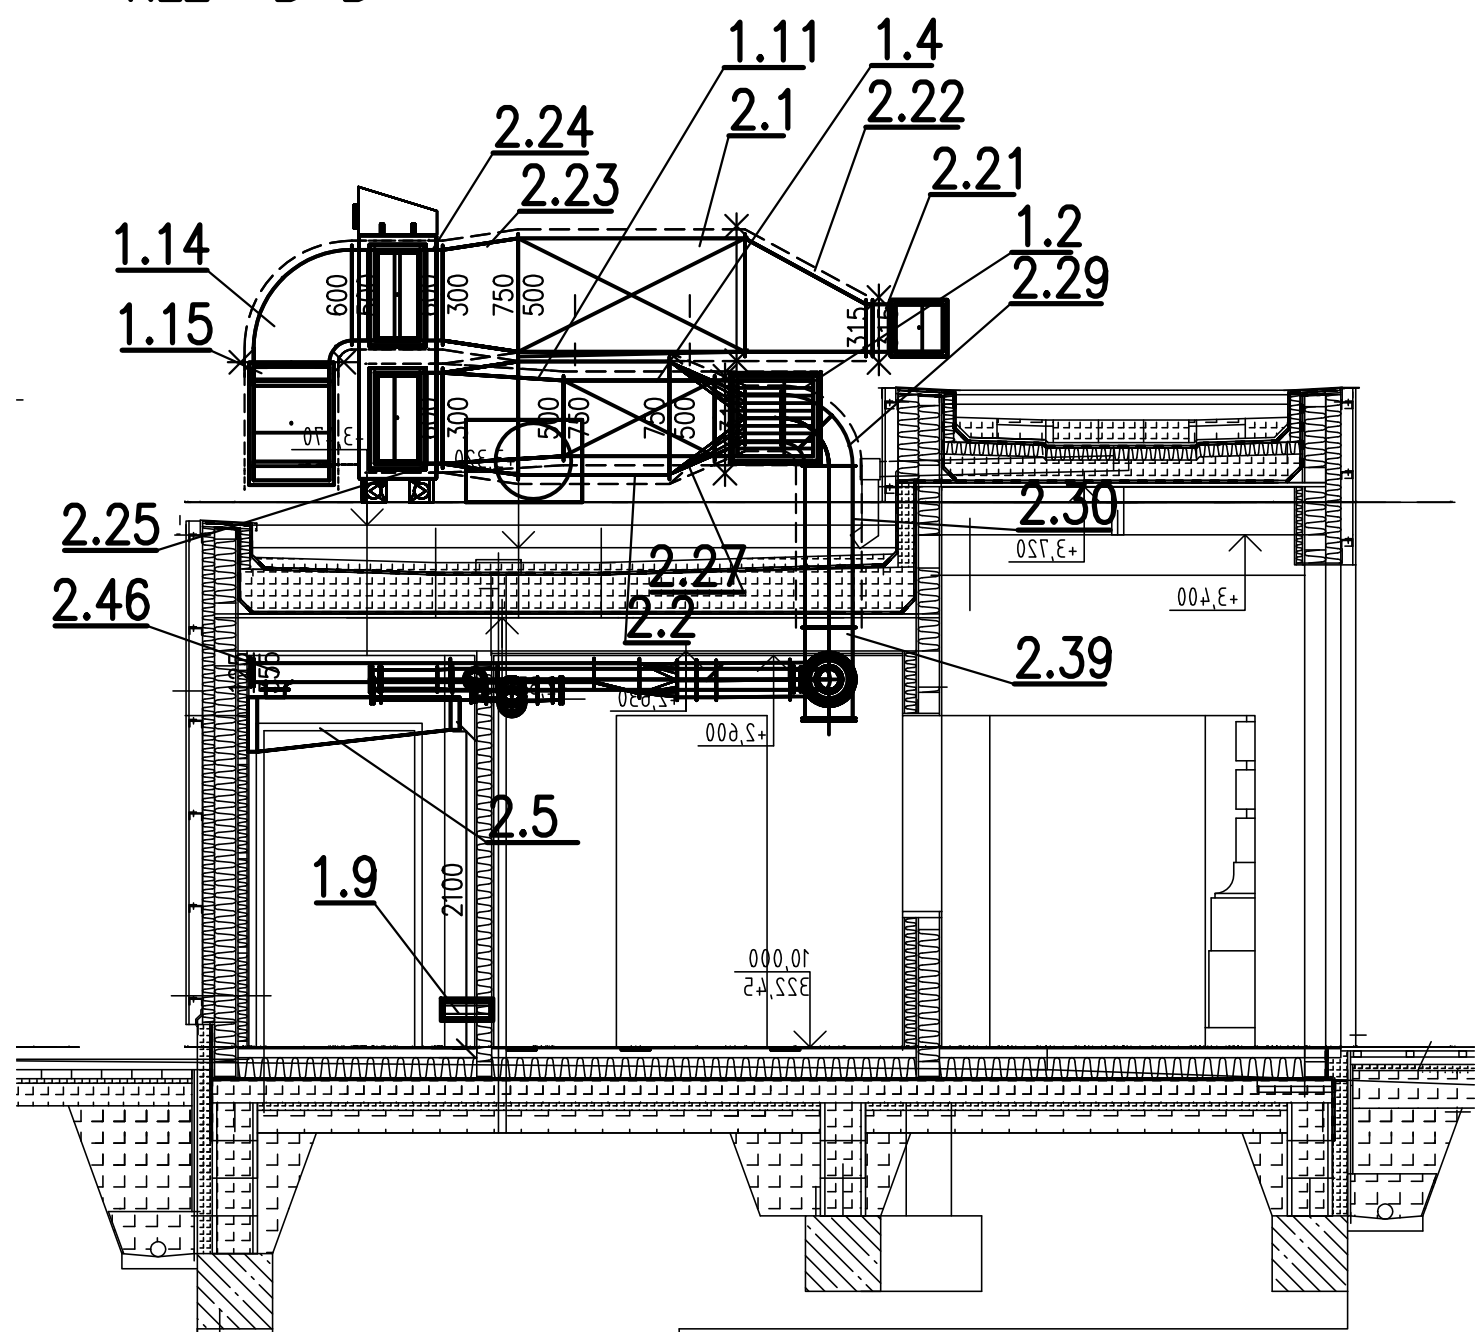

Obsah	Vzduchotechnika - řez A-A, B-B		Jaroslav Janda	
Akce	Školní jídelna-výdejna, Mikulášské nám. 23 Gymnázium Plzeň		Jungmannova 330, Přeštice	
Investor	Gymnázium Plzeň, Mikulášské nám. 23		projekty vytápění vzduchotechnika	
Vypracoval	J. Janda	Měřítko 1:50	Datum 07/23	č.v. 5