


## ŘEZ C-C

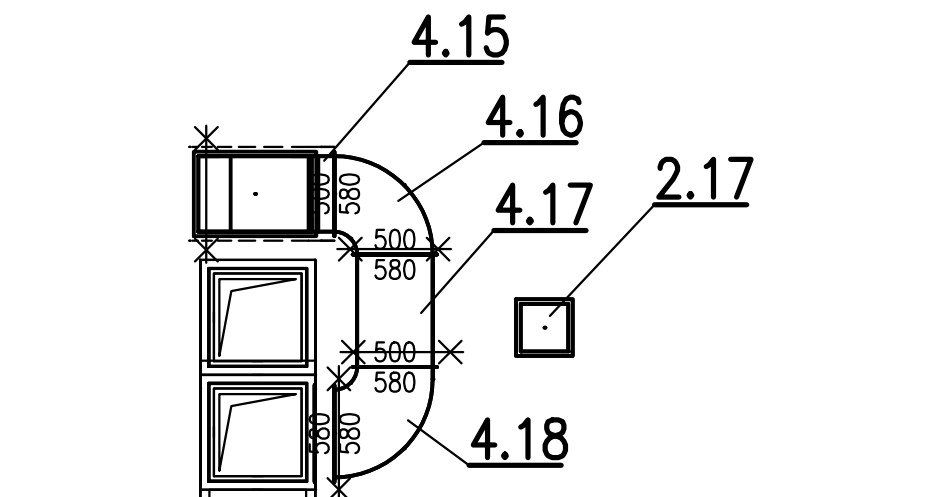

Obsah	Vzduchotechnika - řez C-C		Jaroslav Janda	
Akce	Školní jídelna-výdejna, Mikulášské nám. 23 <b>Gymnázium Plzeň</b>		Jungmannova 330, Přeštice projekty vytápění vzduchotechnika	
Investor	Gymnázium Plzeň, Mikulášské nám. 23		tel. +420608854940	
Vypracoval	J. Janda	Měřítko 1:50	Datum 07/23	č.v. 6