


Přívod RP-SV - CYKY 4x10 mm ² - WQ 100
Uzemnění - CY 16 mm ² z/ž

Světelný Obvod I - WQ 1
Světelný Obvod II - WQ 2
Světelný Obvod III - WQ 3
Ovládání Světelný Obvod

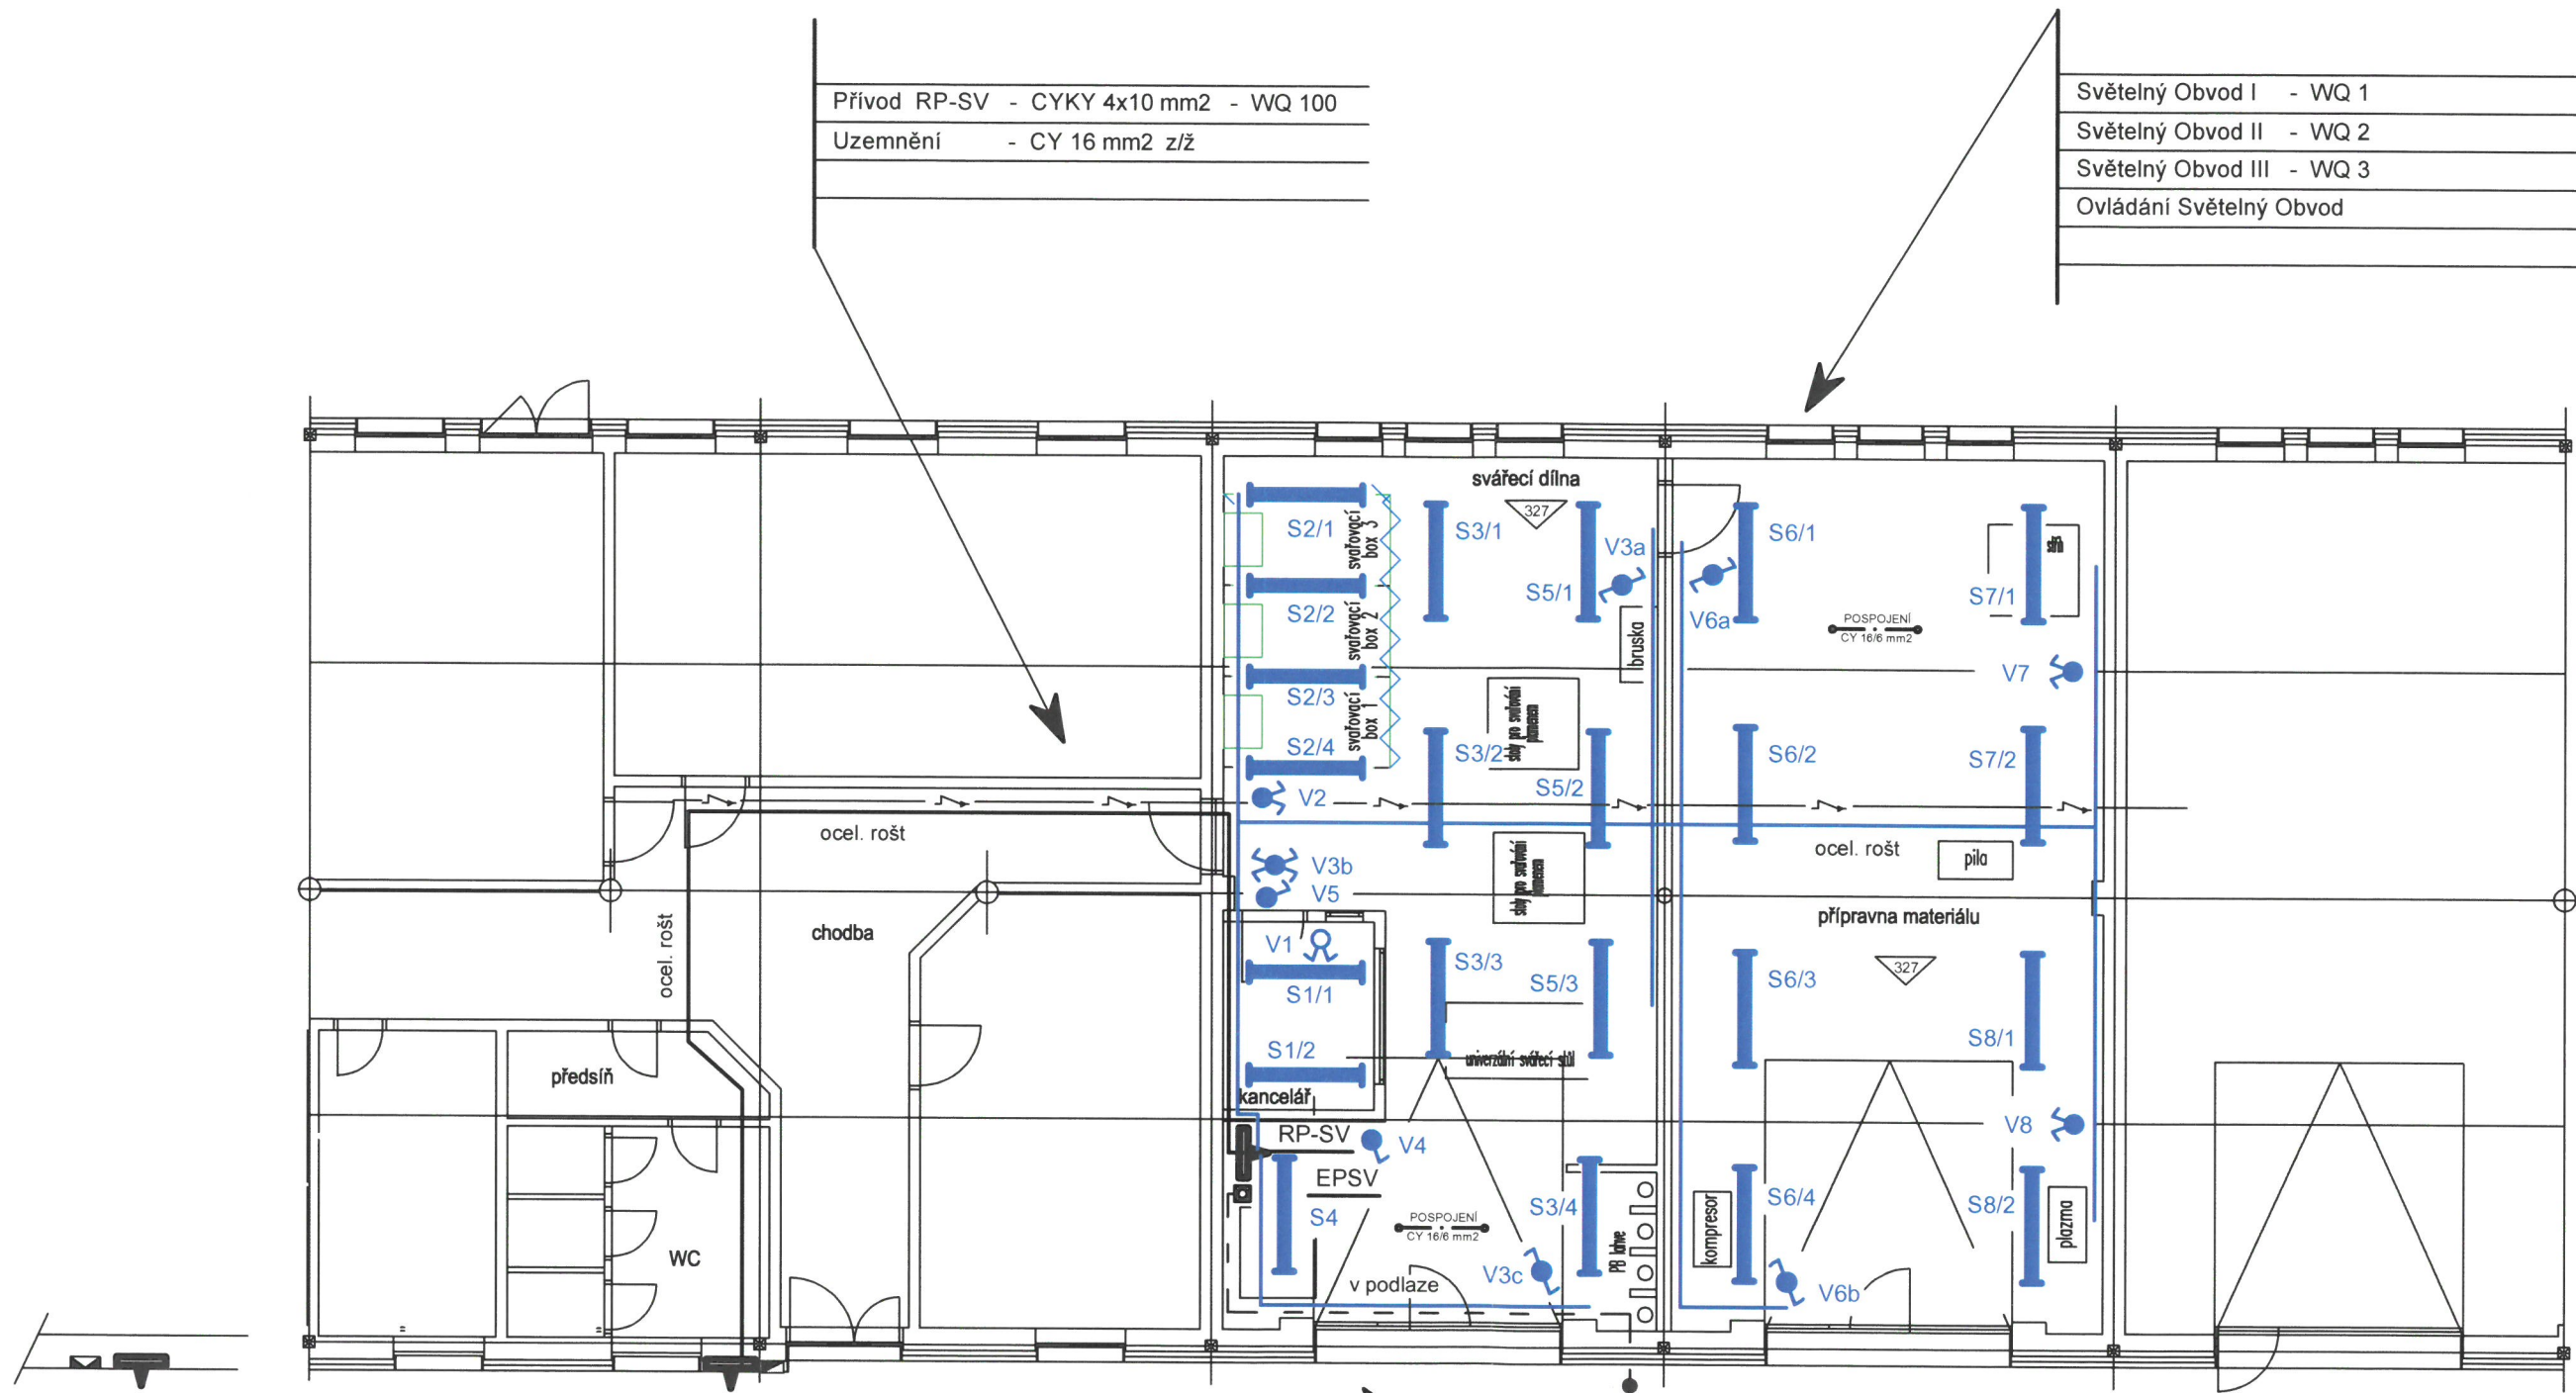

RIS 2
RH 1
Stávající
Rozpočtovací skříň RIS 2
(Pojistka 3x SPH 0 - 80,0 A)

Stávající
Hlavní rozvaděč RH 1

RP 2
SR 2
Stávající
Podružný rozvaděč RP 2
(+ vývod. jistič - 3fx 40,0 A)

Stávající
Pojistková skříň SR 2
(Pojistka 3x SPH 0 - 50,0 A)

Nový
Podružný rozvaděč RP-SV

Hlavní pospojování EPSV

Pozn.:
Elektroinstalace bude provedena na povrchu
po ocelových roštích s příchýtkami a
ve vkladacích PVC el. instalačních lištách LV.




Měřítko: 1 : 100	Stavebník: Střední škola Horažďovice, Blatenská ul. č.p. 313; 341 01 Horažďovice 342 01 SUŠICE tel. 723 616 512	Ing. Petr Kocman Červené Dvorce č.p. 36 tel. 723 616 512
Pozn.:	Kreslil: P. Kocman Schválil: <i>[Signature]</i> Elektroinstalace 1 -1.NP	Datum: 04/2024
ELEKTRO	Název: HORAŽĎOVICE - Stavební úpravy objektu dle SŠ Horažďovice ul. Strakonická st.p.č. 784, k.ú. Horažďovice Horažďovice, Strakonická č.p. 952	List č.: D1.4E02-1

Prívod RP-SV	-	CYKY 4x10 mm2	-	WQ 100
Uzemnění	-	CY 16 mm2	z/ž	
Hav. Vypínač-HV1	-	WQN 1		

Zásuvkový Obvod I	-	WQ 4
Zásuvkový Obvod II	-	WQ 5.1-2
Zásuvková Skříň-ZS1,2	-	WQ 6
Odsávání I-Q1	-	WQ 7
Rekuperace-Q2	-	WQ 8
El. Vrata I-E1	-	WQ 9
El. Vrata II-E2	-	WQ 10
Ejektor-Q3	-	WQ 20
Ovladač FJ-FJ1	-	WS 1

Motor. Zásuvka-ZM1	-	WQ 11
Motor. Zásuvka-ZM2	-	WQ 12
Motor. Zásuvka-ZM3	-	WQ 13
Motor. Zásuvka-ZM4	-	WQ 14
Motor. Zásuvka-ZM5	-	WQ 15
Motor. Zásuvka-ZM6	-	WQ 16
Motor. Zásuvka-ZM7	-	WQ 17
Motor. Zásuvka-ZM8	-	WQ 18
Motor. Zásuvka-ZM9	-	WQ 19

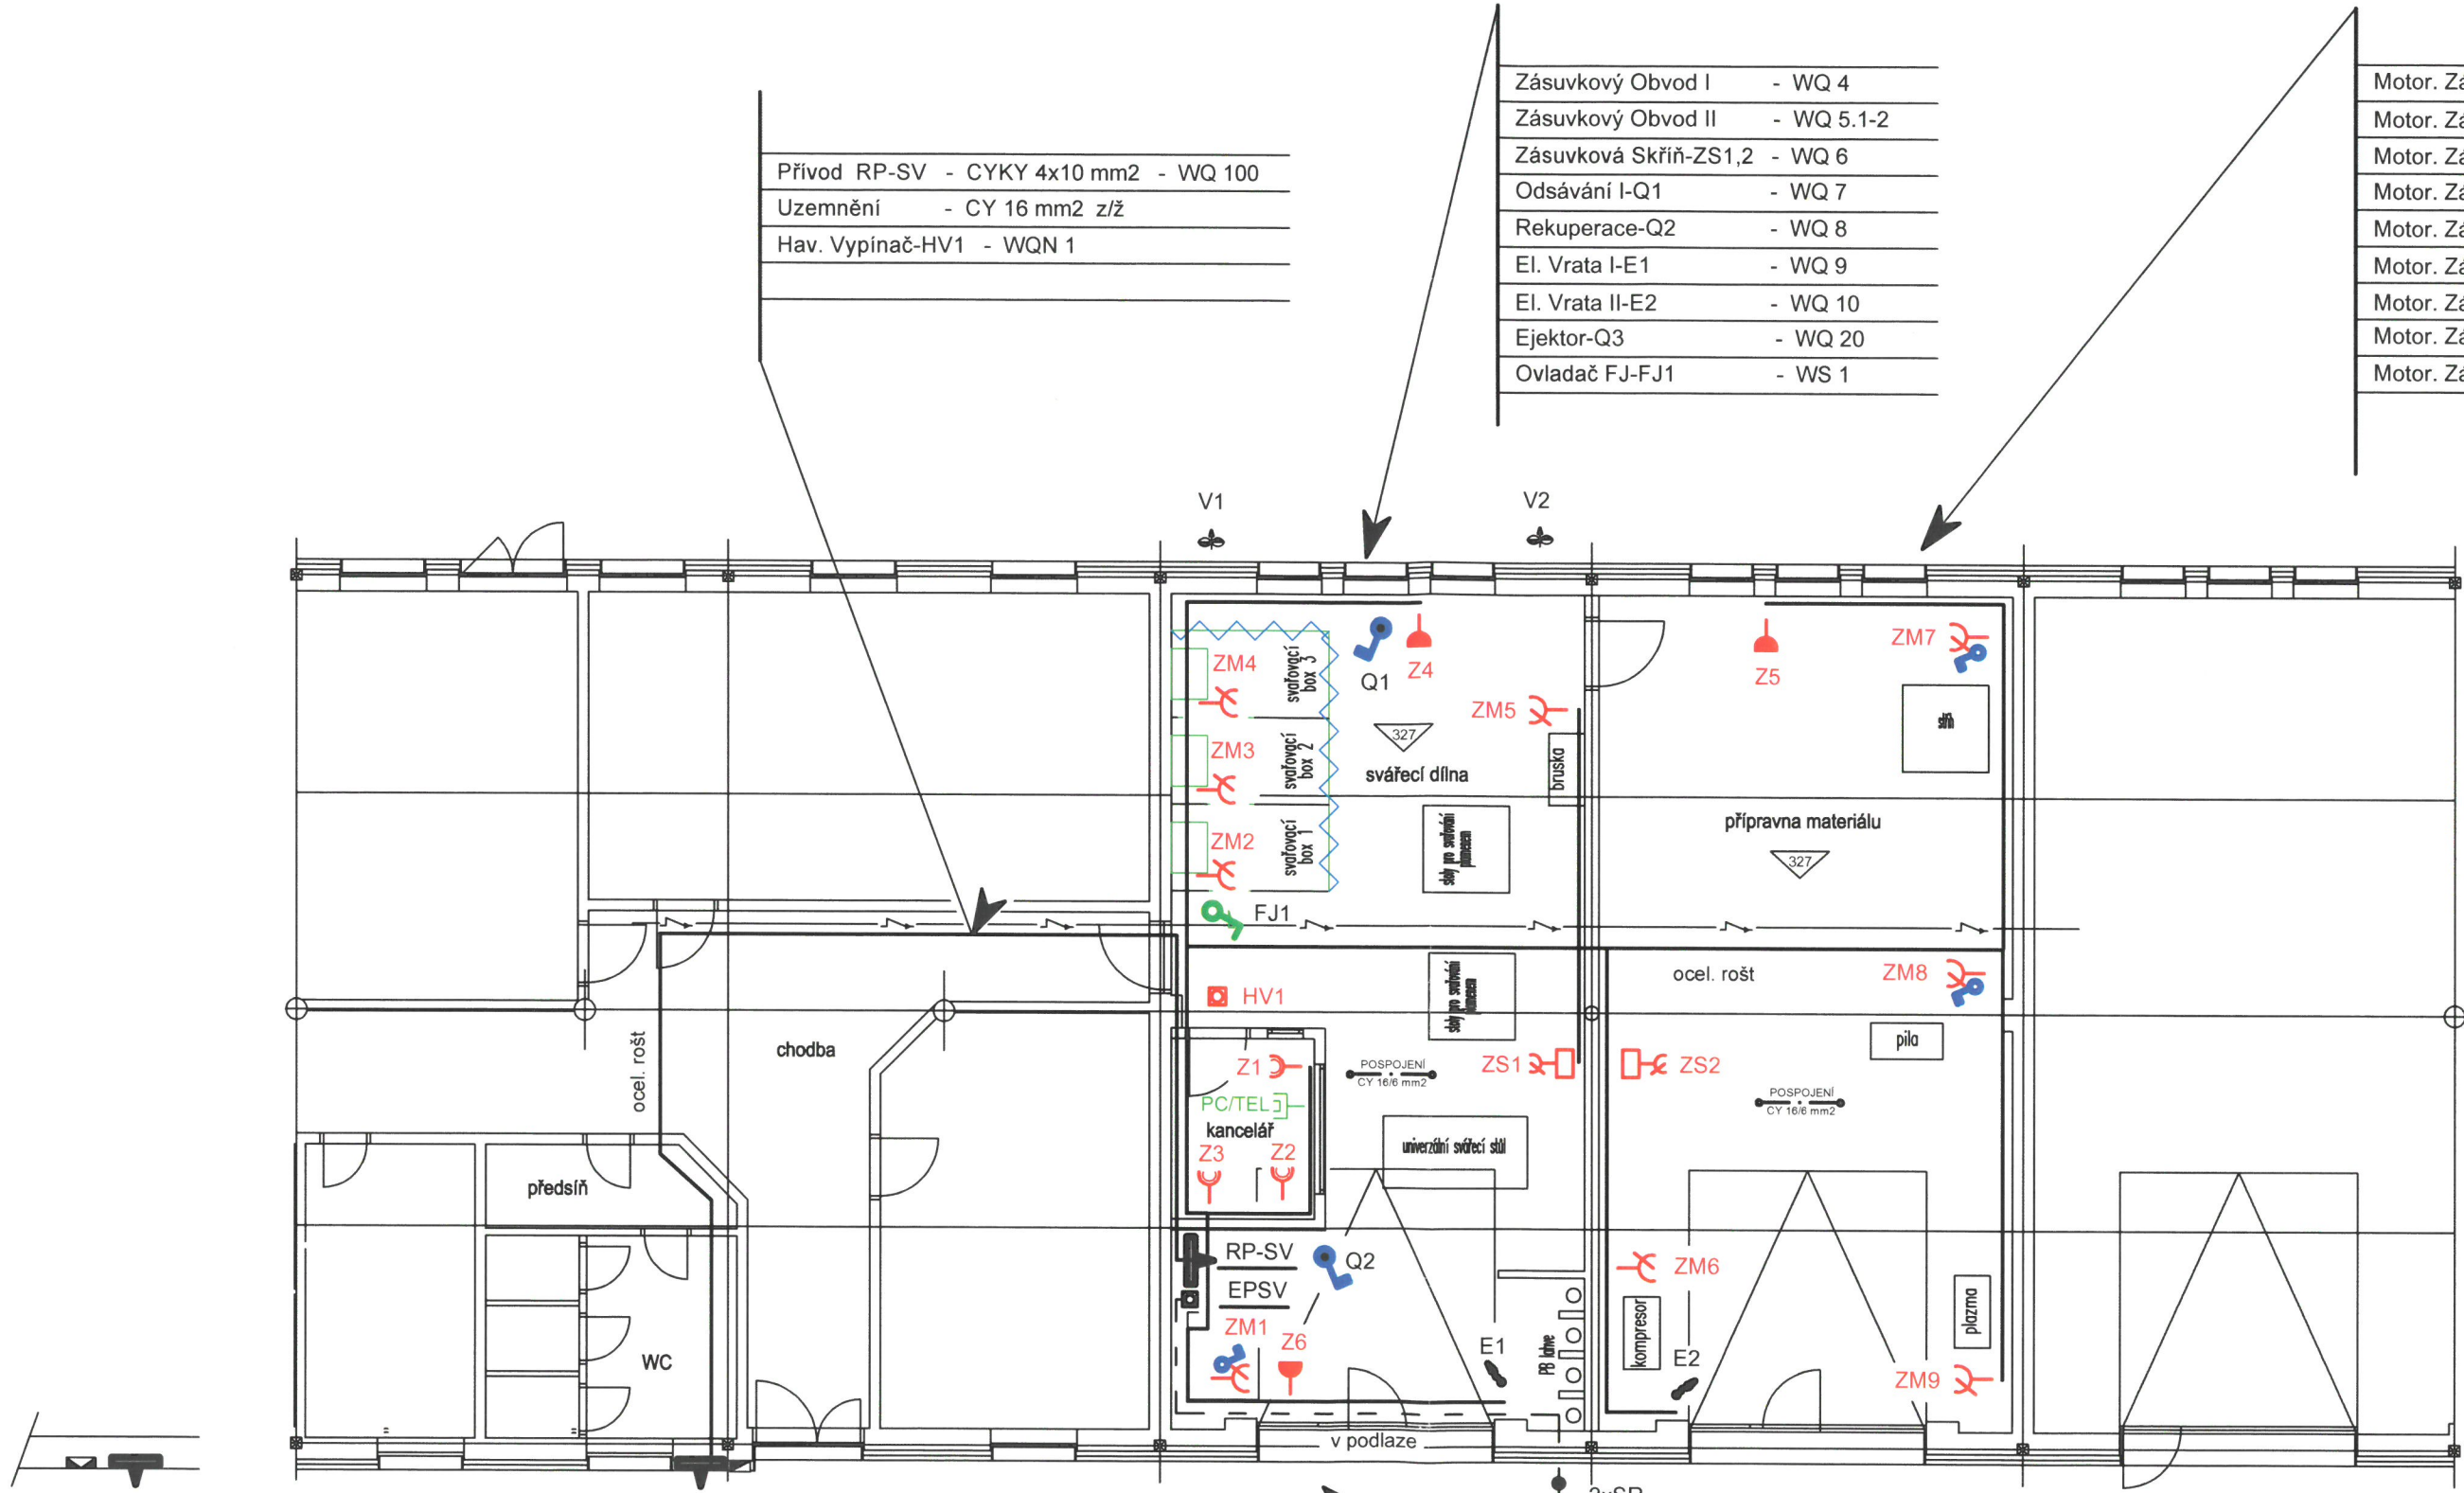

RIS 2
RH 1
Stávající
Hlavní rozvaděč RH 1

RP 2
SR 2
Stávající
Podružný rozvaděč RP 2
(+ vývod. jistič - 3fx 40,0 A)

Stávající
Pojistková skříň SR 2
(Pojistka 3x SPH 0 - 50,0 A)

Nový
Podružný rozvaděč RP-SV
Hlavní pospojování EPSV

Pozn.:
Elektroinstalace bude provedena na povrchu
po ocelových roštích s příchýtkami a
ve vkladacích PVC el. instalačních lištách LV.



Měřítka: 1 : 100	Stavebník: Střední škola Horáždovice; Blatenská ul. č.p. 313; 341 01 Horáždovice	Ing. Petr Kocman Červené Dvorce č.p. 36 342 01 SUŠICE tel. 723 616 512
Pozn.:	Kreslil: P. Kocman Schválil: <i>Kocman</i>	Datum: 04/2024
ELEKTRO	Název: HORAŽDOVICE - Stavební úpravy objektu dílen SŠ Horáždovice ul. Strakonická st.p.č. 784, k.ú. Horáždovice Horáždovice, Strakonická č.p. 952	List č.: D1.4E02-2