


PŮDORYS

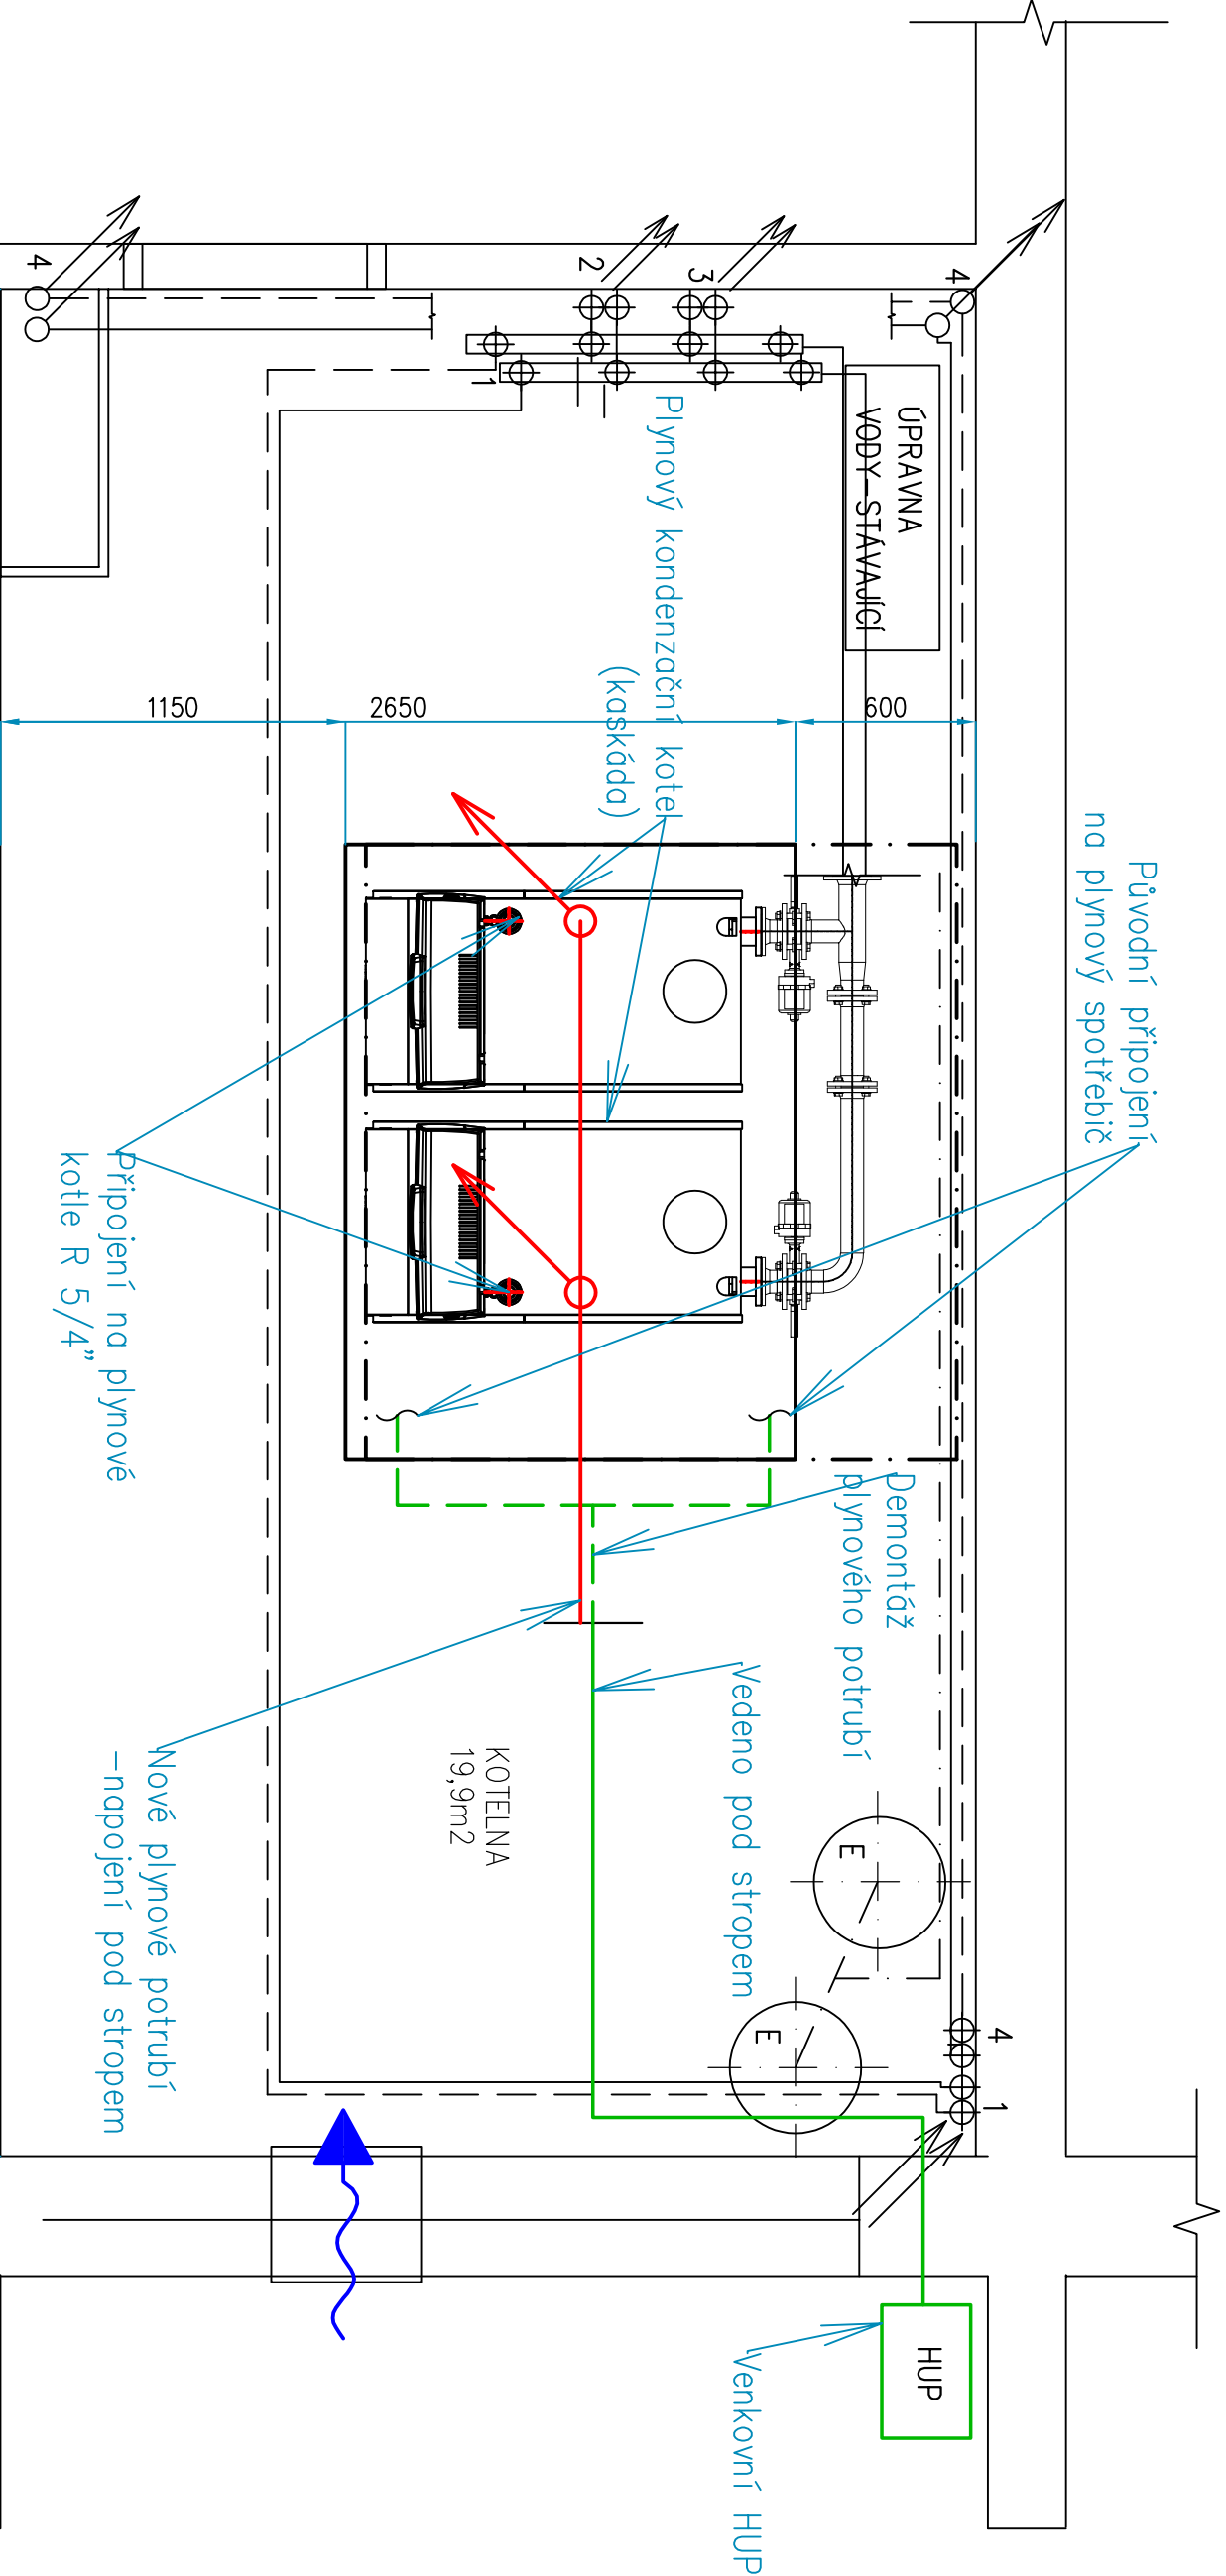

LEGENDA

- NOVÉ NAPOJENÍ PLYNU
- STÁVAJÍCÍ PLYNOVÉ POTRUBÍ
- DEMONTOVANÉ PLYNOVÉ POTRUBÍ

SEZNAM ZAŘÍZENÍ PI2302130109

AIRTECH GROUP s.r.o., Jiřínová 7, 312 00 Pízeň, tel./fax:++420-377430409-11, E-mail:airtech@airtech.cz				<div>AIRTECH®</div> AIRTECH GROUP s.r.o IČO 25209361	
VYPRACOVAL	PROJEKTANT	HLAVNÍ PROJEKTANT	KONTROLOVAL	Čís. zak. AIRTECH	23021301
ing.VRÁNOVÁ	MATOUŠKOVÁ	MATOUŠKOVÁ	ing.KUBR	DRUH DOKUM.	DPVD
<i>Kezmrn</i>	<i>Med.</i>	<i>Med.</i>	<i>Šulc</i>		
INVESTOR	Dům seniorů Kdýně, příspě.org., Pod Korábem 669, 345 06 Kdýně, IČ: 75007746				
Dům seniorů Kdýně					
Výměna plynového kotle				DATUM 03/2023	
				MĚŘÍTKO 1:25	
D.1.4.3. Úpravy rozvodů plynu – PŮDORYS				V2302130107	