


PŮDORYS 2.NP - STÁVAJÍCÍ STAV A DEMONTÁŽE:

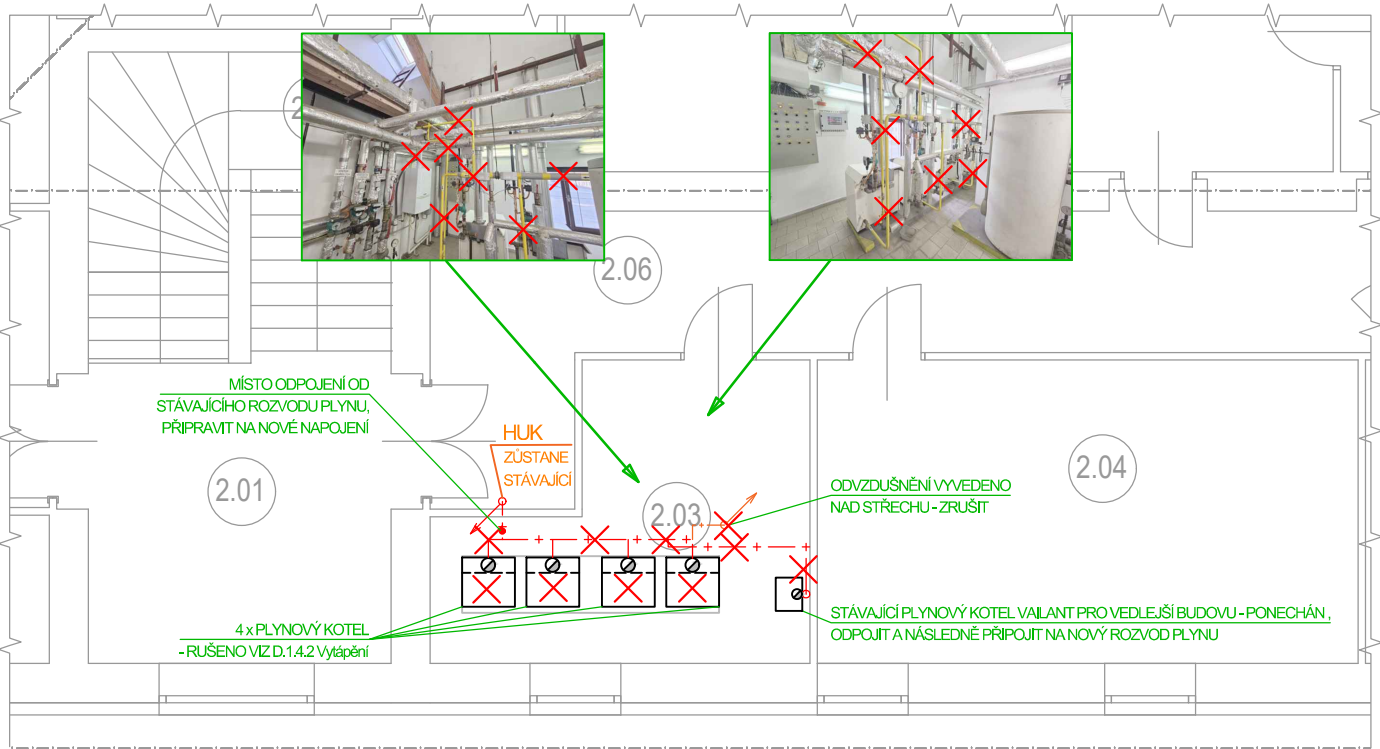


!PŘED ZAPOČETÍM DEMONTÁŽÍ UZAVŘÍT HLAVNÍ UZÁVĚR KOTELNY (HUK) A ROZVOD V KOTELNĚ BUDE ODPLYNĚN VČETNĚ ZKOUŠKY VZORKU ZŮSTATKOVÉHO PLYNU V POTRUBÍ!


LEGENDA:

- + — STÁVAJÍCÍ ROZVOD PLYNU - ZRUŠIT
- - - STÁVAJÍCÍ ODVZDUŠŇOVACÍ POTRUBÍ - ZRUŠIT
- + + + NOVÝ ROZVOD PLYNU
- X ZRUŠIT

PŮDORYS 2.NP - NOVÝ STAV:

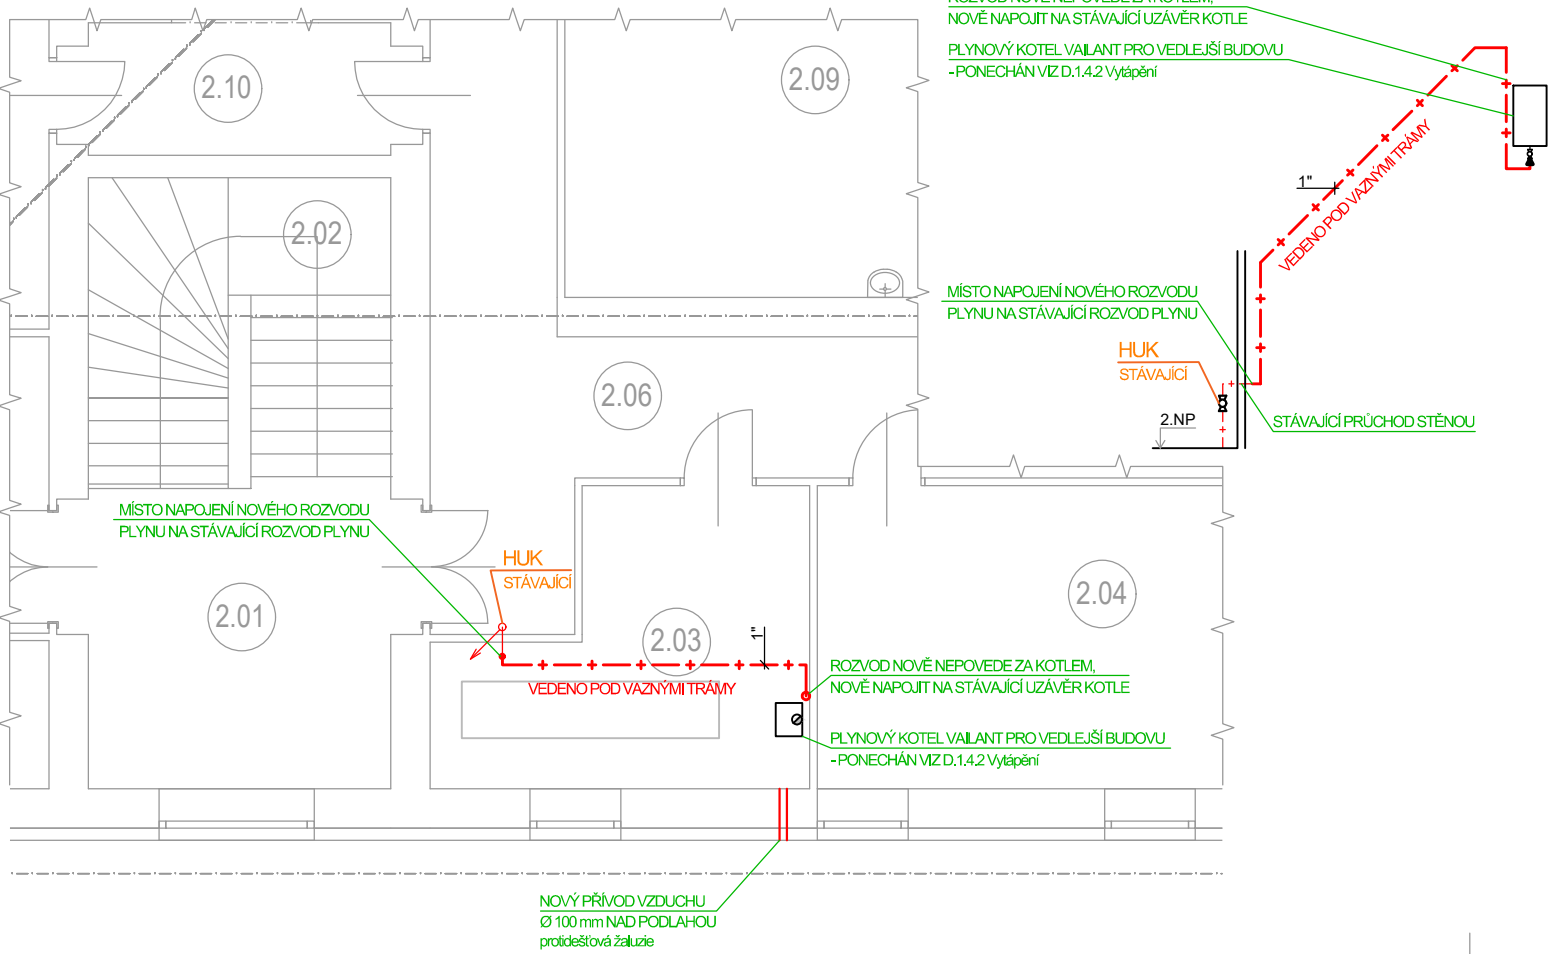

AXONOMETRIE - NOVÝ STAV:

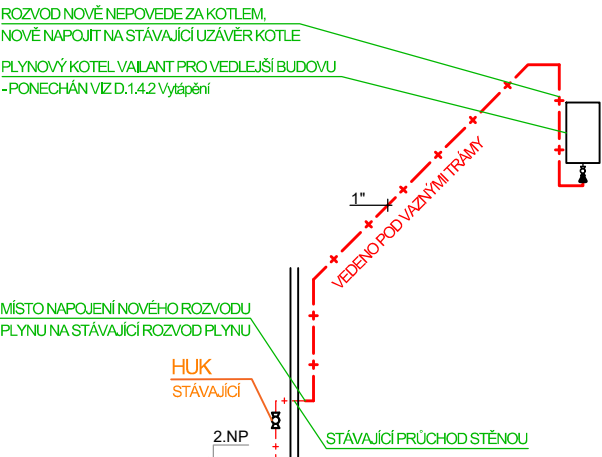

UPOZORNĚNÍ:

ZÁKRES STÁVAJÍCÍHO STAVU VYCHÁZÍ Z:
- MÍSTNÍ PROHLÍDKY PŘÍSTUPNÝCH A VIDITELNÝCH ZJIŠTĚNÍ
- INFORMACÍ POSKYTNUTÝCH MÍSTNÍMI PRACOVNÍKY
PŘEDEVŠÍM U SKRYTÝCH VEDENÍ A ČÁSTÍ SYSTÉMU SE TAK JEDNÁ PŘEDEVŠÍM O PŘEDPOKLÁDANÝ STAV A NEJEDNÁ SE O KOMPLEXNÍ ZAMĚŘENÍ SKUTEČNÉHO STAVU.
PŘI REALIZACI JE S TÍMTO NUTNÉ UVAŽOVAT A NĚKTERÉ INFORMACE O STÁVAJÍCÍM STAVU PŘED ZAPOČETÍM PRACÍ A PŘED OBJEDNÁNÍM MATERIÁLU DOHLEDAT A UPŘESNIT. DALŠÍ ZJIŠTĚNÉ INFORMACE BĚHEM REALIZACE, NAPŘ. PO ODKRYTÍ PODHLADŮ, PO PROVEDENÍ VYKLIZENÍ PROSTORŮ, PŘI BOURACÍCH PRACÍCH, ATD., JE PAK POVINNÉ UVÉST DO DOKUMENTACE SKUTEČNÉHO STAVU.

PARÉ:

1 2 3 4 5 6 7 8 9 10 11 12 13 14 15

STATUS DOKUMENTACE:

DOKUMENTACE PRO PROVEDENÍ STAVBY

dle vyhl. č. 499/2006 Sb.

NÁZEV STAVBY:

ENERGETICKÉ ÚSPORY BUDOVY č. 5
Jeřabinová 96/III, Rokycany

MÍSTO STAVBY:

areál školy Jeřabinová 96/III, 337 01 Rokycany

KATASTRÁLNÍ ÚZEMÍ:

k. ú. Rokycany; 740 691

INVESTOR:



Střední škola Rokycany

Jeřabinová 96/III, 337 01 Rokycany

+420 371 728 523

IČ: 182 421 71

Zástupce investora: ing. Irena Vostrá - ředitelka školy

GENERÁLNÍ PROJEKTANT:



SEAP s.r.o.

Na Pátku 1171, 337 01 Rokycany

+420 371 746 011

seap@seap.cz

ZÁSTUPCE: Veronika BURIANOVÁ, DiS.

PROJEKTANT SPECIALISTA:



SEAP s.r.o.

Na Pátku 1171, 337 01 Rokycany

+420 371 746 011

seap@seap.cz

VYPRACOVAL: Zuzana KRATOCHVÍLOVÁ

SCHVÁLIL: ing. Jaroslav STÁŇA, DiS.

RAZÍTKO AUTORIZOVANÉ OSOBY:

OBJEKT:

Energetické úspory budovy č. 5

DATUM:

11/2023

PROJEKTOVÁ ČÁST:

D.1.4.1 Rozvod plynu

MĚŘÍTKO:

1:100

ZAK. ČÍSLO:

047/2023

NÁZEV VÝKRESU:

PŮDORYSY 2.NP - demontáže / nový

ČÍSLO VÝKRESU:

D.1.4.1 - 01