


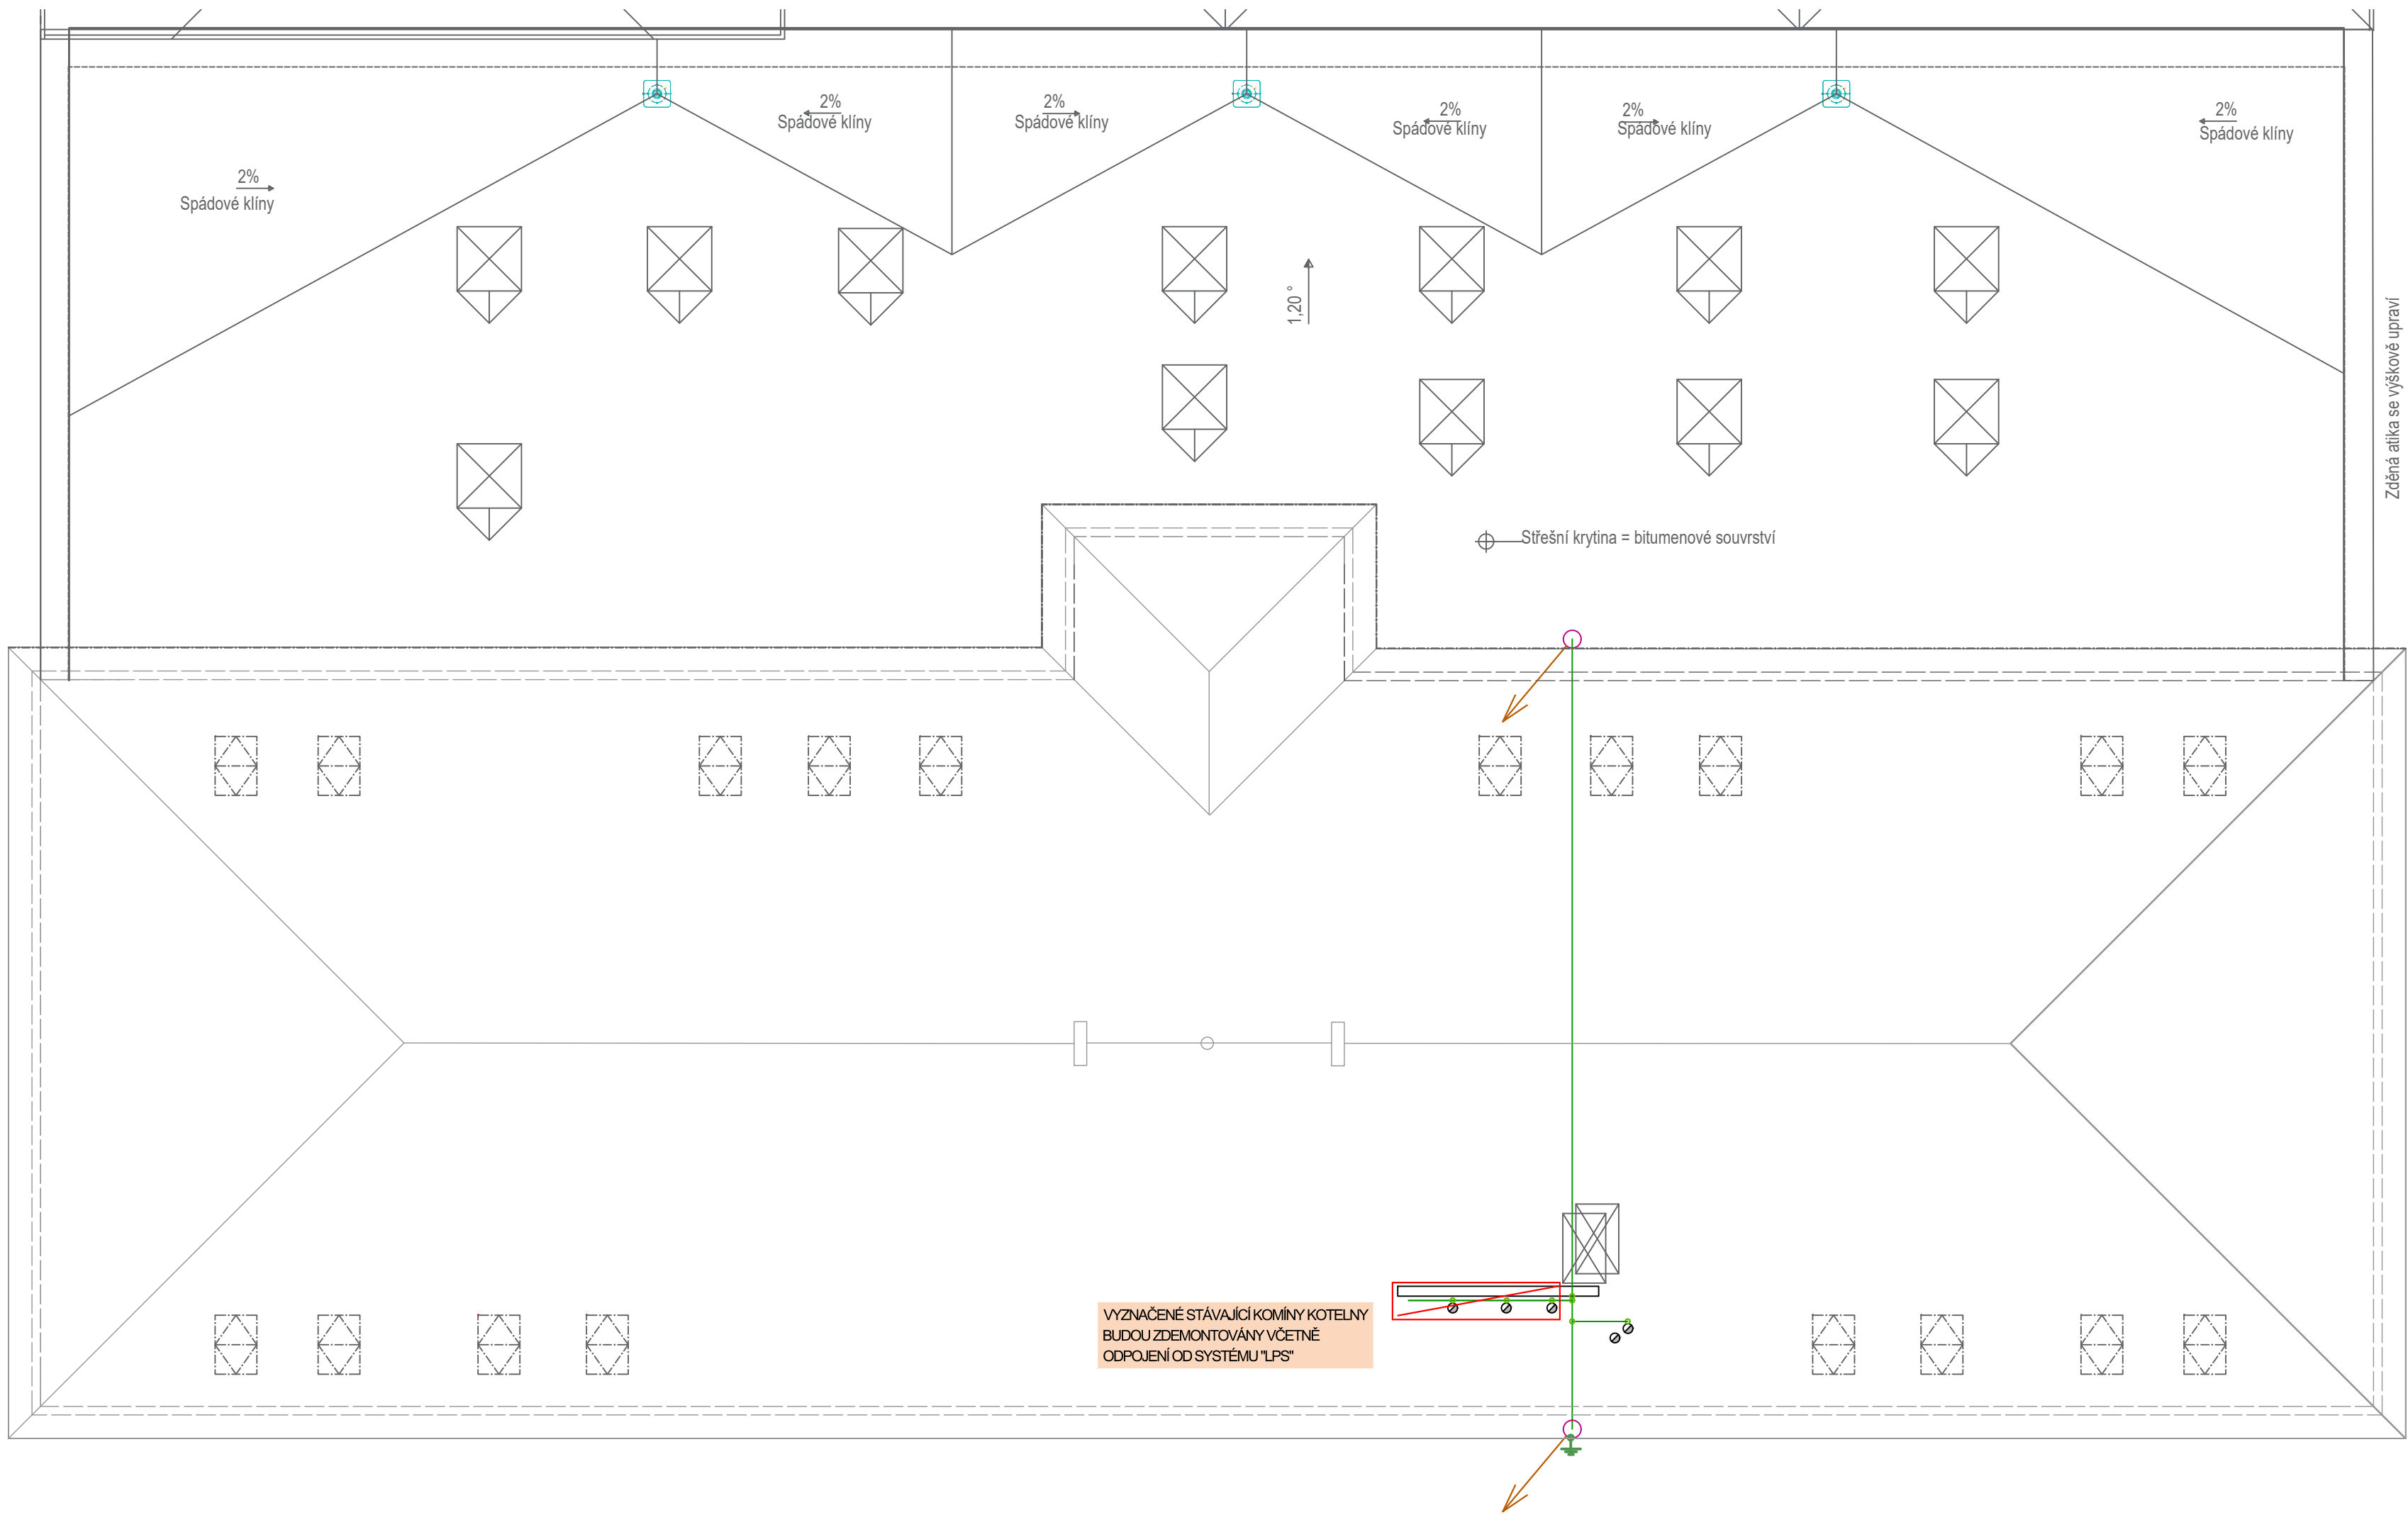


PŮDORYS 2.NP - STŘECHA HLAVNÍHO
PŮVODNÍHO OBJEKTU:



PARÉ:	<div>123456789101112131415</div>														
STATUS DOKUMENTACE:	DOKUMENTACE PRO PROVEDENÍ STAVBY dle vyhl. č. 499/2006 Sb.														
NÁZEV STAVBY:	ENERGETICKÉ ÚSPORY BUDOVY č. 5 Jeřabinová 96/III, Rokycany														
MÍSTO STAVBY:	areál školy Jeřabinová 96/III, 337 01 Rokycany														
KATASTRÁLNÍ ÚZEMÍ:	k. ú. Rokycany; 740 691														
INVESTOR:	<div><div></div><div>Střední škola Rokycany Jeřabinová 96/III, 337 01 Rokycany +420 371 728 523 IČ: 162 421 71 Zástupce investora: ing. Irena Vostrá - ředitelka školy</div></div>														
GENERÁLNÍ PROJEKTANT:	<div><div></div><div>SEAP s.r.o. Na Pátku 1171, 337 01 Rokycany +420 371 746 011 seap@seap.cz ZÁSTUPCE: Veronika BURIANOVÁ, DiS.</div></div>														
PROJEKTANT SPECIALISTA:	<div><div></div><div>SEAP s.r.o. Na Pátku 1171, 337 01 Rokycany +420 371 746 011 seap@seap.cz VYPRACOVAL: Jaroslav Jilek SCHVÁLIL: Ing. Vlastimil BRADA, CSc.</div></div>										RAZÍTKO AUTORIZOVANÉ OSOBY:				
OBJEKT:	Energetické úspory budovy č. 5										DATUM: 11/2023				
PROJEKTOVÁ ČÁST:	D.1.4.4 Elektroinstalace										MĚŘÍTKO: 1:100				
NÁZEV VÝKRESU:	STŘECHA HLAVNÍ BUDOVY										ZAK. ČÍSLO: 047/2023				
											ČÍSLO VÝKRESU: D.1.4.4 - 04				