


PŮDORYS 1.NP

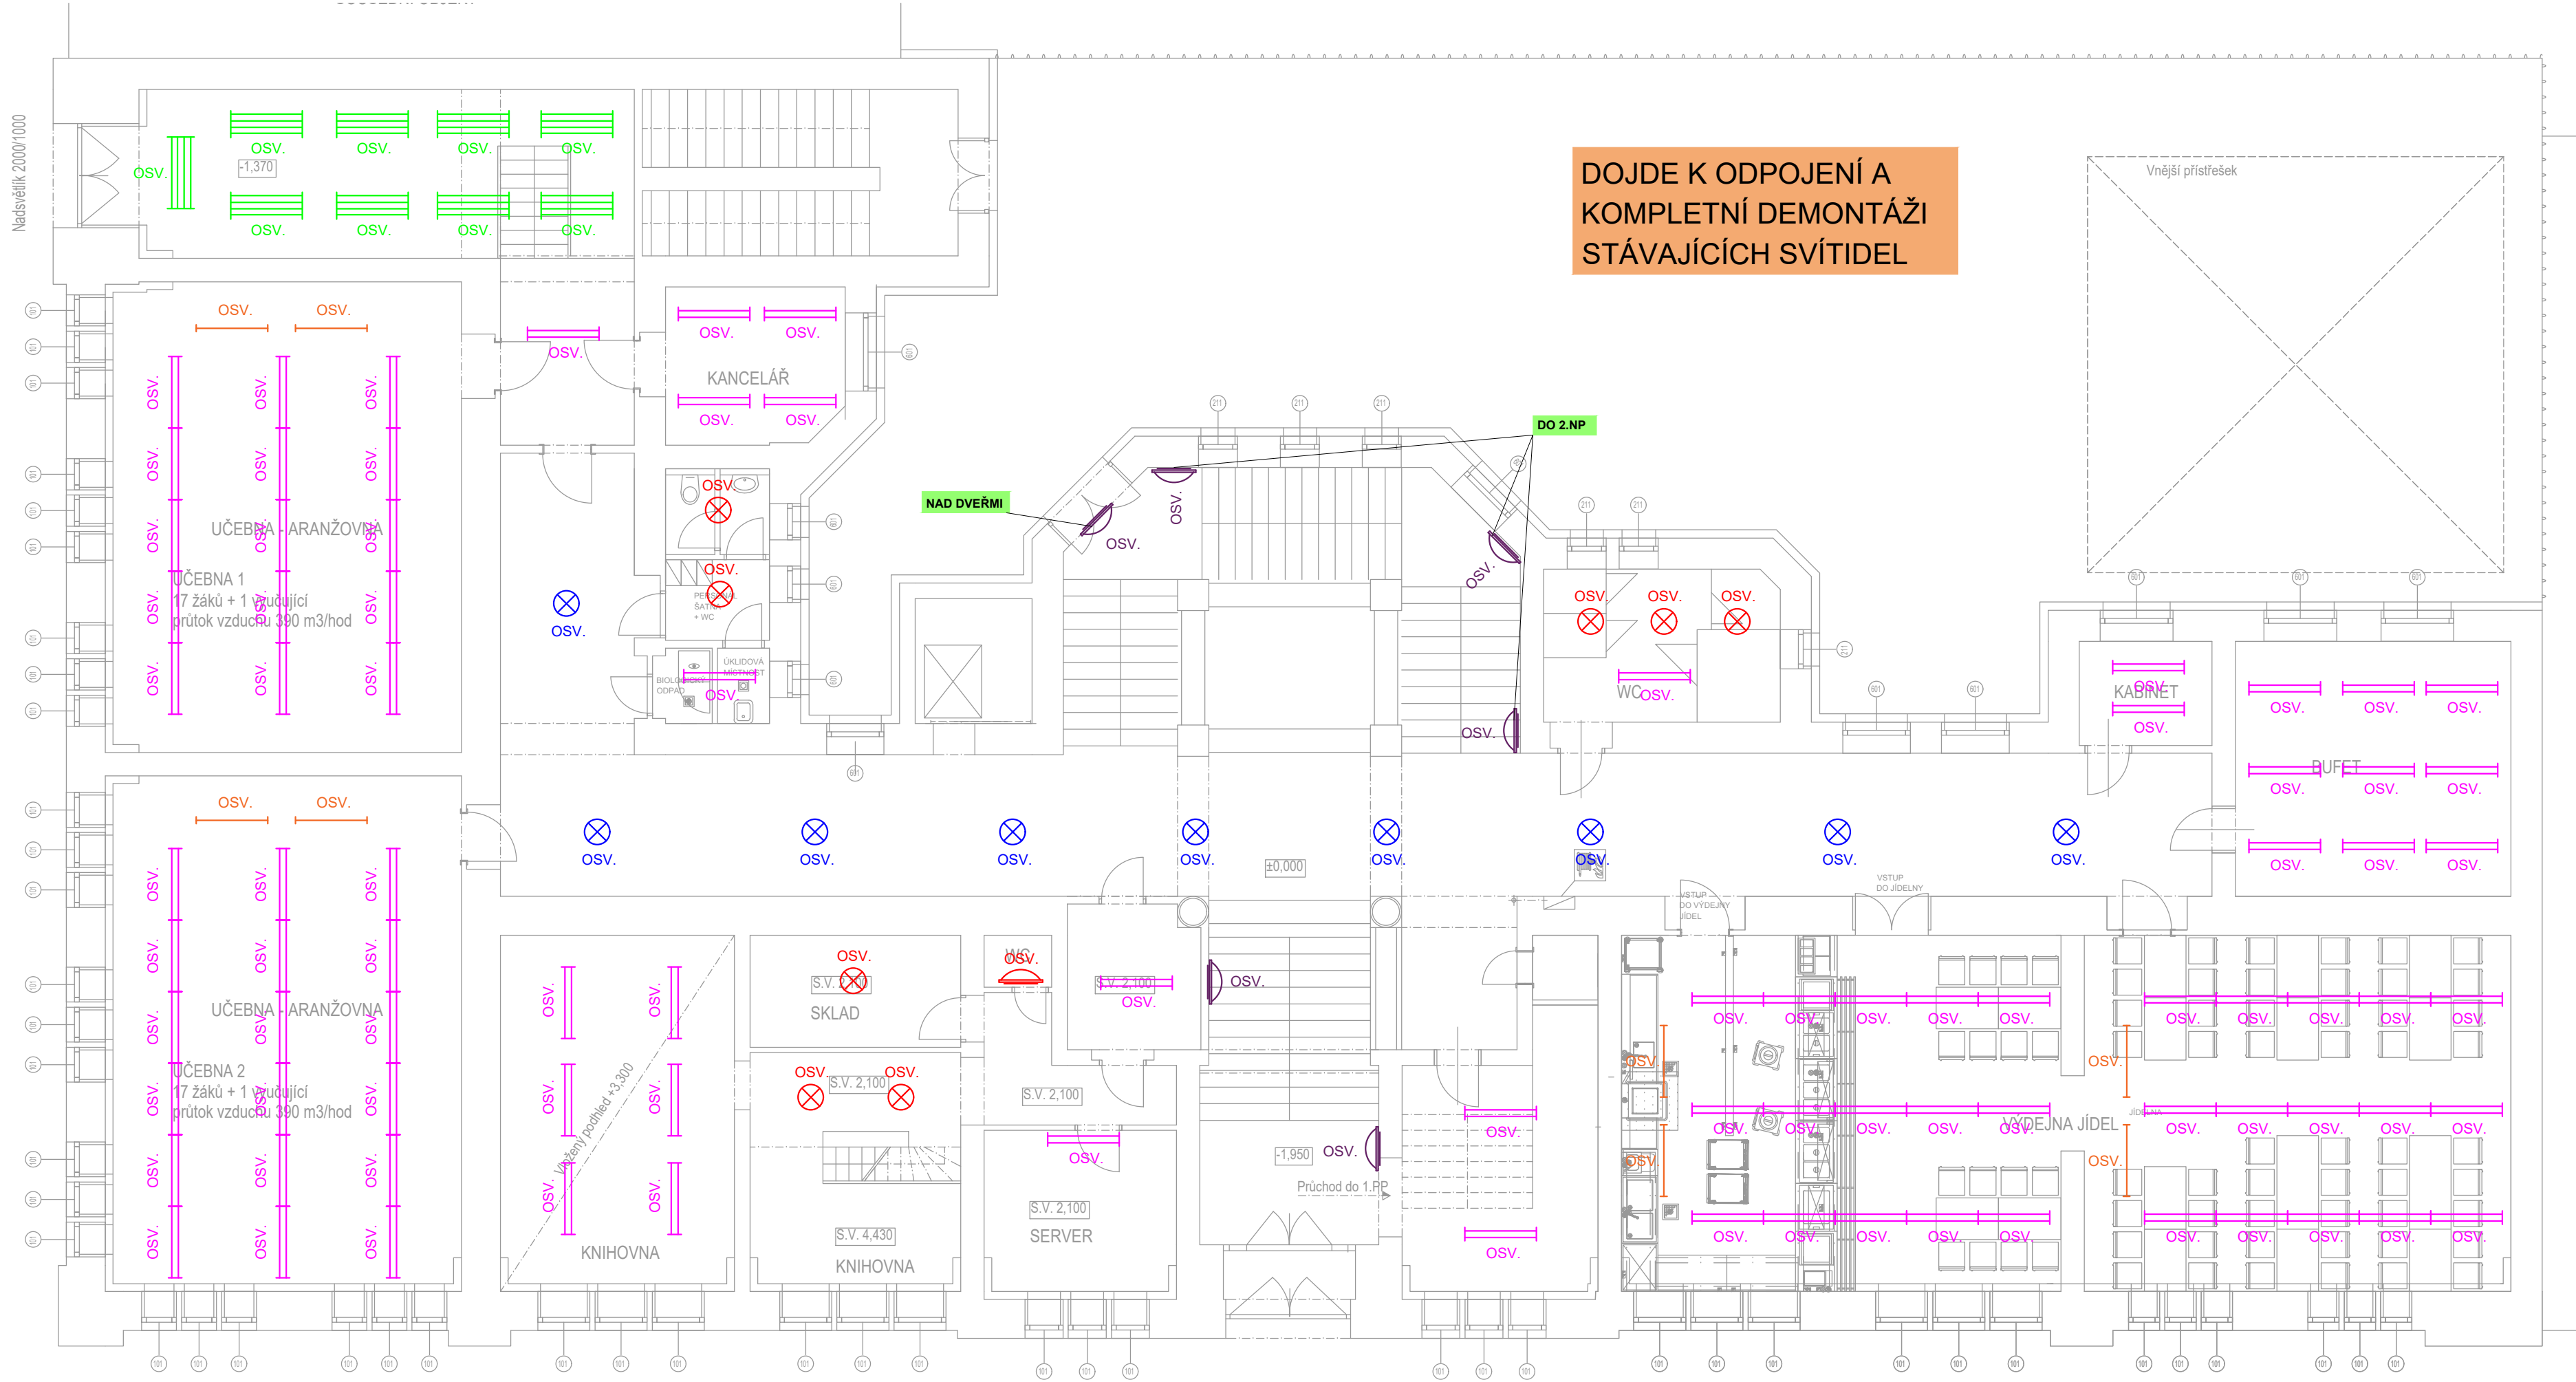


LEGENDA - STÁVAJÍCÍ STAV:

- STÁVAJÍCÍ ROZVADĚČ - VŠEOBECNÁ ZNAČKA
- SVÍTIDLO NÁSTĚNNÉ, 1x60W
- SVÍTIDLO STROPNÍ, 1x60W
- SVÍTIDLO NÁSTĚNNÉ, 2x75W
- SVÍTIDLO STROPNÍ, 2x75W
- LED ZÁVĚSNÝ LUSTR 13W
- ZÁŘÍVKOVÉ SVÍTIDLO, 2x36W
- ZÁŘÍVKOVÉ SVÍTIDLO, 1x36W
- ZÁŘÍVKOVÉ SVÍTIDLO, 4x36W
- ZÁŘÍVKOVÉ SVÍTIDLO, 2x58W
- ZÁŘÍVKOVÉ SVÍTIDLO, 2x18W


UPOZORNĚNÍ:

ZÁKRES STÁVAJÍCÍHO STAVU VYCHÁZÍ Z:
- MÍSTNÍ PROHLÍDKY PRÍSTUPNÝCH A VIDITELNÝCH ZJIŠTĚNÍ
- INFORMACÍ POSKYTNUTÝCH MÍSTNÍMI PRACOVNÍKY
- REVIZNÍCH ZPRÁV
PŘEDEVŠÍM U SKRYTÝCH VEDENÍ A ČÁSTÍ SYSTÉMU SE TAK JEDNÁ PŘEDEVŠÍM O PŘEDPOKLÁDANÝ STAV A NEJEDNÁ SE O KOMPLEXNÍ ZAMĚŘENÍ SKUTEČNÉHO STAVU.
PŘI REALIZACI JE S TÍMTO NUTNÉ UVAŽOVAT A NĚKTERÉ INFORMACE O STÁVAJÍCÍM STAVU PŘED ZAPOČETÍM PRACÍ A PŘED OBJEDNÁNÍM MATERIÁLU DOHLEDAT A UPŘESNIT. DALŠÍ ZJIŠTĚNÉ INFORMACE BĚHEM REALIZACE, NAPŘ. PO ODKRYTÍ PODHLEDŮ, PO PROVEDENÍ VYKLIZENÍ PROSTORŮ, PŘI BOURACÍCH PRACÍCH, ATD., JE PAK POVINNÉ UVÉST DO DOKUMENTACE SKUTEČNÉHO STAVU.

Vložené mezipatro

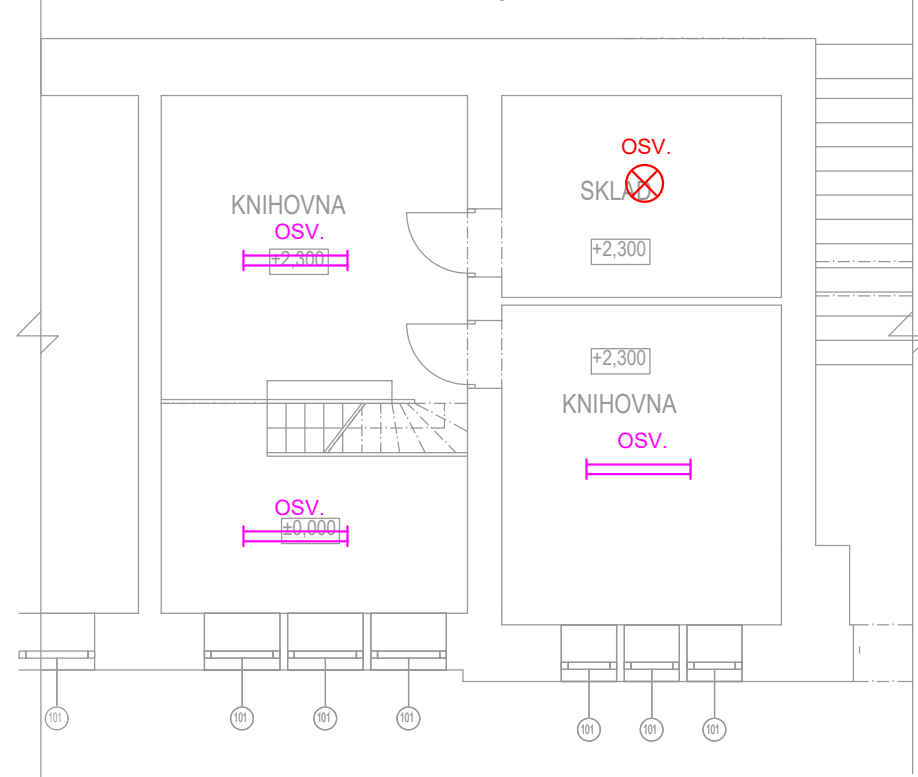

PŮDORYS 1.PP

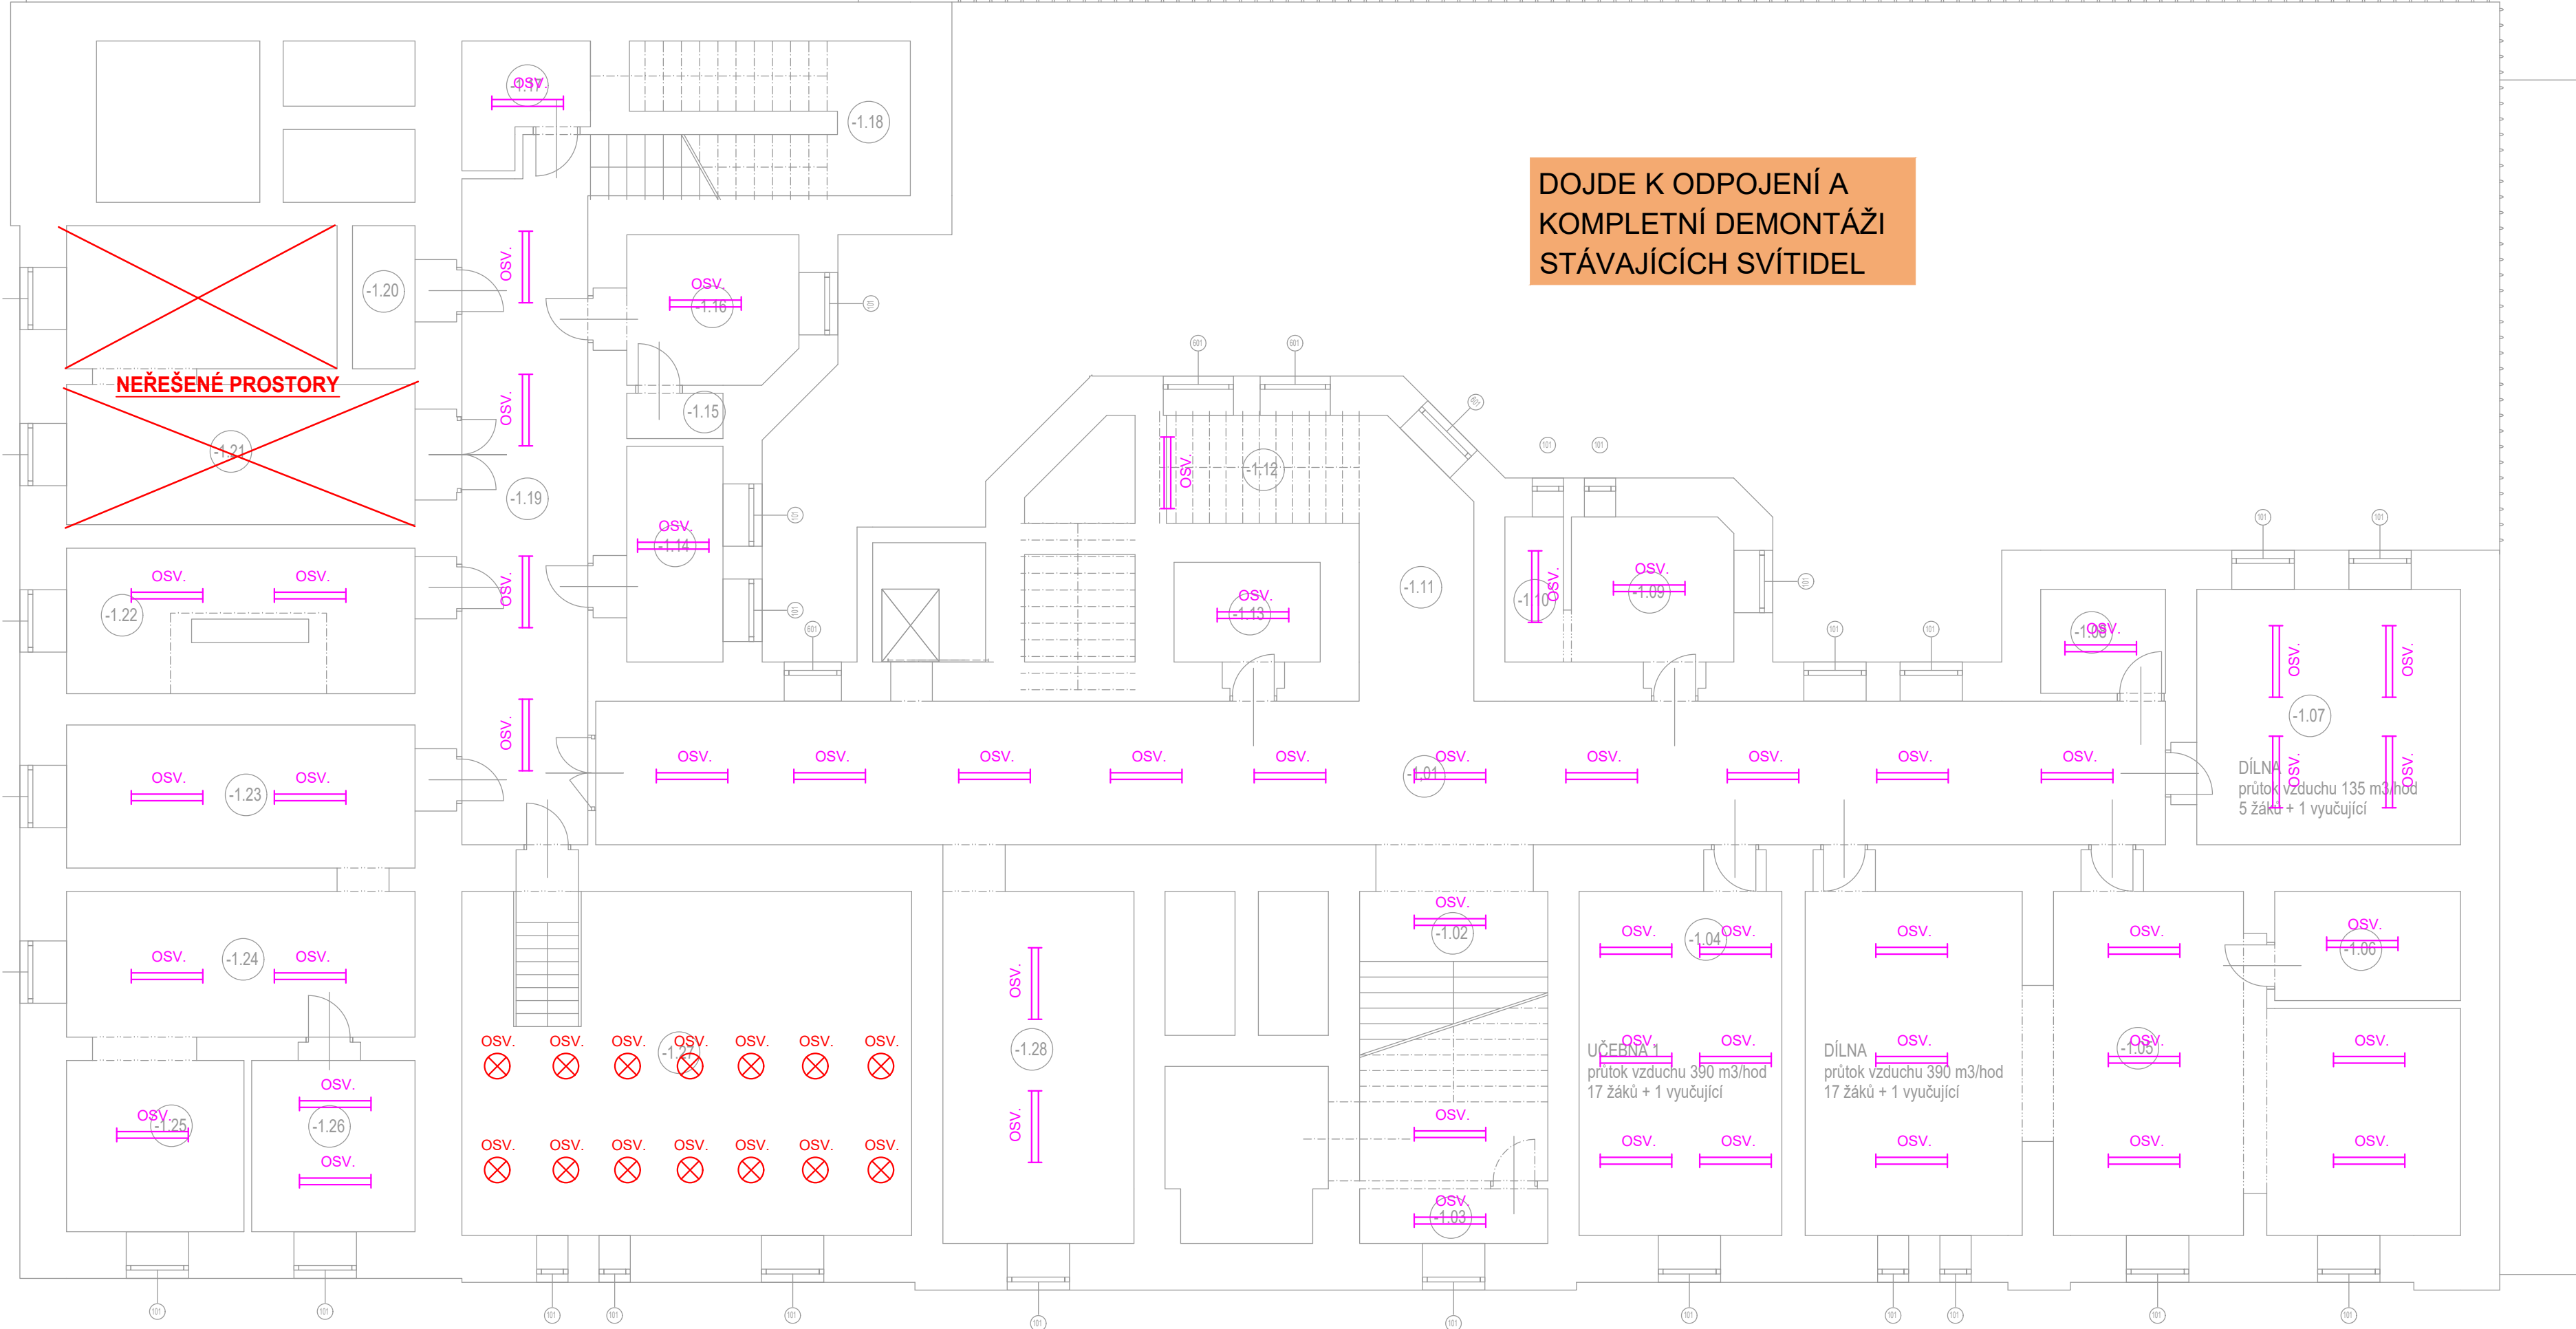

PARÉ: 1 2 3 4 5 6 7 8 9 10 11 12 13 14 15

STATUS DOKUMENTACE: DOKUMENTACE PRO PROVEDENÍ STAVBY

NÁZEV STAVBY: Energetické úspory objektu Střední odborné školy obchodu, užitého umění a designu Plzeň, Nerudova 33

MÍSTO STAVBY: Stávající školní objekt na parcele č. 9813

KATASTRÁLNÍ ÚZEMÍ: Plzeň

INVESTOR: Střední odborná škola obchodu, užitého umění a designu, Plzeň, Nerudova 33
Nerudova 1214/33, 301 00 Plzeň
+420 377 183 611
klesova@nerudovka.cz

GENERÁLNÍ PROJEKTANT: Area Projekt s.r.o.
Chudenicke 1059/30, Praha 10, 102 00
+420 776 699 446
sekretariat@areaprojekt.cz
HP: Ing. Petr ČERNÝ

PROJEKTANT SPECIALISTA: SEAP s.r.o.
Na Pátku 1171, 337 01 Rokycany
+420 371 746 011
seap@seap.cz
VYPRACOVAL: Jan ŠAFRANEK, DIS.
SCHVÁLIL: Ing. Vlastimil BRADA, CSc.

RAZÍTKO AUTORIZOVANÉ OSOBY:

OBJEKT: D.1.4.7 Silnoproudá elektroinstalace
PROJEKTOVÁ ČÁST: D.1.4.7 Silnoproudá elektroinstalace
NÁZEV VÝKRESU: PŮDORYS 1.PP A 1.NP-STÁVAJÍCÍ STAV A DEMONTÁŽE
DATUM: 09/2024
MĚŘÍTKO: 1:100
ZAK. ČÍSLO: 082/2023
ČÍSLO VÝKRESU: D.1.4.7 - 05