


2.NP

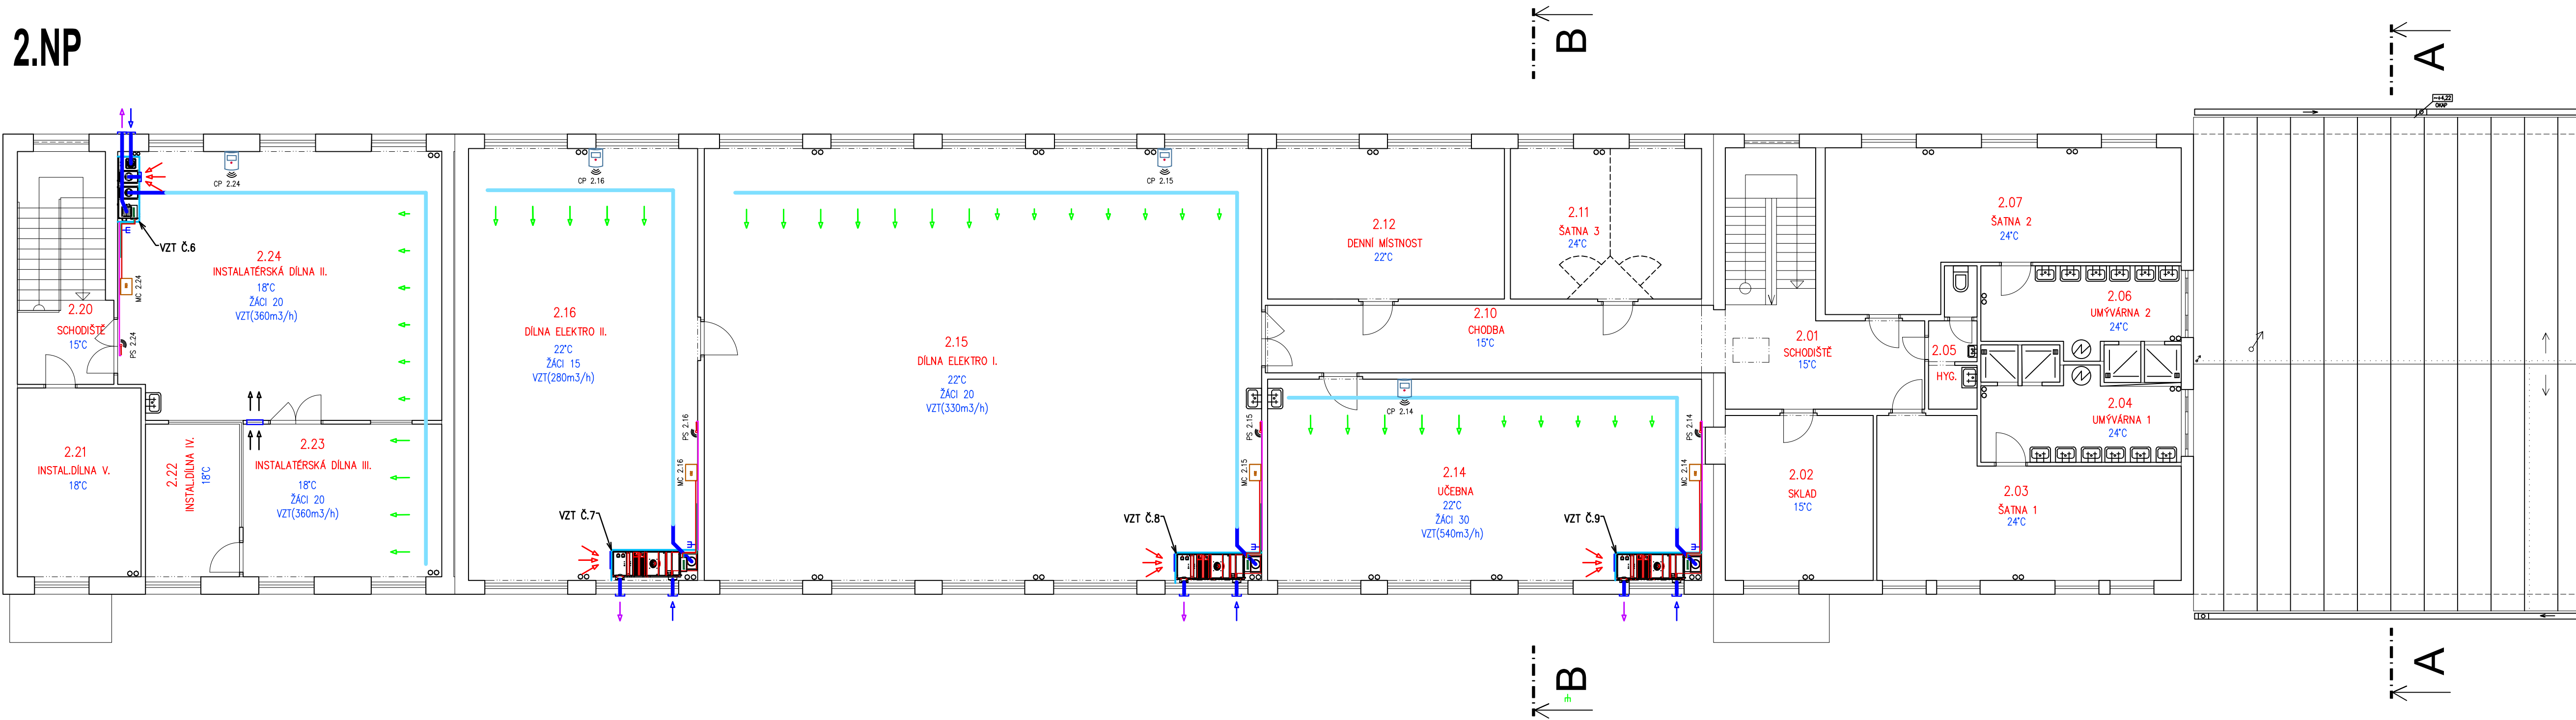

LEGENDA PŘÍSTROJŮ

SCHEMATICKE ZNAČENÍ	OZNAČENÍ	POPIS PŘÍSTROJE
	MC X.X	ČIDLO CO2 A TEPLoty
	PS X.X	PŘÍJÍMAČ SIGNÁLŮ BEZDRÁTOVÝCH ČIDEL
	CP X.X	ČIDLO POHYBU – BEZDRÁTOVÉ
		ROZVADĚČ MoR
		STÁVAJÍCÍ ROZVADĚČ
	MCS X.X	ČIDLO CO2 A TEPLoty SE SIGNALIZACÍ
	RD X	RACK STÁVAJÍCÍ
	-E	DATOVÁ ZÁSUVKA STÁVAJÍCÍ
	-E	DATOVÁ ZÁSUVKA NOVÁ–POŽÁDAVEK INSTALACÍ

LEGENDA KABELŮ

SCHEMATICKE ZNAČENÍ	POPIS KABELU
	SILOVÝ KABEL 3x1,5 (NÁPOJENÍ VZT JEDNOTKY)
	SLABOPROUDÝ KABEL 2x0,5
	SLABOPROUDÝ KABEL 2x2x0,6
	DATOVÝ KABEL

TABULKA JEDNOTEK VZT										
Objekt	Číslo místnosti	ti (°C)	Počet žáků	Název místnosti	Výkon	Provedení	Min. množství větracího vzduchu (m3/h)	Pozice č.	Výkon výměníku tepla při 60/45 °C (kW)	Poznámka
1.NP dílny Na Hrázi	1.12	18	20	Dílna CNC	400	stacionární	320	5	6,0	Obklad - PZ plech.
	1.20+1.21	18	10+10	Truhlářská dílna I.+II.	400	podokenní	300	4	5,0	Obklad - PZ plech.
	1.22	18	5	Truhlářská dílna CNC III.	250	podokenní	160	3	2,5	Obklad - PZ plech.
	1.23	18	16	Instalatérská dílna I.	400	podokenní	290	2	3,0	Obklad - PZ plech.
	1.30	18	10	Zednická dílna I.	250	podokenní	170	1	4,5	Obklad - PZ plech.
2.NP dílny Na Hrázi	2.14	22	30	Učebna	600	podokenní	540	9	4,5	Obklad - lamino desky.
	2.15	22	20	Dílna elektro I.	400	podokenní	330	8	3,5	Obklad - PZ plech.
	2.16	22	15	Dílna elektro II.	400	podokenní	280	7	3,0	Obklad - PZ plech.
	2.23+2.24	18	20	Instalatérská dílna II.+III.	400	stacionární	360	6	3,5	Obklad - PZ plech.

AKCE/PROJECT

SOŠ A SOU SUŠICE - OBJEKT Č.P. 1413/II.
NA HRÁZI, SUŠICE - NÁVRH ÚSPOR ENERGIE

SOŠ A SOU SUŠICE
U KAPLIČKY 761
34201 SUŠICE
www.sossusice.cz

GREENTHERM CAD s.r.o.
K PAPÍRNĚ 172/26,
312 00 PLZEŇ
tel.:+420 603 434 278
www.greenthermcad.com

AKCE/PROJECT

SOŠ A SOU SUŠICE - OBJEKT Č.P. 1413/II.
NA HRÁZI, SUŠICE - NÁVRH ÚSPOR ENERGIE

MÍSTO STAVBY/LOCATION
Sušice

INVESTOR/DEVELOPER
SOŠ a SOU Sušice, U Kapličky 761,342 01 Sušice

REVIZE/REVISION

HP/CHIEF DESIGN ENGINEER
VÁCLAV ŽENÍŠEK

PODPIS/SIGNATURE

ČÍSLO
1

PŘEDMĚT REVIZE
SCOPE OF REVISION

DATUM
03.2025

PROJEKTANT/DESIGNED BY
MAREK STENZEL

PODPIS/SIGNATURE

KONTROLOVAL/CHECKED BY
MAREK STENZEL

PODPIS/SIGNATURE

STUPEŇ PD/DESIGN STAGE
DOKUMENTACE PRO PROVÁDĚNÍ STAVBY
VÝKONOVÁ FÁZE/TYPE OF DOCUMENTATION
DPS

OBŠAH/TITLE
PŮDORYS VZT A M+R 2.NP

ČAST/PART
M+R

DATUM/DATE
11/2023

MĚŘITKO/SCALE
1:100

FORMÁT/PAPER FORMAT
914x297

OBJEKT/OBJECT
DÍLNÝ SOŠ A SOU

ČÍSLO AKCE/PROJECT No.
23 2583

ARCH. ČÍSLO/DRAWING No.
23 2583

POR. ČÍSLO/SERIAL No.
D.1.4.4.2.2

FARE/COPY