
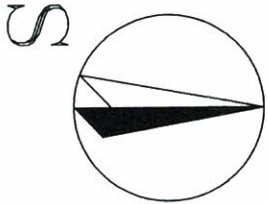


SITUACE KOORDINAČNÍ

M 1:500

SOŠ a SOU SUŠICE – OBJEKT č.p. 1413/II,  
NA HRÁZI, SUŠICE – NÁVRH ÚSPOR ENERGIE

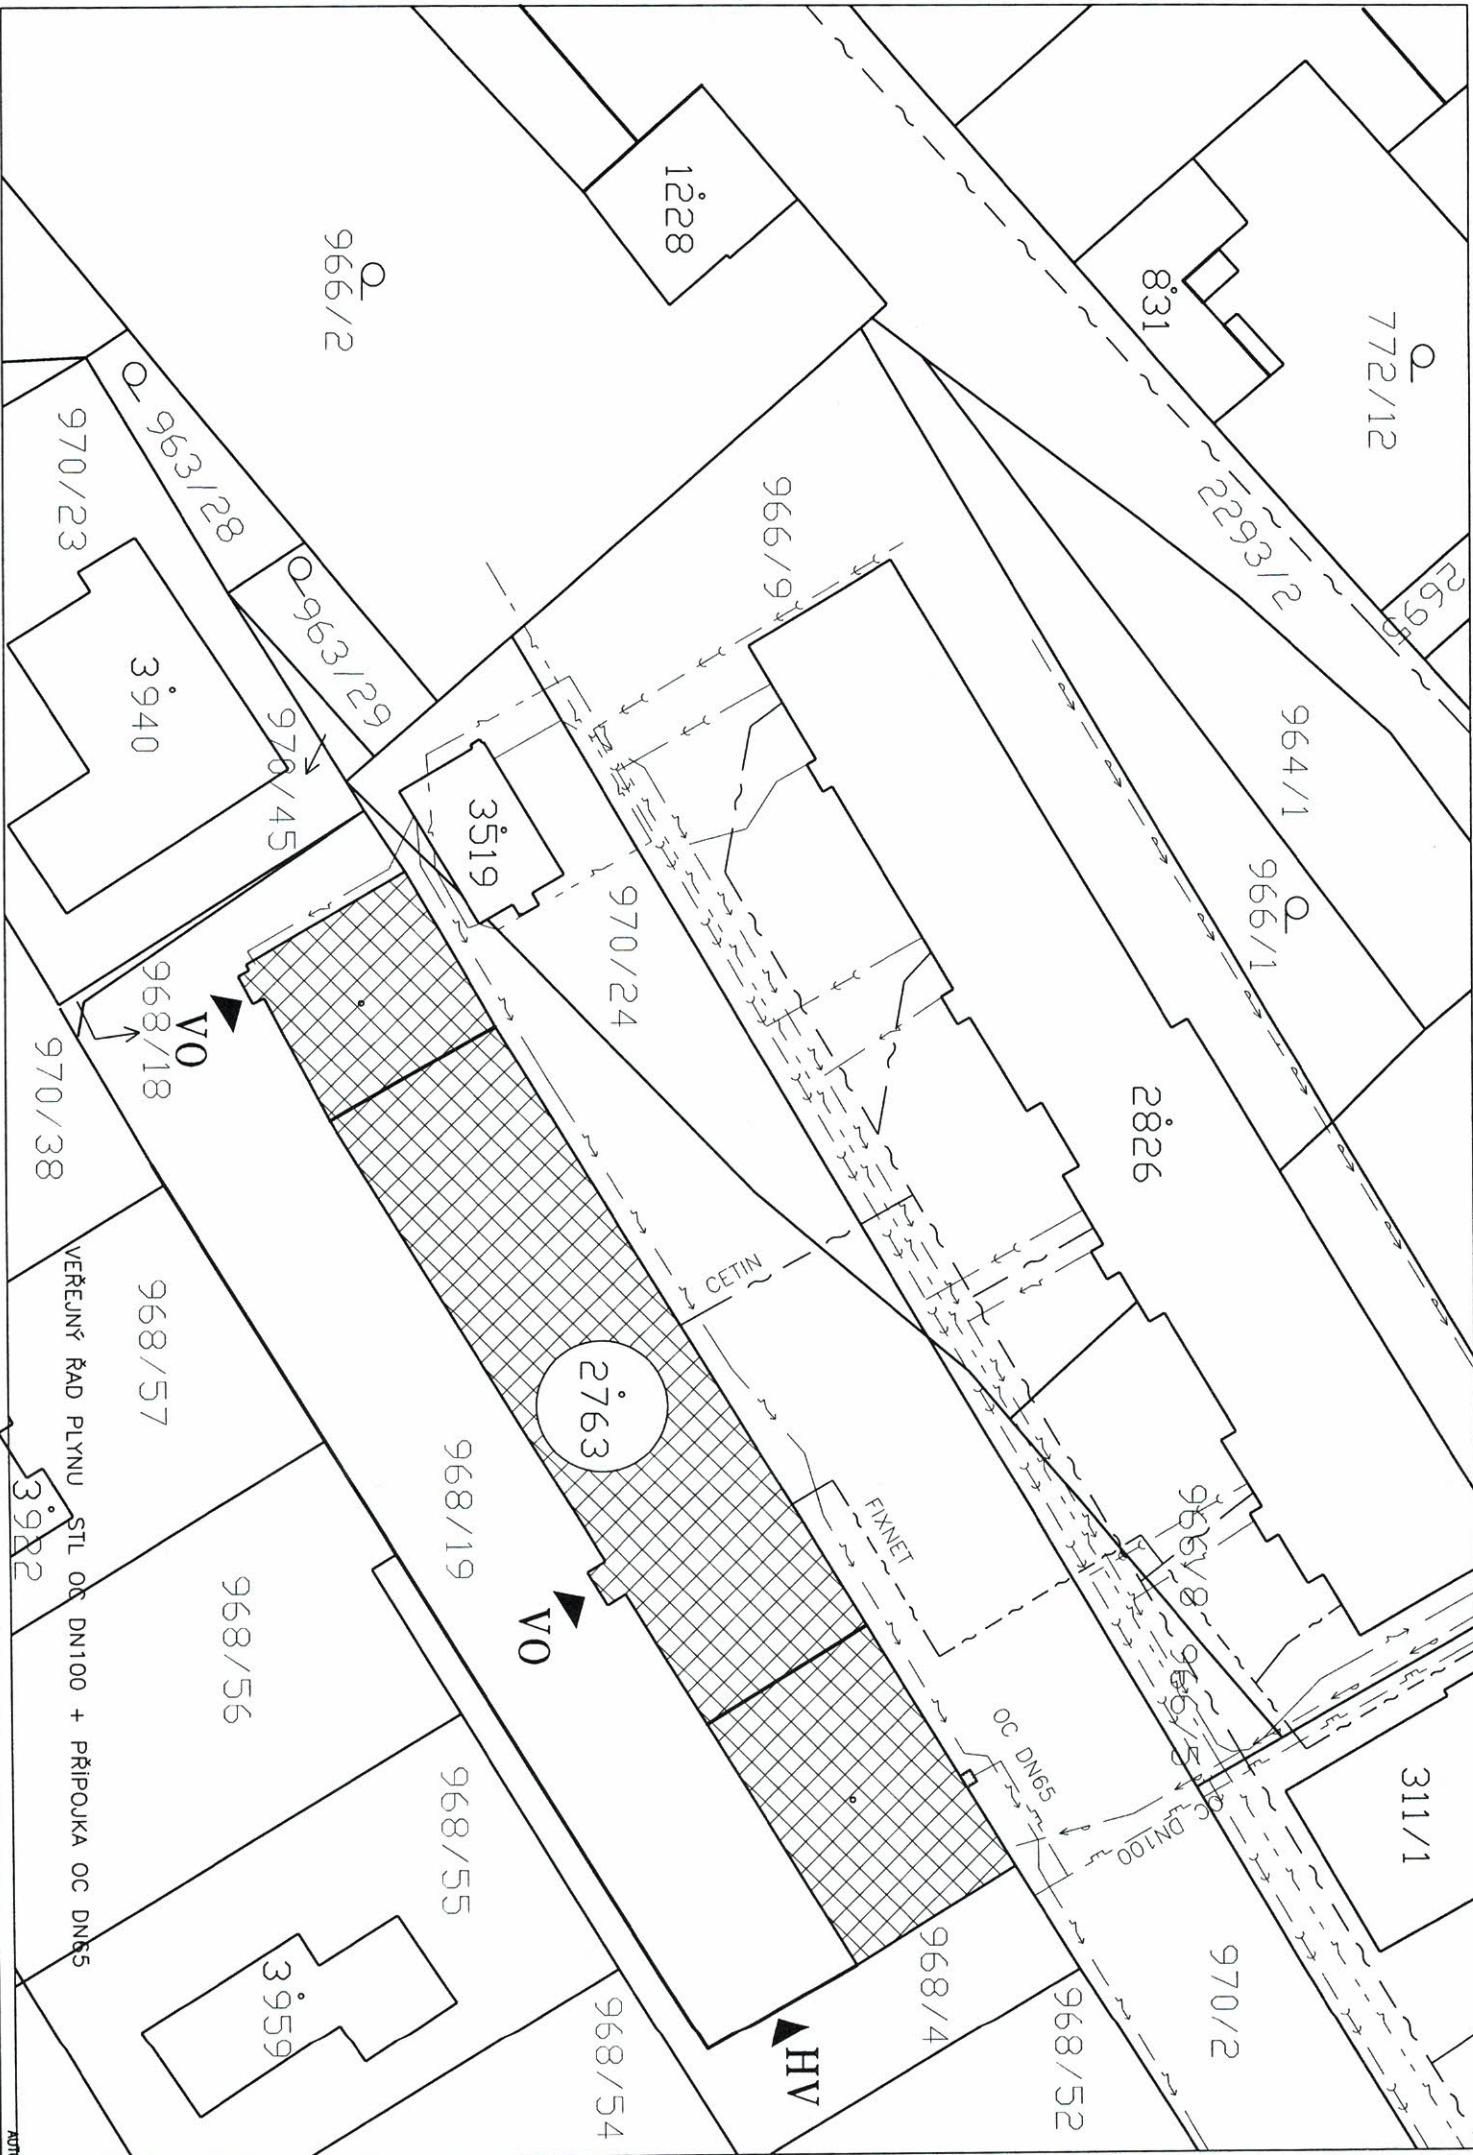

LEGENDA



OBJEKT DILEN – PŘEDMĚT STAVEBNÍCH ÚPRAV



HLAVNÍ VJEZD A VSTUP DO OBJEKTU



VSTUPY DO VLASTNÍHO OBJEKTU

VEREJNÉ SÍTĚ A PŘÍPOJKY PRO OBJEKT ZÚSTÁVAJÍ STAVAJÍCÍ



DODATEK č.1

ZODPOVĚDNÝ PROJEKTANT: ING. JIŘÍ LEJSEK		KRESLIL: ING. JIŘÍ LEJSEK	
INVESTOR: SOŠ a SOU SUŠICE, U KAPLÍČKY 761, 342 01 SUŠICE		PROJEKTOVÁ A INŽENÝRSKÁ ČINNOST	
MÍSTO STAVBY: OBJEKT č.p. 1413/II, NA HRÁZI, SUŠICE		Ing. Jiří Lejsek	
ACCE: SOŠ a SOU SUŠICE – OBJEKT č.p. 1413/II, NA HRÁZI, SUŠICE – NÁVRH ÚSPOR ENERGIE		AUTORIZOVANÝ INŽENÝR V OBLASTI POZEMNÍCH STAVBY	
ČÁST: C. SITUAČNÍ VÝKRESY		HÁJKOVA 369/III, SUŠICE	
VÝKRES: SITUACE KOORDINAČNÍ		FORMÁT: 2x A4	
		DATUM: DUBEN 2024	
		STUPEŇ PD: DPS	
		ZKÁZKA ČÍSLO:	
		ARCHIVNÍ ČÍSLO:	
		NÁZEV:	
		MĚŘÍTKO: 1:500	
		Č. VÝKRESU: C.3.	