



RETENČNÍ NÁDRŽ

Podélný řez

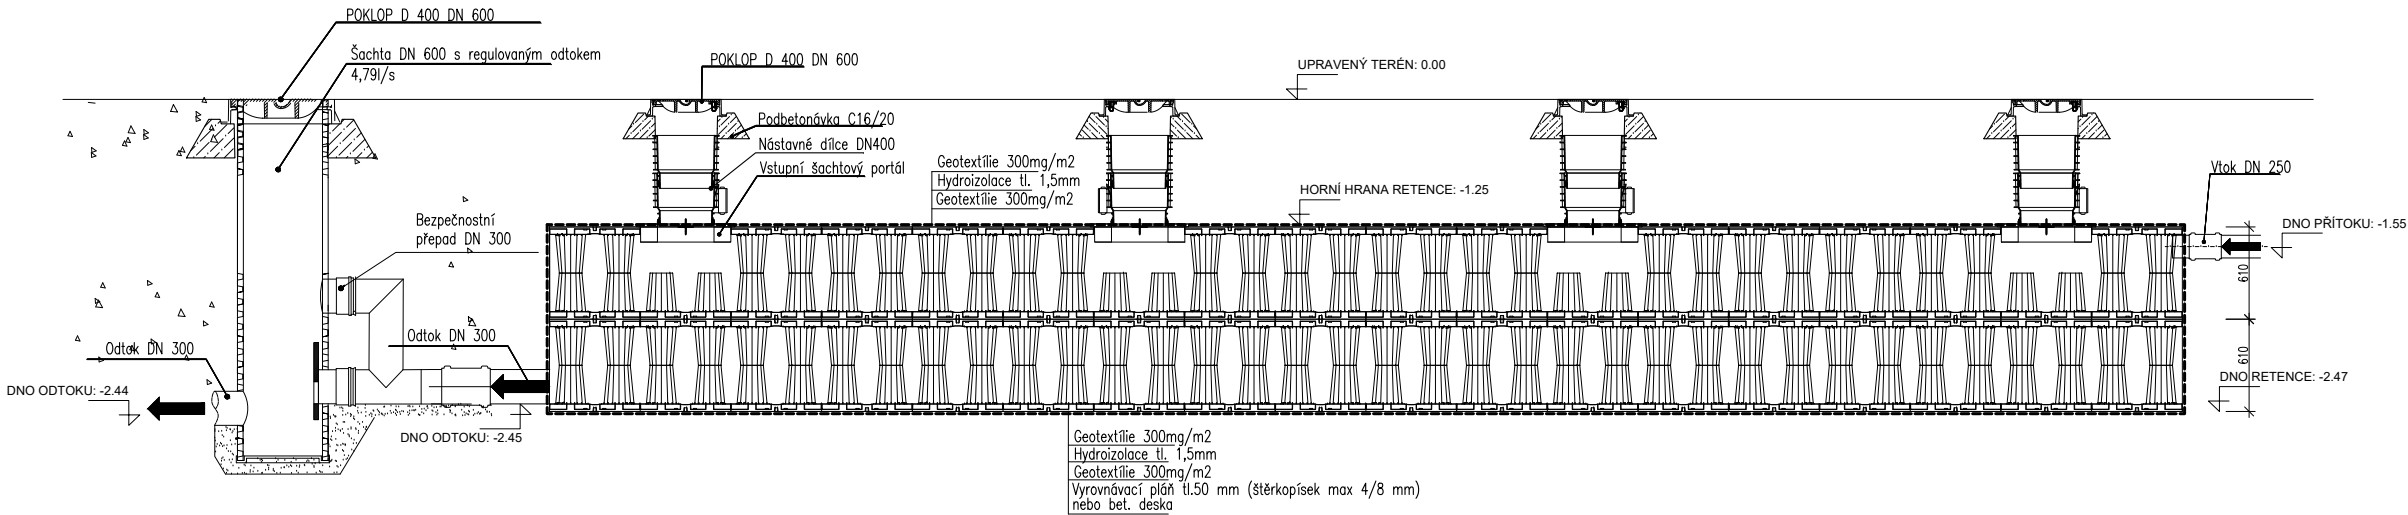

Půdorys

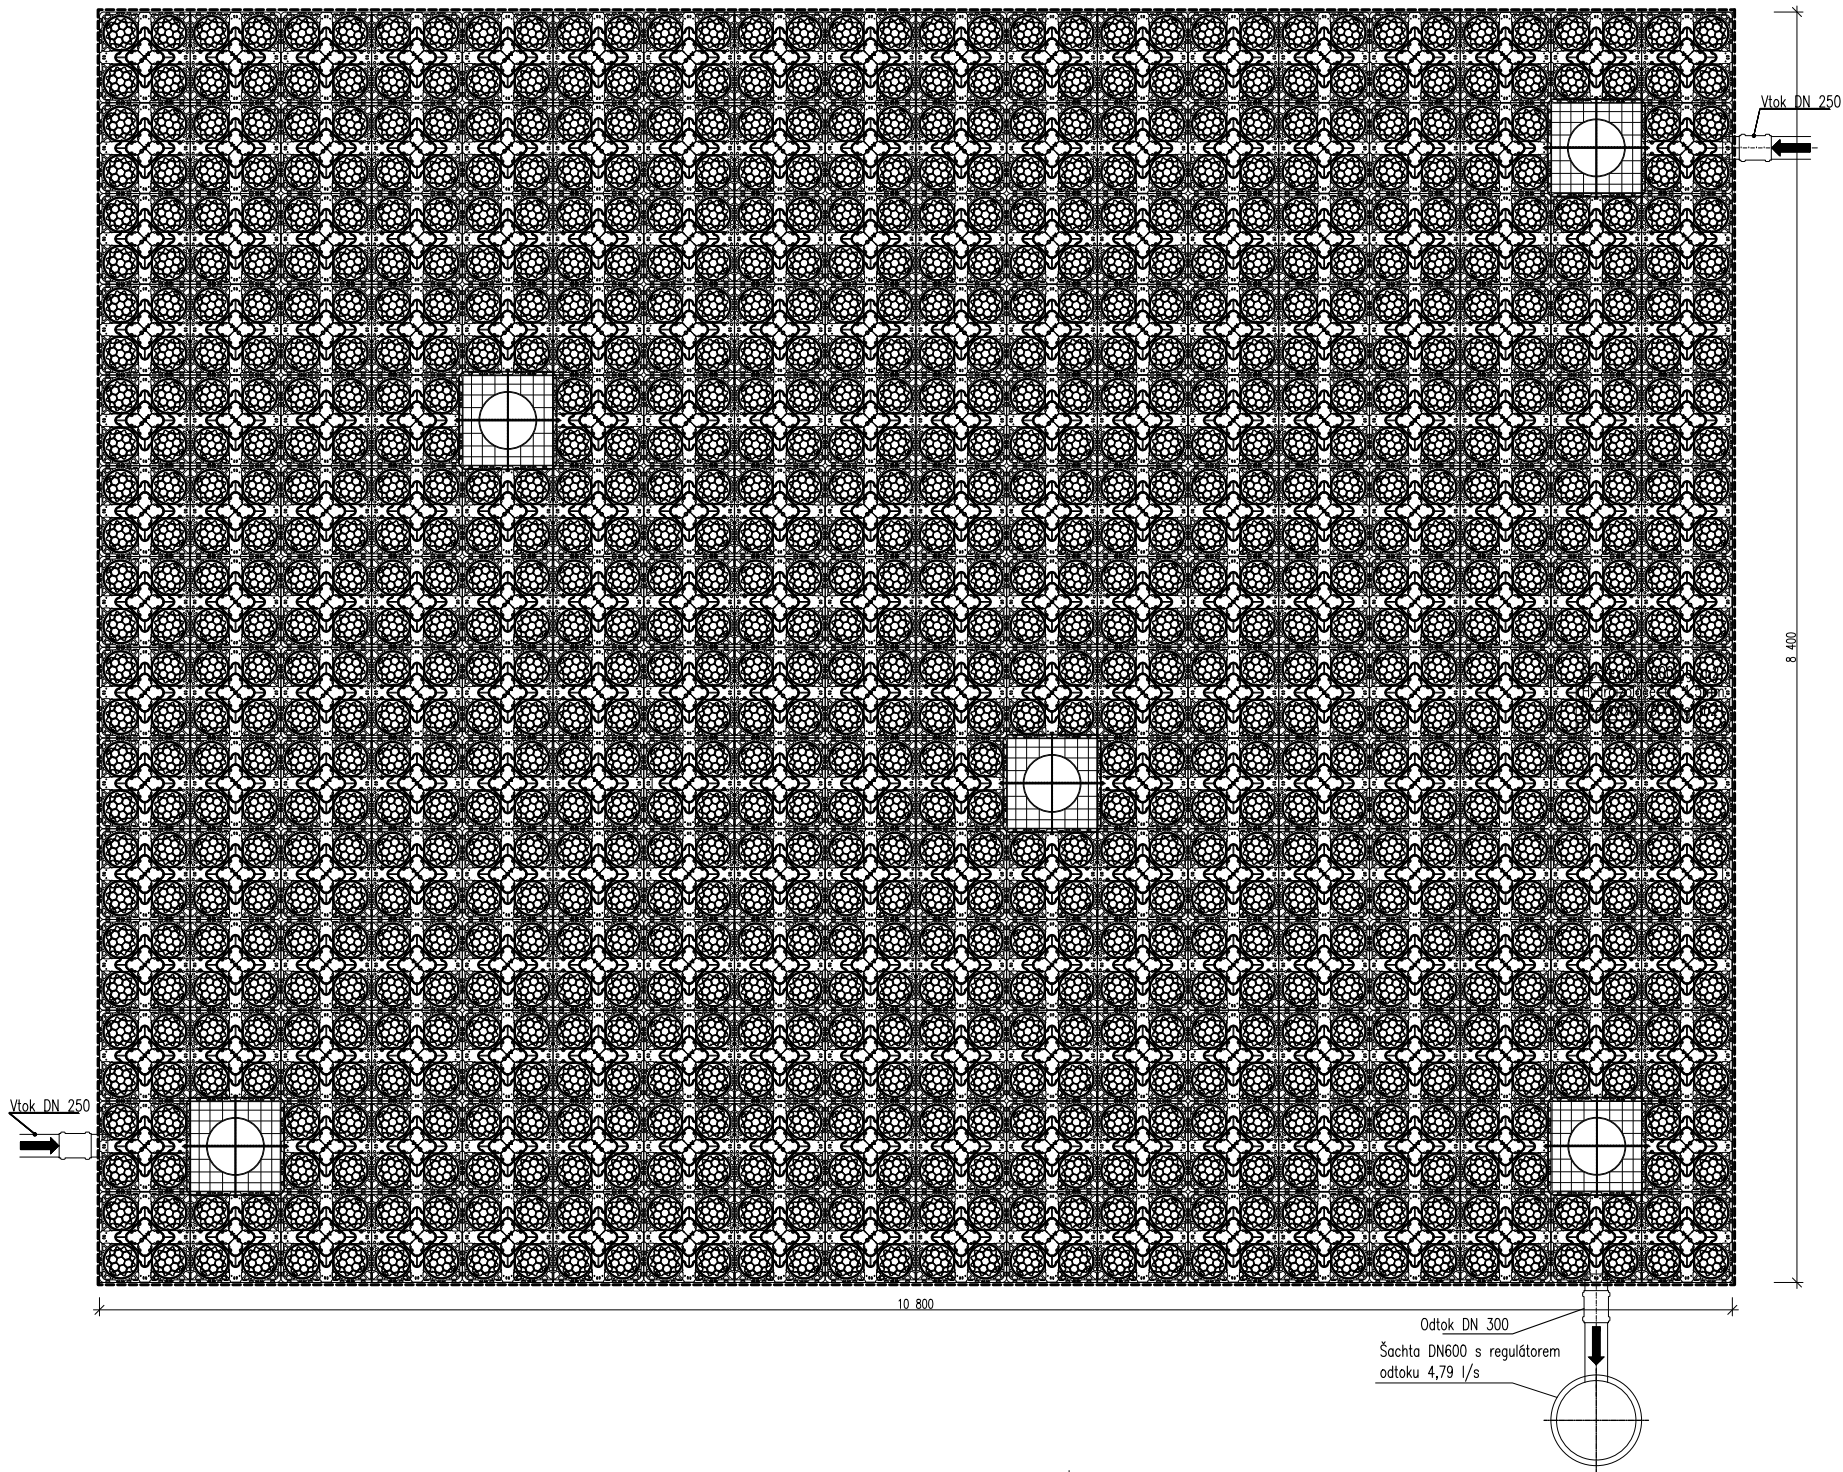

±0,000 = 411,74

Souř.systém: JTSK

Výškový systém: BpV

název projektu Projektová dokumentace pro pavilon sportovní haly a odborných učeben			
stupeň DPS Dokumentace pro provádění stavby		místo stavby Střední odborná škola Stříbro Benešova 508 Stříbro 349 01 kat. území: Stříbro [757837]	
stavebník  Střední odborná škola Stříbro Benešova 508 Stříbro 349 01		generální architekt  ŘEZANINA & BARTOŇ, s.r.o. Jeníkovice 111 503 46 Jeníkovice	
autorizace 		projektant části  KD.PROJEKT Ing. Karel Dovrtěl projekty TZB T. 731 111 627, E. kd.projekt@email.cz KD.PROJEKT Ing Karel Dovrtěl Brněnská 700/25 500 06 Hradec Králové	
část	IO.02 VODOVODNÍ PŘÍPOJKA IO.03 PŘÍPOJKA SPLAŠKOVÉ KANALIZACE IO.04 AREÁLOVÁ DEŠŤOVÁ A SPLAŠKOVÁ KANALIZACE		
výkres RETENČNÍ NÁDRŽ S ŘÍZENÝM ODTOKEM			
datum zhotovení 04/2025	měřítko 1:50	SO/IO IO.02,03,04	paré
datum revize 04/2025	číslo revize 01	číslo výkresu IO.02,03,04.07	

DÍLO JE CHRÁNĚNO AUTORSKÝM ZÁKONEM. JAKÉKOLIV ROZMNOŽOVÁNÍ ČI VYTÝČENÍ AUTORA JE ZAKÁZANO

DÍLO JE CHRÁNĚNO AUTORSKÝM ZÁKONEM. JAKÉKOLIV ROZMNOŽOVÁNÍ ČI VYTVÁŘENÍ KOPÍI BEZ VĚDOMÍ AUTORA JE ZAKÁZANO