



Řez :

LITINOVÝ POKLOP PRO SILNIČNÍ
PROVOZ TŘÍDY "D"

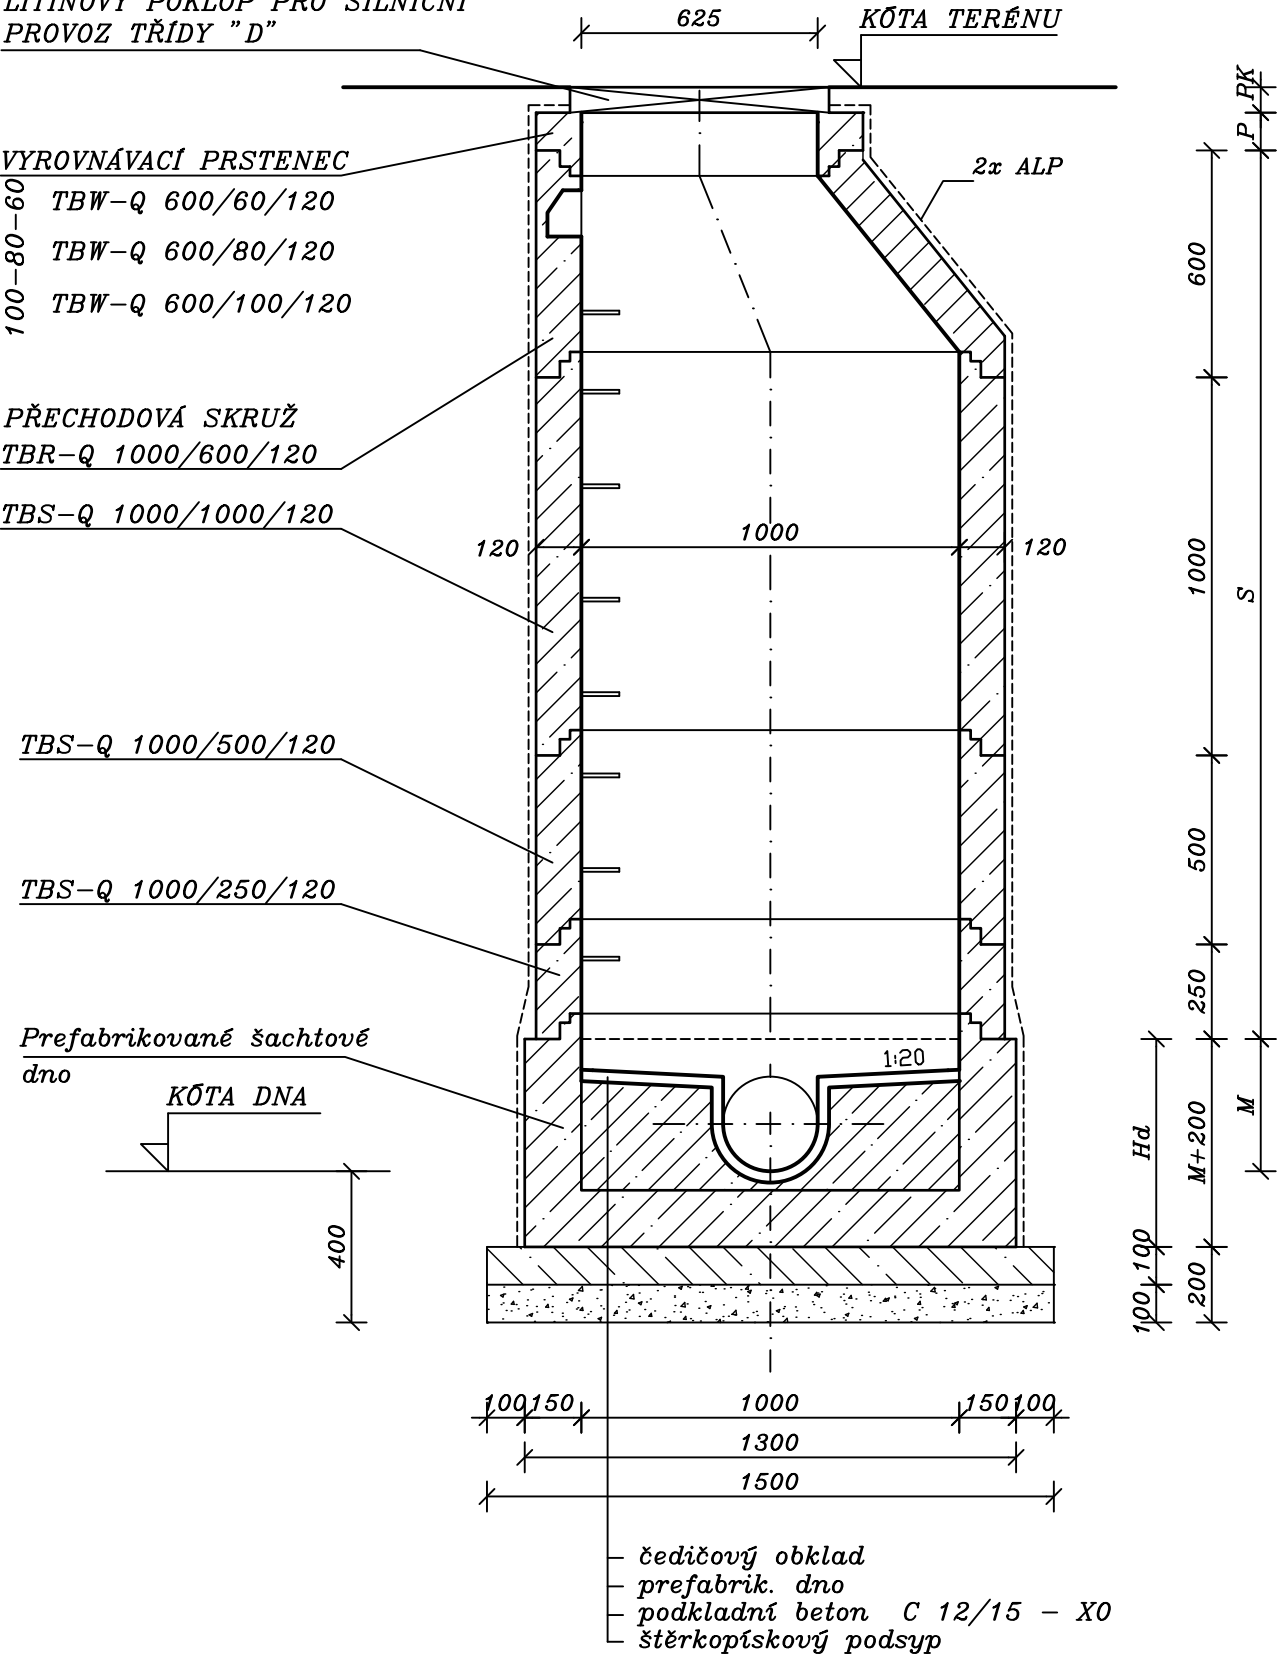


Půdorys :

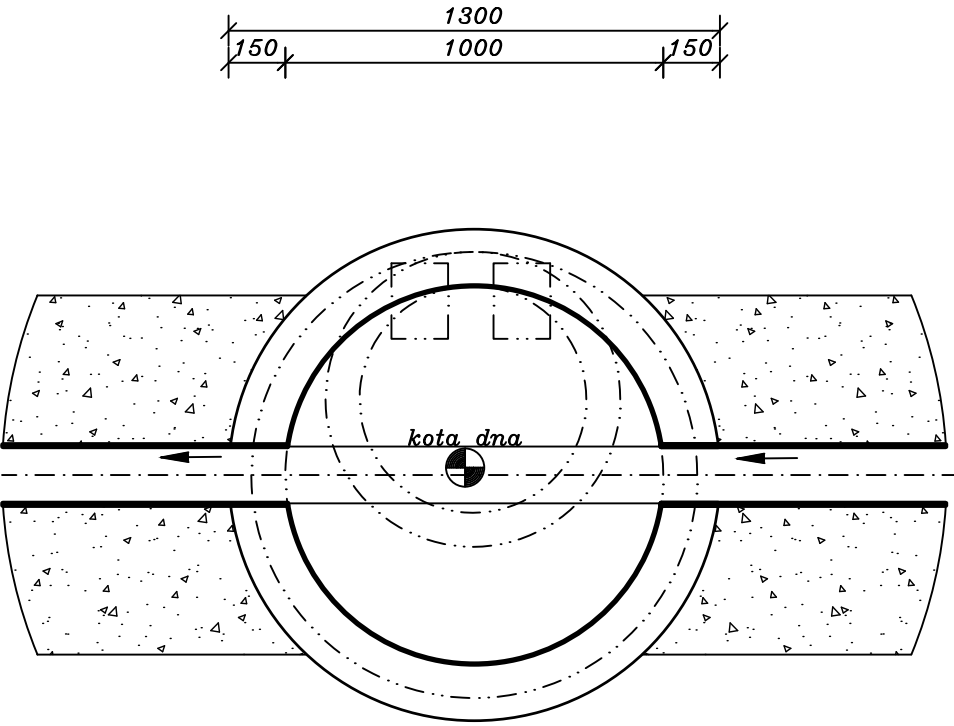

D Nedvěd s.r.o.
PROJEKT PLZEŇ, PROJEKTOVÁ KANCELÁŘ
KOTEROVSKÁ 177, 326 00 PLZEŇ

VEDOUČÍ PROJEKTU:			RAZÍTKO		
Ing. Jan BATÍK					
KRAJ:	PLZEŇSKÝ	OBEC:			STŘÍBRO
STAVEBNÍK:		Střední odborná škola Stříbro, Benešova 508, 349 01 Stříbro			
STŘÍBRO - Střední odborná škola, Stavební úpravy MK Prokopa Holého, Smetanova ul., Komenského ul. a Havlíčkova ul.			SOUBOR		
			DATUM	08/2024	
			STUPEŇ	PDPS	
			ZMĚNA Č.		

 JS JS PROJEKT s.r.o. Ruská 16, Plzeň tel. 377 457 610 IČ 263 78 817	VYPRACOVAL : Michal Václavík	SOUBOR : 2024 - Stříbro SOŠ	
	ZODP. PROJ. : Ing. Svoboda	DATUM : 08/2024	
AKCE : STŘÍBRO - Střední odborná škola, Stavební úpravy MK Prokopa Holého, Smetanova ul., Komenského ul. a Havlíčkova ul. SO 305.1 Dešťová kanalizace - Smetanova ul.		STUPEŇ : PDPS	
PŘÍLOHA : Vzorová revizní šachta		REVIZE : -	
		MĚŘÍTKO : 1:20	
		ČÍSLO PŘÍLOHY : 4.	