


číslo místnosti	název místnosti
3.01	Účebna
3.02	Ředitelna
3.03	Kancelář školy
3.04	Kancelář školy
3.05	Sborovna
3.06	Účebna
3.07	Účebna
3.08	Chodba
3.09	Kabínet, předstíň
3.10	Kabínet sborů
3.11	WC hoši
3.12	Úklidová komora
3.13	WC dívky
3.14	WC zam. MUŽI
3.15	Zázemí - KK
3.16	-
3.17	Chodba a osobní výtah
3.18	Chodba
3.19	Účebna
3.20	Účebna
3.21	Schodiště
3.22	Galerie
3.23	-

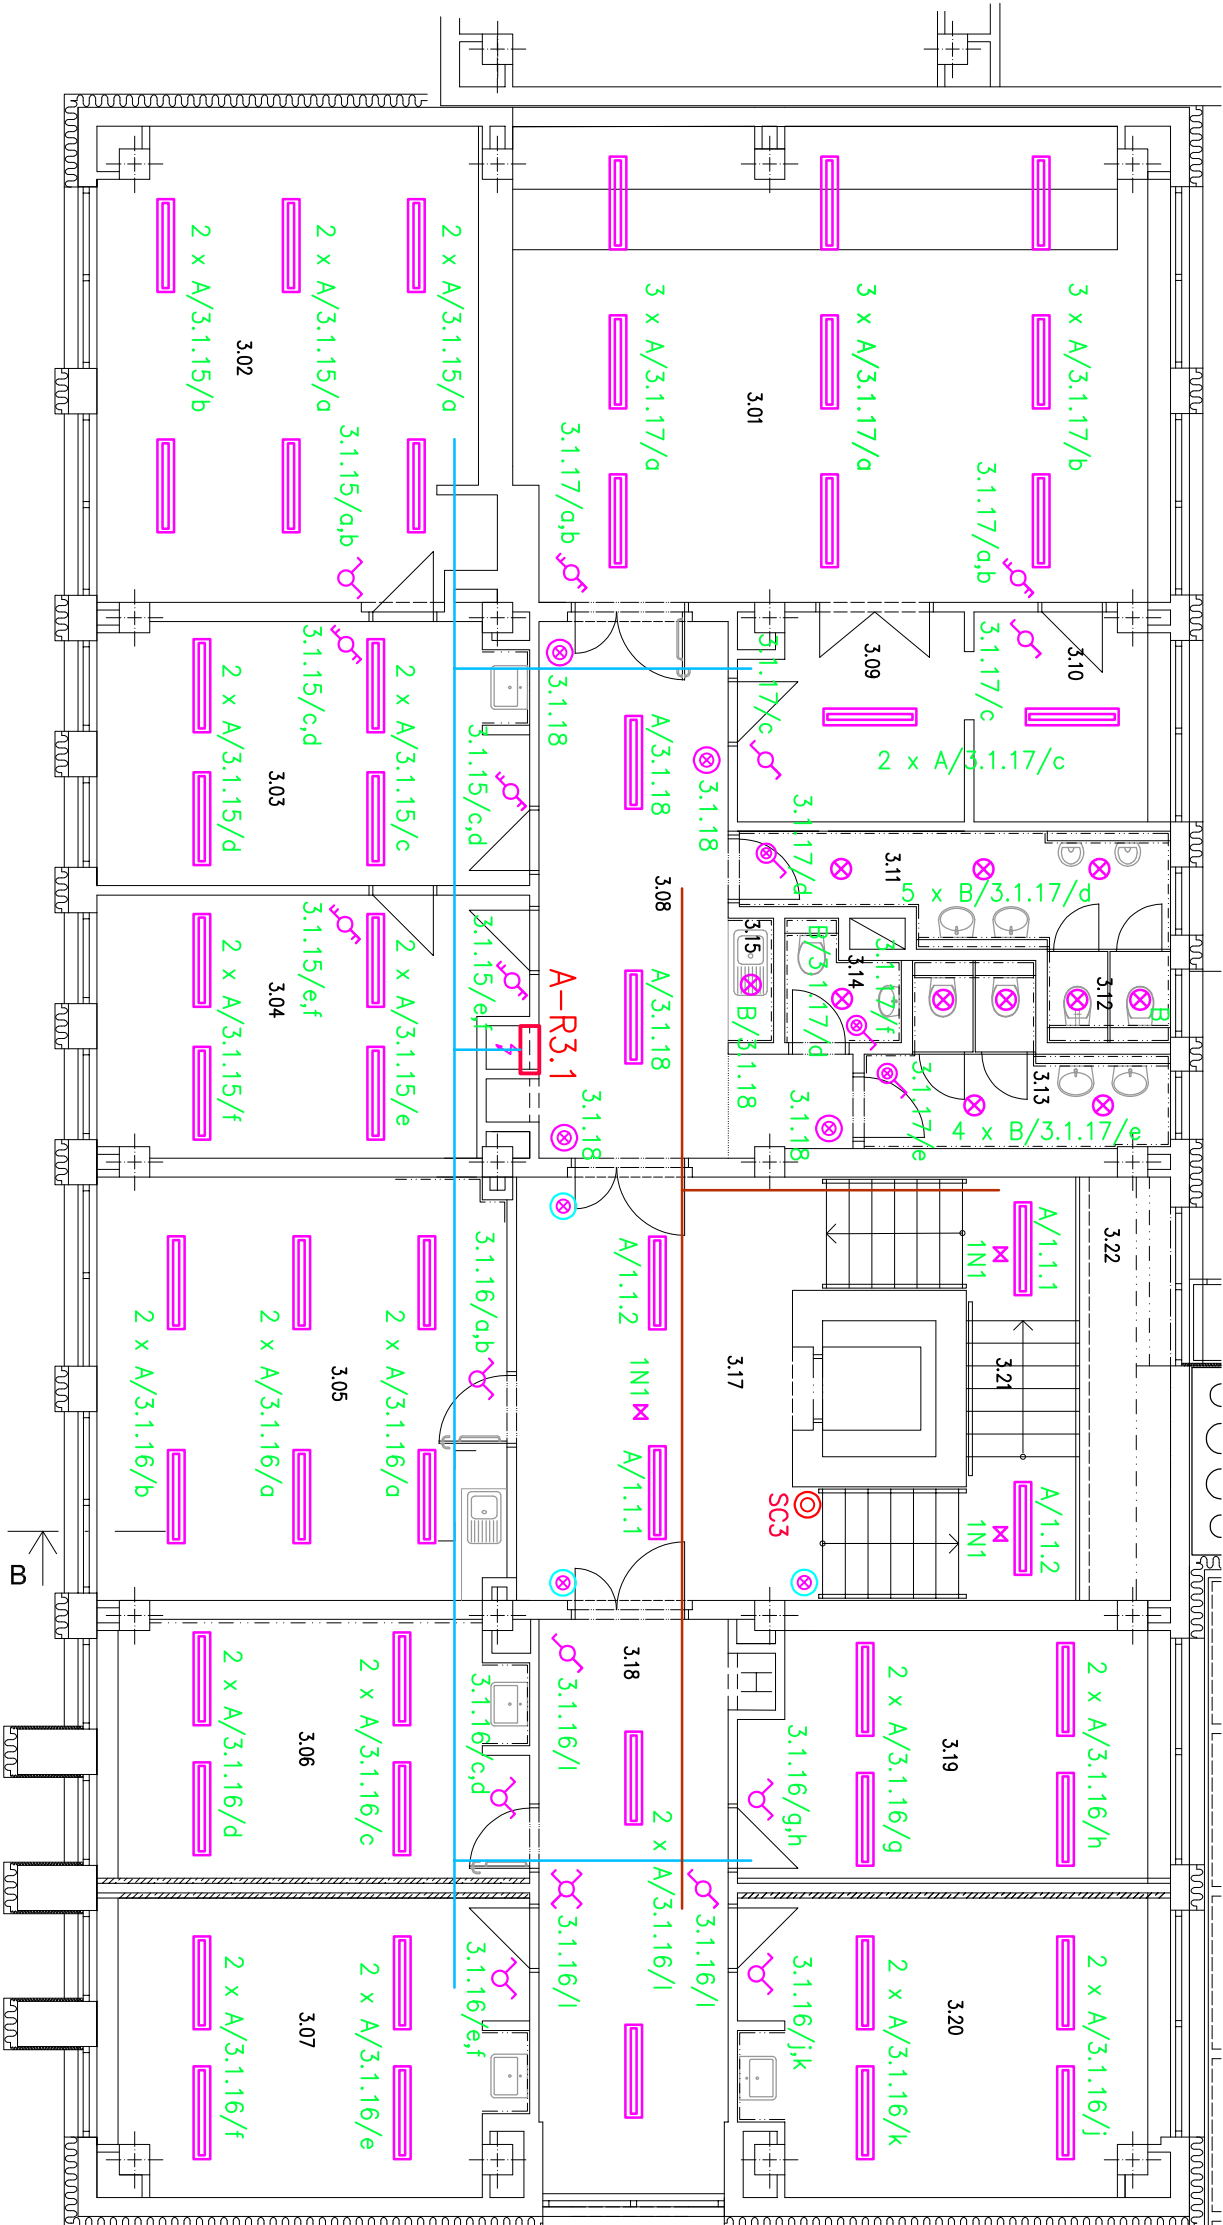

## LEGENDA ELEKTRICKÝCH ZAŘÍZENÍ

## A-R3.1

Rozvodnice pro elektroinstalaci v místnostech ZUŠ ve 3. NP budovy A

Domovní spínač zapuštěný, řazení 1, 230V/10A,

Domovní spínač zapuštěný, řazení 1So, 230V/10A

Domovní spínač zapuštěný, řazení 5, 230V/10A

Domovní spínač zapuštěný, řazení 7, 230V/10A

Domovní spínač zapuštěný, řazení 6, 230V/10A

Domovní spínač zapuštěný, řazení 6+6, 230V/10A

Domovní tlačítkový ovladač zapuštěný 230V, řazení 1/050, 230V/10A

Долговинни изданац записицељ збој, иззем / 100, збој / 100, про спинали обвешени чинио

krvť spínáče v červené barvě a s popisovým polem

## Hlavní trasy ostatních elektroinstalčních rozvodů



Hlavní trasy bezhalogenových silových kabelů kategorie B2ca,s1,d1 s funkční odolností při požáru


SVÍTIDLA

Prisazene LED svitidlo MODUS G1RMKN4V1/700ND, 33W, 4000K, IP40

Vestavné kruhové LED svítidlo MODUS do podhledů, SPMN2000KN4/E190/ND, 19W, 4000K, IP54

Nouzové přisazené svítidlo LOVATO s vlastním zdrojem, LV3N/O/2W/B/1/SE/X/WH, 2W, 6000K, IP20

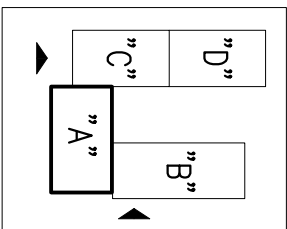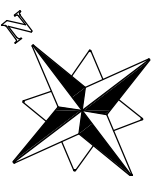

AKCE/PROJECT <b>ENERGETICKÉ ÚSPORY BUDOVY ZUŠ ROKYCANY</b>		ZPRACOVATEL/DESIGNER  <b>GREENTHERM CAD s.r.o.</b> K PAPIŘNĚ 172/26, 312 00 PLZEŇ tel.: +420 377 416 625 www.greenthermcad.com		AUTORIZACE/AUTHORIZATION	
MÍSTO STAVBY/LOCATION Jiráškova 181, 337 01 Rokycany		INVESTOR/DEVELOPER Základní umělecká škola Rokycany, Jiráškova 181, 337 01		PARÉ/COPY	
REVIZE/REVISION		HP/CHIEF DESIGN ENGINEER		PODPIS/SIGNATURE	
ČÍSLO NUMBER	PŘEDMĚT REVIZE SCOPE OF REVISION	DATUM DATE	ING. VÁCLAV KEBRLÉ PROJEKTANT/DESIGNED BY		PODPIS/SIGNATURE
			ING. VÁCLAV KEBRLÉ KONTROLOVAL/CHECKED BY		PODPIS/SIGNATURE
			ING. VÁCLAV KEBRLÉ OBSAH/TITLE		
STUPEŇ PD/DESIGN STAGE DOKUMENTACE PRO PROVÁDĚNÍ STAVBY ČÁST/PART TECHNICKÁ PROSTŘEDÍ STAVBY (TPS) ELEKTROINSTALACE - SILNOPROUD		3.NP - ELEKTRICKÉ OSVĚTLENÍ		FORMÁT/PAPER FORMAT A3	
OBJEKT/OBJECT BUDOVA "A"		DATUM/DATE 8/2025		MĚŘÍTKO/SCALE 1:100	
		ČÍSLO AKCE/PROJECT No. 24 2604		POŘ. ČÍSLO/SERIAL No. D.1.2.6.2.18	