
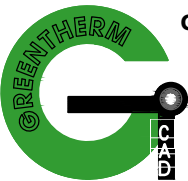
 
 
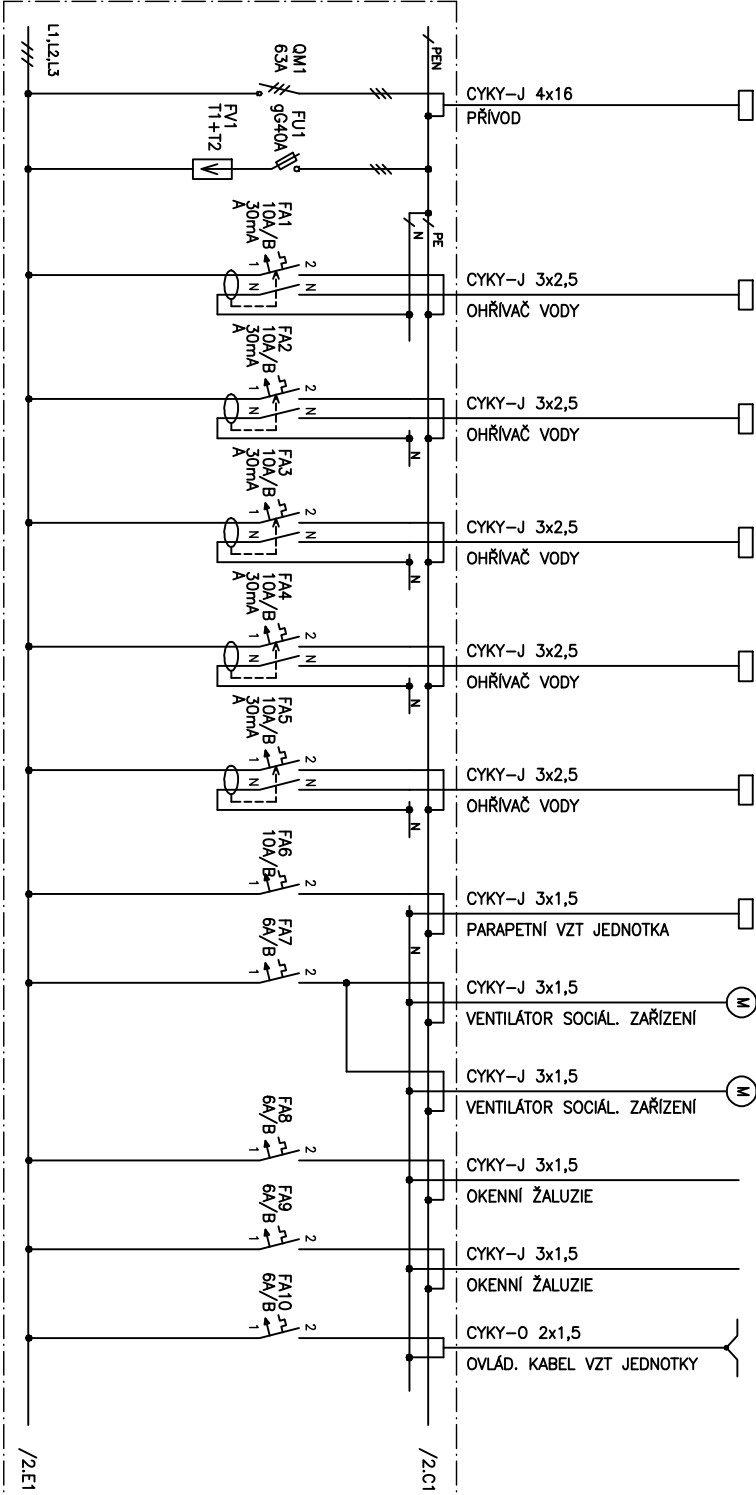


AKCE/PROJECT						
ENERGETICKÉ ÚSPORY BUDOVY ZUŠ ROKYCANY						
			ZPRACOVATEL/DESIGNER  GREENTHERM CAD s.r.o. K PAPÍRNĚ 172/26, 312 00 PLZEŇ tel.: +420 377 416 625 www.greenthermcad.com		AUTORIZACE/AUTHORIZATION	
MÍSTO STAVBY/LOCATION			INVESTOR/DEVELOPER			
Jiráskova 181, 337 01 Rokycany			Základní umělecká škola Rokycany, Jiráskova 181, 337 01			
REVIZE/REVISION			HIP/CHIEF DESIGN ENGINEER		PODPIS/SIGNATURE	
ČÍSLO	PŘEDMĚT REVIZE	DATUM	ING. VÁCLAV KEBRLE			
NUMBER	SCOPE OF REVISION	DATE	PROJEKTANT/DESIGNED BY			
			ING. VÁCLAV KEBRLE			
			KONTROLOVAL/CHECKED BY			
			ING. VÁCLAV KEBRLE		PODPIS/SIGNATURE	
STUPĚŇ PD/DESIGN STAGE			OBSAH/TITLE			PARÉ/COPY 
DOKUMENTACE PRO PROVÁDĚNÍ STAVBY			ROZVODNICE A-R2.1			
ČÁST/PART						
TECHNIKA PROSTŘEDÍ STAVEB (TPS)						
DÍLČÍ ČÁST/PARTIAL SECTION			DATUM/DATE	MĚŘÍTKO/SCALE	FORMÁT/PAPER FORMAT	
ELEKTROINSTALACE - SILNOPROUD			12/2025	-	A4	
OBJEKT/OBJECT			ČÍSLO AKCE/PROJECT No.	ARCH. ČÍSLO/DRAWING No.	POŘ. ČÍSLO/SERIAL No.	
BUDOVA "A"				24 2604	D.1.2.6.2. 32	

Číslo místnosti, nebo název místnosti	1.02b	2.02	2.06	2.07	2.14	2.18	2.02	2.11	2.13	2.01	2.17	2.01	2.03	2.17
Průkon (kW)		1,5	1,5		2,0	1,5	0,44			2,08	2,07	2,05	2,06	2,10
Číslo obvodu nebo označení spotřebiče	A-RH	A-EB2.1	A-EB2.2	A-EB2.3	A-EB2.4	A-EB2.5	A-VZT2	A-MV2.1	A-MV2.2	OZ2.3	OZ2.4	A-BA2.1 A-BA2.3 A-BA2.5	A-BA2.2 A-BA2.4 A-BA2.6	A-BA2.7




ROZVODNICE A-R2.1

MINIMÁLNÍ POČET MODULŮ VČETNĚ PROSTOROVÉ REZERVY: 72 MODULŮ
KRÝTÍ IP30, PO OTEVŘENÍ DVEŘÍ IP20
PŘÍVOD A VÝVODY HOREM
VŠECHNY NAVRŽENÉ PŘÍSTROJE S MINIMÁLNÍ ZKRATOVOU ODOLNOSTÍ 6 kA

Napětová soustava: 3NPE AC, 50Hz, 400/230V, TN-C-S
Ochrana před nebezpečným dotykem neživých částí podle
ČSN 33 2000-4-41:
– základní: automatickým odpojením od zdroje
– doplňková: proudovým chránič

STAVBA:	ENERGETICKÉ ÚSPORY BUDOVY ZUŠ ROKYCANY	Příloha :	Listů :	List :
Název :	ELEKTROINSTALACE – SILNOPROUD			
	ROZVODNICE A-R2.1			
		D.1.2.6.2.32	3	1

Číslo místnosti, nebo název místnosti	2.01	2.01	2.02	2.03	2.04	2.05	2.06	2.07	2.08	2.09	2.10	2.19 2.26	2.17 2.18
Príkaz (kW)													
Číslo obvodu nebo označení spotřebiče	2.1.1	2.1.2	2.1.3	2.1.4	2.1.5	2.1.6	2.1.7	2.1.8	2.1.9	2.1.10	2.1.11	2.1.12	2.1.13

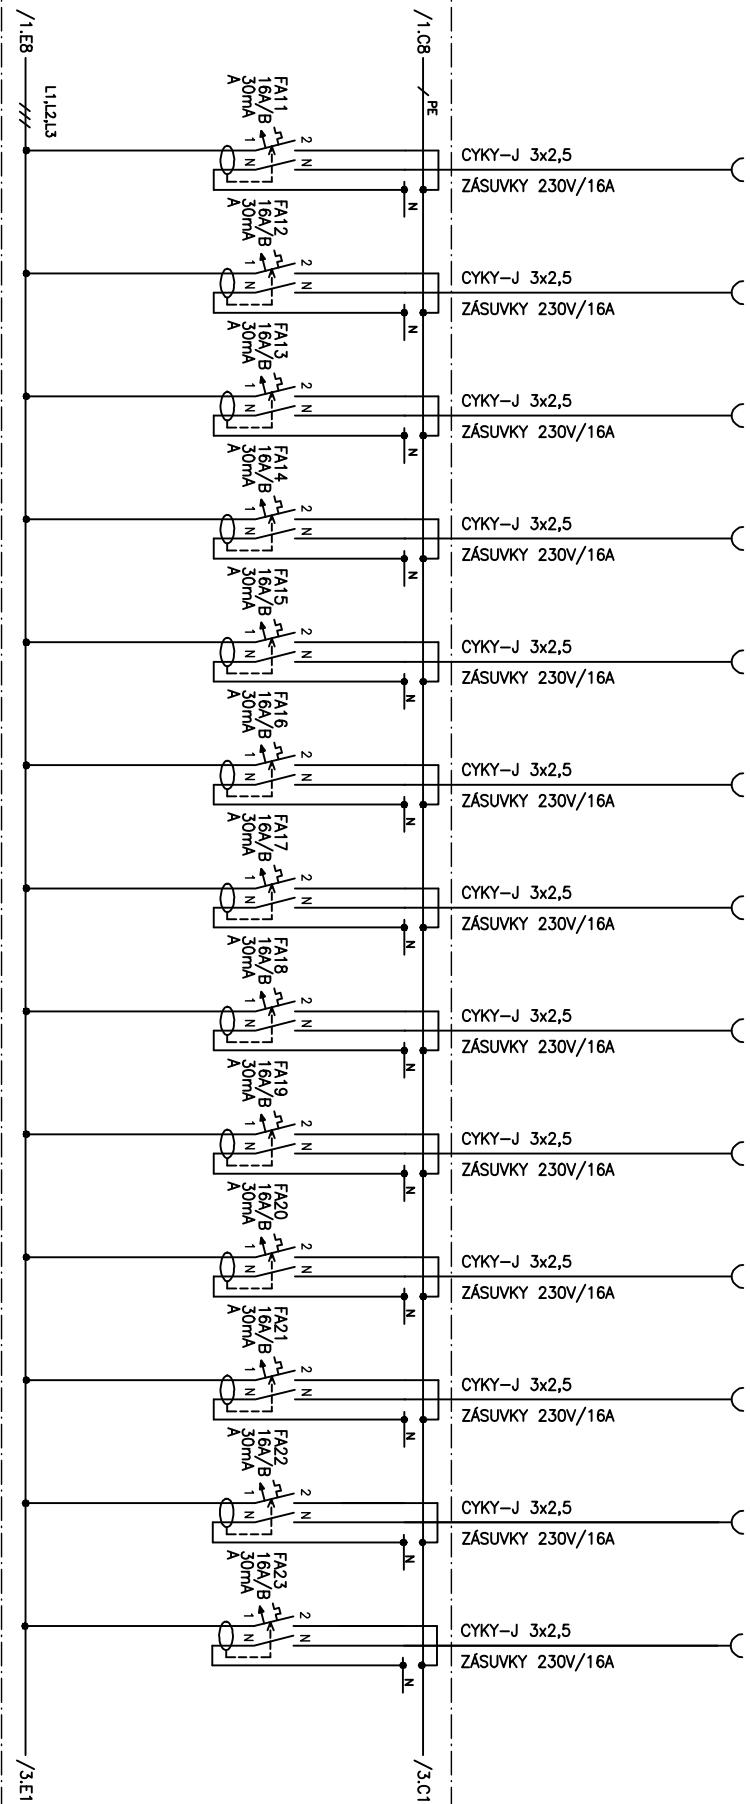

STAVBA: ENERGETICKÉ ÚSPORY BUDOVY ZUŠ ROKYCANY

Název : ELEKTROINSTALACE – SILNOPROUD

ROZVODNICE A–R2.1

Priloha :

D.1.2.6.2.32


Listů :

3

List :

2

Číslo místnosti, nebo název místnosti	2.01 2.02	2.04 až 2.07	2.08 až 2.14	2.19	2.19	2.20	2.22
	2.03 2.25, 2.26	2.17, 2.18					
Příkon (kW)							
Číslo obvodu nebo označení spotřebiče	2.1.14	2.1.15	2.1.16	2.1.17	2.1.17	A-ED2.1	A-ED2.2

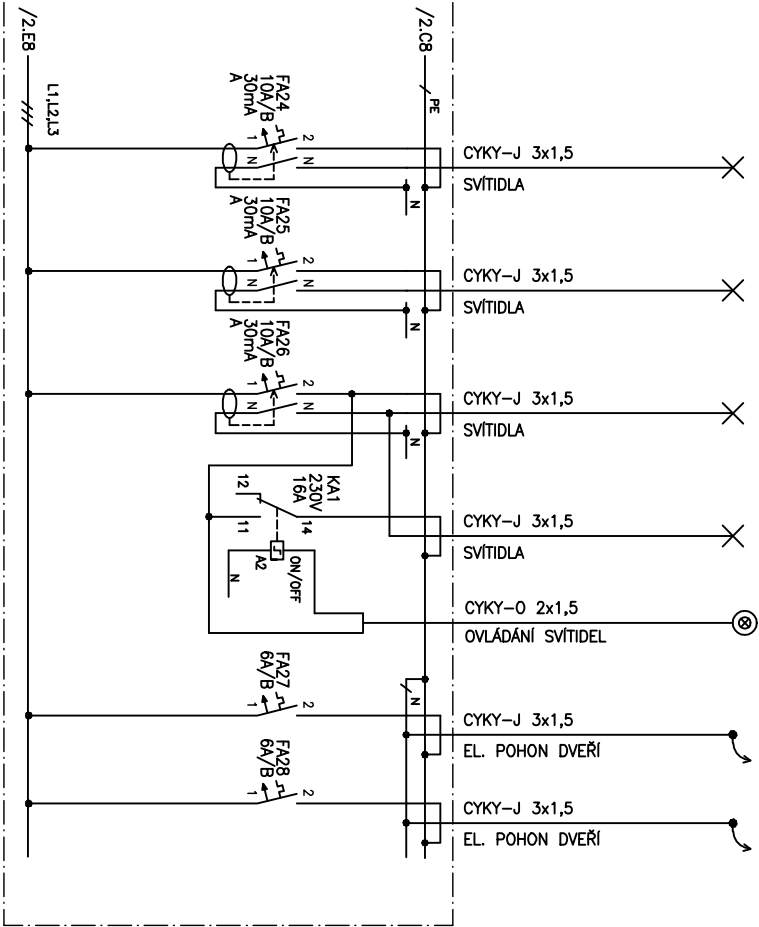

STAVBA:	ENERGETICKÉ ÚSPORY BUDOVY ZUŠ ROKYCANY					Příloha :	Listů :	List :
Název : ELEKTROINSTALACE – SILNOPROUD					D.1.2.6.2.32			3
ROZVODNICE A–R2.1								3