

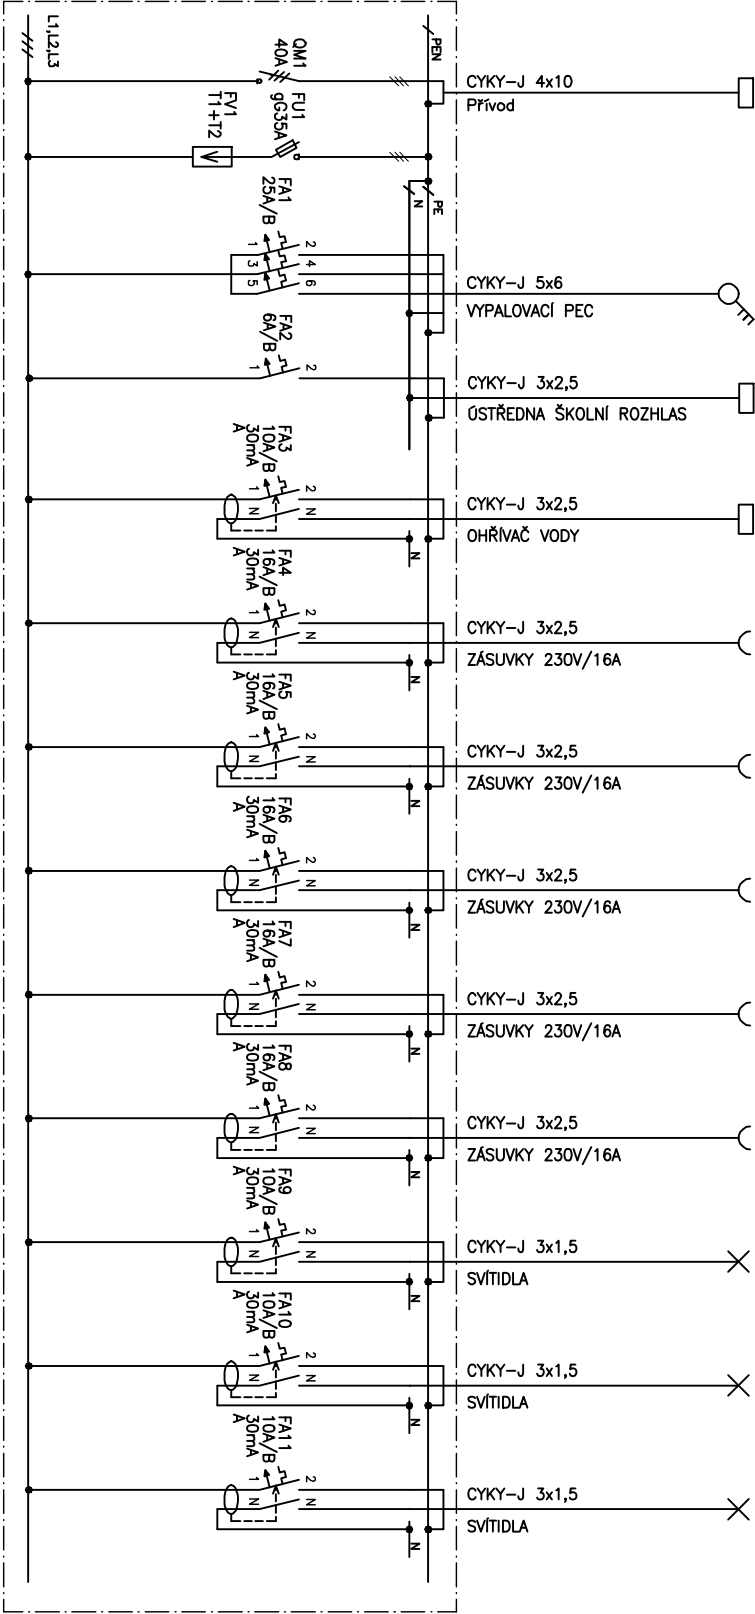


AKCE/PROJECT						ENERGETICKÉ ÚSPORY BUDOVY ZUŠ ROKYCANY					
				ZPRACOVATEL/DESIGNER  <b>GREENTHERM CAD s.r.o.</b> K PAPÍRNĚ 172/26, 312 00 PLZEŇ tel.: +420 377 416 625 www.greenthermcad.com				AUTORIZACE/AUTHORIZATION			
MÍSTO STAVBY/LOCATION				INVESTOR/DEVELOPER							
Jiráskova 181, 337 01 Rokycany				Základní umělecká škola Rokycany, Jiráskova 181, 337 01							
REVIZE/REVISION				HÍP/CHIEF DESIGN ENGINEER				PODPIS/SIGNATURE			
ČÍSLO	PŘEDMĚT REVIZE	DATUM	ING. VÁCLAV KEBRLE				PODPIS/SIGNATURE				
NUMBER	SCOPE OF REVISION	DATE	PROJEKTANT/DESIGNED BY				PODPIS/SIGNATURE				
			ING. VÁCLAV KEBRLE				PODPIS/SIGNATURE				
			KONTROLOVAL/CHECKED BY				PODPIS/SIGNATURE				
			ING. VÁCLAV KEBRLE				PODPIS/SIGNATURE				
STUPEŇ PD/DESIGN STAGE				OBSAH/TITLE				PARE/COPY			
DOKUMENTACE PRO PROVÁDĚNÍ STAVBY				ROZVODNICE B-R1.3							
ČÁST/PART				TECHNIKA PROSTŘEDÍ STAVEB (TPS)							
DÍLČÍ ČÁST/PARTIAL SECTION				DATUM/DATE		MĚŘÍTKO/SCALE		FORMÁT/PAPER FORMAT			
ELEKTROINSTALACE - SILNOPROUD				12/2025		-		A4			
OBJEKT/OBJECT				ČÍSLO AKCE/PROJECT No.		ARCH. ČÍSLO/DRAWING No.		POŘ. ČÍSLO/SERIAL No.			
BUDOVA "B"						24 2604		D.1.2.6.2. 40			

Číslo místnosti nebo název místnosti	1.01	1.26	1.12b	1.26	1.03b 1.02, 1.01	1.26	1.04 1.05, 1.07	1.06	1.12a, 1.12b	1.03b 1.02, 1.01	1.27, 1.28, 1.29	1.12a, 1.12b
Příkon (kW)		11										
Číslo obvodu nebo označení spotřebiče	B-RH	QVP	B-RR	B-EB1.4	1.3.1	1.3.2	1.3.3	1.3.4	1.3.5	1.3.6	1.3.7	1.3.8



**ROZVODNICE B-R1.3**

OCELOPLECHOVÁ NEBO PLASTOVÁ NASTĚNNÁ MODULOVÁ ROZVODNICE S DVĚŘKY  
MINIMÁLNÍ POČET MODULŮ VČETNĚ PROSTOROVÉ REZERY: 36 MODULŮ  
KRYTÍ IP30, PO OTEVŘENÍ DVEŘÍ IP20  
PŘÍVOD A VÝVODY HOREM  
VŠECHNY NAVRŽENÉ PŘÍSTROJE S MINIMÁLNÍ ZKRATOVOU ODOLNOSTÍ 6 kA

Napěťová soustava: 3NPE AC, 50Hz, 400/230V, TN-C-S  
Ochrana před nebezpečným dotykem neživých částí podle  
ČSN 33 2000-4-41:  
– základní: automatickým odpojením od zdroje  
– doplňková: proudovými chráničmi

STAVBA:	ENERGETICKÉ ÚSPORY BUDOVY ZUŠ ROKYCANY	Příloha :	1	1
Název :	ELEKTROINSTALACE – SILNOPROUD			
	ROZVODNICE B-R1.3	D.1.2.6.2.40	1	1