
 
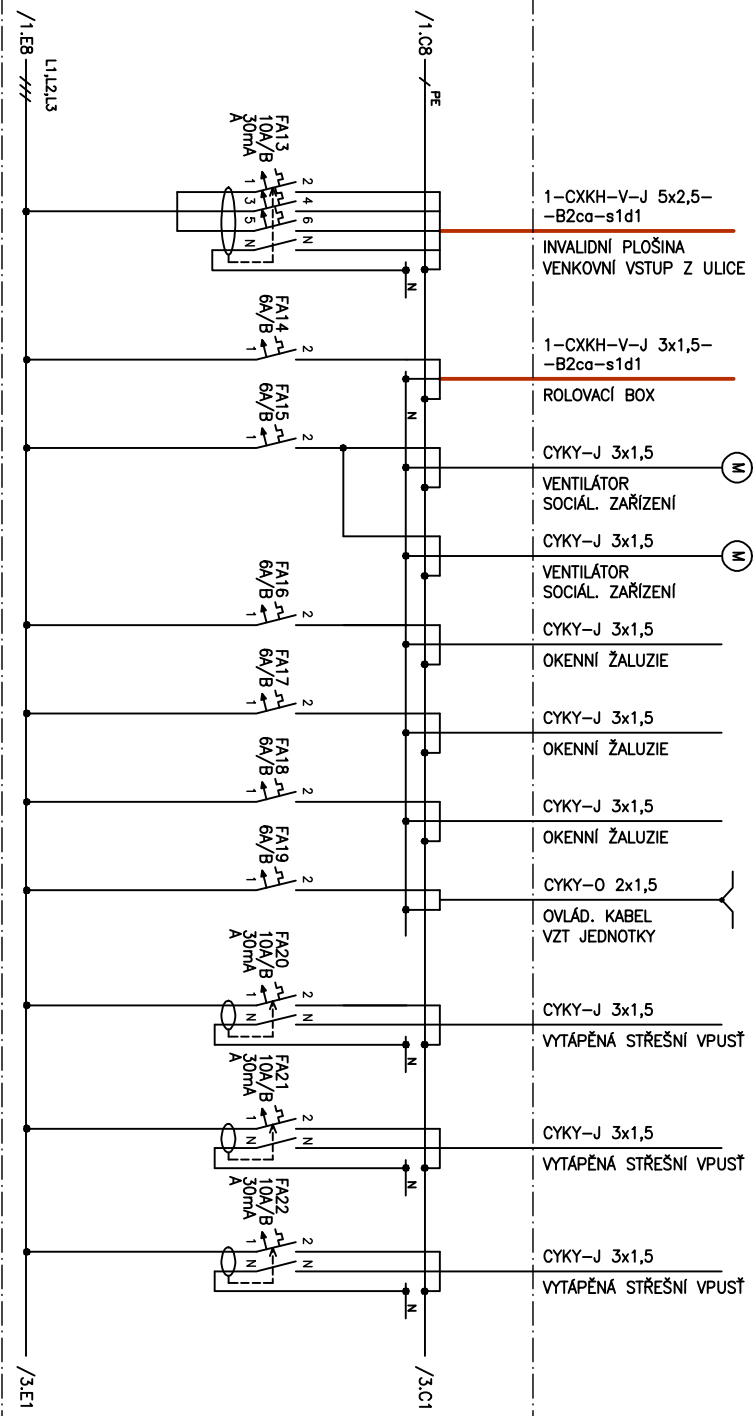


AKCE/PROJECT							ENERGETICKÉ ÚSPORY BUDOVY ZUŠ ROKYCANY						
				ZPRACOVATEL/DESIGNER  <b>GREENTHERM CAD s.r.o.</b> K PAPÍRNĚ 172/26, 312 00 PLZEŇ tel.: +420 377 416 625 www.greenthermcad.com				AUTORIZACE/AUTHORIZATION					
MÍSTO STAVBY/LOCATION				INVESTOR/DEVELOPER									
Jiráskova 181, 337 01 Rokycany				Základní umělecká škola Rokycany, Jiráskova 181, 337 01									
REVIZE/REVISION				HIP/CHIEF DESIGN ENGINEER				PODPIS/SIGNATURE					
ČÍSLO	PŘEDMĚT REVIZE	DATUM		ING. VÁCLAV KEBRLE									
NUMBER	SCOPE OF REVISION	DATE		PROJEKTANT/DESIGNED BY				PODPIS/SIGNATURE					
				ING. VÁCLAV KEBRLE									
				KONTROLOVAL/CHECKED BY				PODPIS/SIGNATURE					
				ING. VÁCLAV KEBRLE									
STUPEŇ PD/DESIGN STAGE				OBSAH/TITLE				PÁŘE/COPY					
DOKUMENTACE PRO PROVÁDĚNÍ STAVBY				ROZVODNICE B-R2.1									
ČÁST/PART				DATUM/DATE				MĚŘÍTKO/SCALE		FORMÁT/PAPER FORMAT			
TECHNIKA PROSTŘEDÍ STAVEB (TPS)				12/2025				-		A4			
DÍLČÍ ČÁST/PARTIAL SECTION				ČÍSLO AKCE/PROJECT No.				ARCH. ČÍSLO/DRAWING No.		POŘ. ČÍSLO/SERIAL No.			
ELEKTROINSTALACE - SILNOPROUD								24 2604		D.1.2.6.2. 41			
OBJEKT/OBJECT				BUDOVA "B"									



Číslo miestnosti alebo názov miestnosti										
Príkaz (kW)	0,75	2,11	2,09a	2,07	2,01	2,01	2,12	2,12	STŘECHA	STŘECHA
Číslo obvodu alebo označení spotrebiče	B-EN2.2	ROL2.1	B-M2.1	B-M2.2	022.2	022.4	022.3	022.6	B-BA2.1	B-SV1
									B-SV2	B-SV3




STAVBA:	ENERGETICKÉ ÚSPORY BUDOVY ZUŠ ROKYCANÝ	Príloha :		Listů :	3	List :	2
Název :	ELEKTRONINSTALACE – SILNOPROUD						
	ROZVODNICE B-R2.1						

D.1.2.6.2.41

3

2

Číslo místnosti nebo název místnosti	2.05 až 2.10 2.09a 3.01	2.03 VENKOVNÍ VSTUP	2.04 2.02	2.01	2.12	2.12	2.11	2.11	2.11	2.11	2.02	2.11	2.11		
Příkon (kW)															
Číslo obvodu nebo označení spotřebiče	2.1.9	2.1.10	2.1.11	2.1.12	2.1.13	2.1.14	2.1.15	2.1.15	1N1	B-ED2.1	B-ED2.2	B-ED2.3	B-ED2.4	B-ED2.5	B-ED2.6

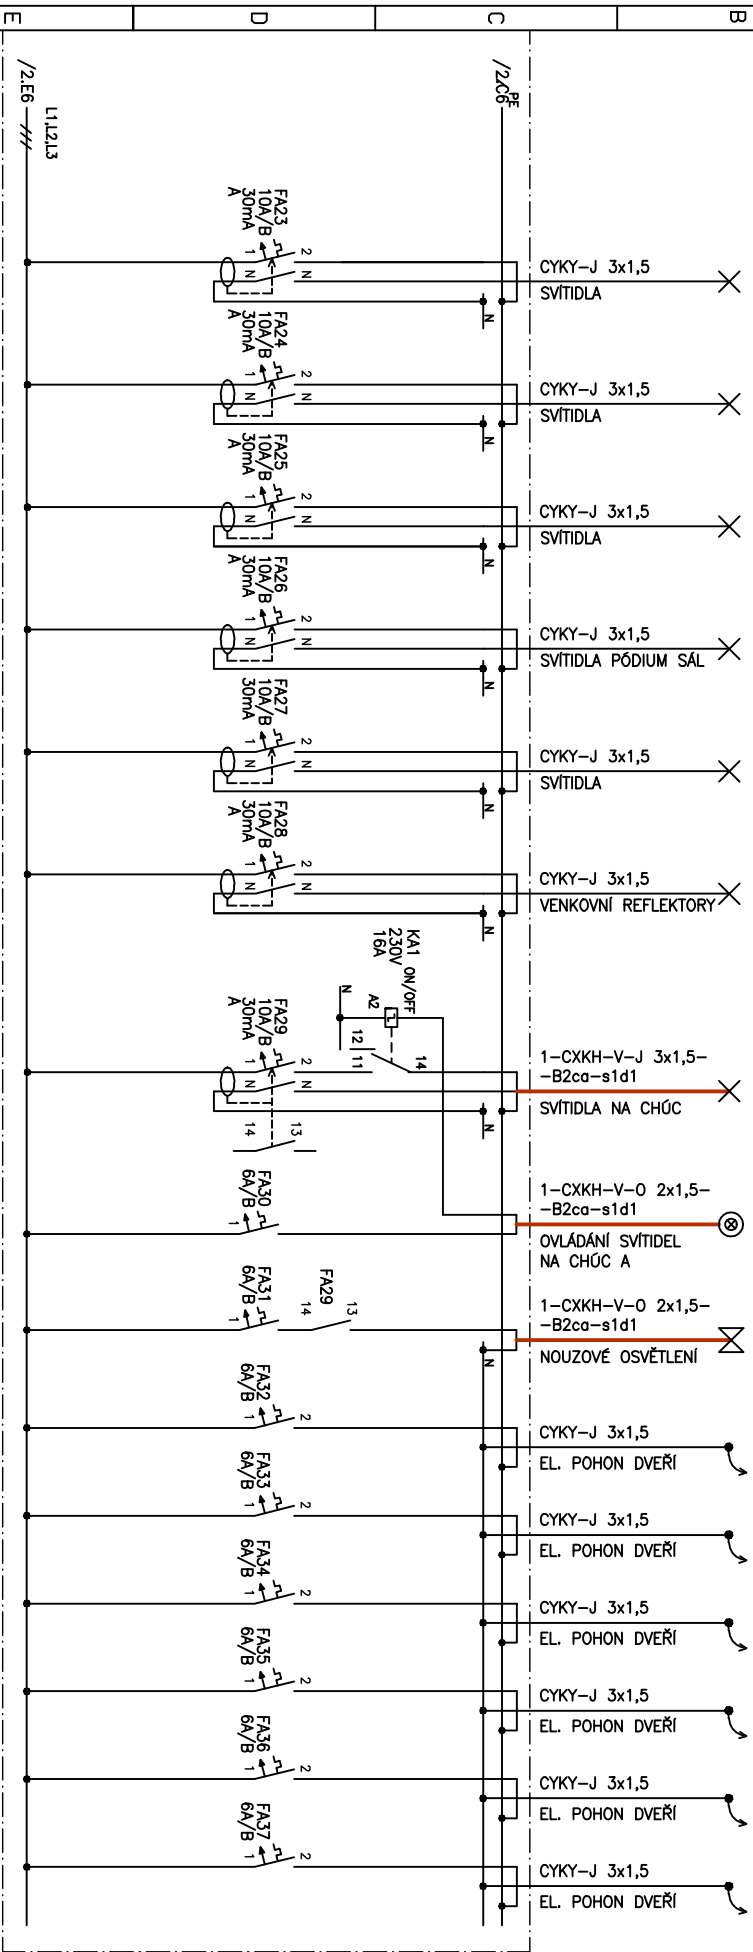

STAVBA: ENERGETICKÉ ÚSPORY BUDOVY ZUŠ ROKYCANY  
Název : ELEKTROINSTALACE – SILNOPROUD

ROZVODNICE B-R2.1

D.1.2.6.2.41

3

3