
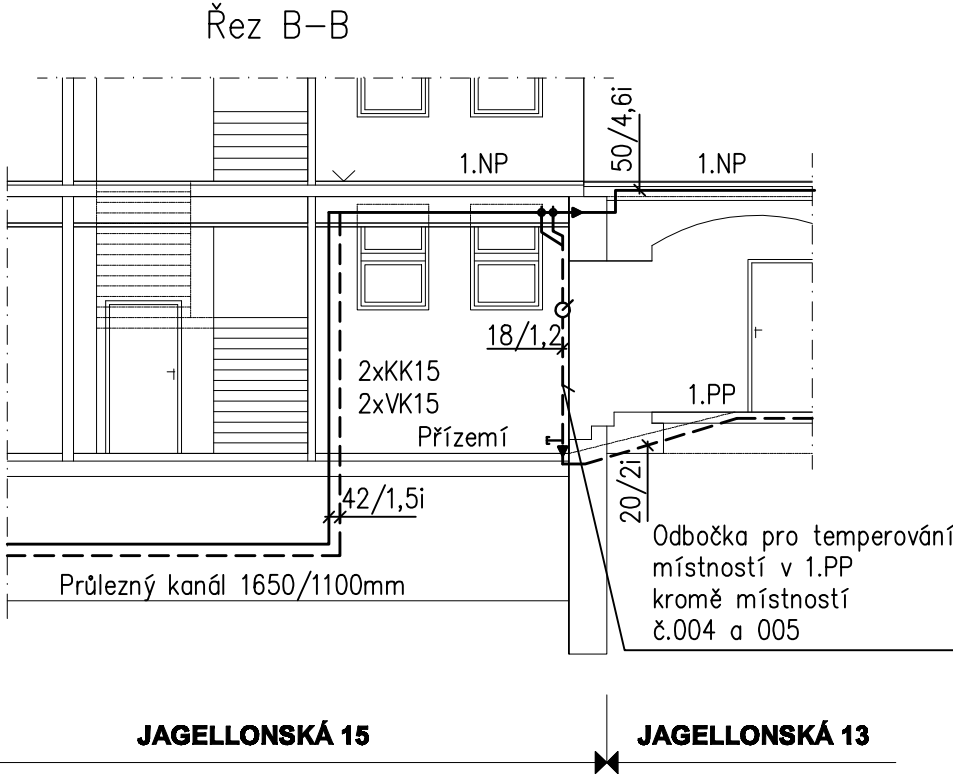
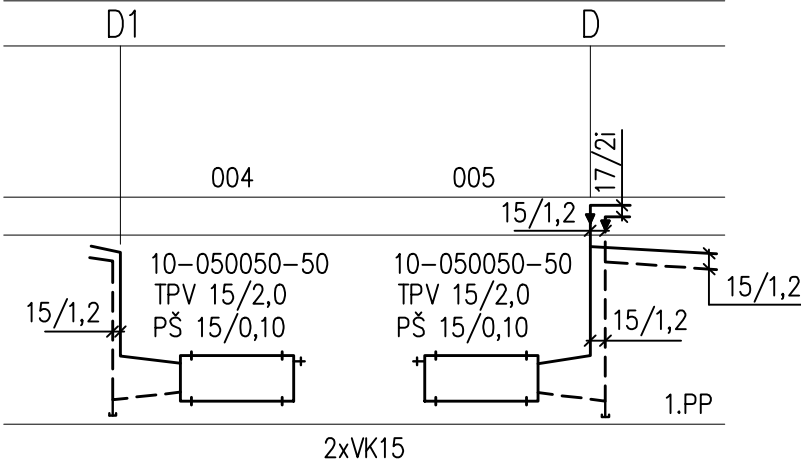


PŮDORYS 1.PP

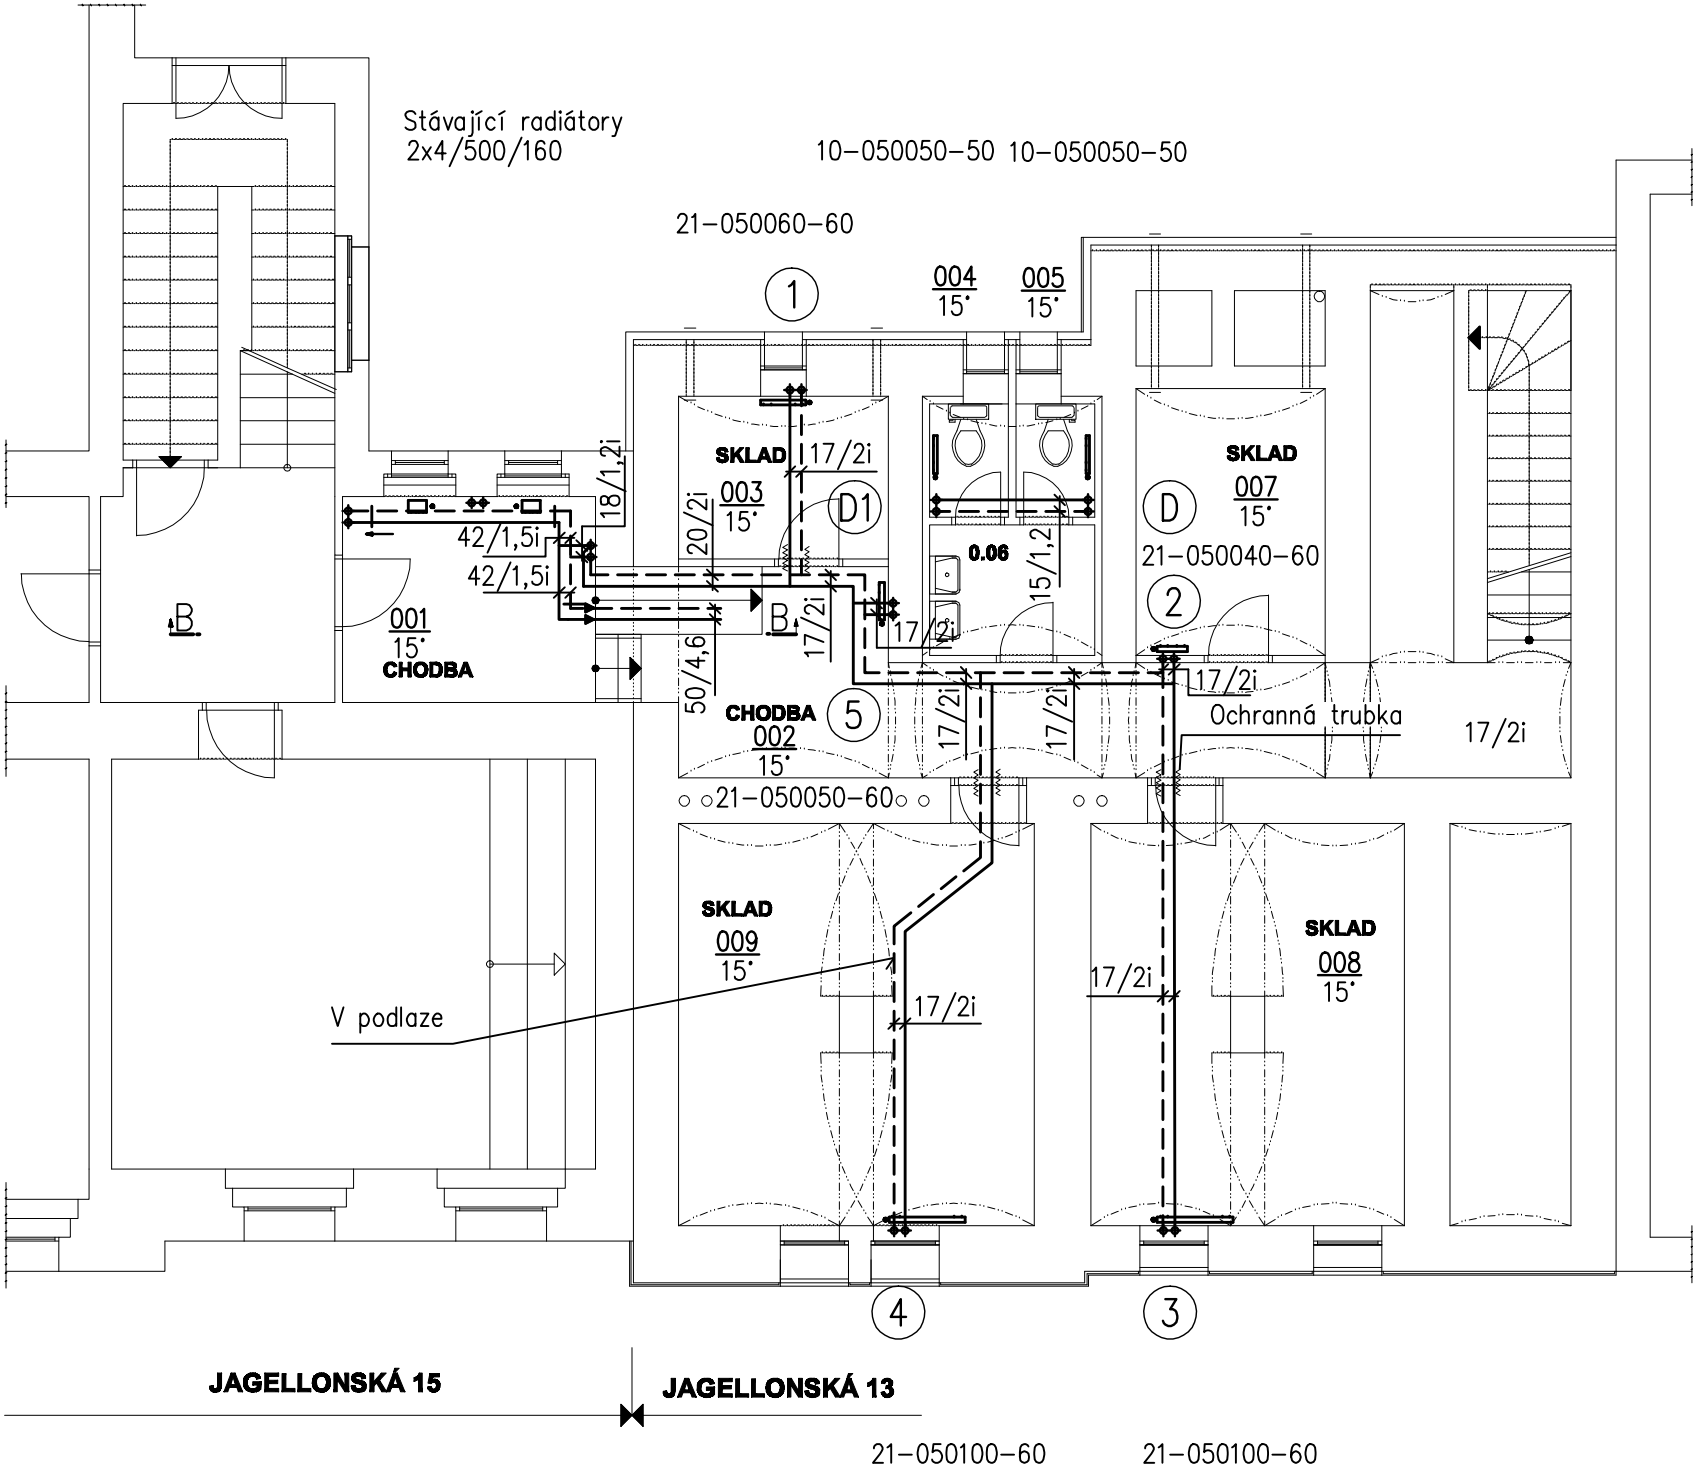

POZNÁMKA

1. PV 15 – radiátorový ventil dvojregulační přímý 2 ks
2. PŠ 15 – radiátorové šroubení regulační s vypouštěním přímé 2 ks
3. T – termostatická hlavice 2 ks
4. 1.0 . . . 6,0 trvalý stupeň nastavení radiátorových ventilů
5. 0,10 trvalý stupeň nastavení radiátorových šroubení

Ved.projektant	Zodp.projektant	Vypracoval		
Luboš Beneda	Petr Tauber			
Investor Plzeňský kraj, Škroupova 1760/18, 306 13 Plzeň				
REKONSTRUKCE OBJEKTU KÚPK JAGELLONSKÁ 13 PLZEŇ Zařízení pro vytápění staveb			Formát	2 A4
			Datum	05/2013
			Stupeň	RDS
			Zak.číslo	13/19
Půdorys 1.PP			Měřítko 1:100	Č.výkresu 3