



PŮDORYS 3.N.P., 1:100

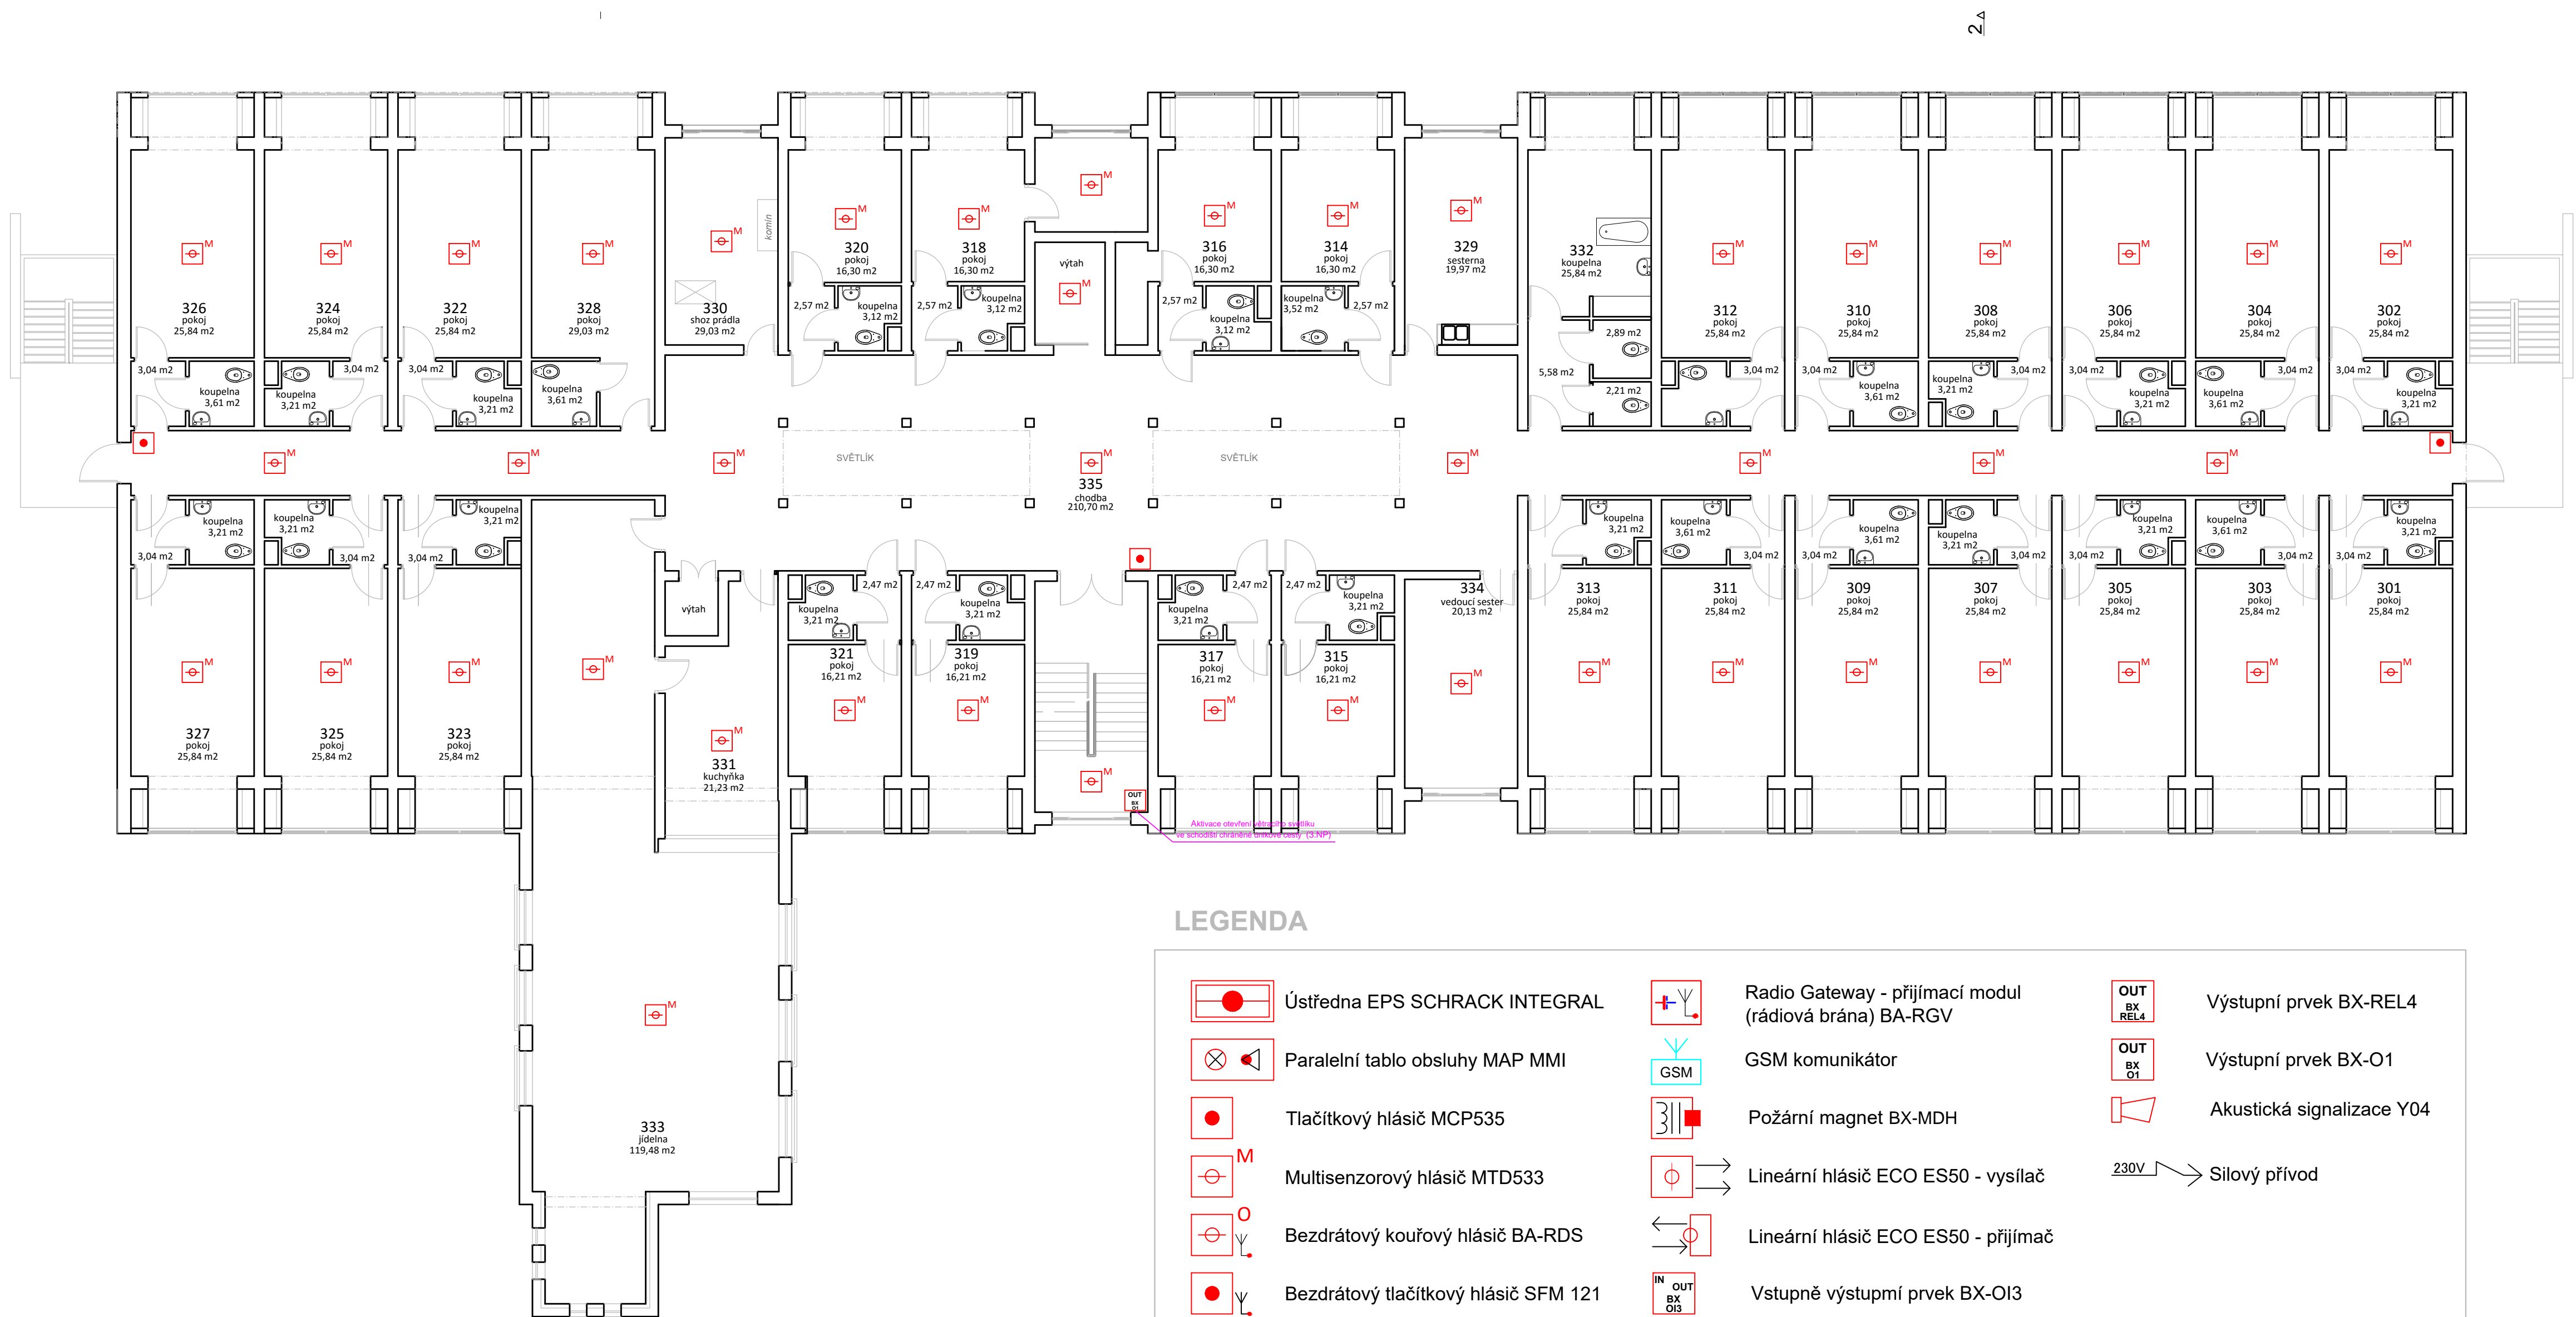

LEGENDA

- Ústředna EPS SCHRACK INTEGRAL
- Paralelní tablo obsluhy MAP MMI
- Tlačítkový hlásič MCP535
- Multisenzorový hlásič MTD533
- Bezdrátový kouřový hlásič BA-RDS
- Bezdrátový tlačítkový hlásič SFM 121
- Radio Gateway - přijímací modul (rádiová brána) BA-RGV
- GSM komunikátor
- Požární magnet BX-MDH
- Lineární hlásič ECO ES50 - vysílač
- Lineární hlásič ECO ES50 - přijímač
- Vstupně výstupní prvek BX-OI3
- Výstupní prvek BX-REL4
- Výstupní prvek BX-O1
- Akustická signalizace Y04
- Silový přívod

PROJEKTANT PROFESE		VYPRACOVAL		
Zbyněk Fryč - ARET		Zbyněk Fryč		
Kotěrovská 5, 326 00 Plzeň		IČ: 13893084		
PROJEKTANT	ZETES PROJEKT s.r.o., Karafiátova 459, 339 01 Klatovy			Zbyněk Fryč - ARET Kotěrovská 5 326 00 Plzeň tel.: 377 240 330 email: aret@aret.info
INVESTOR	Dům seniorů Kdyně, Pod Korábem 669, 345 06 Kdyně			
MĚSTSKÝ ÚŘAD	Kdyně	STAVĚNÝ ÚŘAD	Kdyně	
NÁZEV AKCE	Dům seniorů Kdyně Elektrická požární signalizace			PROFESE D.14 D.2
OBSAH	Elektrická požární signalizace (EPS) - 3.NP			DATUM 04/2016
				STUPEŇ DSP
				Č. ZAKÁZKY 0020316-P
				MĚŘÍTKO 1:100