



Legenda místností	
Označení na výkresu	Účel místnosti
1.01	CHODBA
1.02	SCHODIŠTĚ
1.03	POKOJ STUDENTŮ
1.04	POKOJ STUDENTŮ
1.05	POKOJ STUDENTŮ
1.06	POKOJ STUDENTŮ
1.07	POKOJ STUDENTŮ
1.08	POKOJ STUDENTŮ
1.09	PŘEDSÍŇ IZOLACE
1.10	POKOJ IZOLACE
1.11	KOUPELNA + WC
1.12	UMÝVARNA–SPRCHY
1.13	ÚKLID,WC PERSONÁL
1.14	WC
1.15	PŘEDSÍŇ WC
1.16	POKOJ STUDENTŮ
1.17	POKOJ MÍSTNOSTI
1.18	POKOJ STUDENTŮ
1.19	STUDOVNA
1.20	ČAJOVÁ KUCHYŇ
1.21	PŘEDSÍŇ
1.22	KOUPELNA+WC
1.23	POKOJ VYCHOVATELŮ

DESKOVÉ TĚLESO

2x PŘIPOJOVACÍ TRUBKA G1/2"  
1x TRV – TERMOSTATICKÝ ROHOVÝ (PŘÍMÝ) VENTIL  
1x RŠU – ROHOVÉ (PŘÍMÉ) UZAVÍRATELNÉ ŠROUBENÍ  
1x MP – MOTORICKÝ POHON STÁVAJÍCÍ

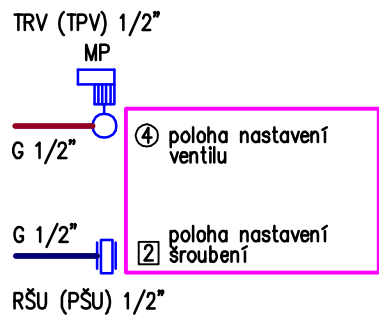

PŘI MONTÁŽI NUTNO OVĚŘIT POLOHU  
PŘÍVODNÍHO A VRATNÉHO STOUPACÍHO POTRUBÍ

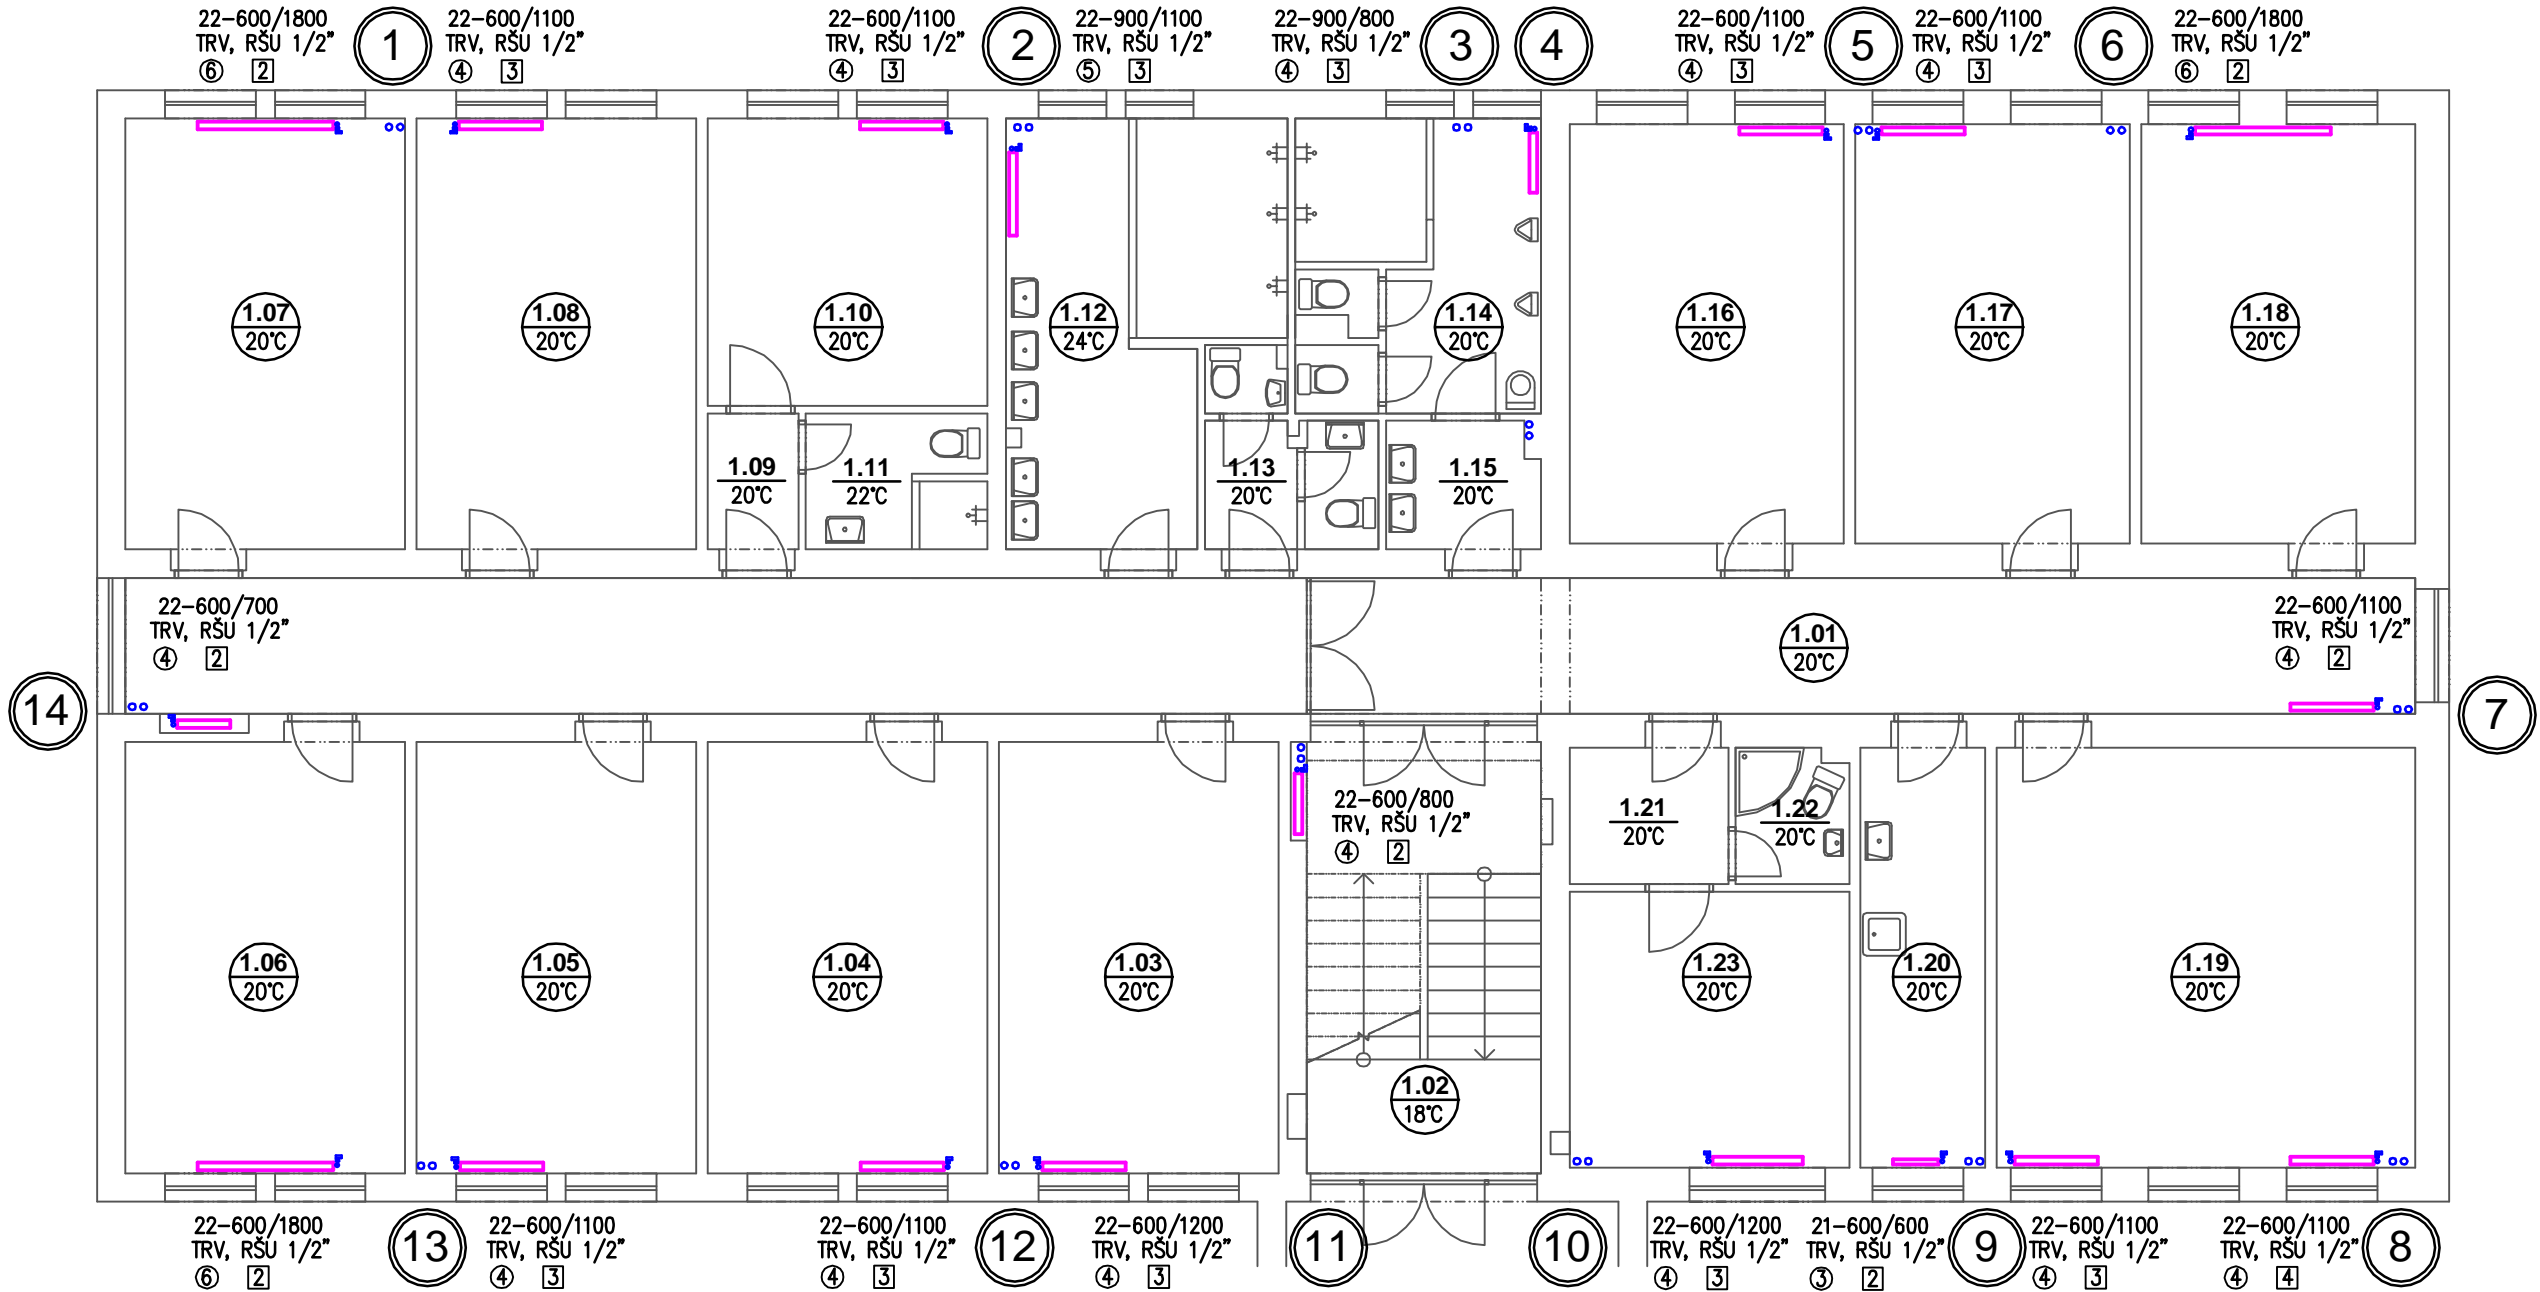

NÁZEV STAVBY		OPRAVA HAVARIJNÍHO STAVU A DOKUMENTACE OBJEKTU	
MÍSTO STAVBY		DOMOV MLÁDEŽE, ŠKOLNÍ 280, 331 01 PLASY	
GENERÁLNÍ PROJEKTANT		ČÍSLO ZAKÁZKY:	
<div></div> <div>AMMBRA PROJEKT s.r.o. Ravennská 320 Praha 10 109 00 IČ: 289 80 131 Tel: +420 295 560 549</div>		03/2016	
ZADAVATEL			
GYMNÁZIUM A STŘEDNÍ ODBORNÁ ŠKOLA PLASY, ŠKOLNÍ 280, 331 01 PLASY			
ODPOVĚDNÝ PROJEKTANT ING. JIŘÍ BABOR		AUTORIZACE	
HLAVNÍ INŽENÝR PROJEKTU ING. JANA HEŘMANOVÁ		PODPIS	
KRESLIL ING. JIŘÍ BABOR		PODPIS 	
1–ČÁST ÚSTŘEDNÍ VYTÁPĚNÍ - VÝMĚNA OTOPNÝCH TĚLES			
4–NÁZEV VÝKRESU/PŘÍLOHY/DÍLČÍ ČLENĚNÍ PŮDORYS 1.NP			
DATUM 20.6.2016	4–ČÍSLO VÝKRESU DÍLČÍHO ČLENĚNÍ C.1.3.3 - 3	PARÉ	
MĚŘÍTKO 1:100	STUPEŇ DOKUMENTACE DPP		