


Napojení topných těles

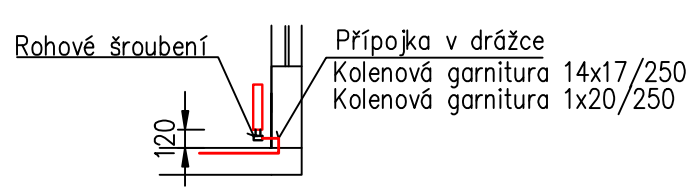

TABULKA MÍSTNOSTÍ 2.NP

C.M.	NÁZEV MÍSTNOSTI
201	SCHODIŠTĚ
202	CHODBA
203	WC PŘEDSÍŇ UČITELE
204	WC KABINA UČITELE
205	ÚKLID
206	WC PŘEDSÍŇ DÍVKY
207	WC KABINA DÍVKY
208	WC KABINA DÍVKY
209	WC PŘEDSÍŇ HOŠÍ
210	WC KABINA HOŠÍ
211	WC HOŠÍ
212	KMENOVÁ UČEBNA-U2.2
213	KABINET-K2.2
214	KMENOVÁ UČEBNA-U2.1
215	KABINET-K2.1

Zařízení pro vytápění staveb

Ved.projektant	Zodp.projektant	Vypracoval		
Luboš Beneda	Petr Tauber			
Investor STŘEDNÍ ODBORNÉ UČILIŠTĚ ELEKTROTECHNICKÉ, VEJPRNICKÁ 56, 318 00 PLZEŇ				
II ETAPA ROZVOJE SPORTOVNÍHO GYMNÁZIA – PŘÍSTAVBA PAVILONU "D"			Formát	4xA4
			Datum	05/2017
			Stupeň	DPS
			Zak.číslo	17/12
Půdorys 2.NP			Měřítko 1: 100	Č.výkresu 3