


PŮDORYS 2.NP

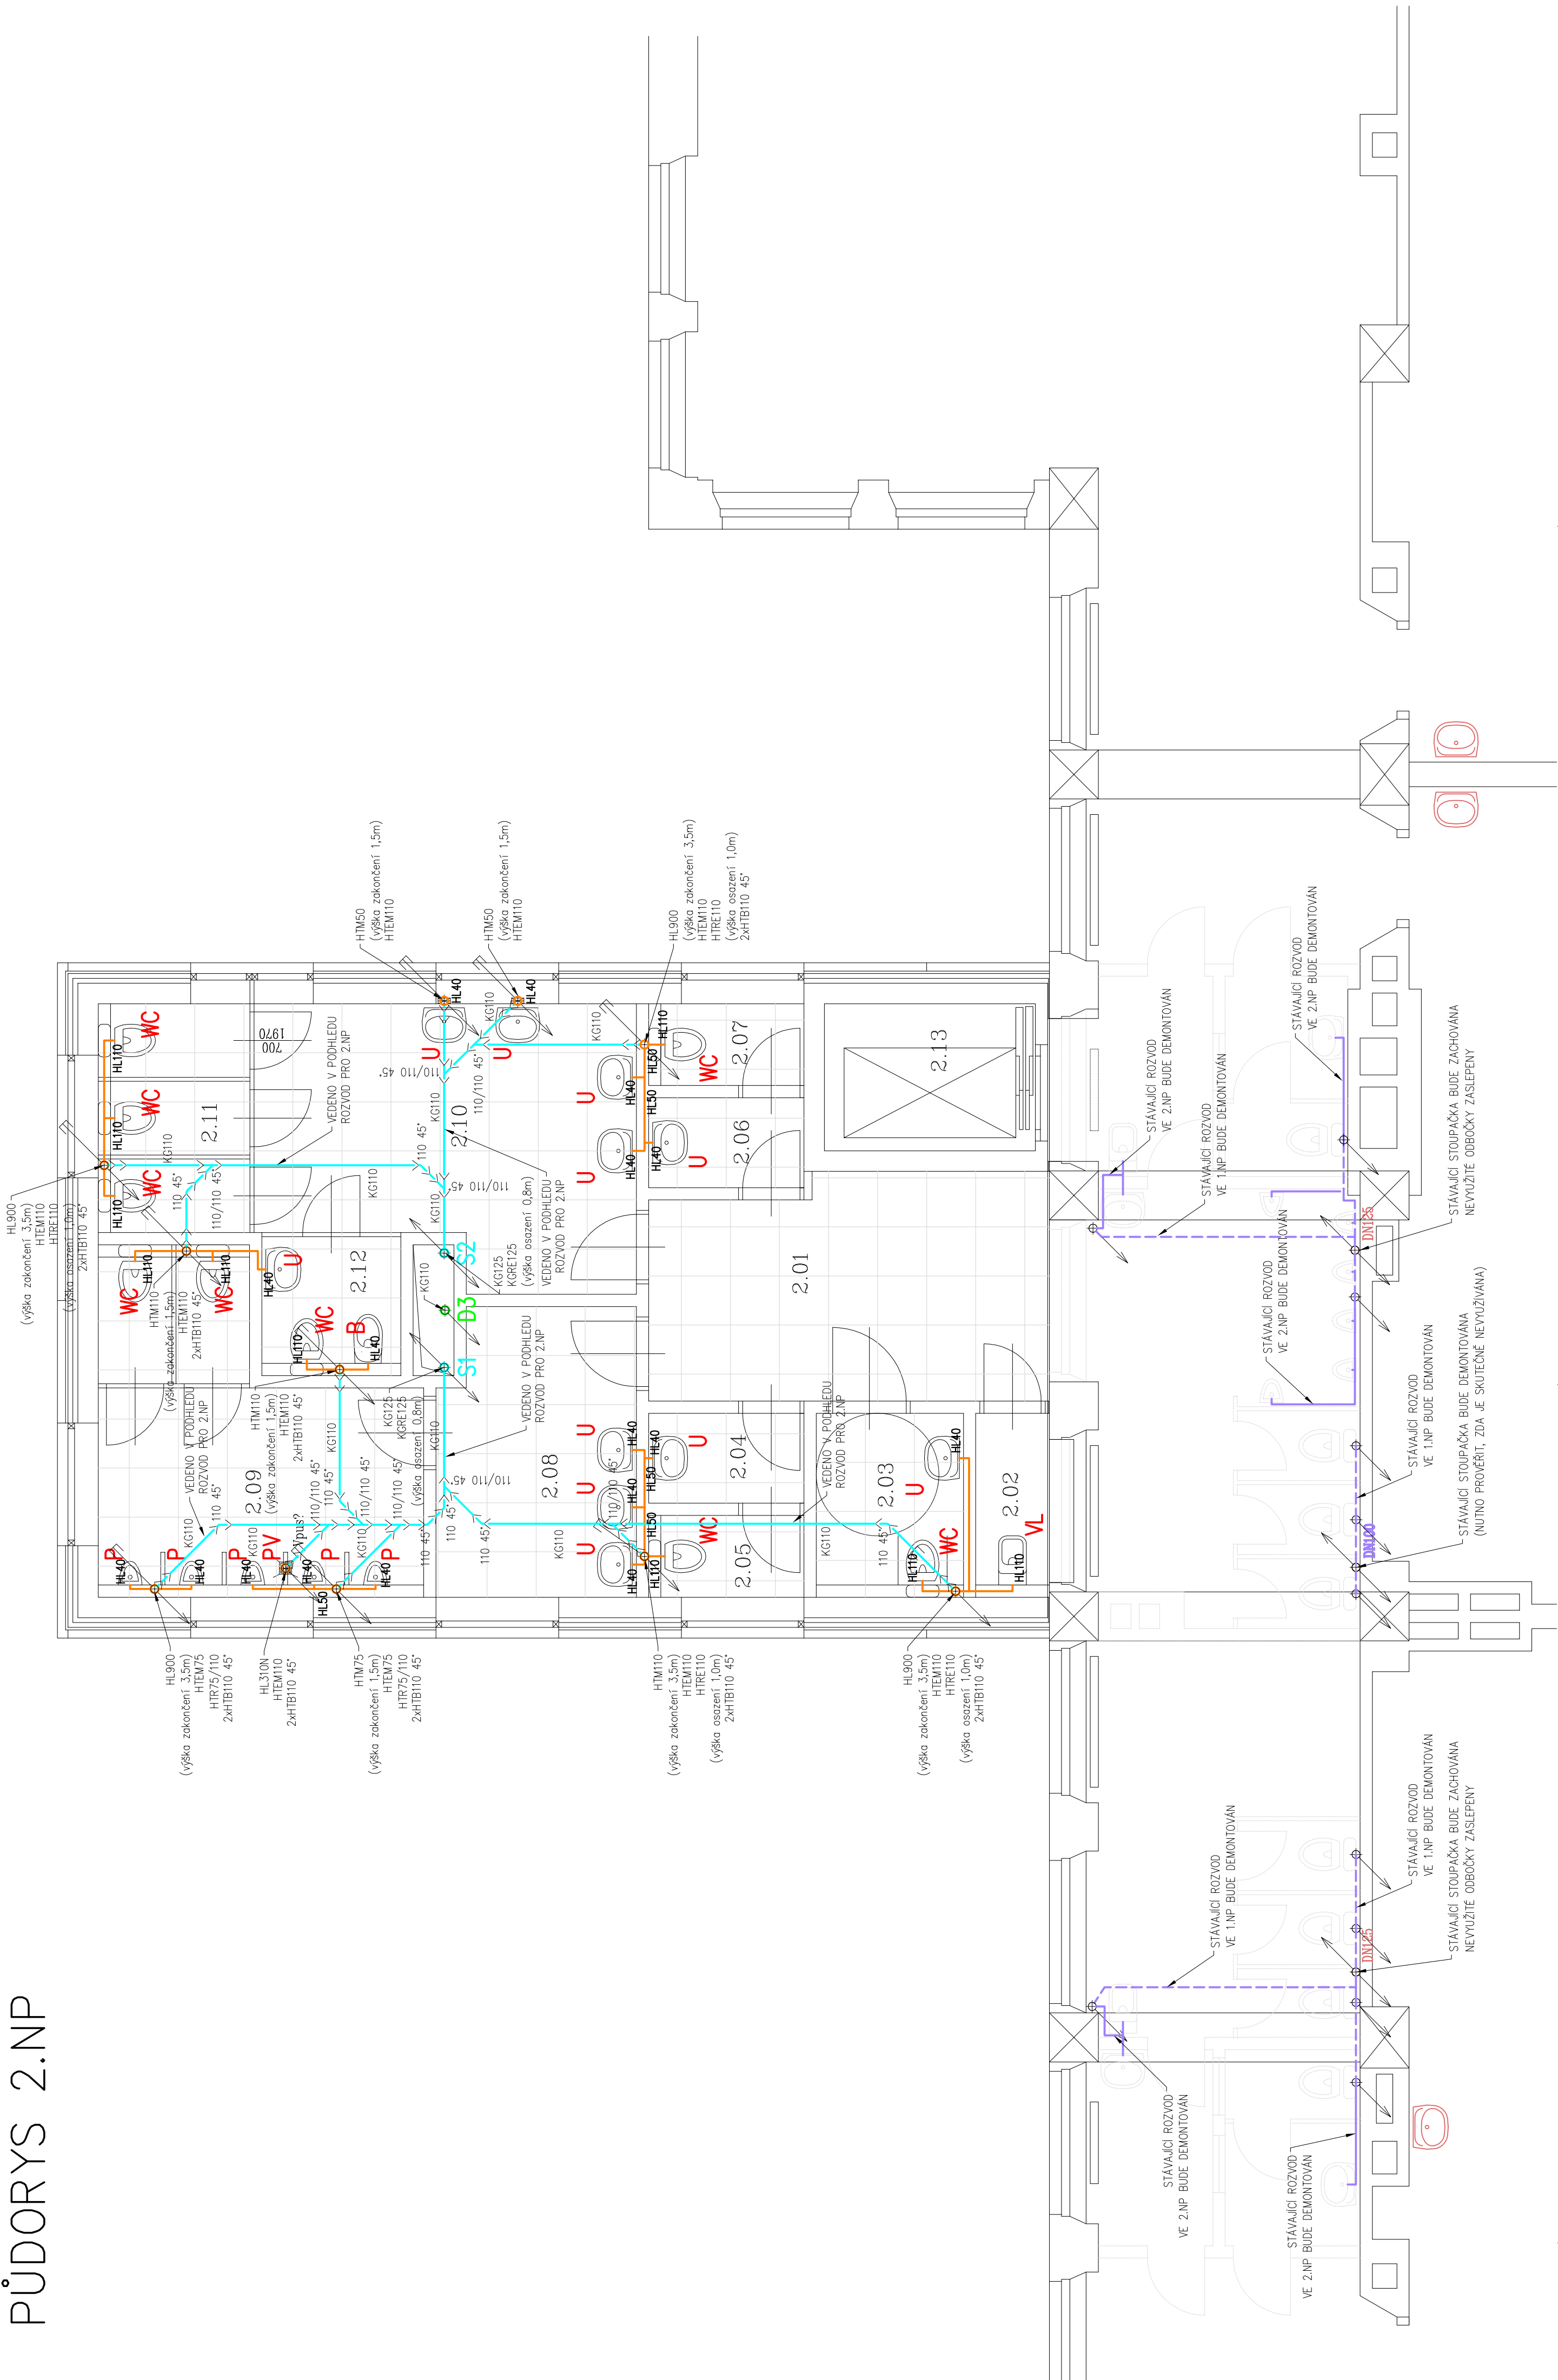

LEGENDA MÍSTNOSTÍ

O.	MÍSTNOST	PLOCHA
2.01	CHODBA	13.07 m2
2.02	OKLID	2.03 m2
2.03	WC – BEZBARIEROVÉ	4.05 m2
2.04	PŘEDSÍNKÁ UČITELE MUŽI	2.09 m2
2.05	WC UČITELE MUŽI	1.90 m2
2.06	PŘEDSÍNKÁ UČITELE ŽENY	2.09 m2
2.07	WC UČITELE ŽENY	1.90 m2
2.08	PŘEDSÍNKÁ HOŠI	8.34 m2
2.09	WC HOŠI	13.43 m2
2.10	PŘEDSÍNKÁ DÍVKY	14.66 m2
2.11	WC DÍVKY	5.33 m2
2.12	HYGIENICKÁ KABINA	2.98 m2
2.13	VÝTAH	4.64 m2

LEGENDA

SPLAŠKOVÁ KANALIZACE

- SVODNÉ POTRUBÍ VEDENÉ ZEMÍ (KG–systém DN110, 125, 160)
- PŘÍPOJNÉ POTRUBÍ VEDENÉ STĚNOU (HT–systém DN40, 50, 70)
- SVODNÉ POTRUBÍ VEDENÉ V PODHLEDU (KG–systém DN70, 110, 125)
- SVODNÉ POTRUBÍ VEDENÉ V ZEMI (KAMENINA)
- STÁVAJÍCÍ ROZVODY KANALIZACE VEDENÉ V PODLAŽÍ
- STÁVAJÍCÍ ROZVODY KANALIZACE URČENÉ K DEMONTÁŽI VEDENÉ V PODLAŽÍ
- STÁVAJÍCÍ ROZVODY KANALIZACE VEDENÉ POD PODLAŽÍM
- STÁVAJÍCÍ ROZVODY KANALIZACE URČENÉ K DEMONTÁŽI VEDENÉ POD PODLAŽÍM

DEŠŤOVÁ KANALIZACE

- SVISLÉ POTRUBÍ A SVODNÉ POTUBÍ VEDENÉ V PODHLEDU (KG–systém DN100, 125)
- SVODNÉ POTRUBÍ VEDENÉ V ZEMI (KG–systém DN125)

AIRTECH GROUP s.r.o., Jihlava 7. 312 16 Plzeň, tel./fax:++420-377430409-11, E-mail:airtech@airtech.cz				AIRTECH®	
VYPRACOVAL		PROJEKTANT	HLAVNÍ PROJEKTANT	KONTROLOVAL	AIRTECH GROUP s.r.o
		MATOUŠKOVÁ	<i>Matošková</i>	ing.KUBER	ČÍS. ZK. AIRTECH 16100401
INVESTOR		GYMNÁZIUM LUČKA PIKA, OPAVSKÁ 826/21, PLZEŇ			DRUH DOKUM. DSP
BEZBARIEROVÉ ÚPRAVY – PŘÍSTAVBA VÝTAHU A SOCIÁLNÍHO ZAŘÍZENÍ					DATUM 01.2017
GYMNÁZIUM LUČKA PIKA V PLZNI, OPAVSKÁ 823/21, PLZEŇ					MĚŘÍTKO 1:50
D.1.5 ZTI, rozvody vody a kanalizace					
D.1.5.b.3 KANALIZACE – PŮDORYS 2.NP					V1610040104