


PŮDORYS 1.PP

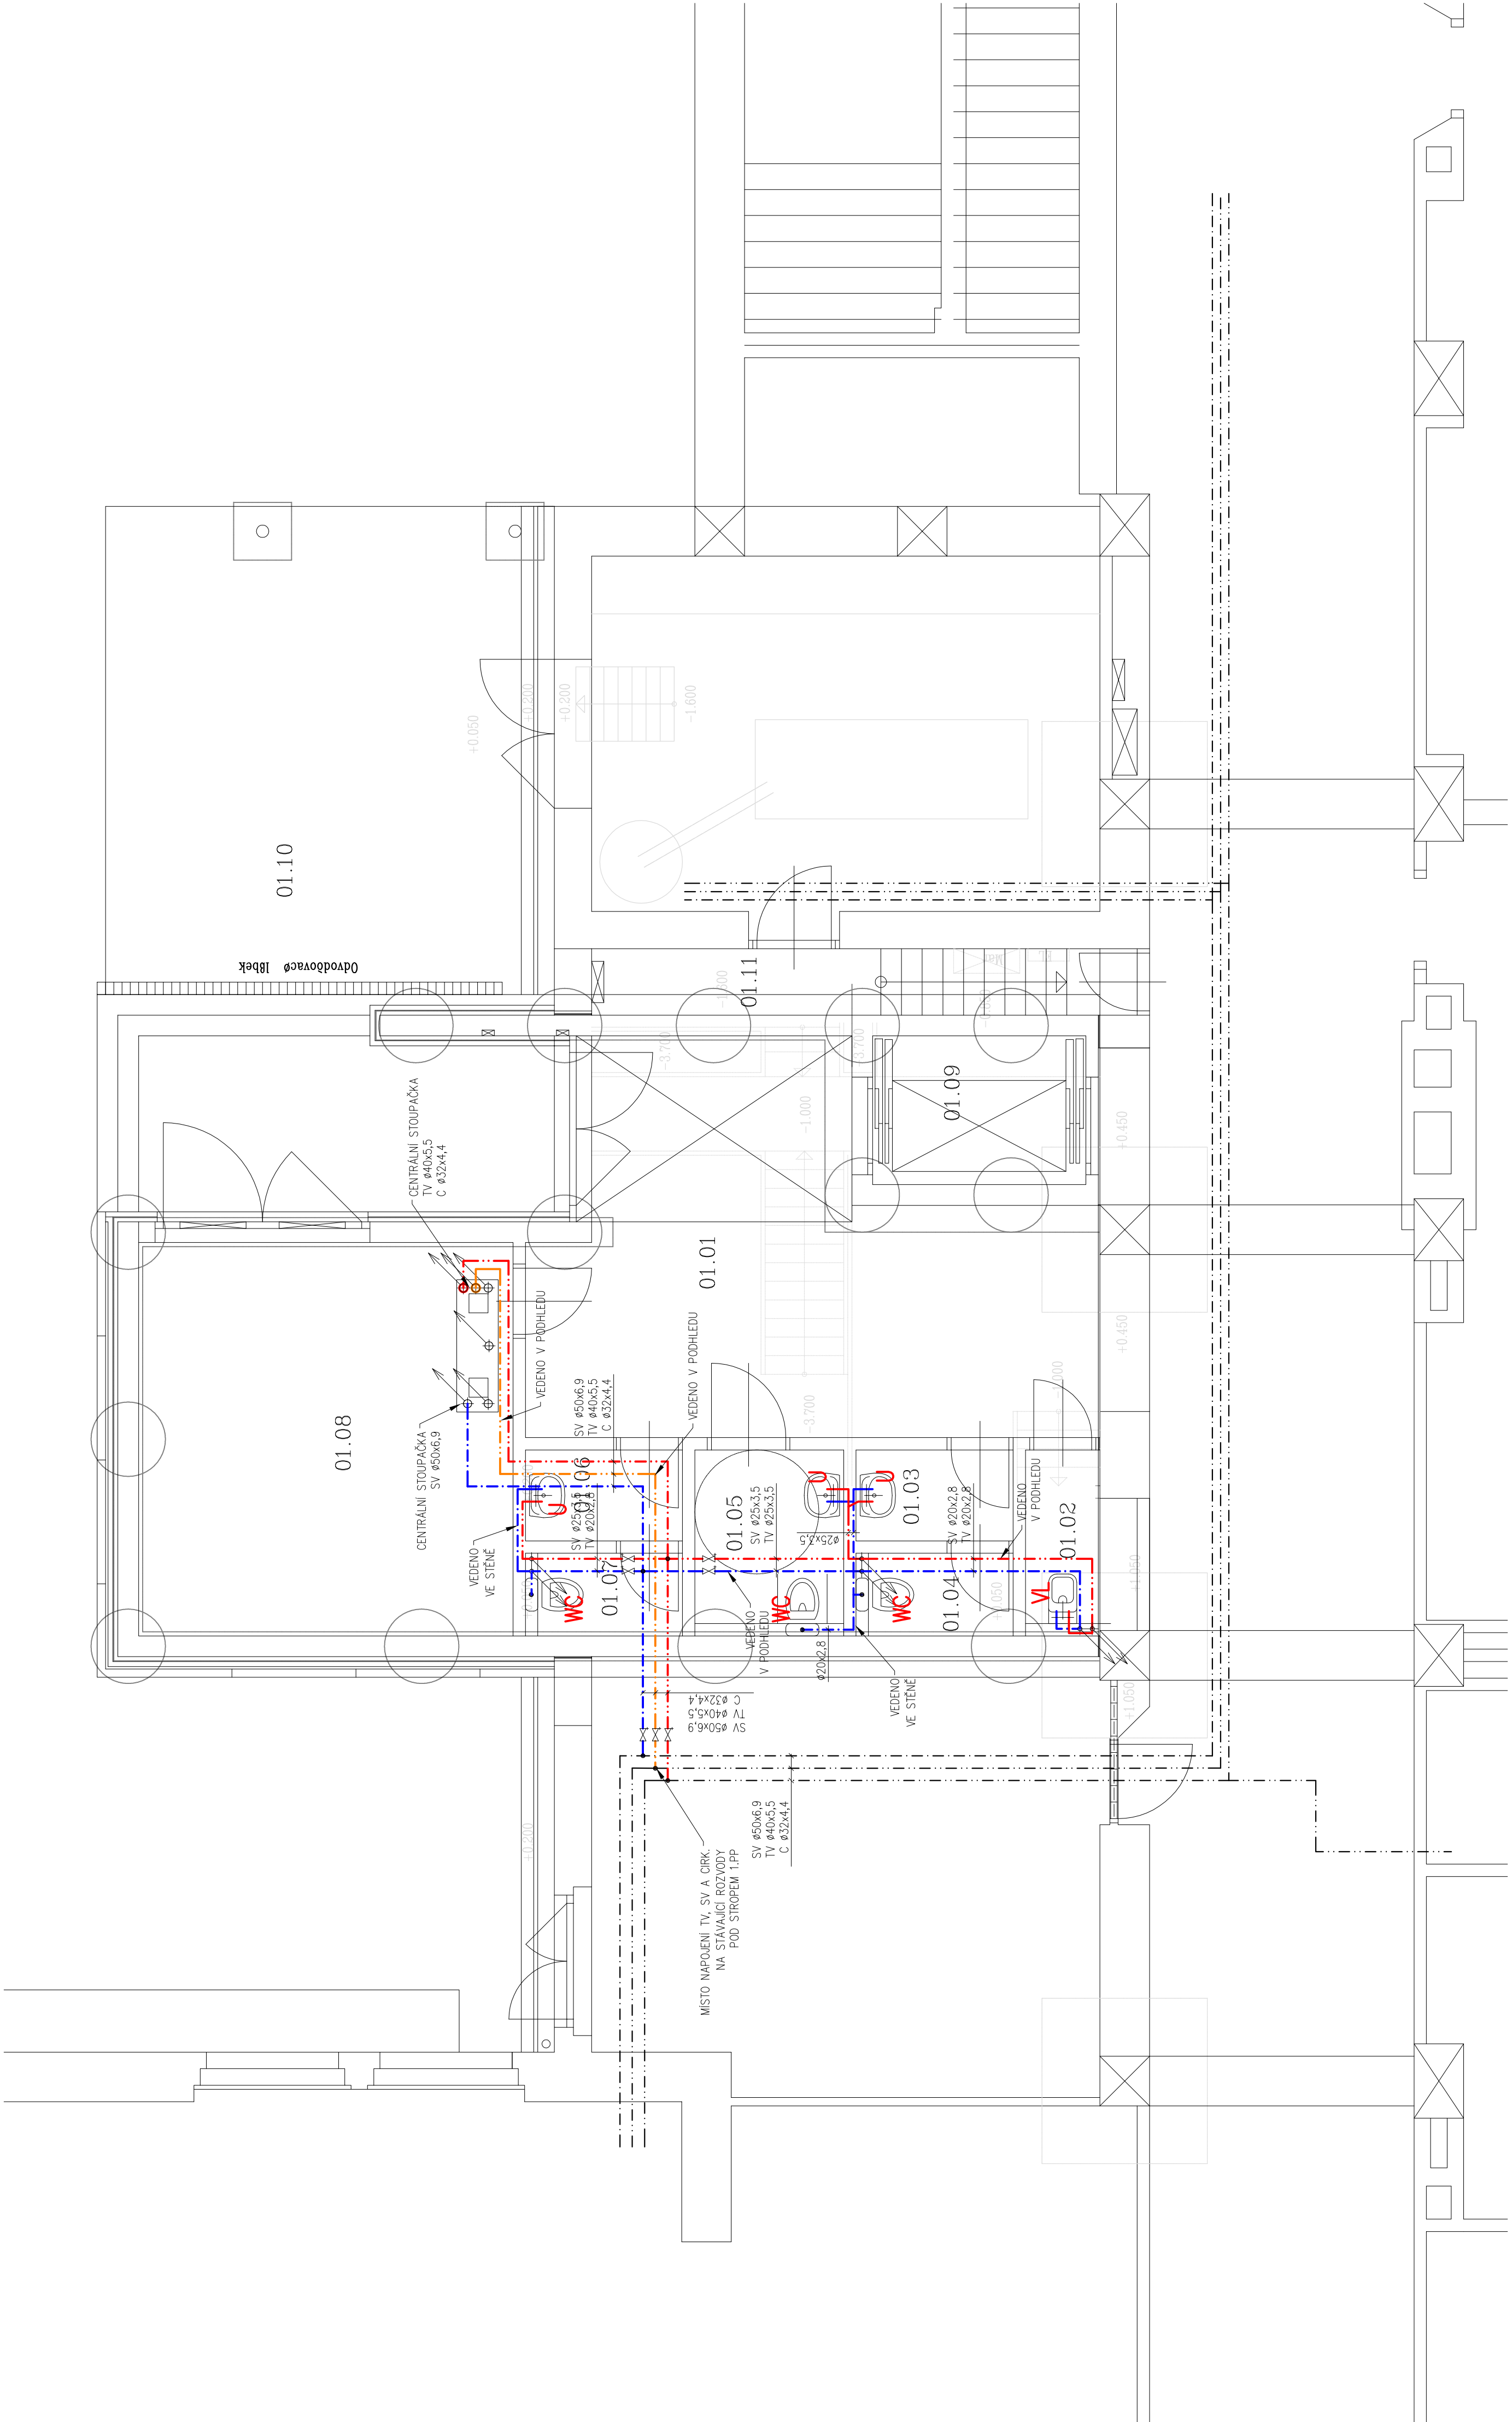

LEGENDA MÍSTNOSTÍ

0.	MÍSTNOST	PLOCHA
01.01	CHODBA	26.27 m2
01.02	OKLID	2.03 m2
01.03	PŘEDSÍŇKA UČITELE	2.09 m2
01.04	WC UČITELE	1.90 m2
01.05	WC – BEZBARIEROVÉ	4.05 m2
01.06	PŘEDSÍŇKA STUDENTI	2.09 m2
01.07	WC STUDENTI	1.90 m2
01.08	PROVOZ	21.56 m2
01.09	VÝTAH	4.64 m2
01.10	KRYTÉ ZÁDVEŘÍ	46.48 m2
01.11	SCHODIŠTĚ	5.31 m2

LEGENDA

- TEPLÁ VODA (HLAVNÍ ROZVODY PROVEDENY Z MĚDI, PŘÍPOJKY PROVEDENY Z PPr PN16)
- CÍRKULACE (ROZVOD PROVEDEN Z PPr PN16)
- STUDENÁ VODA (HLAVNÍ ROZVODY PROVEDENY Z PPr PN20, PŘÍPOJKY PROVEDENY Z PPr PN16)
- TEPLÁ VODA (HLAVNÍ ROZVODY PROVEDENY Z MĚDI, PŘÍPOJKY PROVEDENY Z PPr PN16)
- CÍRKULACE (ROZVOD PROVEDEN Z PPr PN16)
- STUDENÁ VODA (HLAVNÍ ROZVODY PROVEDENY Z PPr PN20, PŘÍPOJKY PROVEDENY Z PPr PN16)

POZNÁMKY

ROZVODY PROCHÁZÍJÍCÍ POŽÁRNĚ DĚLÍCÍMI KONSTRUKCEMI BUDOVY DLE POŽADAVKŮ POŽÁRNÍ ZPRÁVY OPATŘENY MANŽETAMI A PROSTUPY BUDOU DOTEŠNĚNÝ POŽÁRNÍ UCPAVKOU.

AIRTECH GROUP s.r.o., Jihlava 7, 312 16 Plzeň, tel./fax:++420--377430409--11, E-mail:airtech@airtech.cz	AIRTECH®	
	VYPRACOVAL	PROJEKTANT
	KONTROLOVAL	ing.KUBER
MATEJŠKOVÁ		Ing. KUBER
IČO 25209361		
INVESTOR		ČÍS. ZK. AIRTECH 16100401
GYMNAZIUM LUŽKA PIKA, OPAVSKÁ 826/21, PLZEŇ		DRUH DOKUM. DSP
BEZBARIEROVÉ ÚPRAVY – PŘÍSTAVBA VÝTAHU A SOCIÁLNÍHO ZAŘÍZENÍ		DATUM 01.2017
GYMNAZIUM LUŽKA PIKA V PLZNI, OPAVSKÁ 823/21, PLZEŇ		MĚŘÍTKO 1:50
D.1.5 ZTI, rozvody vody a kanalizace		V1610040108
D.1.5.b.7 VODOVOD – PŮDORYS 1.PP		