



ROZVOD PLYNU - STÁVAJÍCÍ

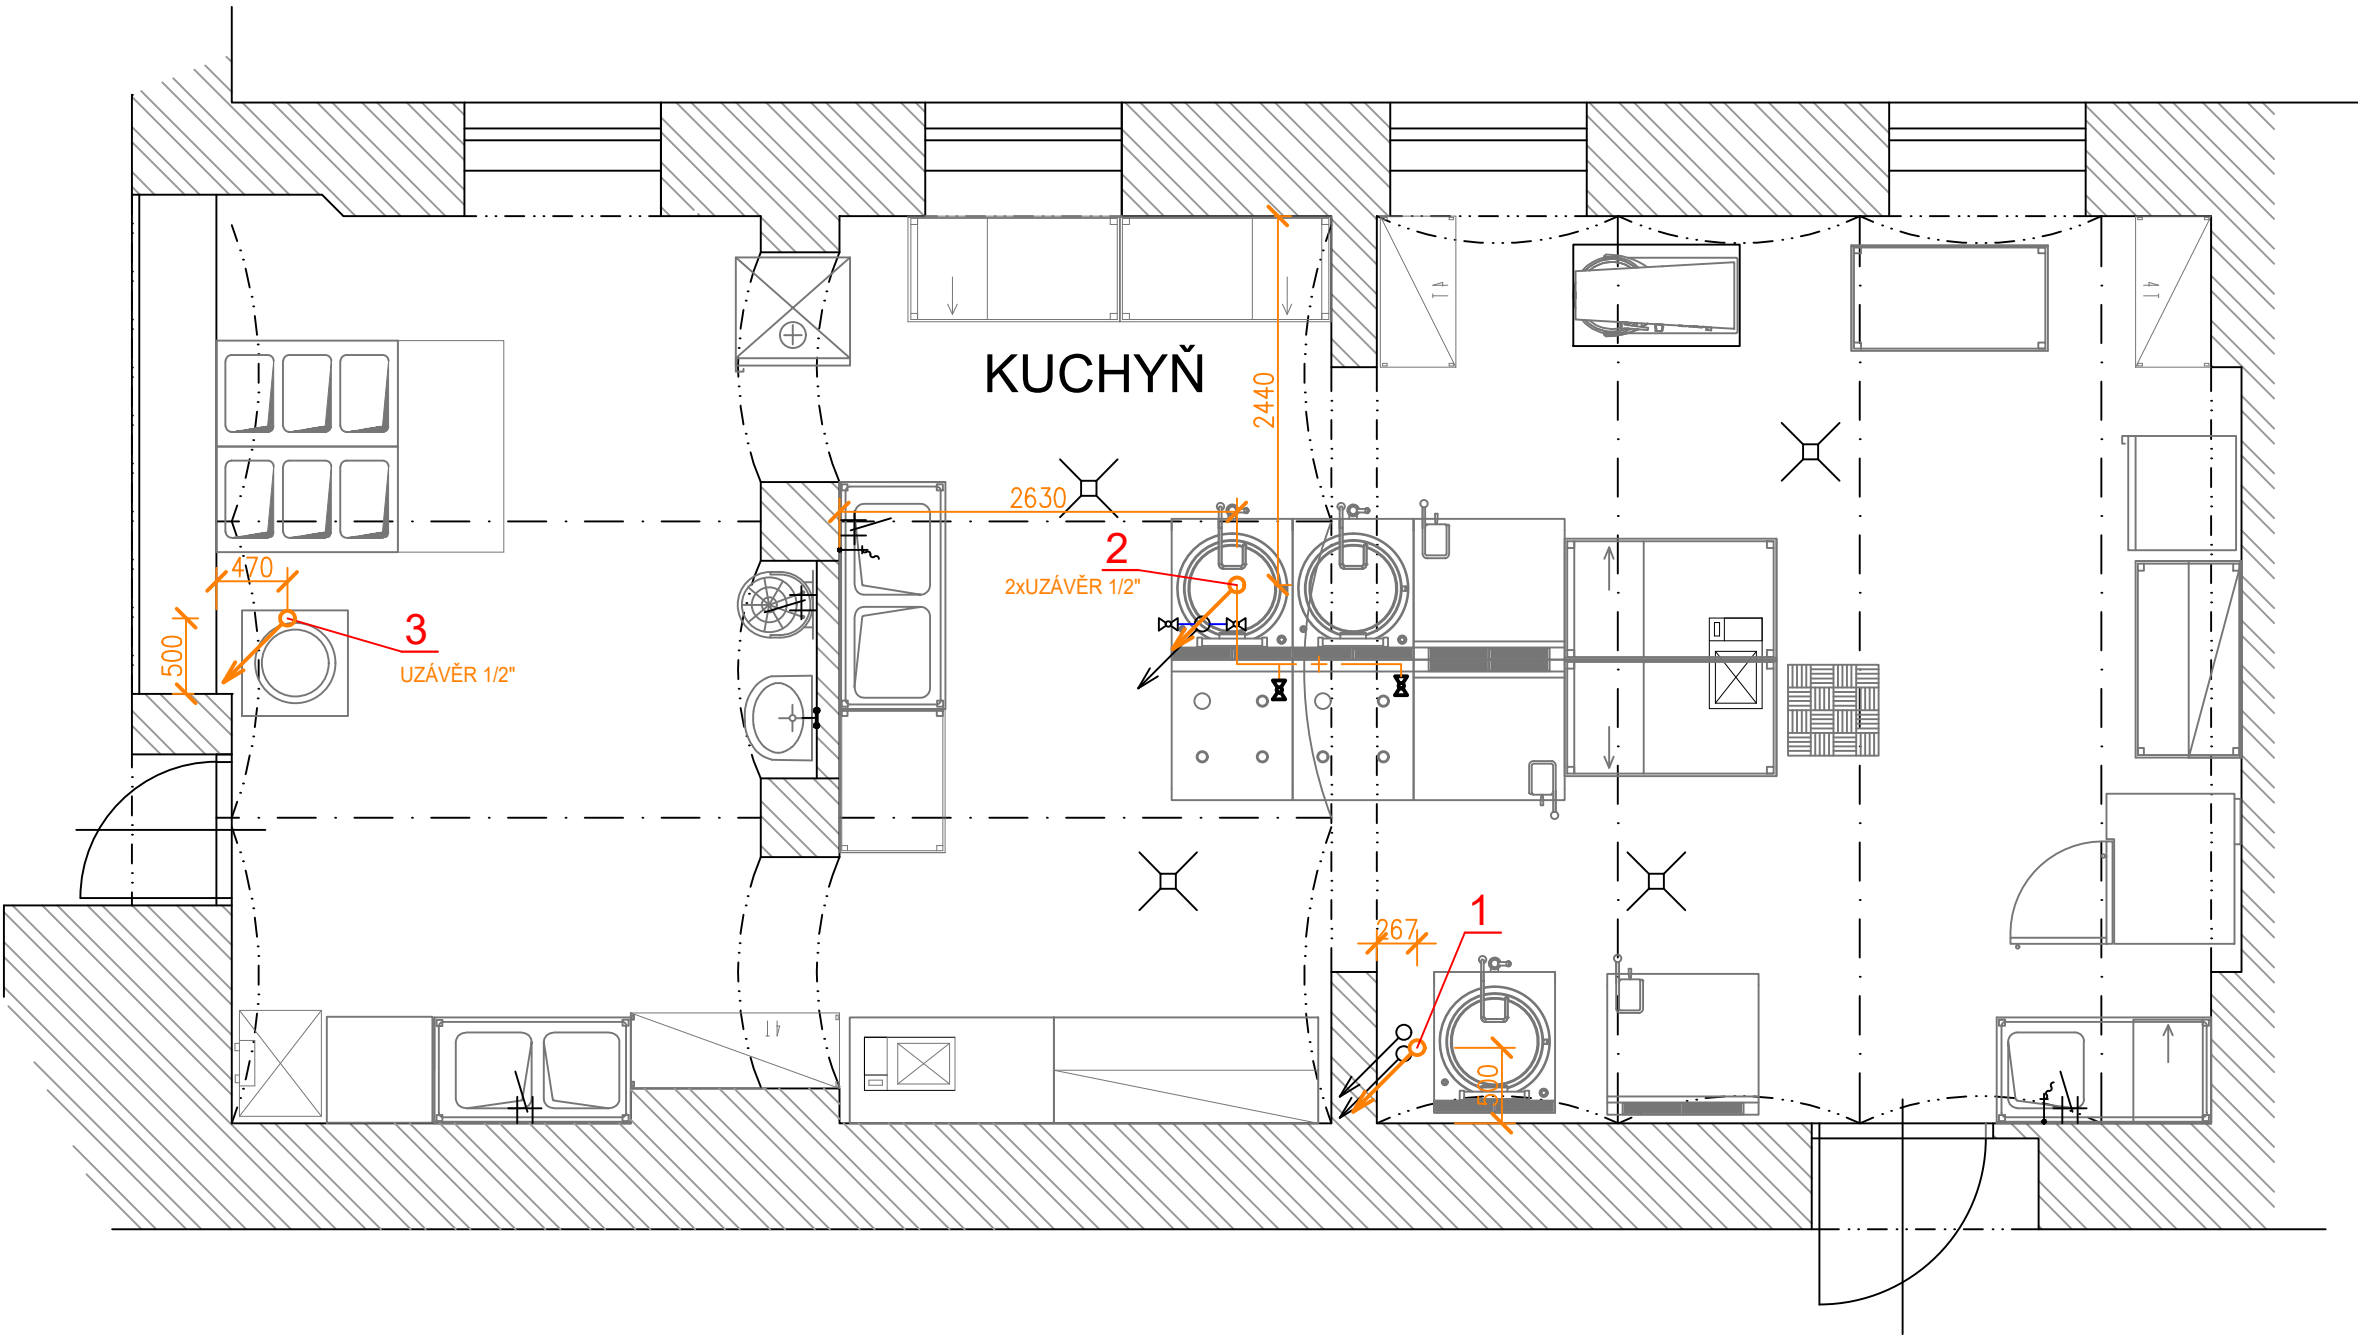

- LEGENDA:
- STÁVAJÍCÍ KONSTRUKCE
 - VYBAVENÍ KUCHYNĚ
 - ROZVOD PLYNU - STÁVAJÍCÍ
 - ROZVOD PLYNU - NOVÉ VEDENÍ

- LEGENDA:
- 1 - VÝVOD ZEMNÍHO PLYNU Z PODLAHY, OCELOVÉ POTRUBÍ, UZÁVĚR A ZÁSLEPKA
 - 2 - VÝVOD ZEMNÍHO PLYNU Z PODLAHY, OCELOVÉ POTRUBÍ, ROZVOD POD PLYNOVÝMI SPOTŘEBIČI ZAKONČEN VŽDY SPOTŘEBIČOVÝM UZÁVĚREM
 - 3 - VÝVOD ZEMNÍHO PLYNU Z PODLAHY, OCELOVÉ POTRUBÍ, SPOTŘEBIČOVÝ UZÁVĚR, NÁPOJENÍ PLYNOVÉ STOLÍČKY

ROZVOD PLYNU - NOVÝ

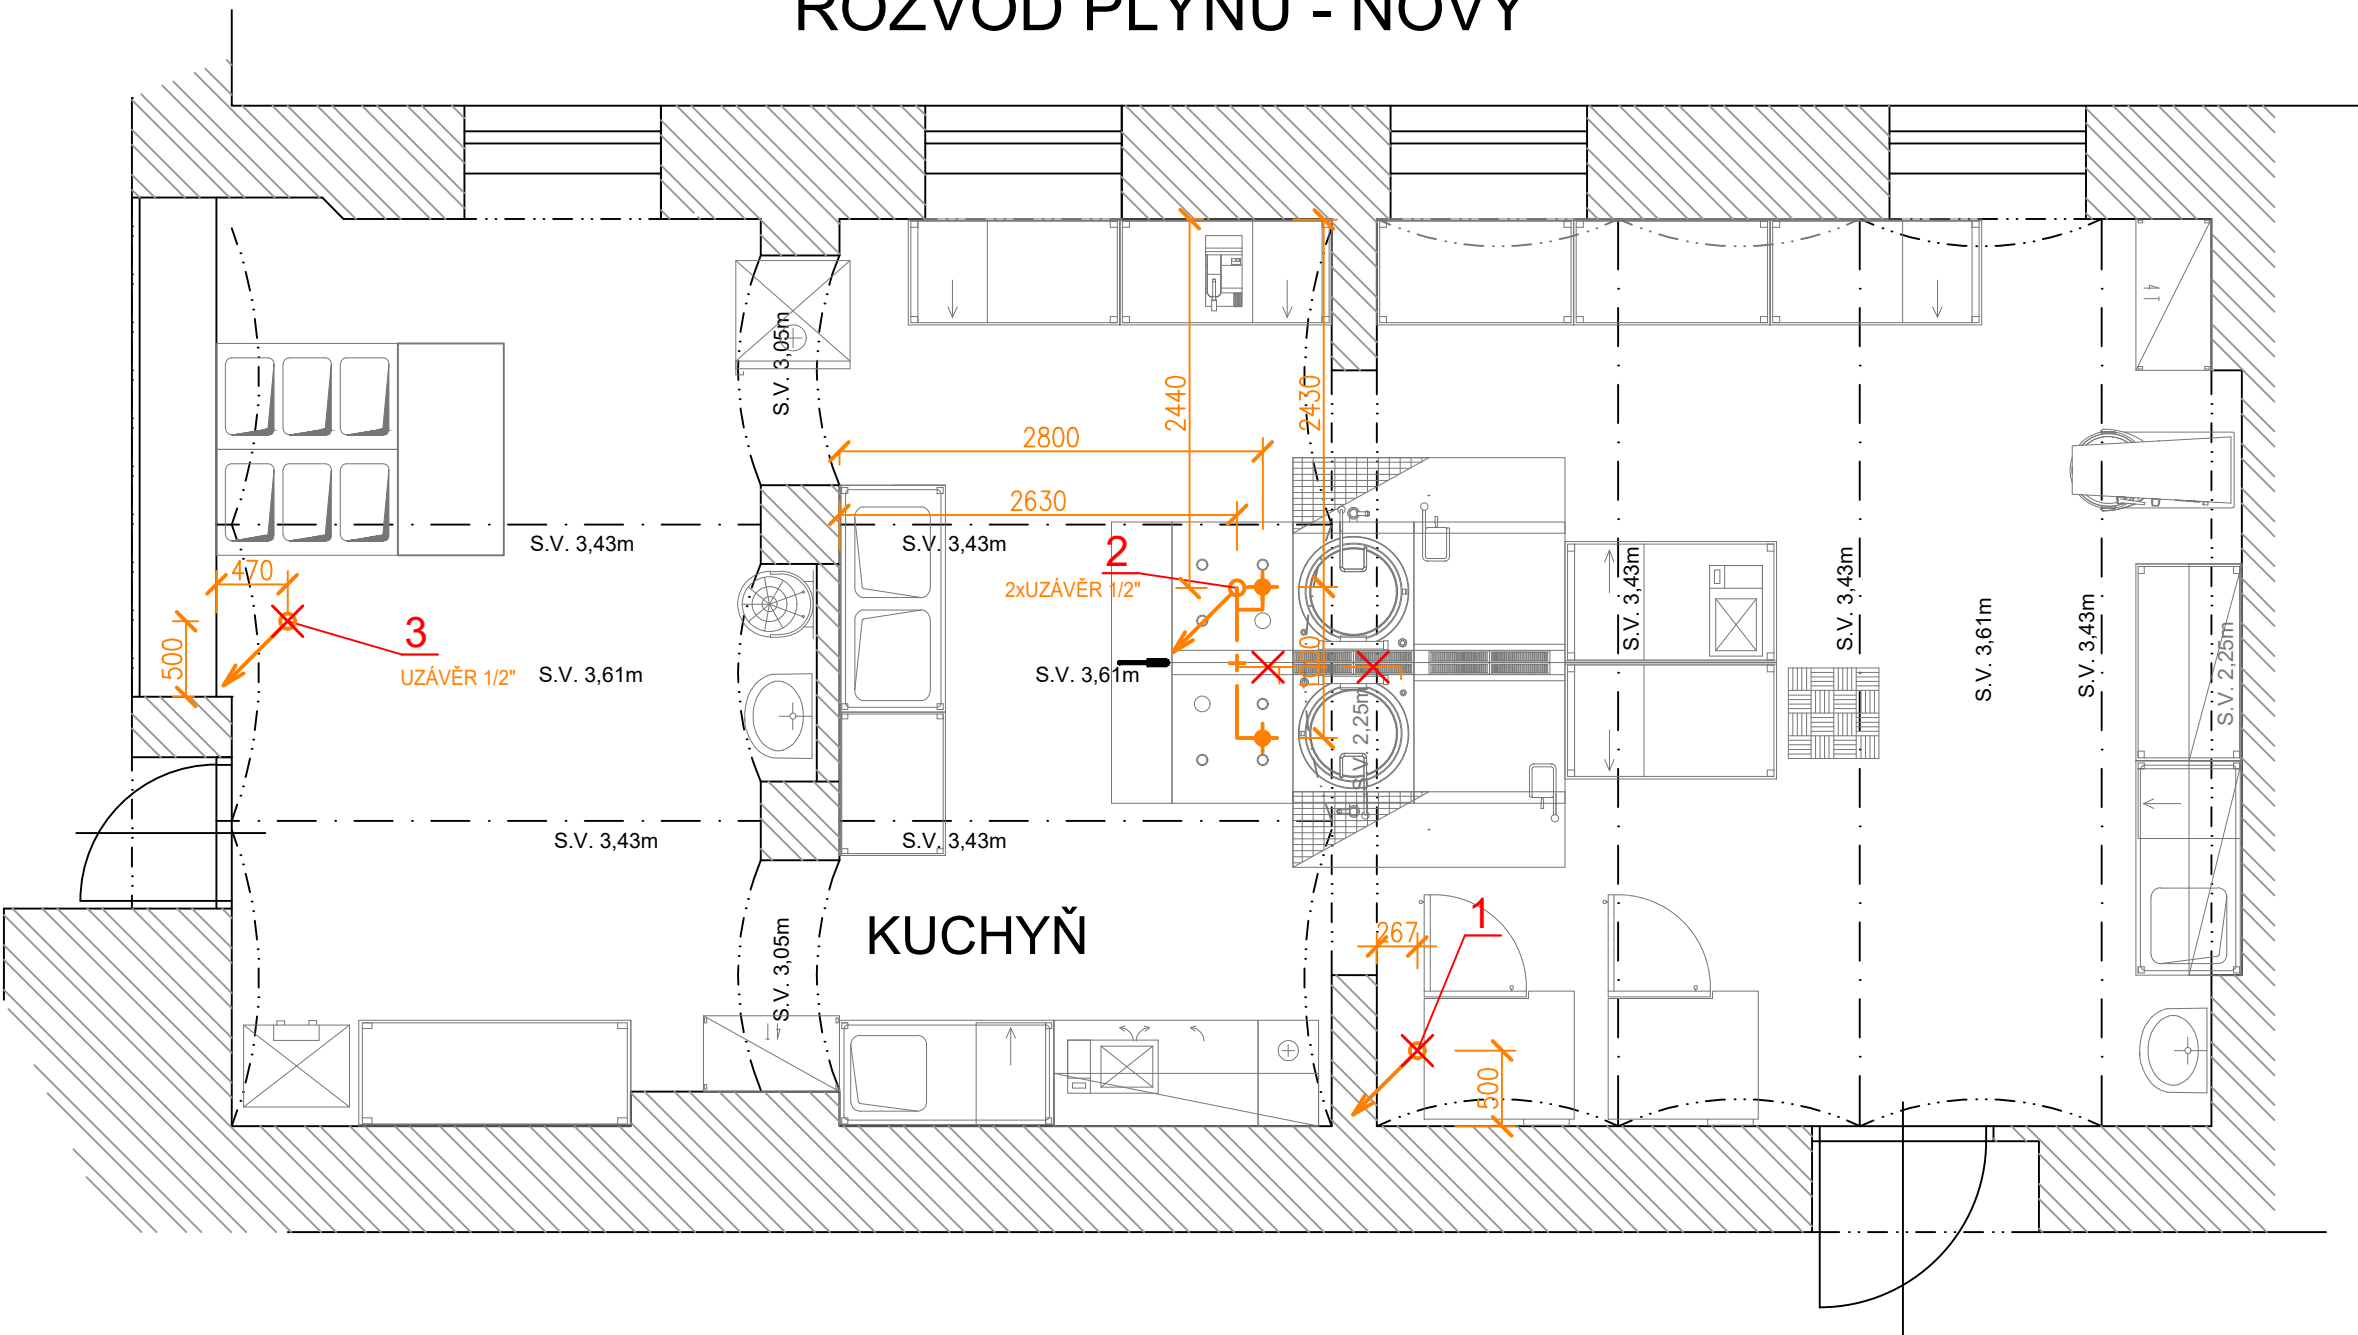

- LEGENDA:
- 1 - VÝVOD ZEMNÍHO PLYNU Z PODLAHY, OCELOVÉ POTRUBÍ, UZÁVĚR A ZÁSLEPKA. PO ODSTRANĚNÍ DLAŽBY BUDE V PODLAZE ODHALENA TRASA STÁVAJÍCÍHO PLYNOVODNÍHO POTRUBÍ, BUDE VYTIPOVÁNO MÍSTO ZASLEPENÍ TAK, ABY POTRUBÍ NEZASAZOVALO DO NOVÉ SKLADBY PODLAHY.
 - 2 - VÝVOD ZEMNÍHO PLYNU Z PODLAHY, OCELOVÉ POTRUBÍ, ROZVOD POD PLYNOVÝMI SPOTŘEBIČI ZAKONČEN VŽDY SPOTŘEBIČOVÝM UZÁVĚREM. STÁVAJÍCÍ ROZVOD PLYNU BUDE UPRÁVEN PRO NOVÉ ROZMÍSTĚNÍ PLYNOVÝCH SPORÁKŮ. ROZVOD BUDE VŽDY ZAKONČEN SPOTŘEBIČOVÝM UZÁVĚREM.
 - 3 - VÝVOD ZEMNÍHO PLYNU Z PODLAHY, OCELOVÉ POTRUBÍ, SPOTŘEBIČOVÝ UZÁVĚR, NÁPOJENÍ PLYNOVÉ STOLÍČKY. PLYNOVÁ STOLÍČKA BUDE ODPOJENA, PO ODSTRANĚNÍ DLAŽBY BUDE ODHALENA TRASA VEDENÍ PLYNOVODU V PODLAZE A BUDE VYTIPOVÁNO MÍSTO ODPOJENÍ TAK, ABY PLYNOVODNÍ POTRUBÍ NEZASAZOVALO DO NOVÉ SKLADBY PODLAHY.

| | | | |
|---|--|---|-------------------|
| VYPRACOVAL: Veronika BURIANOVÁ, DI.S. | STAVBA: REKONSTRUKCE KUCHYNĚ SŠ ROKYCANY | INVESTOR: Střední škola, Rokycany, Jeřabinová 96/III, 337 01 Rokycany | ČÍSLO PÁŘE: |
| SCHVÁLIL: Veronika BURIANOVÁ, DI.S. | OBJEKT: | MÍSTO STAVBY: areál školy, Jeřabinová 96/III, Rokycany | |
| HLAVNÍ PROJEKTANT: Ing. Jaroslav STÁŇA, DI.S. | OBSAH: ROZVOD PLYNU | STATUS DOKUMENTACE: DZS | |
| PROJEKTOVÝ ATELIER seap | NÁZEV: PŮDORYS - ROZVOD PLYNU | ZAK. Č.: 0582017 | DATUM: 08/2017 |
| SEAP Rokycany s.r.o. Na Pátku 122, 337 01 Rokycany e-mail: seap@seap.cz | | MĚŘÍTKO: 1:50 | AR |
| | | POČET A4: 1 | JAZYK: CZ |
| | | ČÍSLO VÝKRESU: SE 0582017 SPaA 01A | |