



VODOVOD - STÁVAJÍCÍ

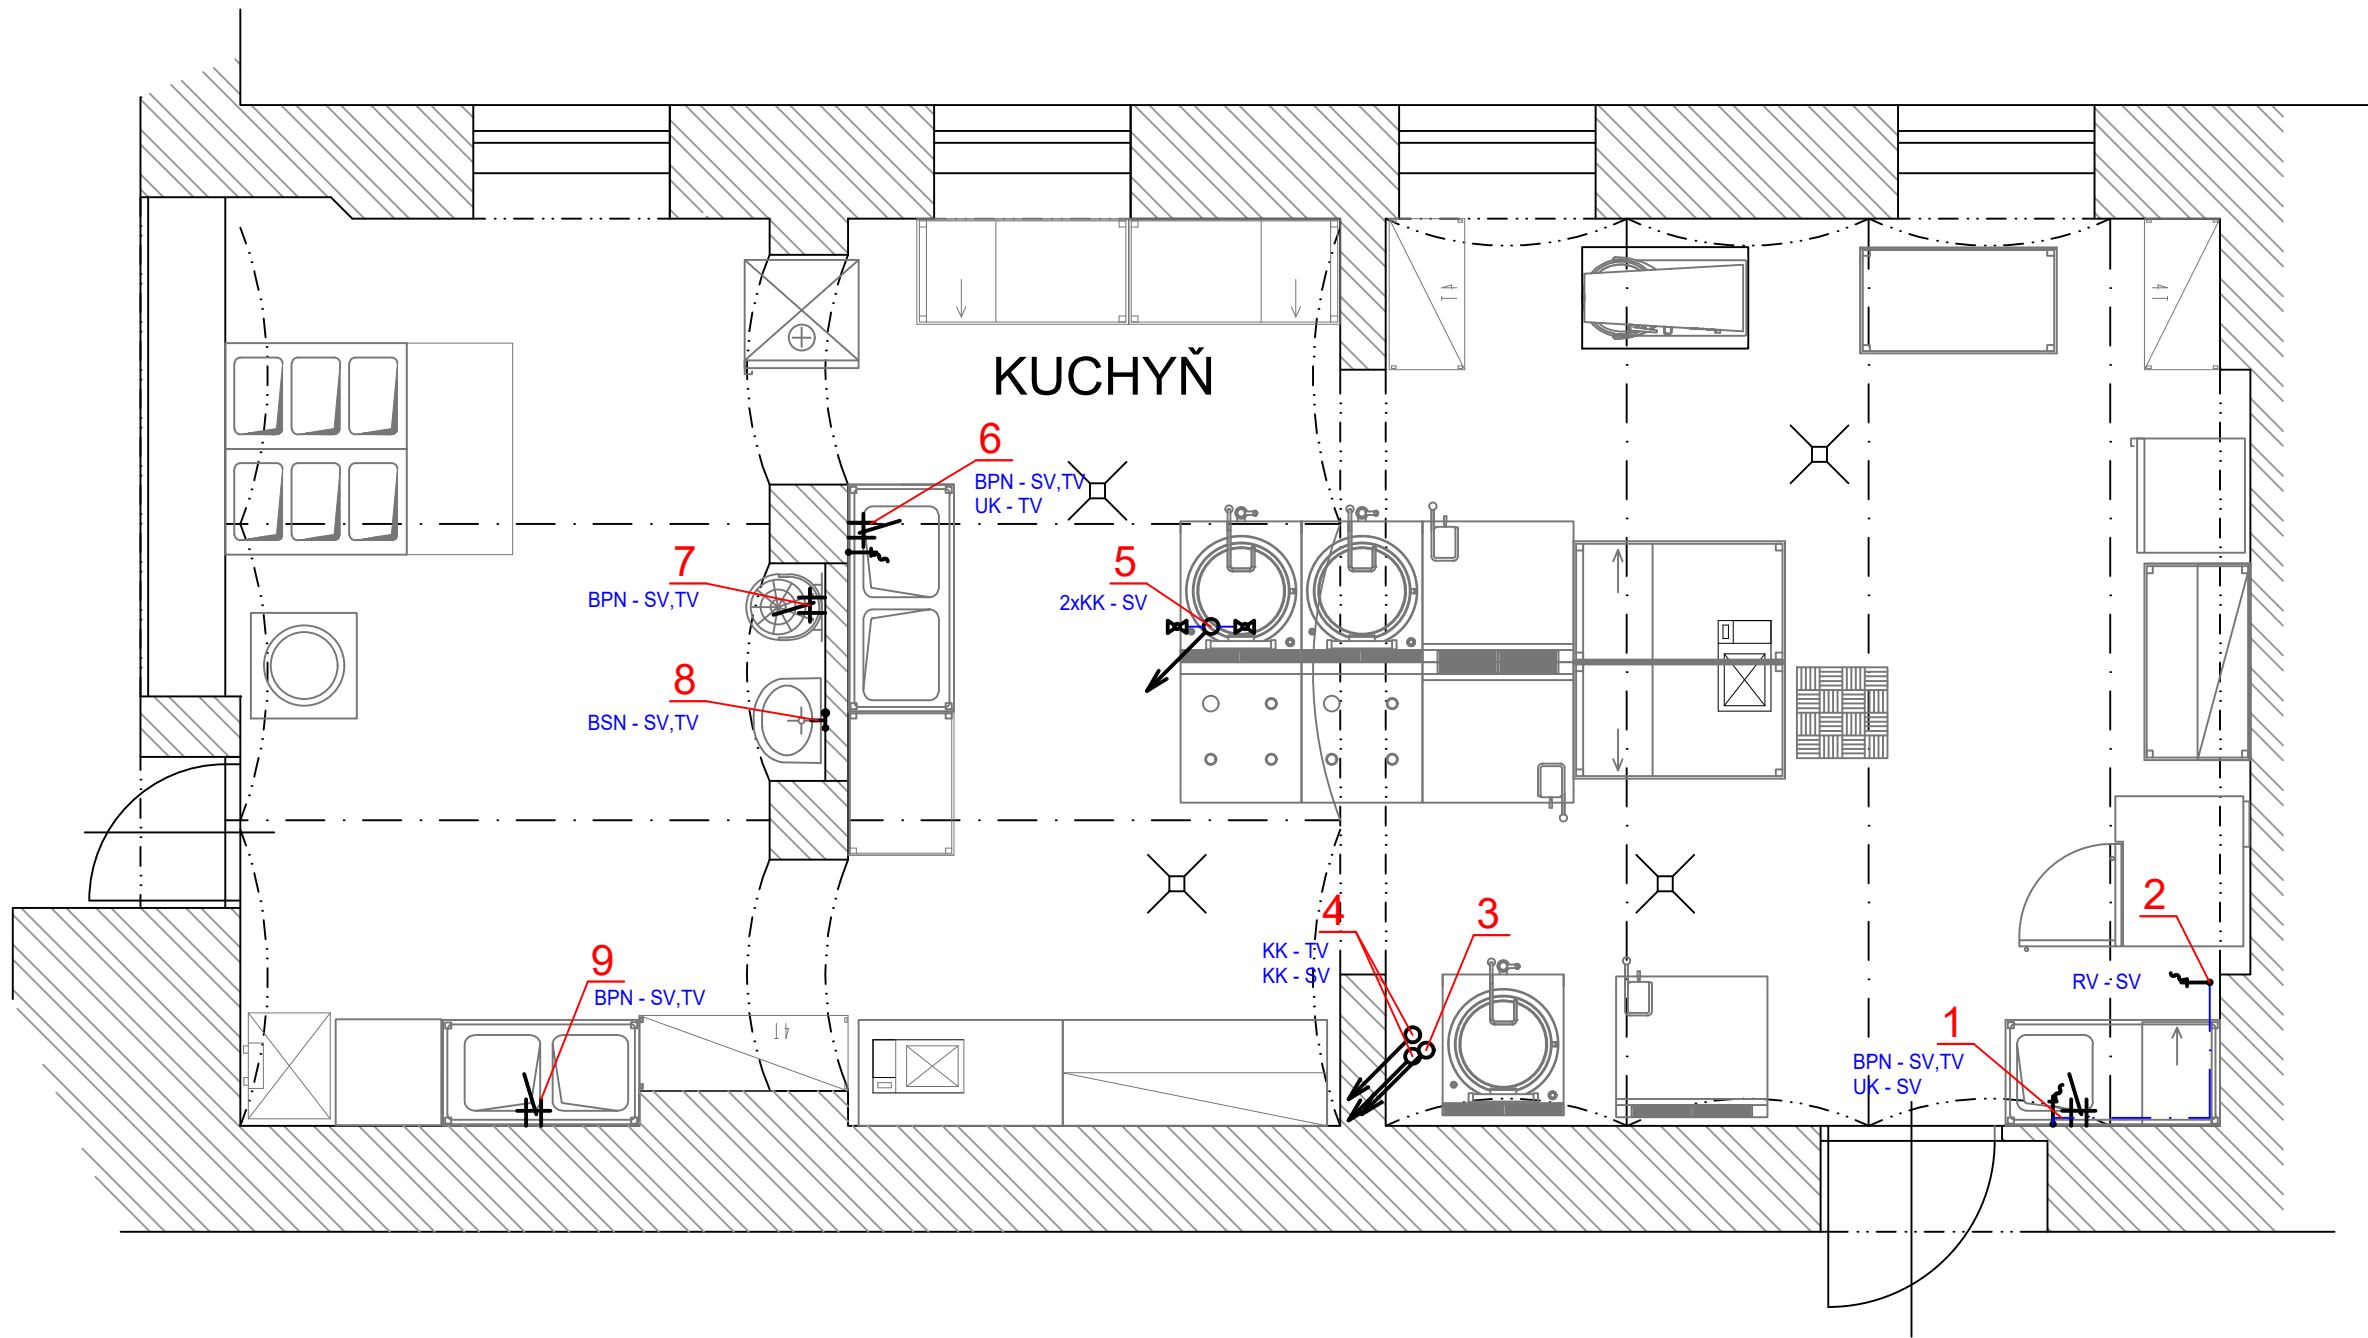

- LEGENDA:
- STÁVAJÍCÍ KONSTRUKCE
  - VYBAVENÍ KUCHYNĚ
  - STUDENÁ VODA - STÁVAJÍCÍ
  - STUDENÁ VODA - NOVÉ VEDENÍ
  - TEPLÁ VODA - NOVÉ VEDENÍ

- LEGENDA:
- 1 - BATERIE PÁKOVÁ NÁSTĚNNÁ (SV + TV) VE VÝŠCE 1,20m NAD PODLAHOU. NA STUDENÉ VODĚ UZAVÍRACÍ KOHOUT, NAPOJENO POTRUBÍ STUDENÉ VODY, KTERÉ JE DÁLE VEDENO PO STĚNĚ K POZICI č. 2.
  - 2 - ROHOVÝ VENTIL (SV) UCHYCENÝ DO OBKLADU S NAPOJENÍM NA HADICI VE VÝŠCE cca 0,6 m NAD PODLAHOU
  - 3 - ROZVOD PLYNU - ŘEŠENO V SAMOSTATNÉM VÝKRESU
  - 4 - PŘÍVOD STUDENÉ A TEPLÉ VODY Z PODLAHY, ZAKONČENÝ UZÁVĚRY TĚSNĚ NAD PODLAHOU. TEPLÁ VODA ZASLEPENA, STUDENÁ VODA NAPOJENA DO SPOTŘEBIČE
  - 5 - VÝVOD POTRUBÍ STUDENÉ VODY Z PODLAHY, T KUS A 2 xKK, NAPOJENY HADICE A ROZVEDENY K JEDNOTLIVÝM ZAŘÍZOVACÍM PŘEDMĚTŮM.
  - 6 - BATERIE PÁKOVÁ NÁSTĚNNÁ (SV + TV) VE VÝŠCE 1,2 m NAD PODLAHOU, NA TEPLÉ VODĚ UZAVÍRACÍ KOHOUT A NAPOJENÍM NA HADICI
  - 7 - BATERIE NÁSTĚNNÁ PÁKOVÁ (SV+TV) VE VÝŠCE 1,2 m NAD PODLAHOU
  - 8 - BATERIE NÁSTĚNNÁ SENZOROVÁ VE VÝŠCE 1,2 m NAD PODLAHOU - BUDE DEMONTOVÁNA A PO PROVEDENÍ STAVEBNÍCH ÚPRAV OSAZENÁ ZPĚT.
  - 9 - BATERIE NÁSTĚNNÁ PÁKOVÁ (SV+TV) VE VÝŠCE 1,2 m NAD PODLAHOU

VODOVOD - NOVÝ

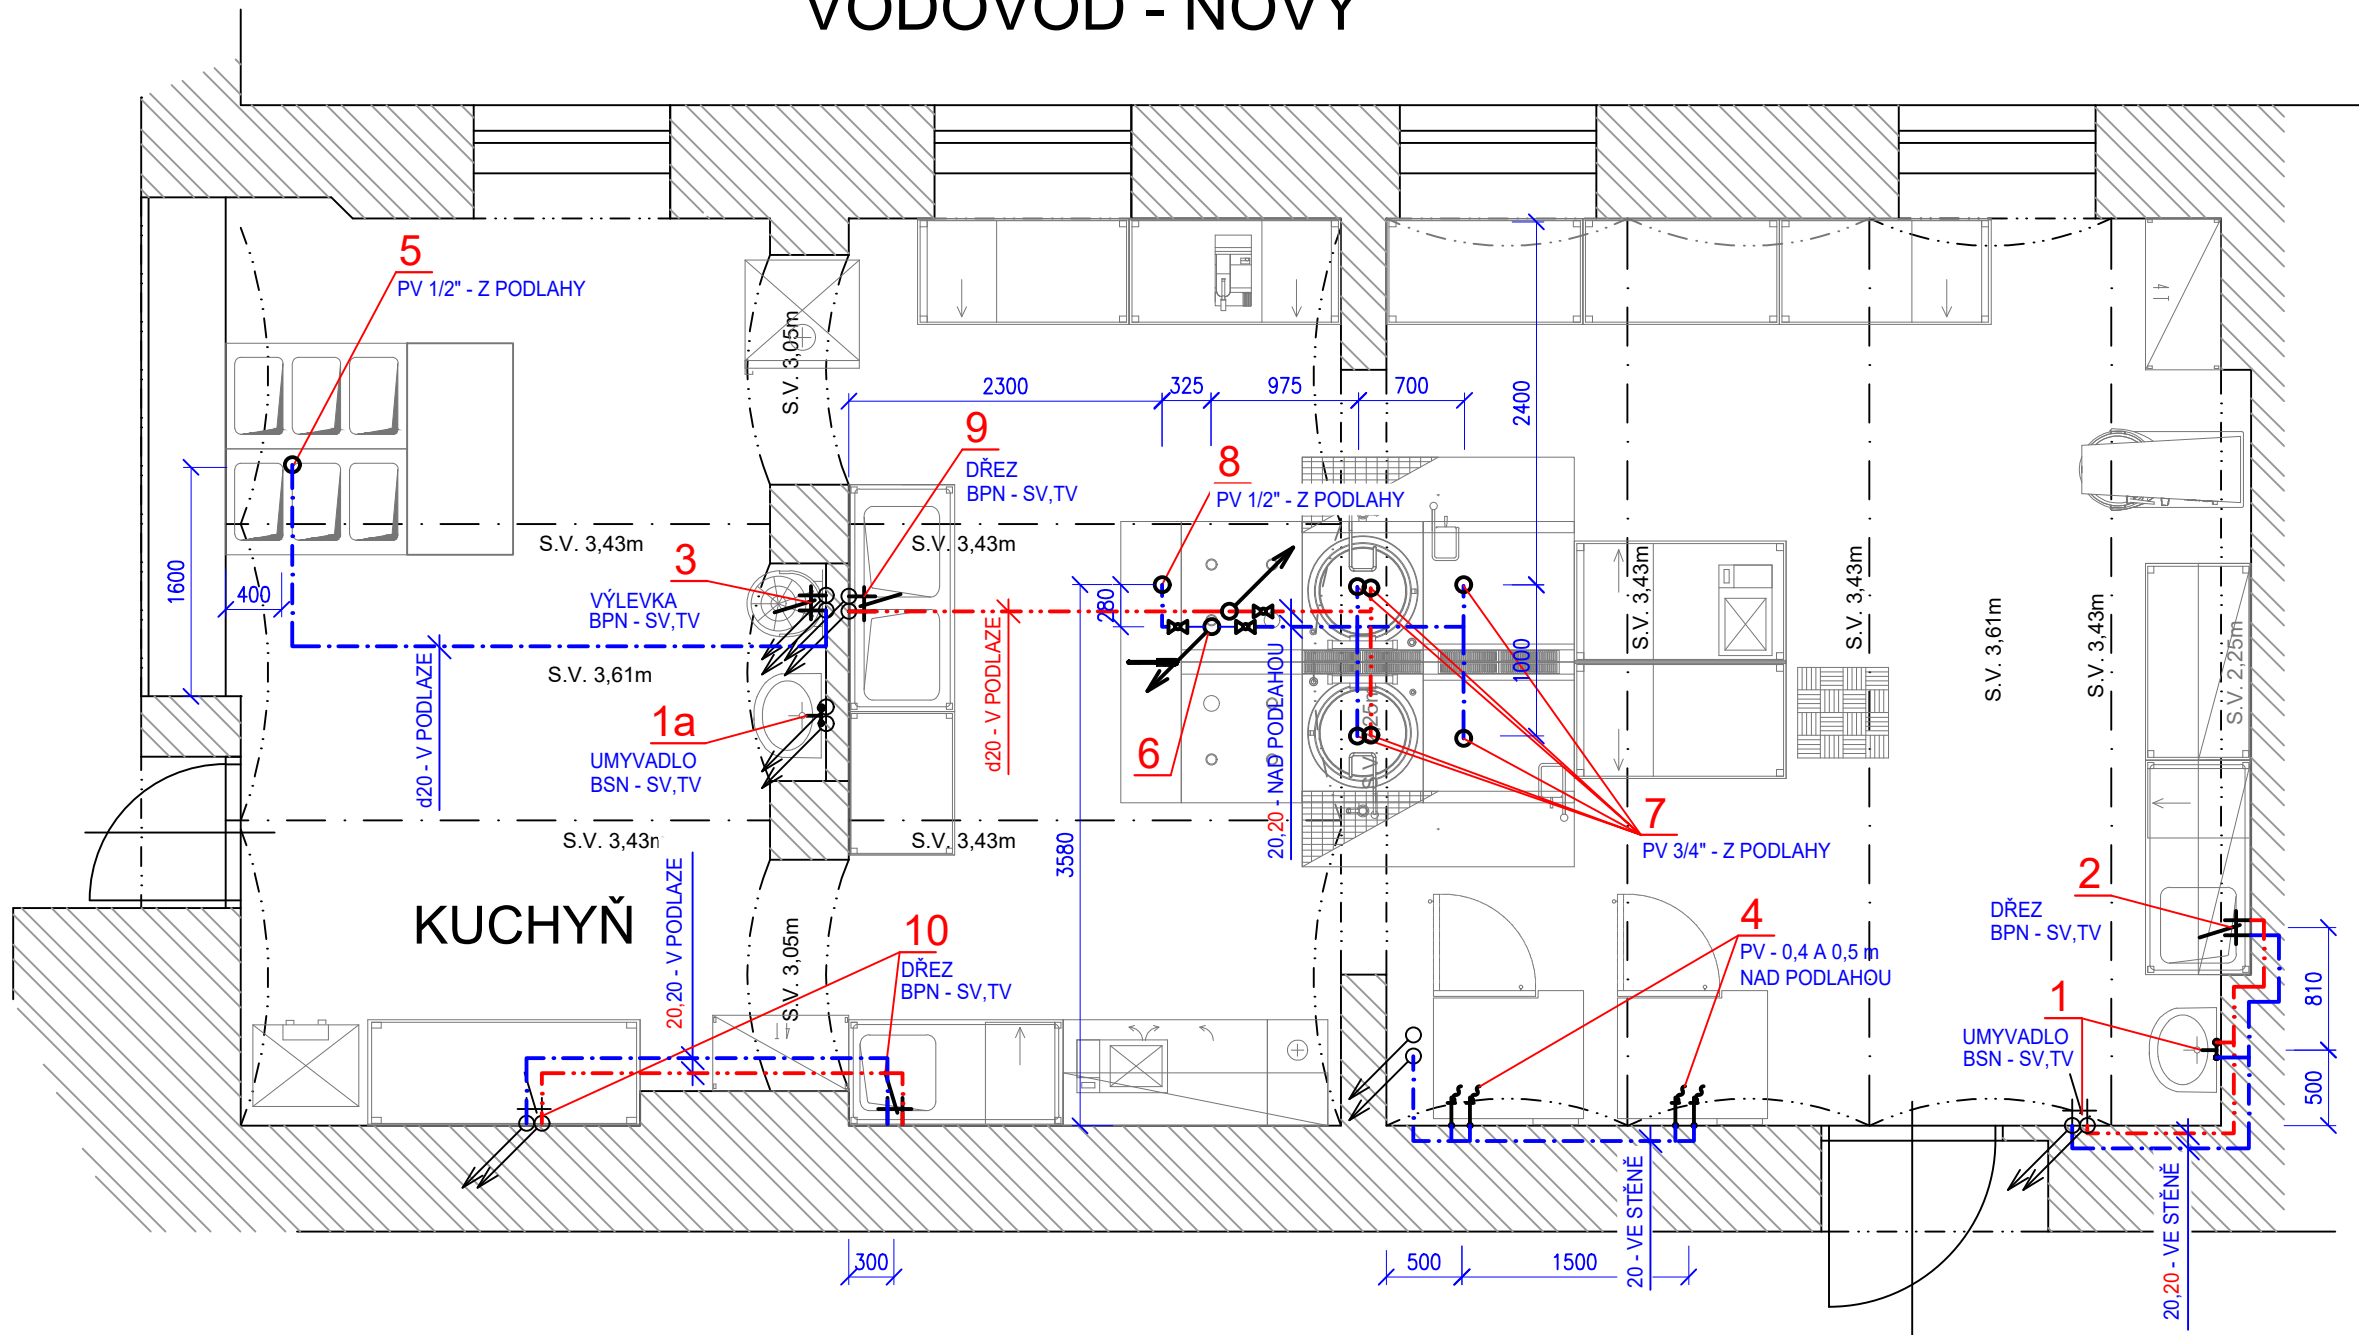

- LEGENDA:
- 1 - NOVÉ UMYVADLO VČETNĚ UCHYCOVACÍCH PRVKŮ. BATERIE NÁSTĚNNÁ SENZOROVÁ (SV + TV) VE VÝŠCE 1,20m NAD PODLAHOU. STÁVAJÍCÍ VÝVODY PO DEMONTOVANÉM DŘEZU BUDOU ZASLEPENY POD NOVÝM OBKLADEM.
  - 1a - BATERIE NÁSTĚNNÁ SENZOROVÁ (SV + TV) VE VÝŠCE 1,2 m NAD PODLAHOU - STÁVAJÍCÍ BATERIE, KTERÁ BUDE DEMONTOVÁNA A PO PROVEDENÍ STAVEBNÍCH PRACÍ BUDE OSAZENÁ ZPĚT.
  - 2 - BATERIE PÁKOVÁ NÁSTĚNNÁ DŘEZOVÁ S PRODLOUŽENÝM RAMÍNKEM (SV + TV), VE VÝŠCE 1,2 m NAD PODLAHOU.
  - 3 - BATERIE PÁKOVÁ NÁSTĚNNÁ S PRODLOUŽENÝM RAMÍNKEM VHODNÁ PRO VÝLEVKU (SV + TV), VE VÝŠCE 1,2 m NAD PODLAHOU
  - 4 - DVA PRAČKOVÉ VENTILY S UZÁVĚREM 3/4" A NAPOJENÍM NA HADICI (SV) VYVEDENÉ ZE STĚNY VE VÝŠKÁCH 0,4 m A 0,5 m NAD PODLAHOU. POTRUBÍ BUDE UPRAVENO TAK, ABY BYLO VEDENO V SKRYTÉ V PODLAZE A VE STĚNĚ.
  - 5 - VÝVOD POTRUBÍ STUDENÉ VODY Z PODLAHY UZÁVĚR 1/2" S NAPOJENÍM NA HADICI. NAPOJENO NA STÁVAJÍCÍ VEDENÍ VE STĚNĚ V PROSTORU VÝLEVKY A UMYVADLA. POTRUBÍ VEDENO VE STĚNĚ A V PODLAZE.
  - 6 - STÁVAJÍCÍ VÝVOD STUDENÉ VODY Z PODLAHY. T-KUS A UZÁVĚRY
  - 7 - ROZVOD STUDENÉ A TEPLÉ VODY NAD PODLAHOU POD SPOTŘEBIČI ZAKONČENÝ UZÁVĚREM 3/4" S NAPOJENÍM NA HADICI - 4 ks STUDENÁ VODA, 2 ks TEPLÁ VODA
  - 8 - ROZVOD STUDENÉ VODY NAD PODLAHOU POD SPOTŘEBIČI ZAKONČENÝ UZÁVĚREM 1/2" S NAPOJENÍM NA HADICI - 1 ks - STUDENÁ VODA
  - 9 - BATERIE PÁKOVÁ NÁSTĚNNÁ DŘEZOVÁ S PRODLOUŽENÝM RAMÍNKEM PRO DVOJITÝ DŘEZ (SV + TV), VE VÝŠCE 1,2 m NAD PODLAHOU. POTRUBÍ TEPLÉ VODY BUDE NOVĚ NAPOJENO VE STĚNĚ, BUDE ZAVEDENO DO PODLAHY A VYVEDENO POD VARNÝM CENTREM, KDE BUDE ZAKONČENO UZÁVĚREM A NAPOJENO DO KONKRÉTNÍHO MÍSTA ODBĚRU.
  - 10 - BATERIE NÁSTĚNNÁ PÁKOVÁ (SV+TV) VE VÝŠCE 1,2 m NAD PODLAHOU, POTRUBÍ VEDENO V PODLAZE A VE STĚNĚ POD NOVÝM OBKLADEM K NOVÉMU MÍSTU ODBĚRU

VEŠKERÁ MÍSTA NAPOJENÍ JSOU POUZE ORIENTAČNÍ, VYCHÁZÍ POUZE Z OBHLÍDKY STAVBY PROJEKTANTEM A Z PODKLADŮ VIDITELNÝCH POUHÝM OKEM. PŘESNÝ ZPŮSOB NAPOJENÍ BUDE UPŘESNĚN PŘI REALIZACI PO ODKRYTÍ VEDENÍ VE STĚNÁCH A V PODLAZE.

BSN - BATERIE SENZOROVÁ NÁSTĚNNÁ  
BPN - BATERIE PÁKOVÁ NÁSTĚNNÁ  
PV - PRAČKOVÝ VENTIL S NAPOJENÍM NA HADICI

VYPRACOVAL: Veronika BURIANOVÁ, DI.S. SCHVÁLIL: Veronika BURIANOVÁ, DI.S. HLAVNÍ PROJEKTANT: Ing. Jaroslav STÁŇA, DI.S.	STAVBA: REKONSTRUKCE KUCHYNĚ SŠ ROKYCANY OBJEKT: OBSAH: VODOVOD A KANALIZACE NÁZEV: PŮDORYS - VODOVOD	INVESTOR: Střední škola, Rokycany, Jeřabinová 96/III, 337 01 Rokycany MÍSTO STAVBY: areál školy, Jeřabinová 96/III, Rokycany STATUS DOKUMENTACE: DZS ZAK. Č.: 0582017 POČET A4: 1 ČÍSLO VÝKRESU: SE 0582017 SMaA 01A	ČÍSLO PÁŘE: -
PROJEKTOVÝ ATELIER seap SEAP Rokycany s.r.o. Na Pátku 122, 337 01 Rokycany e-mail: seap@seap.cz		DATUM: 08/2017 MĚŘÍTKO: 1:50 JAZYK: CZ	