
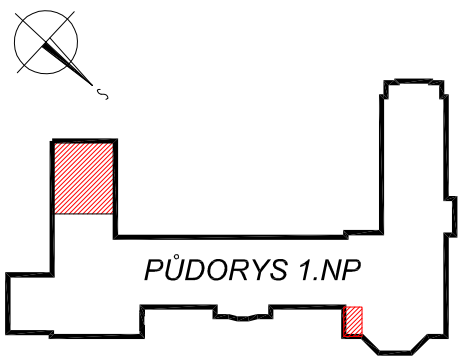


ŘEŠENÁ ČÁST

WC–PROFESOŘI + ZP 1.NP, M1:75

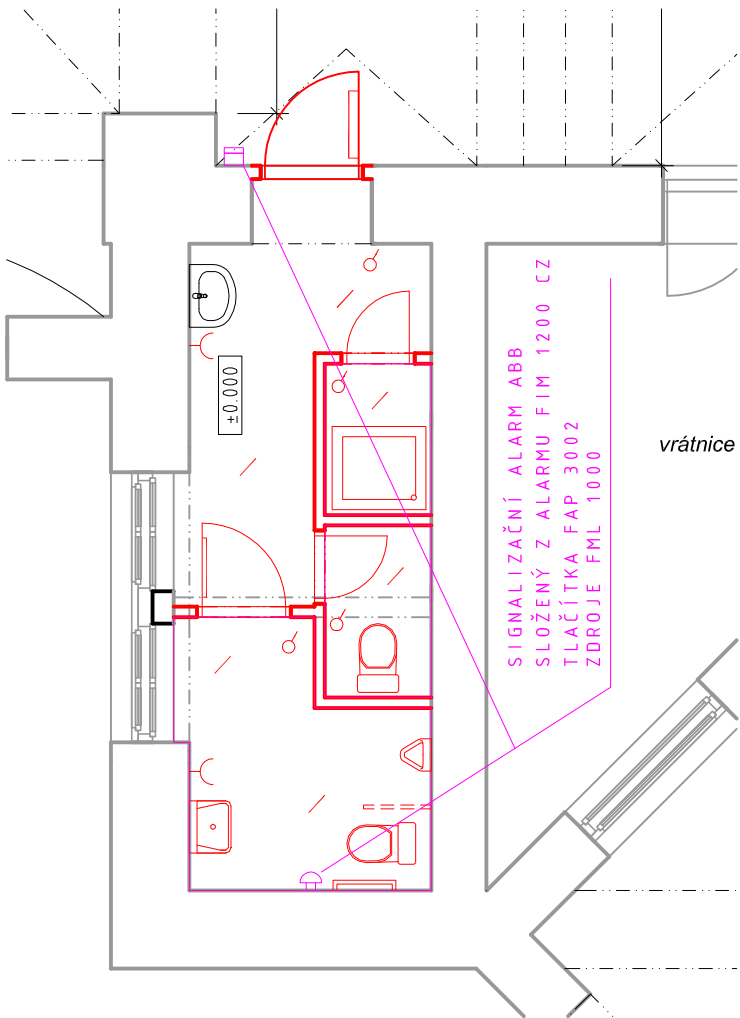

zodp.projektant	hl.architekt	kreslil	zodp.projektant části	
Ing.Arch.Jiří Kučera	Ing.Arch.Jiří Kučera	Štěpán Elláš		
stavba	GYMNÁZIUM PLZEŇ OPRAVA, MODERNIZACE ČÁSTI 1.NP, 2.NP A VESTAVBA WC PRO ZP P.P.Č. 1210, K.Ú. PLZEŇ			
investor	Gymnázium, Plzeň Mikulášské náměstí 808/23, 326 00 Plzeň			číslo zakázky 6/2016
část	D.-DOKUMENTACE OBJEKTŮ D.1.4.- SILNOPROUD, SLABOPROUD			datum srpen 2016
objekt	GYMNÁZIUM			formát A3
obsah:	PŮDORYS 1NP			stupeň P.D. DSP
				měřítko 1:75
				číslo výkresu : <b>1</b>