


Stávající stav a demontáže

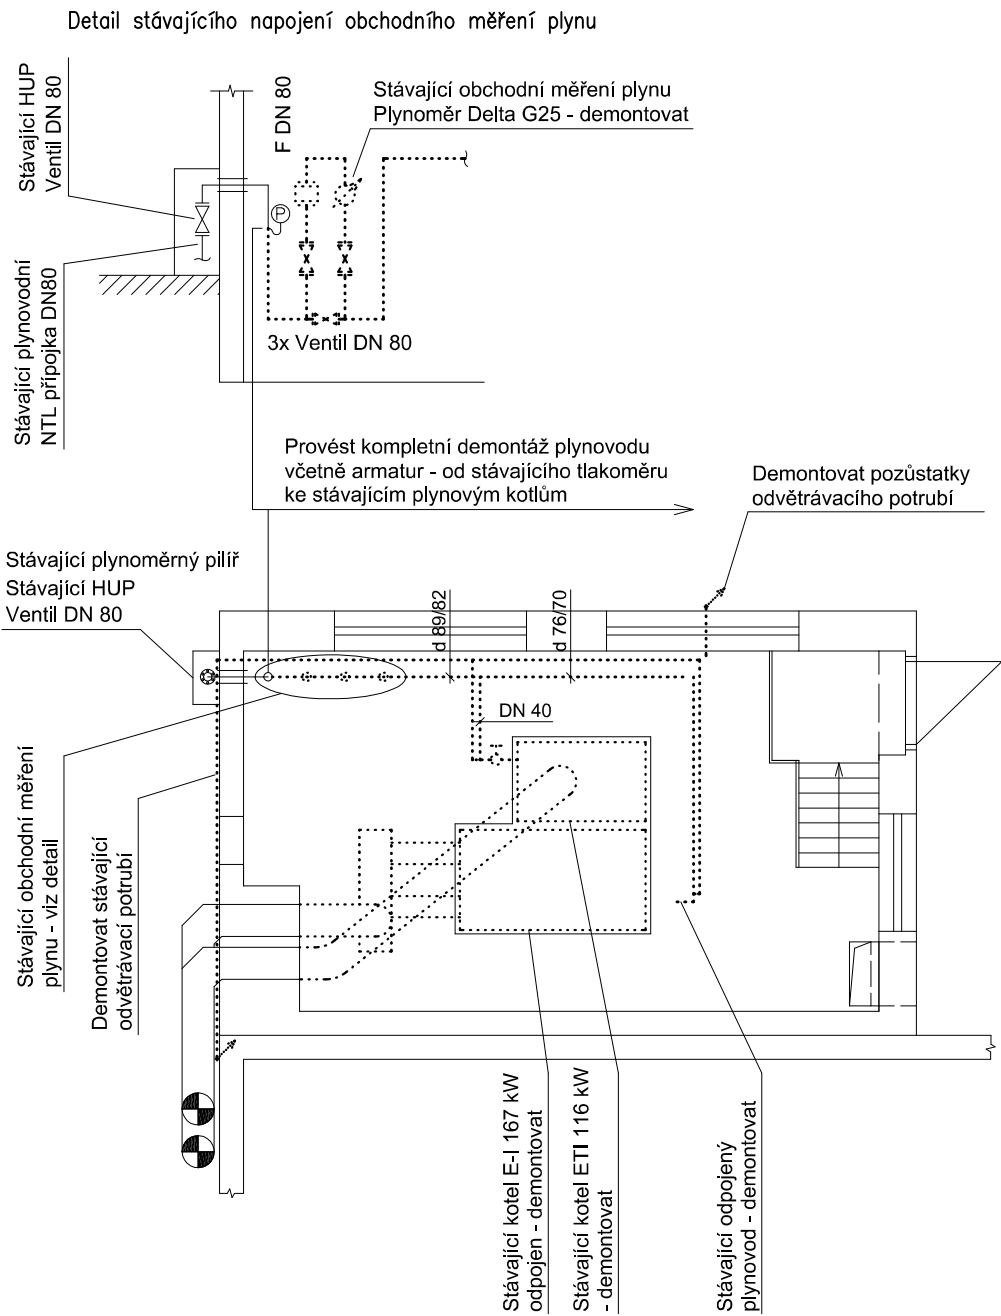

|  |  |   |  |   |  |  |  |
|--|--|---|--|---|--|--|--|
| <div>HERMOLUFT KT s.r.o.<br/>VZT, klimatizace a vytápění<br/>Fr. Šumavského 867/III, Klatovy, IČO: 29109990<br/>mob.: +420736612550, www: www.thermoluft.cz</div> <div></div>  |  | INVESTOR<br>Střední průmyslová škola, Klatovy, nábřeží<br>Kpt. Nálepky 362, Klatovy III, 33942 Klatovy  |  | STUPEŇ PD :<br>DSP<br>+ Zadávací<br>dokumentace   |  |  |  |
| <div><div><div><div><input type="checkbox"/> A. PRŮBĚH ZPRÁVA</div><div><input type="checkbox"/> B. SOUBORNÁ TECHNICKÁ ZPRÁVA</div><div><input type="checkbox"/> C. SITUACNÍ VÝKRESY</div><div><input type="checkbox"/> D. DOKUMENTACE OBJEKTU A TECHNICKÝCH<br/>A TECHNOLOGICKÝCH ZÁŘEŽÍ<br/>NEBO ROZPOČTOVÝCH ÚDAJŮ<br/><div><div><input type="checkbox"/> D.1.1. ARCHITECTURNO-STAVBNÍ ŘEŠENÍ</div><div><input type="checkbox"/> D.1.2. STAVBNÍ KONSTRUKČNÍ ŘEŠENÍ</div><div><input type="checkbox"/> D.1.3. POŽÁRNÍ BEZPEČNOSTNÍ ŘEŠENÍ</div><div><input checked="" type="checkbox"/> D.1.4. TECHNICKÁ PROSTŘEDÍ SÁVEB<br/><div><div><input type="checkbox"/> D.1.4.a) ZOBRAZENÉ TECHNICKÉ INSTALACE</div><div><input checked="" type="checkbox"/> D.1.4.b) VZT A VYTOPNĚNÍ, CHLAZENÍ,<br/>PLYNOVÉ ZÁŘEŽÍ</div><div><input type="checkbox"/> D.1.4.c) MĚŘENÍ A REGULACE</div><div><input type="checkbox"/> D.1.4.d) ELEKTROINŽENÝRSTVÍ, ELEKTROTECHNIKA,<br/>ELEKTROINŽENÝRSTVÍ</div></div></div><div><input type="checkbox"/> D.2. DOKUMENTACE TECHNICKÝCH<br/>A TECHNOLOGICKÝCH ZÁŘEŽÍ</div><div><input type="checkbox"/> E. DOKLADNÍ ČÁST</div></div></div></div></div></div> |  | <div>VYPRACOVAL<br/>Jan Štětka<br/>VEDOUcí PROJEKTANT, KONTROLOVAL<br/>Ing. Jaroslav Štětka<br/>ZODPOVĚDNÝ PROJEKTANT<br/>Ing. Jaroslav Štětka<br/>AUTOR<br/>THERMOLUFT KT s.r.o.</div> |  | <div>OBSAH<br/>Výměna stávajícího zdroje tepla<br/>v objektu SPŠ Klatovy,<br/>Voříškova ul. č.p. 526<br/>D.1.4. TECHNICKÁ PROSTŘEDÍ STAVEB<br/>DATUM 08/2017<br/>MĚŘÍTKO 1:50</div> |  | <div>ČÍSLO VÝKRESU<br/>B-07<br/>FORMÁT: 2 A4</div> |  |
| <div>VÝKRES<br/>PLYNOVOD: Půdorys - Stávající stav a demontáže</div>   |  |   |  | <div>D.1.4.b)</div>   |  |  |  |