


Půdorys technické místnosti Odkouření kotlů

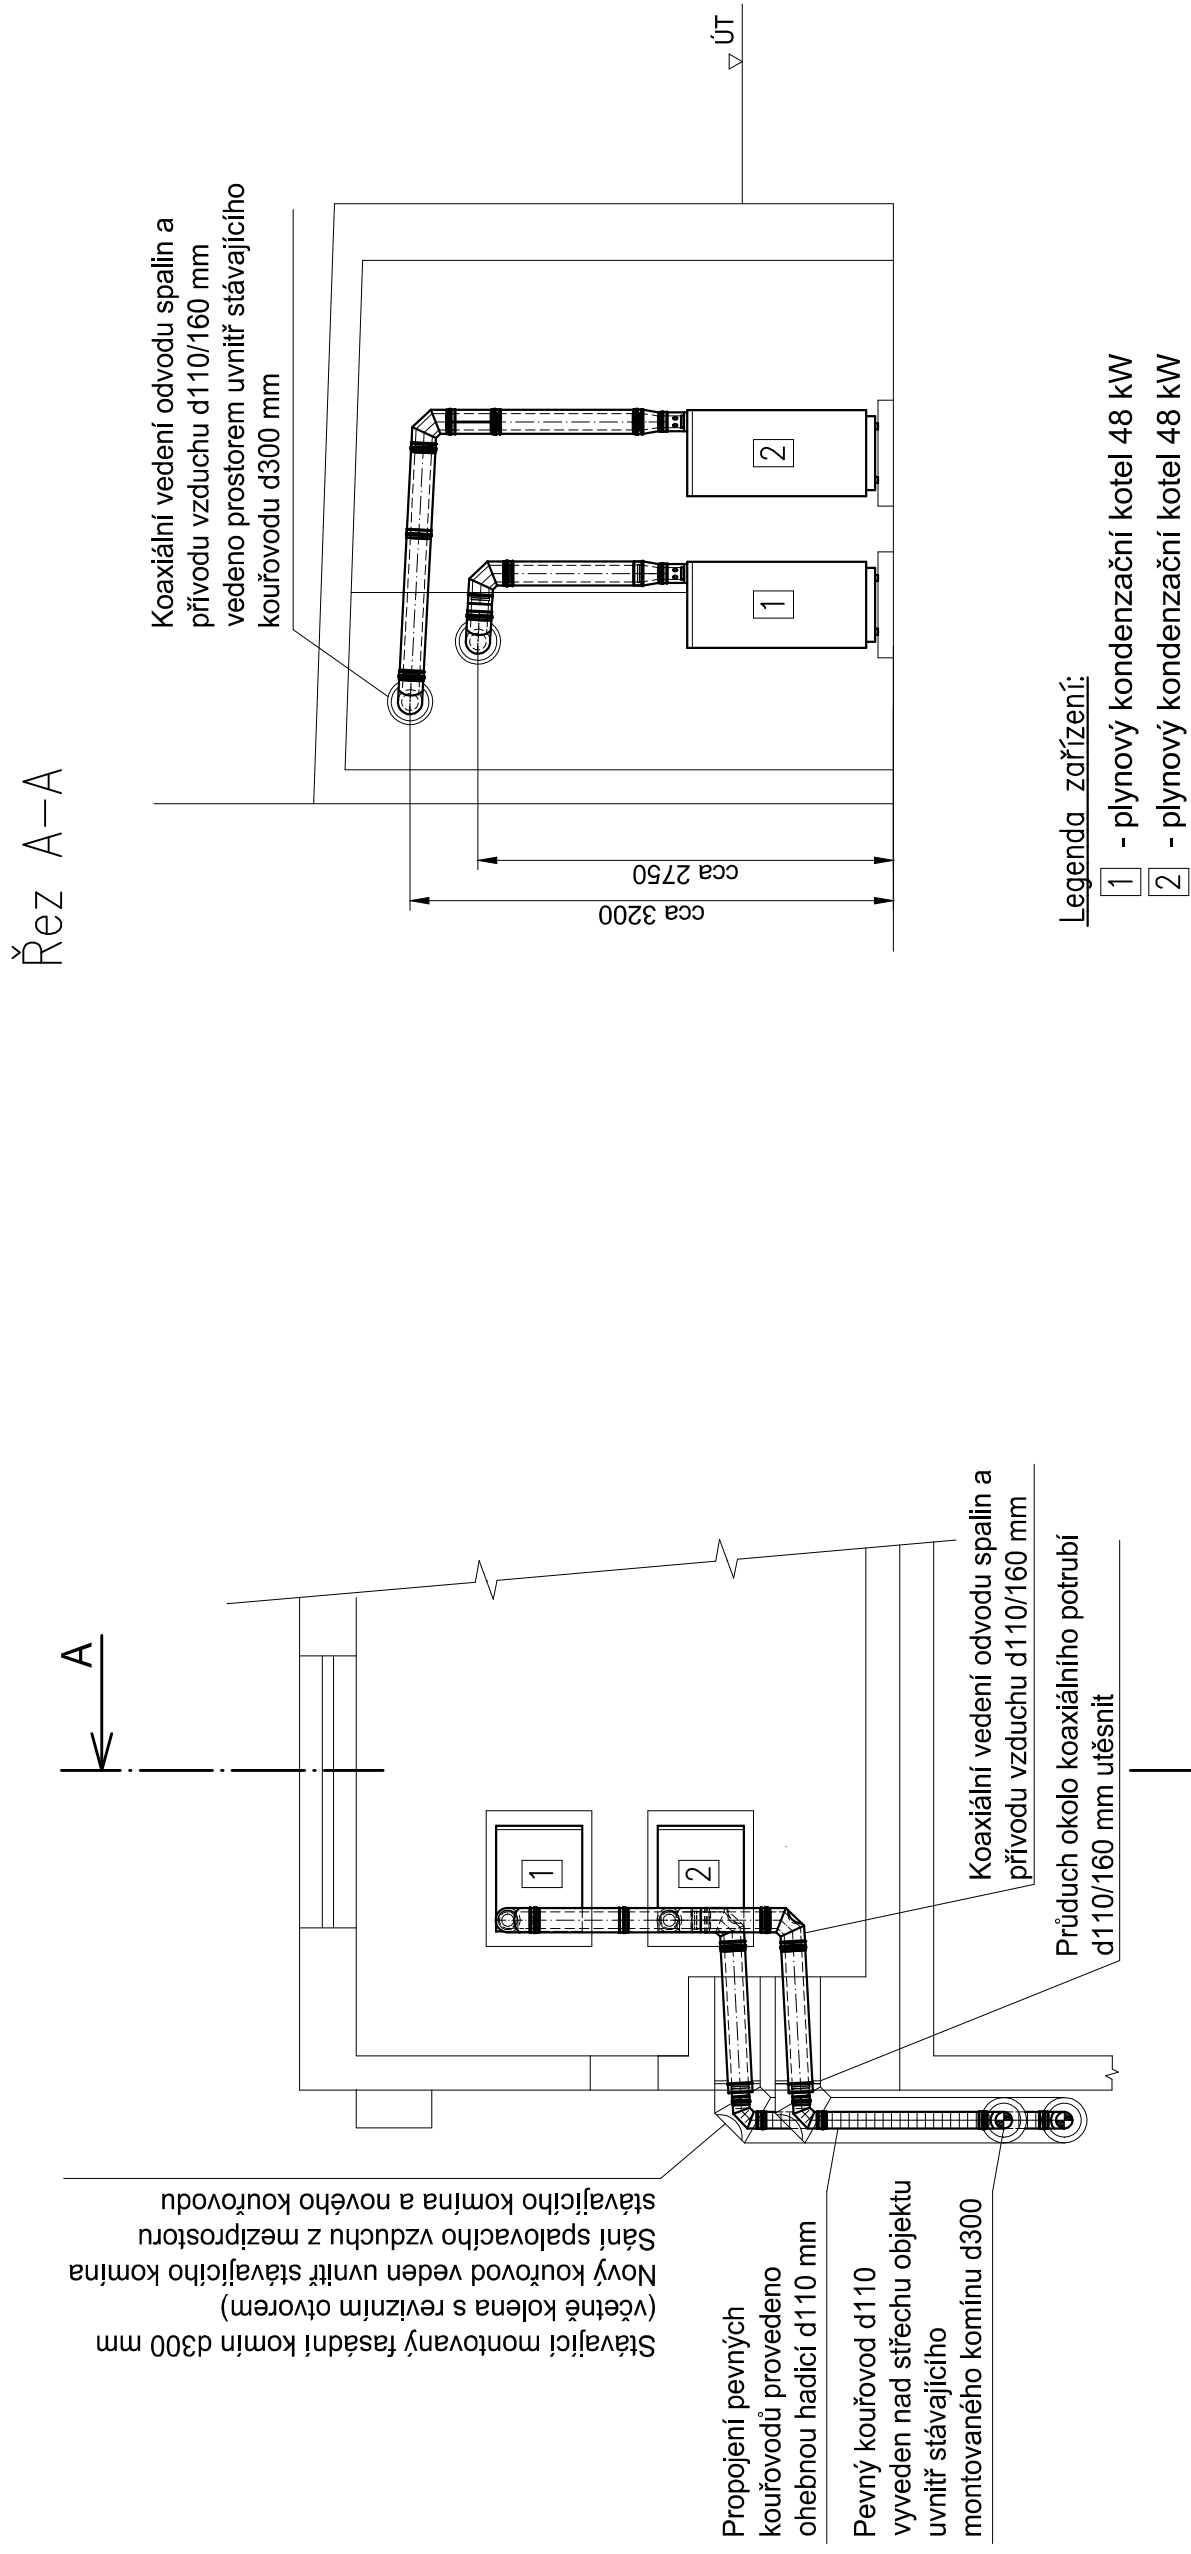

<p>THERMOLUFT KT s.r.o. VZT, klimatizace a vytápění Fr. Šumavského 867/III, Klatovy, IČO: 29109990 mob.: +420736612550, www: www.thermoluft.cz</p>		<p>INVESTOR Sřídění průmyslová škola, Klatovy, nábreží Kpt. Nálepky 362, Klatovy III, 33942 Klatovy</p>		<p>STUPEŇ PD : DSP + Zadávací dokumentace</p>	
<p><input type="checkbox"/> A PRŮVODNÍ ZPRÁVA <input type="checkbox"/> B SOUHRNNÁ TECHNICKÁ ZPRÁVA <input type="checkbox"/> C STUŽNÁ VÝKRESY <input type="checkbox"/> D PRŮVODNÍ OBJEDNÁVKA A TECHNICKÝCH VÝKRESOVÝCH ŽÁDEJÍ <input type="checkbox"/> E1.1 DOKUMENTACE STAVEBNÍHO NEBO INŽENÝRSKÉHO OBJEKTU <input type="checkbox"/> E1.1.1 ARCHITECTONICKO-STAVBNÍ ŘEŠENÍ <input type="checkbox"/> E1.2 SOUVISEBNÉ KONSTRUKČNÍ ŘEŠENÍ <input type="checkbox"/> E1.3 POŽÁRNÍ BEZPEČNOSTNÍ ŘEŠENÍ <input checked="" type="checkbox"/> E1.4 TECHNICKÁ PROJEKČNÍ STAVBA <input type="checkbox"/> E1.4.1) PRŮVODNÍ TECHNICKÉ INSTRUKE <input checked="" type="checkbox"/> E1.4.2) VZT, VYHŘEVNÍ, CHLAZENÍ, PLYNÁ, ZÁŘIVÍ <input type="checkbox"/> E1.4.3) MĚŘENÍ A REGULACE <input type="checkbox"/> E1.4.4) SPOJOPRŮBĚH ELEKTROTECHNICKÁ, ELEKTROINŽENÝRSKÁ A ELEKTROINSTALACE <input type="checkbox"/> E2.1 DOKUMENTACE TECHNICKÝCH A TECHNOLOGICKÝCH ŽÁDEJÍ <input type="checkbox"/> E3 DOKLADOVÁ ČÁST</p>		<p>YPRACOVAL Jan Štětka VEDOUcí PROJEKTANT, KONTROLOVAL Ing. Jaroslav Štětka ZODPOVĚDNÝ PROJEKTANT Ing. Jaroslav Štětka AUTOR THERMOLUFT KT s.r.o.</p>		<p>OBSAH Výměna stávajícího zdroje tepla v objektu SPŠ Klatovy, Voríškova ul. č.p. 526 D.1.4. TECHNIKA PROSTŘEDÍ STAVEB</p>	
		<p>DATUM 08/2017</p>		<p>FORMÁT: 2 A4</p>	
		<p>MĚŘÍTKO 1:50</p>			
<p>YKRES VYTÁPĚNÍ: Půdorys - Odkouření kotlů</p>				<p>D.1.4.b)</p>	