


Půdorys technické místnosti

Legenda zařízení:

- 1 - plynový kondenzační kotel 48 kW
- 2 - plynový kondenzační kotel 48 kW
- 3 - regulátor
- 4 - hydraulický vyrovnávač dynamických tlaků (nom. vel. 8,0 m3/hod)
- 5 - rozdělovač a sběrač otopných okruhů
- 6 - expanzní nádoba 300 l

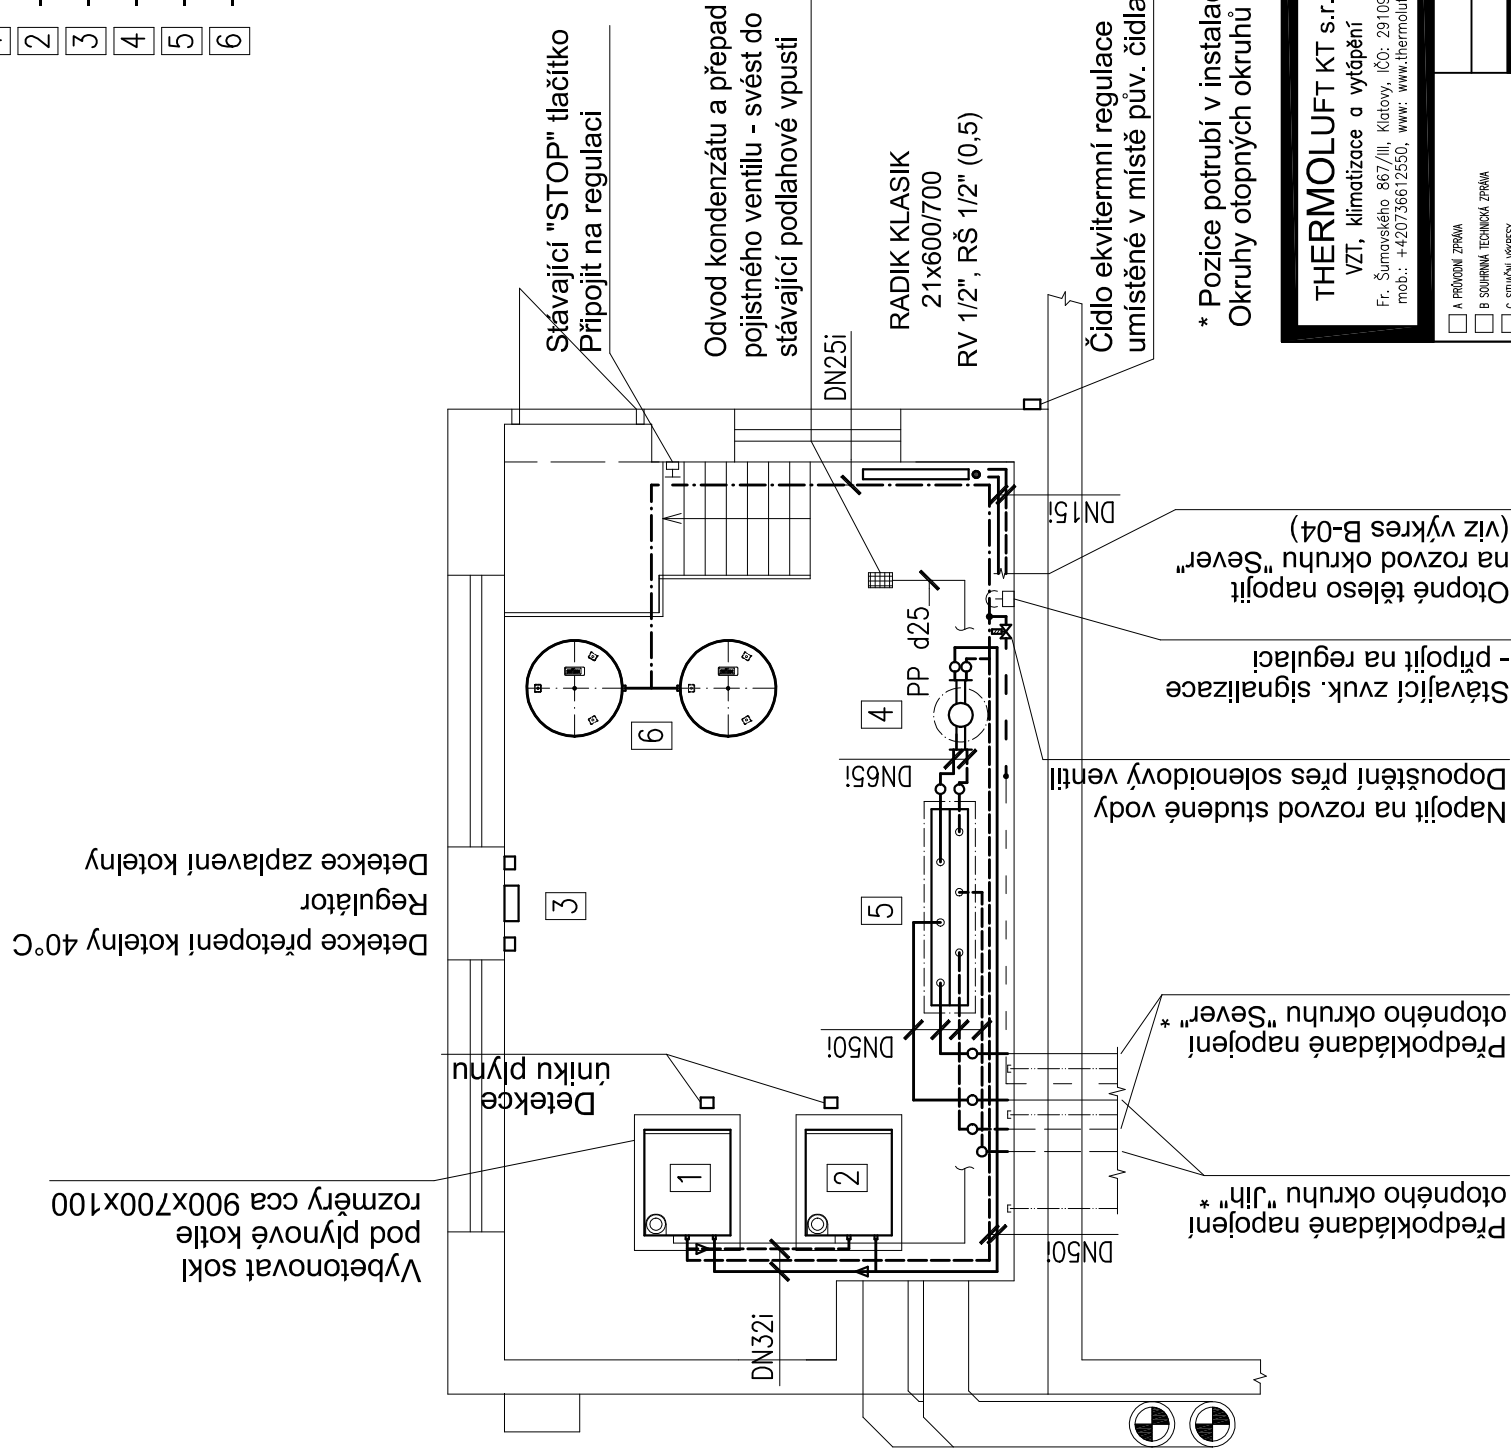

* Pozice potrubí v instalační šachtě dle předchozí dokumentace, prověřit při stavbě. Okruhy otopných okruhů "Sever" a "Jih" před demontáží označit, zbylá potrubí zaslepit.

THERMOLUFT KT s.r.o. VZT, klimatizace a vytápění Fr. Šumovského 867/III, Klatovy, IČO: 29109990 mob.: +420736612550, www: www.thermoluft.cz		INVESTOR Střední průmyslová škola, Klatovy, nábreží Kpt. Nálepky 362, Klatovy III, 33942 Klatovy		STUPEŇ PD : DSP + Zadávací dokumentace	
<div> <input type="checkbox"/> A PRŮBĚH ZPRÁVA <input type="checkbox"/> B SOUHRNNÁ TECHNICKÁ ZPRÁVA <input type="checkbox"/> C STUŽKA VÝKRESY <input type="checkbox"/> D DOKUMENTACE OBJEKTU A TECHNICKÝCH PŘÍPOJENÍ <input type="checkbox"/> E DOKUMENTACE STAVEBNÍHO A KONSTRUKČNÍHO NÁVRHU <input type="checkbox"/> F DOKUMENTACE STAVEBNÍHO A KONSTRUKČNÍHO NÁVRHU <input type="checkbox"/> G DOKUMENTACE STAVEBNÍHO A KONSTRUKČNÍHO NÁVRHU <input type="checkbox"/> H DOKUMENTACE STAVEBNÍHO A KONSTRUKČNÍHO NÁVRHU <input type="checkbox"/> I DOKUMENTACE STAVEBNÍHO A KONSTRUKČNÍHO NÁVRHU <input type="checkbox"/> J DOKUMENTACE STAVEBNÍHO A KONSTRUKČNÍHO NÁVRHU <input type="checkbox"/> K DOKUMENTACE STAVEBNÍHO A KONSTRUKČNÍHO NÁVRHU <input type="checkbox"/> L DOKUMENTACE STAVEBNÍHO A KONSTRUKČNÍHO NÁVRHU <input type="checkbox"/> M DOKUMENTACE STAVEBNÍHO A KONSTRUKČNÍHO NÁVRHU <input type="checkbox"/> N DOKUMENTACE STAVEBNÍHO A KONSTRUKČNÍHO NÁVRHU <input type="checkbox"/> O DOKUMENTACE STAVEBNÍHO A KONSTRUKČNÍHO NÁVRHU <input type="checkbox"/> P DOKUMENTACE STAVEBNÍHO A KONSTRUKČNÍHO NÁVRHU <input type="checkbox"/> Q DOKUMENTACE STAVEBNÍHO A KONSTRUKČNÍHO NÁVRHU <input type="checkbox"/> R DOKUMENTACE STAVEBNÍHO A KONSTRUKČNÍHO NÁVRHU <input type="checkbox"/> S DOKUMENTACE STAVEBNÍHO A KONSTRUKČNÍHO NÁVRHU <input type="checkbox"/> T DOKUMENTACE STAVEBNÍHO A KONSTRUKČNÍHO NÁVRHU <input type="checkbox"/> U DOKUMENTACE STAVEBNÍHO A KONSTRUKČNÍHO NÁVRHU <input type="checkbox"/> V DOKUMENTACE STAVEBNÍHO A KONSTRUKČNÍHO NÁVRHU <input type="checkbox"/> W DOKUMENTACE STAVEBNÍHO A KONSTRUKČNÍHO NÁVRHU <input type="checkbox"/> X DOKUMENTACE STAVEBNÍHO A KONSTRUKČNÍHO NÁVRHU <input type="checkbox"/> Y DOKUMENTACE STAVEBNÍHO A KONSTRUKČNÍHO NÁVRHU <input type="checkbox"/> Z DOKUMENTACE STAVEBNÍHO A KONSTRUKČNÍHO NÁVRHU </div>		OBSAH Výměna stávajícího zdroje tepla v objektu SPŠ Klatovy, Voříškova ul. č.p. 526		číslo výkresu B-02	
VYPRACOVAL Jan Štětka		D.1.4. TECHNIKA PROSTŘEDÍ STAVEB		FORMÁT: 2 A4	
VEDOUČÍ PROJEKTANT, KONTROLOVAL Ing. Jaroslav Štětka		MĚŘÍTKO 1:50		DATUM 08/2017	
ZODPOVĚDNÝ PROJEKTANT Ing. Jaroslav Štětka		VYTÁPĚNÍ: Půdorys - Nový stav		D.1.4.b)	
AUTOR THERMOLUFT KT s.r.o.		KRYSLA		KRYSLA	