


PŮDORYS KOTELNY - KOUŘOVÉ CESTY

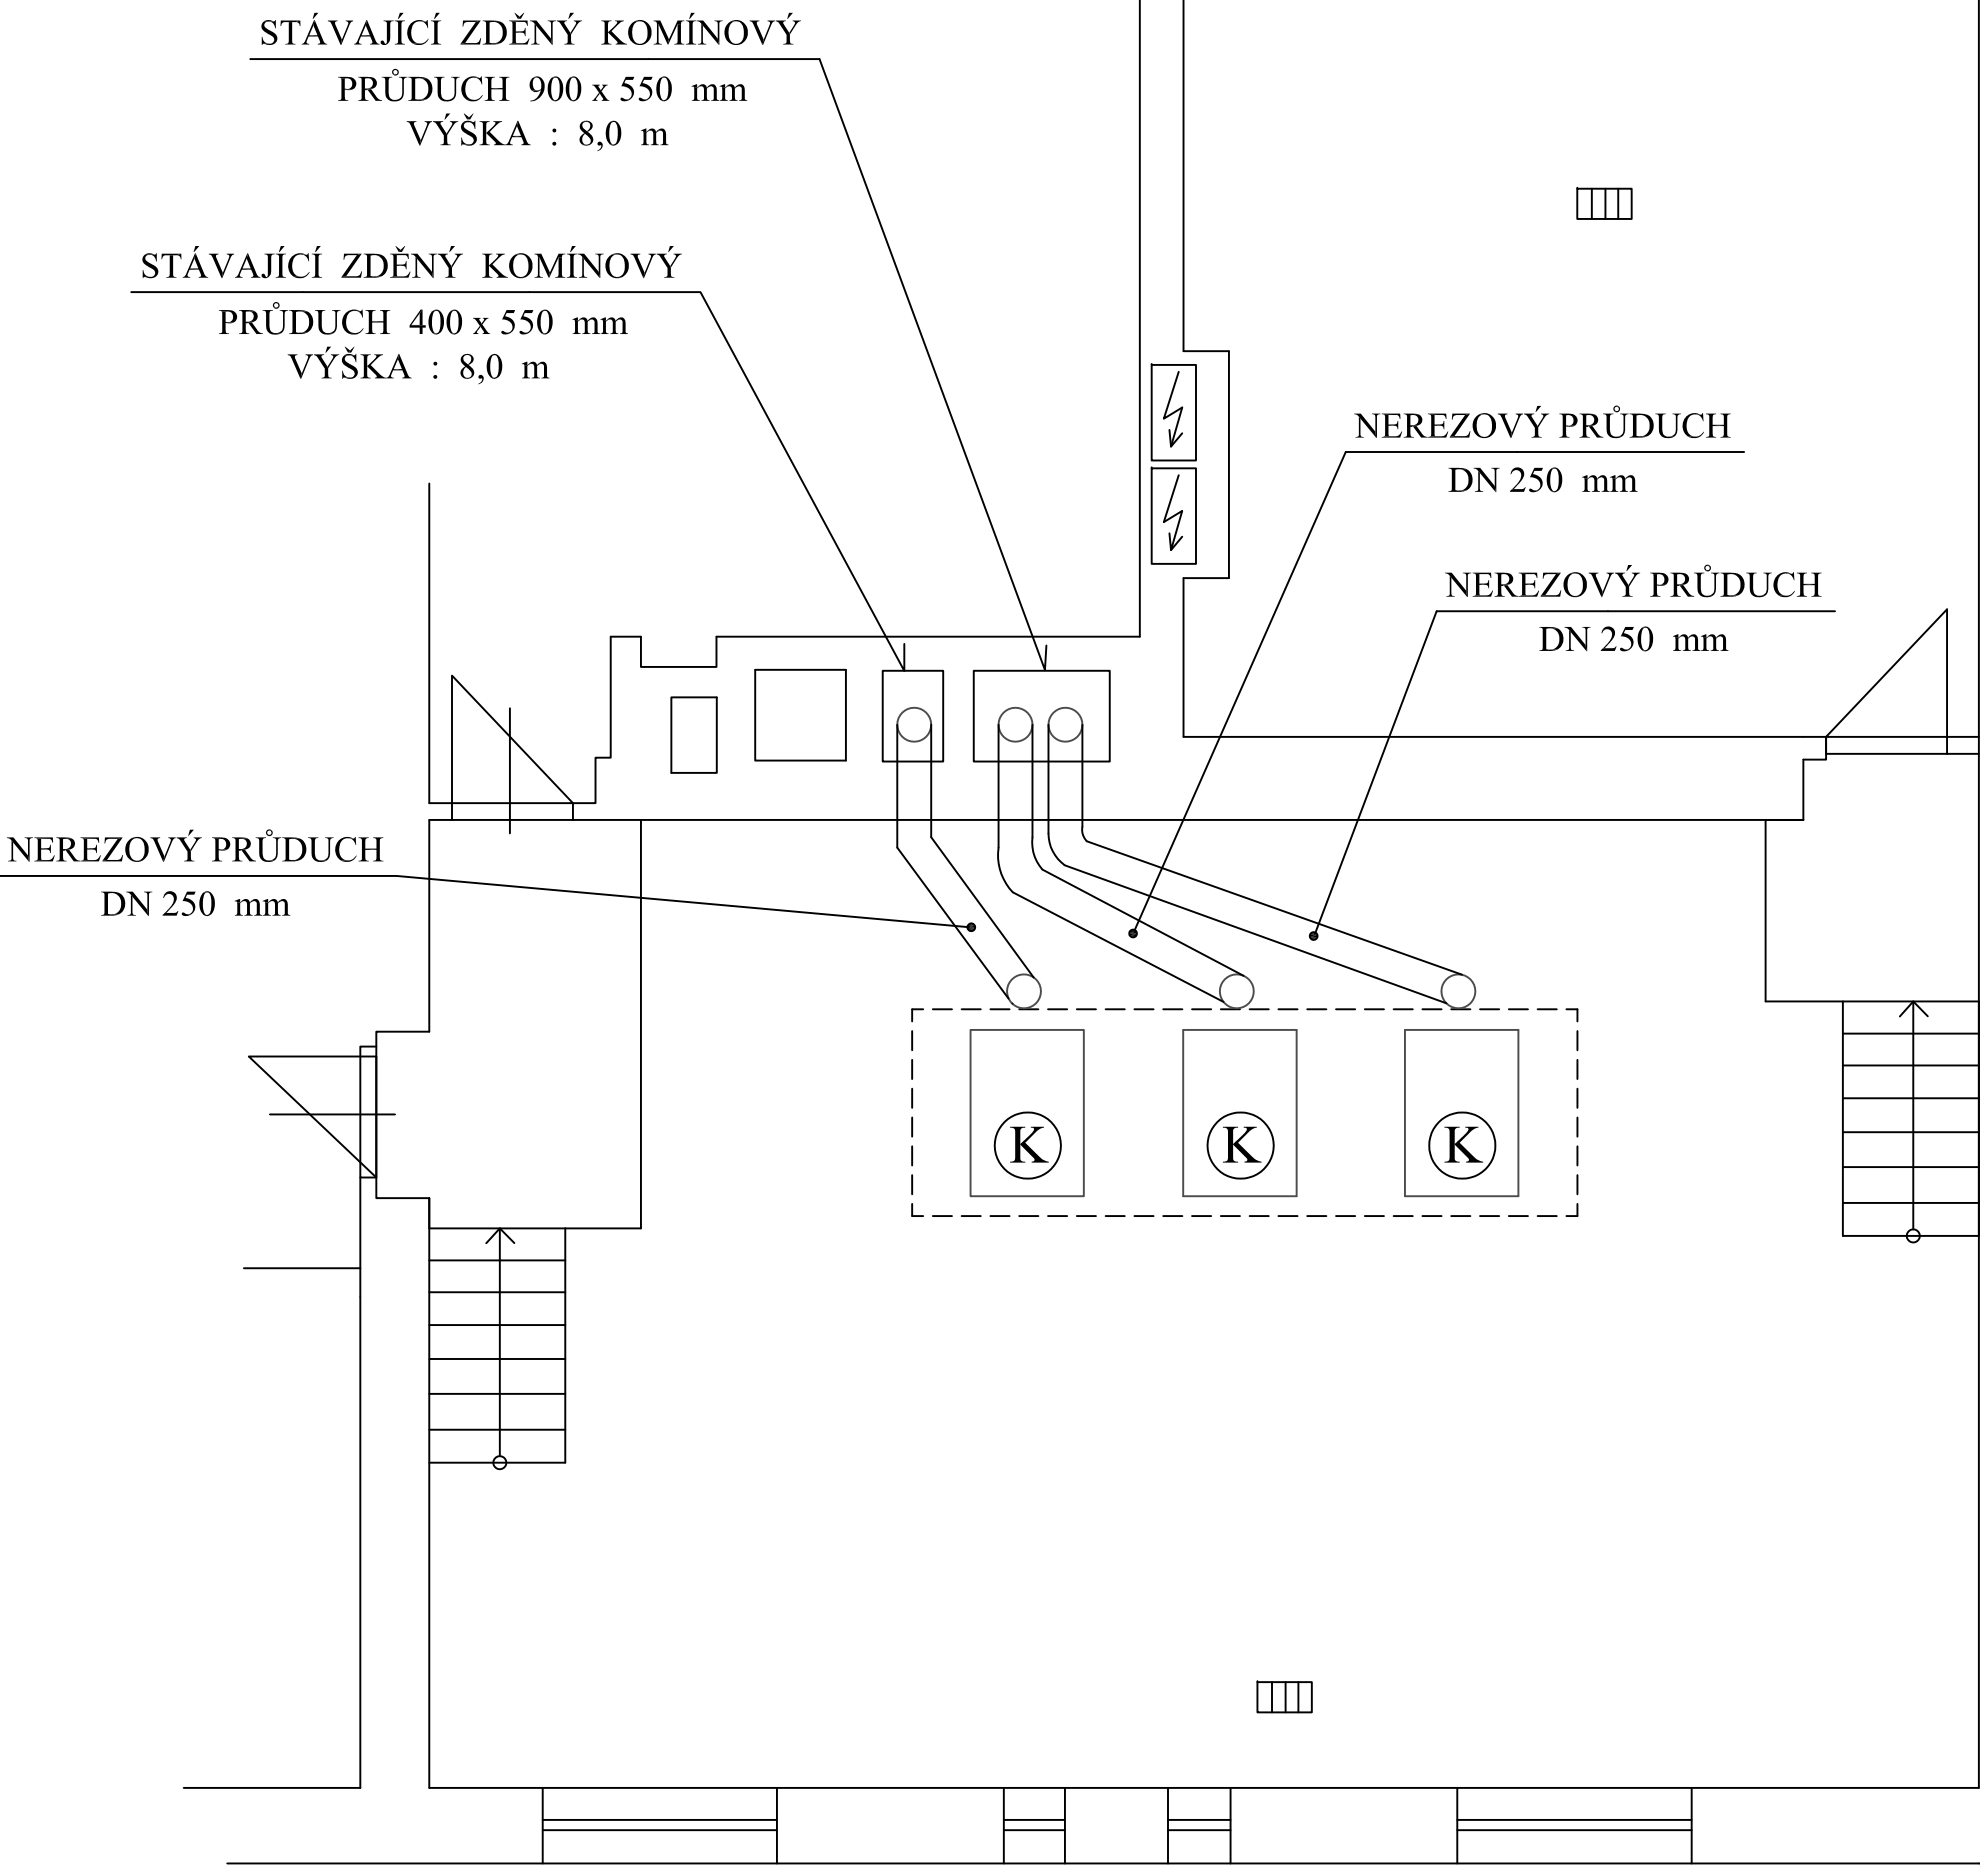

STAVEBNÍK

GYMNÁZIUM A STŘEDNÍ ODBORNÁ ŠKOLA, PLASY
PLASY, ŠKOLNÍ 280, 33101

PROJEKT

PROJEKTOVÁ DOKUMENTACE
VÝMĚNY ZDROJE TEPLA
V KOTELNĚ

STARÁ CESTA 363, PLASY
PARCELNÍ ČÍSLO: 415
Katastrální území: Plasy (721531)

GENERÁLNÍ PROJEKTANT



RAVENNSKÁ 320
109 00, PRAHA 10
IČO:28980131, TEL.: 295 560 549

AMMBRA PROJEKT s.r.o.

ČÁST

D.1.4.a - ZAŘÍZENÍ PRO VYTÁPĚNÍ STAVEB

STUPEŇ PROJEKTOVÉ DOKUMENTACE

DOKUMENTACE PRO PROVEDENÍ STAVBY

HLAVNÍ INŽENÝR PROJEKTU Ing. Ladislav Baran

ZODPOVĚDNÝ PROJEKTANT Bedřich Dvořák

VYPRACOVAL Bedřich Dvořák

ARCHIVNÍ ČÍSLO 18004_01REV_LB

DATUM 2018 / 01

MĚŘÍTKO 1 : 50

NÁZEV A ČÍSLO VÝKRESU

PŮDORYS KOTELNY
KOUŘOVÉ CESTY

D.1.4.a.6