


POZNÁMKA
→ Umístění konzol a pevných bodů P.B.1,2,3 je převzato z původního projektu ÚT
— Umístění a počet ostatních konzol je pouze orientační, nutno ověřit po otevření kanálů

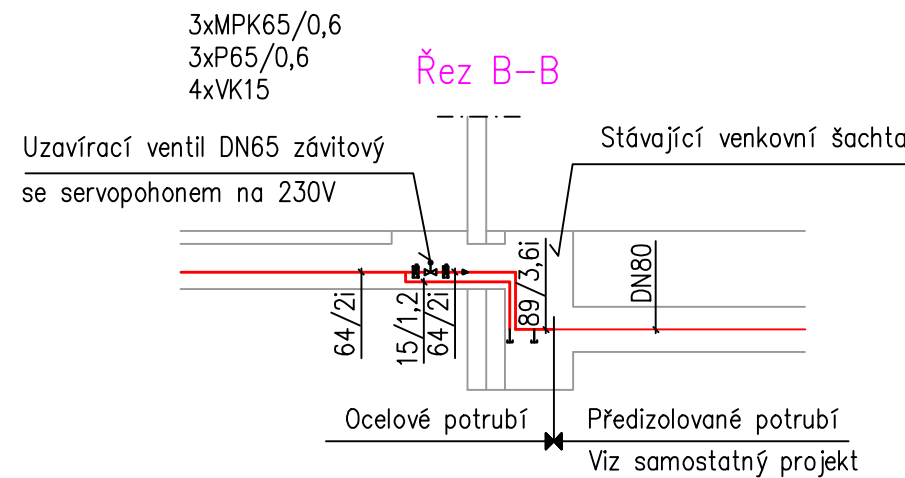

Zařízení pro vytápění staveb

Ved.projektant	Zodp.projektant	Vypracoval		
luboš Beneda	Petr Tauber			
Investor STŘEDNÍ ODBORNÉ UČILIŠTĚ ELEKTROTECHNICKÉ, VEJPRNICKÁ 56, 318 00 PLZEŇ				
SOU – REKONSTRUKCE SOCIÁLNÍHO ZAŘÍZENÍ TĚLOCVIČEN A CHODBY			Formát	5x44
			Datum	03/2018
			Stupeň	DSP
			Zak.číslo	18/8
Půdorys 1.NP			Měřítko 1: 100	Č.výkresu 1