


PŮDORYS 1NP - PŘÍZEMÍ

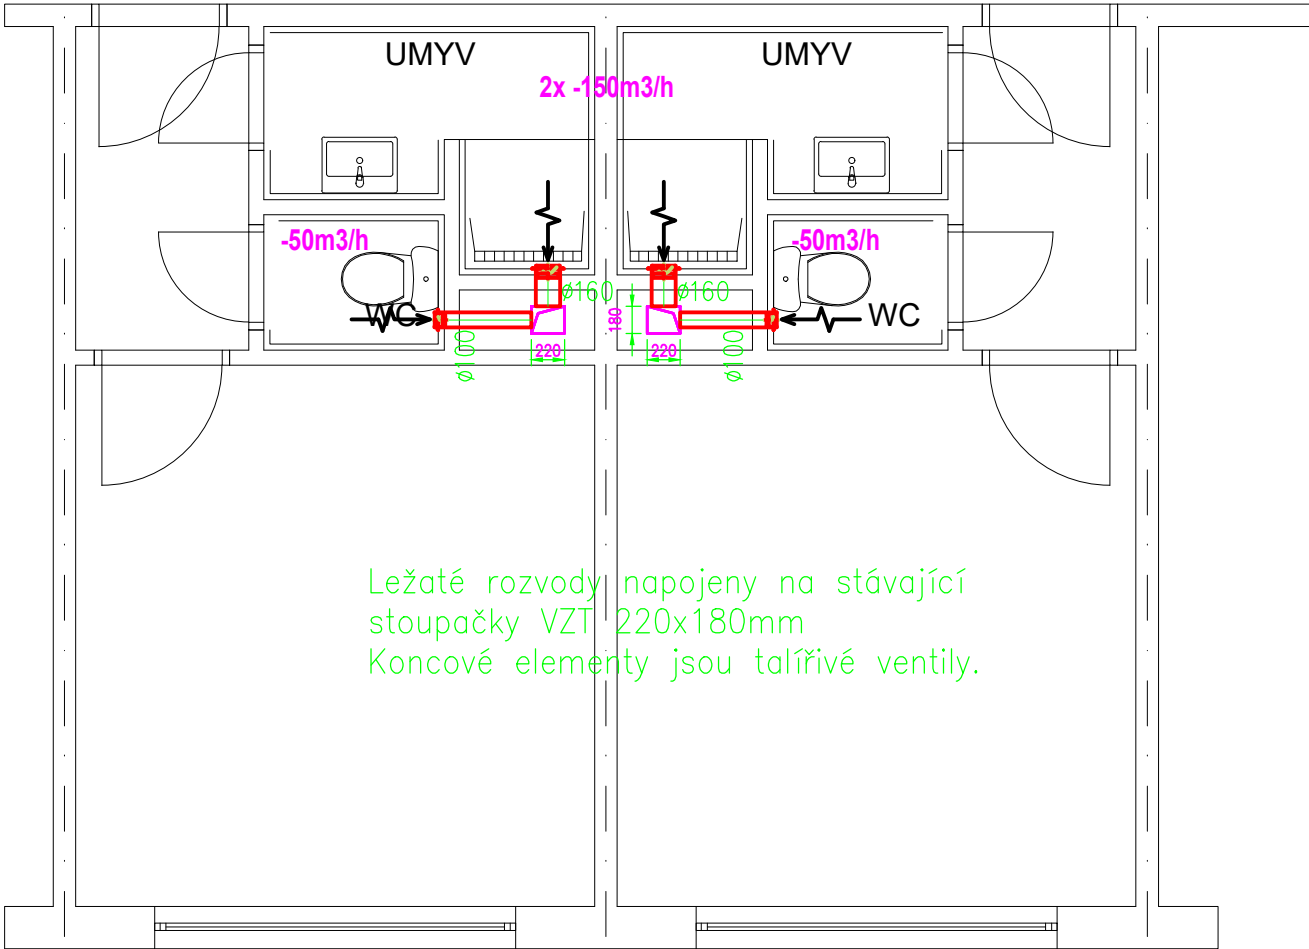

PŮDORYS 2NP - 6NP

**LEGENDA:**

-100m³/h množství vzduchu odvod

**VZDUCHOTECHNIKA**

Ved. projektant	Zodp. projektant	Vypracoval	RADOVAN GAIGER projektant VZT a klimatizace Liliová 36, Plzeň 32600 IČO: 72246952 tel. 603 216 125	
ing.arch. Radim Hucl	Radovan Gaiger	Radovan Gaiger		
Investor: SOU PLZEŇ, Vejprnická 663/56 , 301 00 Plzeň				
Místo stavby: Vejprnická 663/56 , 301 00 Plzeň				
Stavba-objekt:  <b>MODERNIZACE ROZVODŮ SOC. ZÁZEMÍ - AREÁL SOUE- pavilon 7, PLZEŇ</b>			Formát – A4	Stupeň
			2xA4	DSP
			Datum	Číslo zakázky
			04/2018	64-18
Obsah výkresu: ETAPA 3			Měřítko 1 : 50	Č. výkresu <b>4.</b>