


Ležaté rozvody napojeny na stávající
stoupačky VZT 220x180mm
Koncové elementy jsou talířivé ventily.

PŮDORYS 1NP - PŘÍZEMÍ

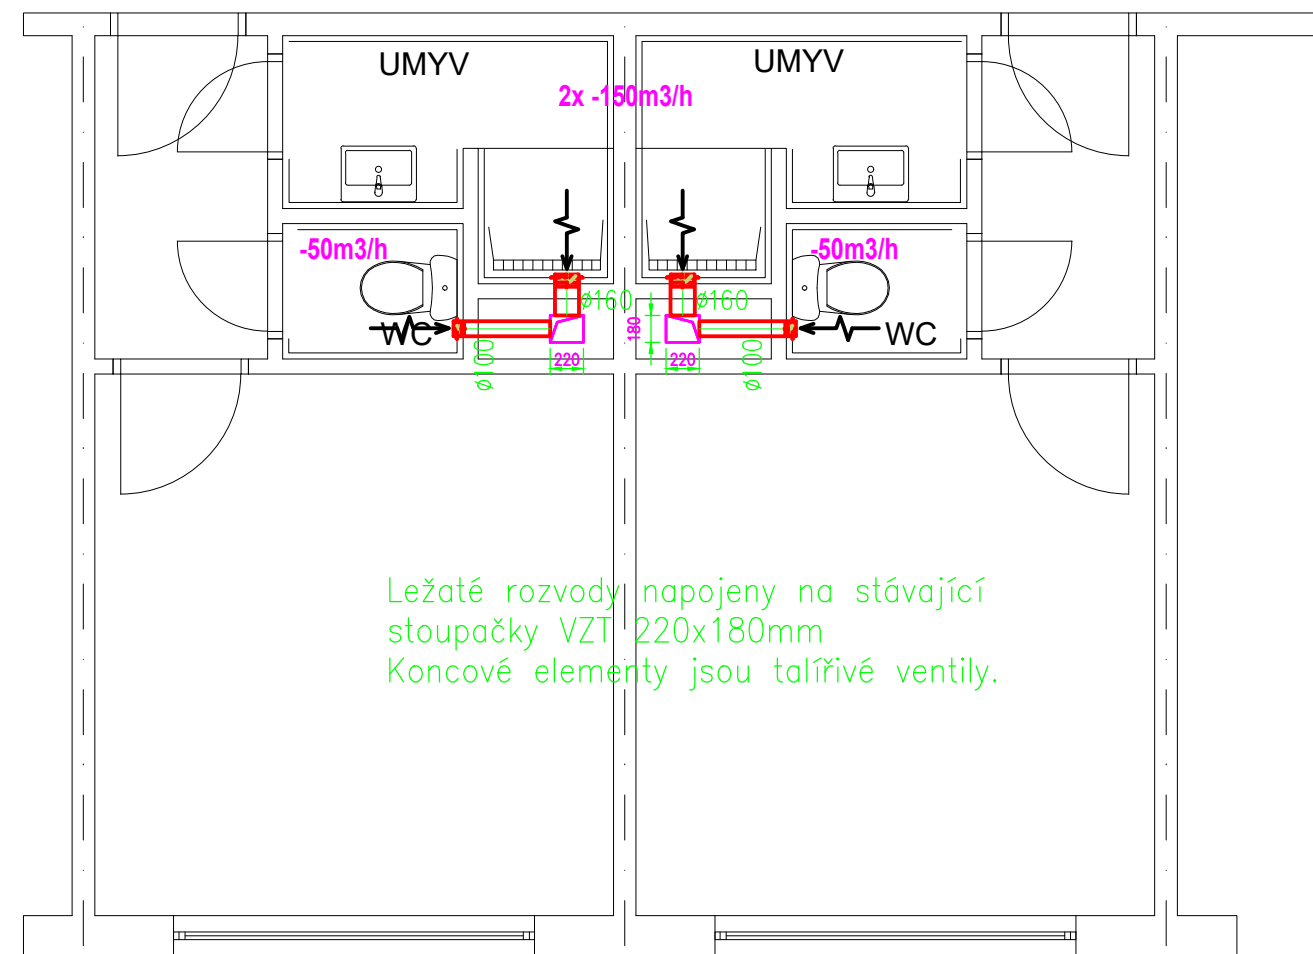

Ležaté rozvody napojeny na stávající
stoupačky VZT 220x180mm
Koncové elementy jsou talířivé ventily.

PŮDORYS 2NP - 6NP

LEGENDA:

-100m3/h množství vzduchu odvod
→

VZDUCHOTECHNIKA

Ved. projektant	Zodp. projektant	Vypracoval	RADOVAN GAIGER projektant VZT a klimatizace Liliová 36, Plzeň 32600 IČO: 72246952 tel. 603 216 125	
ing.arch. Radim Hucl	Radovan Gaiger	Radovan Gaiger		
Investor: SOU PLZEŇ, Vejprnická 663/56 , 301 00 Plzeň				
Místo stavby: Vejprnická 663/56 , 301 00 Plzeň				
Stavba-objekt: MODERNIZACE ROZVODŮ SOC. ZÁZEMÍ - AREÁL SOUE- pavilon 7, PLZEŇ			Formát – A4	Stupeň
			2xA4	DSP
			Datum	Číslo zakázky
			04/2018	64-18
Obsah výkresu: ETAPA 2			Měřítko 1 : 50	Č. výkresu 3.