


SO 1105.2 - OKRUŽNÍ KŘIŽOVATKA V KM 5,8
2. SITUACE MĚŘ. 1:1000

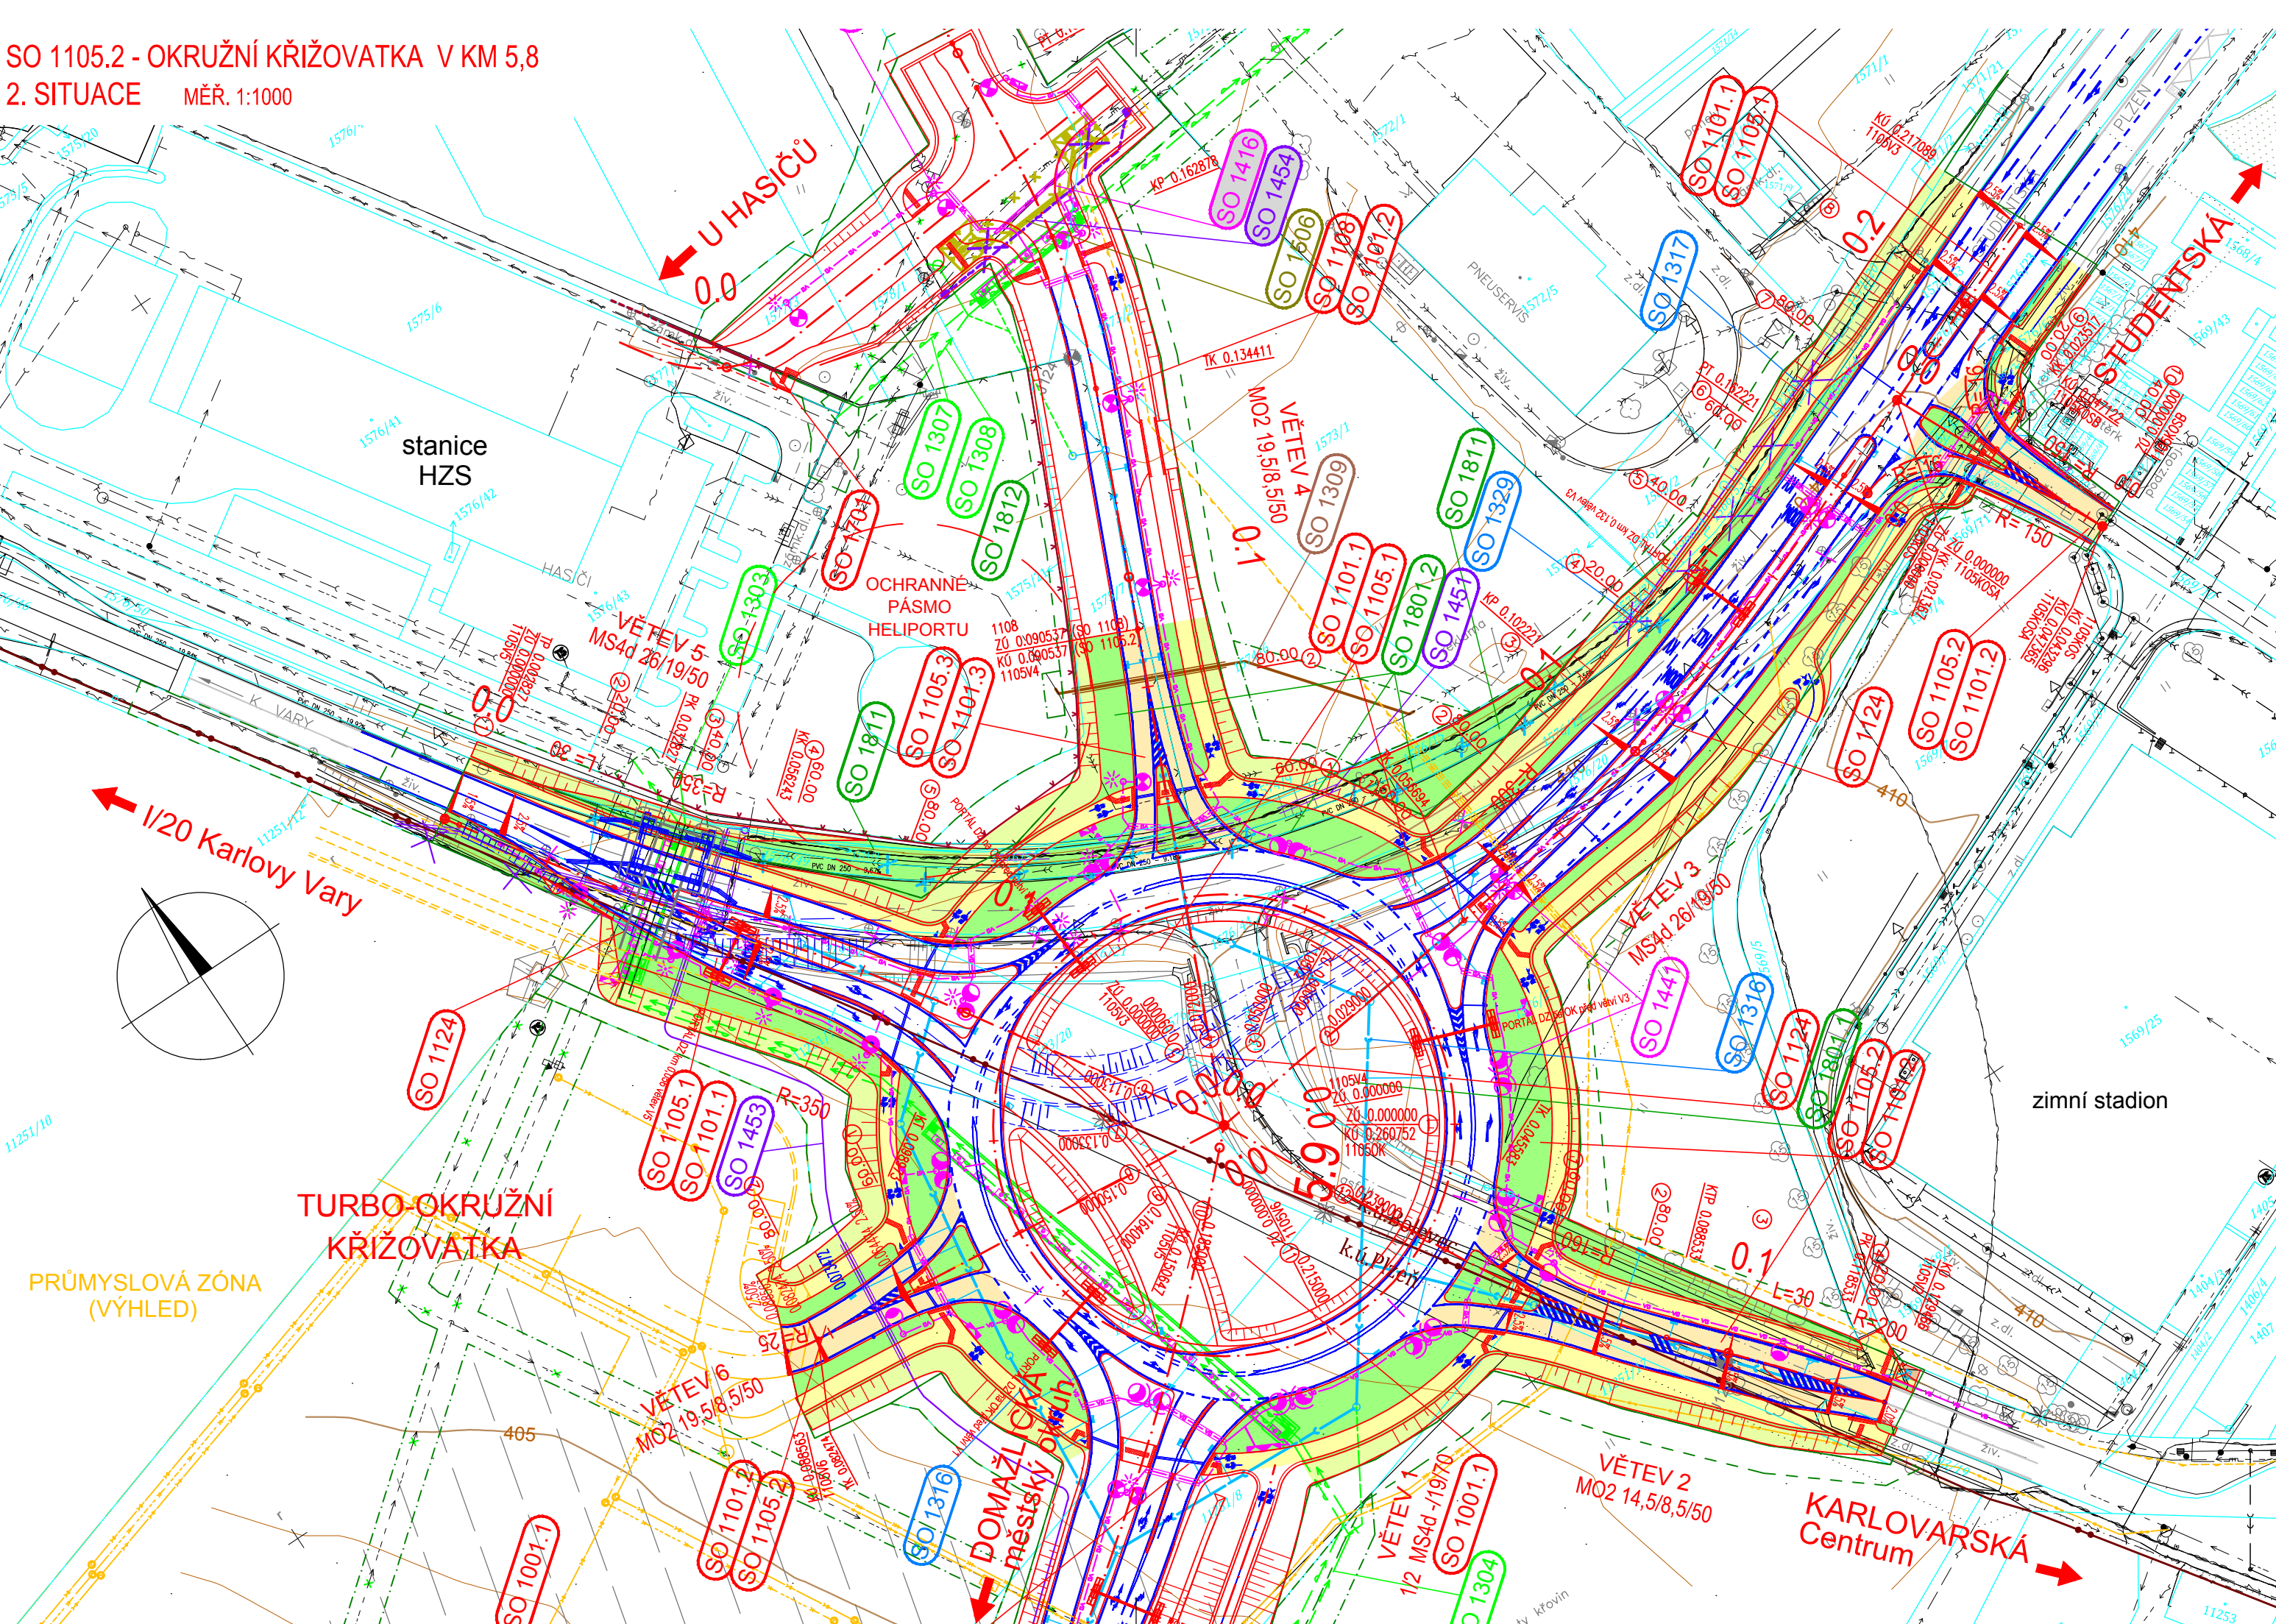

LEGENDA

- MO Křimická – Karlovarská – dvoupruh
- související investice – výhled
- MO výhled – čtyřpruh
- sondy archivní
- sondy podrobného a doplň. IGP

LEGENDA ZÁBORU

- Trvalý zábor
- Dočasný zábor nad 1 rok
- Dočasný zábor do 1 roku

LEGENDA MAPY KN

- číslo a hranice parcely KN
- hranice katastr. území dle KN

LEGENDA PLOCH

- vozovka
- výkop
- násyp
- dlažba/pojízdná dlažba
- zelené plochy
- cyklistická stezka, chodník/chodníkový přejezd
- frézování vozovky
- demolice
- staveništní komunikace
- posyp šterkodrtí

LEGENDA SÍTÍ

stávající sítě

- vodovod
- kanalizace
- plynovod VTL
- plynovod STL
- plynovod NTL
- vedení VN
- vedení VN
- vedení NN
- veřejné osvětlení
- kabely sdělovací
- meliorace

navrhované sítě

- vodovod
- dešťová kanalizace
- plynovod VTL
- přeložka VN
- přeložka NN
- přeložka sděl. kabelů
- veřejné osvětlení
- úpravy meliorací
- AU SKAO Plzeň
- ochranná pásma nadzem. inž. sítě

OCHRANNÁ PÁSMO

- silnice I.třída 50m od osy vozovky
- silnice II.třída 15m od osy vozovky
- městská komunikace I.tř. 50m od osy vozovky
- městská komunikace II.tř. 15m od osy vozovky
- kanalizační stoky 3m od okraje stoky
- vodovod 2m od okraje potrubí
- plynovod do DN200 4m od osy potrubí
- venkovní vedení do 220kV (VN) 15m od krajního vodiče
- venkovní vedení do 110kV (VN) 12m od krajního vodiče
- venkovní vedení do 35kV (VN) 7m od krajního vodiče
- kabelové vedení 1m od krajního vodiče

Stávající inž. sítě jsou zakresleny z grafických podkladů správce a jejich poloha je informativní. Před zahájením stavby musí příslušný správce sítě vytyčit.

ČÁST B
SO 1105.2

Souřadnicový systém S–JTSK, Výškový systém Bpv

Hlavní inženýr projektu: Ing. Dominika URBANOVÁ Čís. zakázky: 18 240 2	Zhotovitel PD: SPRÁVCE SPOLEČNOSTI: Společnost PGP/VALBEK – MO Křimická SPOLEČNÍK SPOLEČNOSTI: PRAGOPROJEKT PRAGOPROJEKT, a.s., K Ryšánce 1668/16, 147 54 Praha 4	Valbek Vaňurova 505/17, 460 01 Liberec
---	--	---

PRAGOPROJEKT, a.s., K Ryšánce 1668/16, 147 54 Praha 4, IČ: 45272387, www.pragoprojekt.cz, datová schránka: 4kifr54 Zpracovatelský útvar: Ateliér Praha I – K Ryšánce 1668/16, 147 54 Praha 4, Tel.: 226 066 111, E-mail: mailbox@pragoprojekt.cz	Navrhl/vypracoval: Ing. Petr MAREK podpis: Marek	Zodpovědný projektant: Ing. Dominika URBANOVÁ podpis: Urbanova	Ředitel ateliéru Praha I: Ing. Jan ZAPLETAL	Zhotovitel: PRAGOPROJEKT
Technická kontrola: Ing. Zbyněk KARÁSEK podpis: Karasek				

Kraj: PLZEŇSKÝ	Čís. zakázky: 18 240 2
Místo stavby: PLZEŇ	Čís. akce: 04 473
Objednatel: ODBOR INVESTIC MAGISTRÁTU MĚSTA PLZNĚ	Datum: 03.2019
Akce: MĚSTSKÝ OKRUH, ÚSEK KŘIMICKÁ (CHEBSKÁ) - KARLOVARSKÁ V PLZNI	Formát: 4x A4
Objekt: OKRUŽNÍ KŘIŽOVATKA V KM 5,8	Měřítko: 1:1000
Příloha:	Stupeň: PDPS
	Čís. přílohy: 2.
SITUACE	