


SO 1108 - PŘÍJEZD K HZS  
2. SITUACE MĚŘ. 1:1000

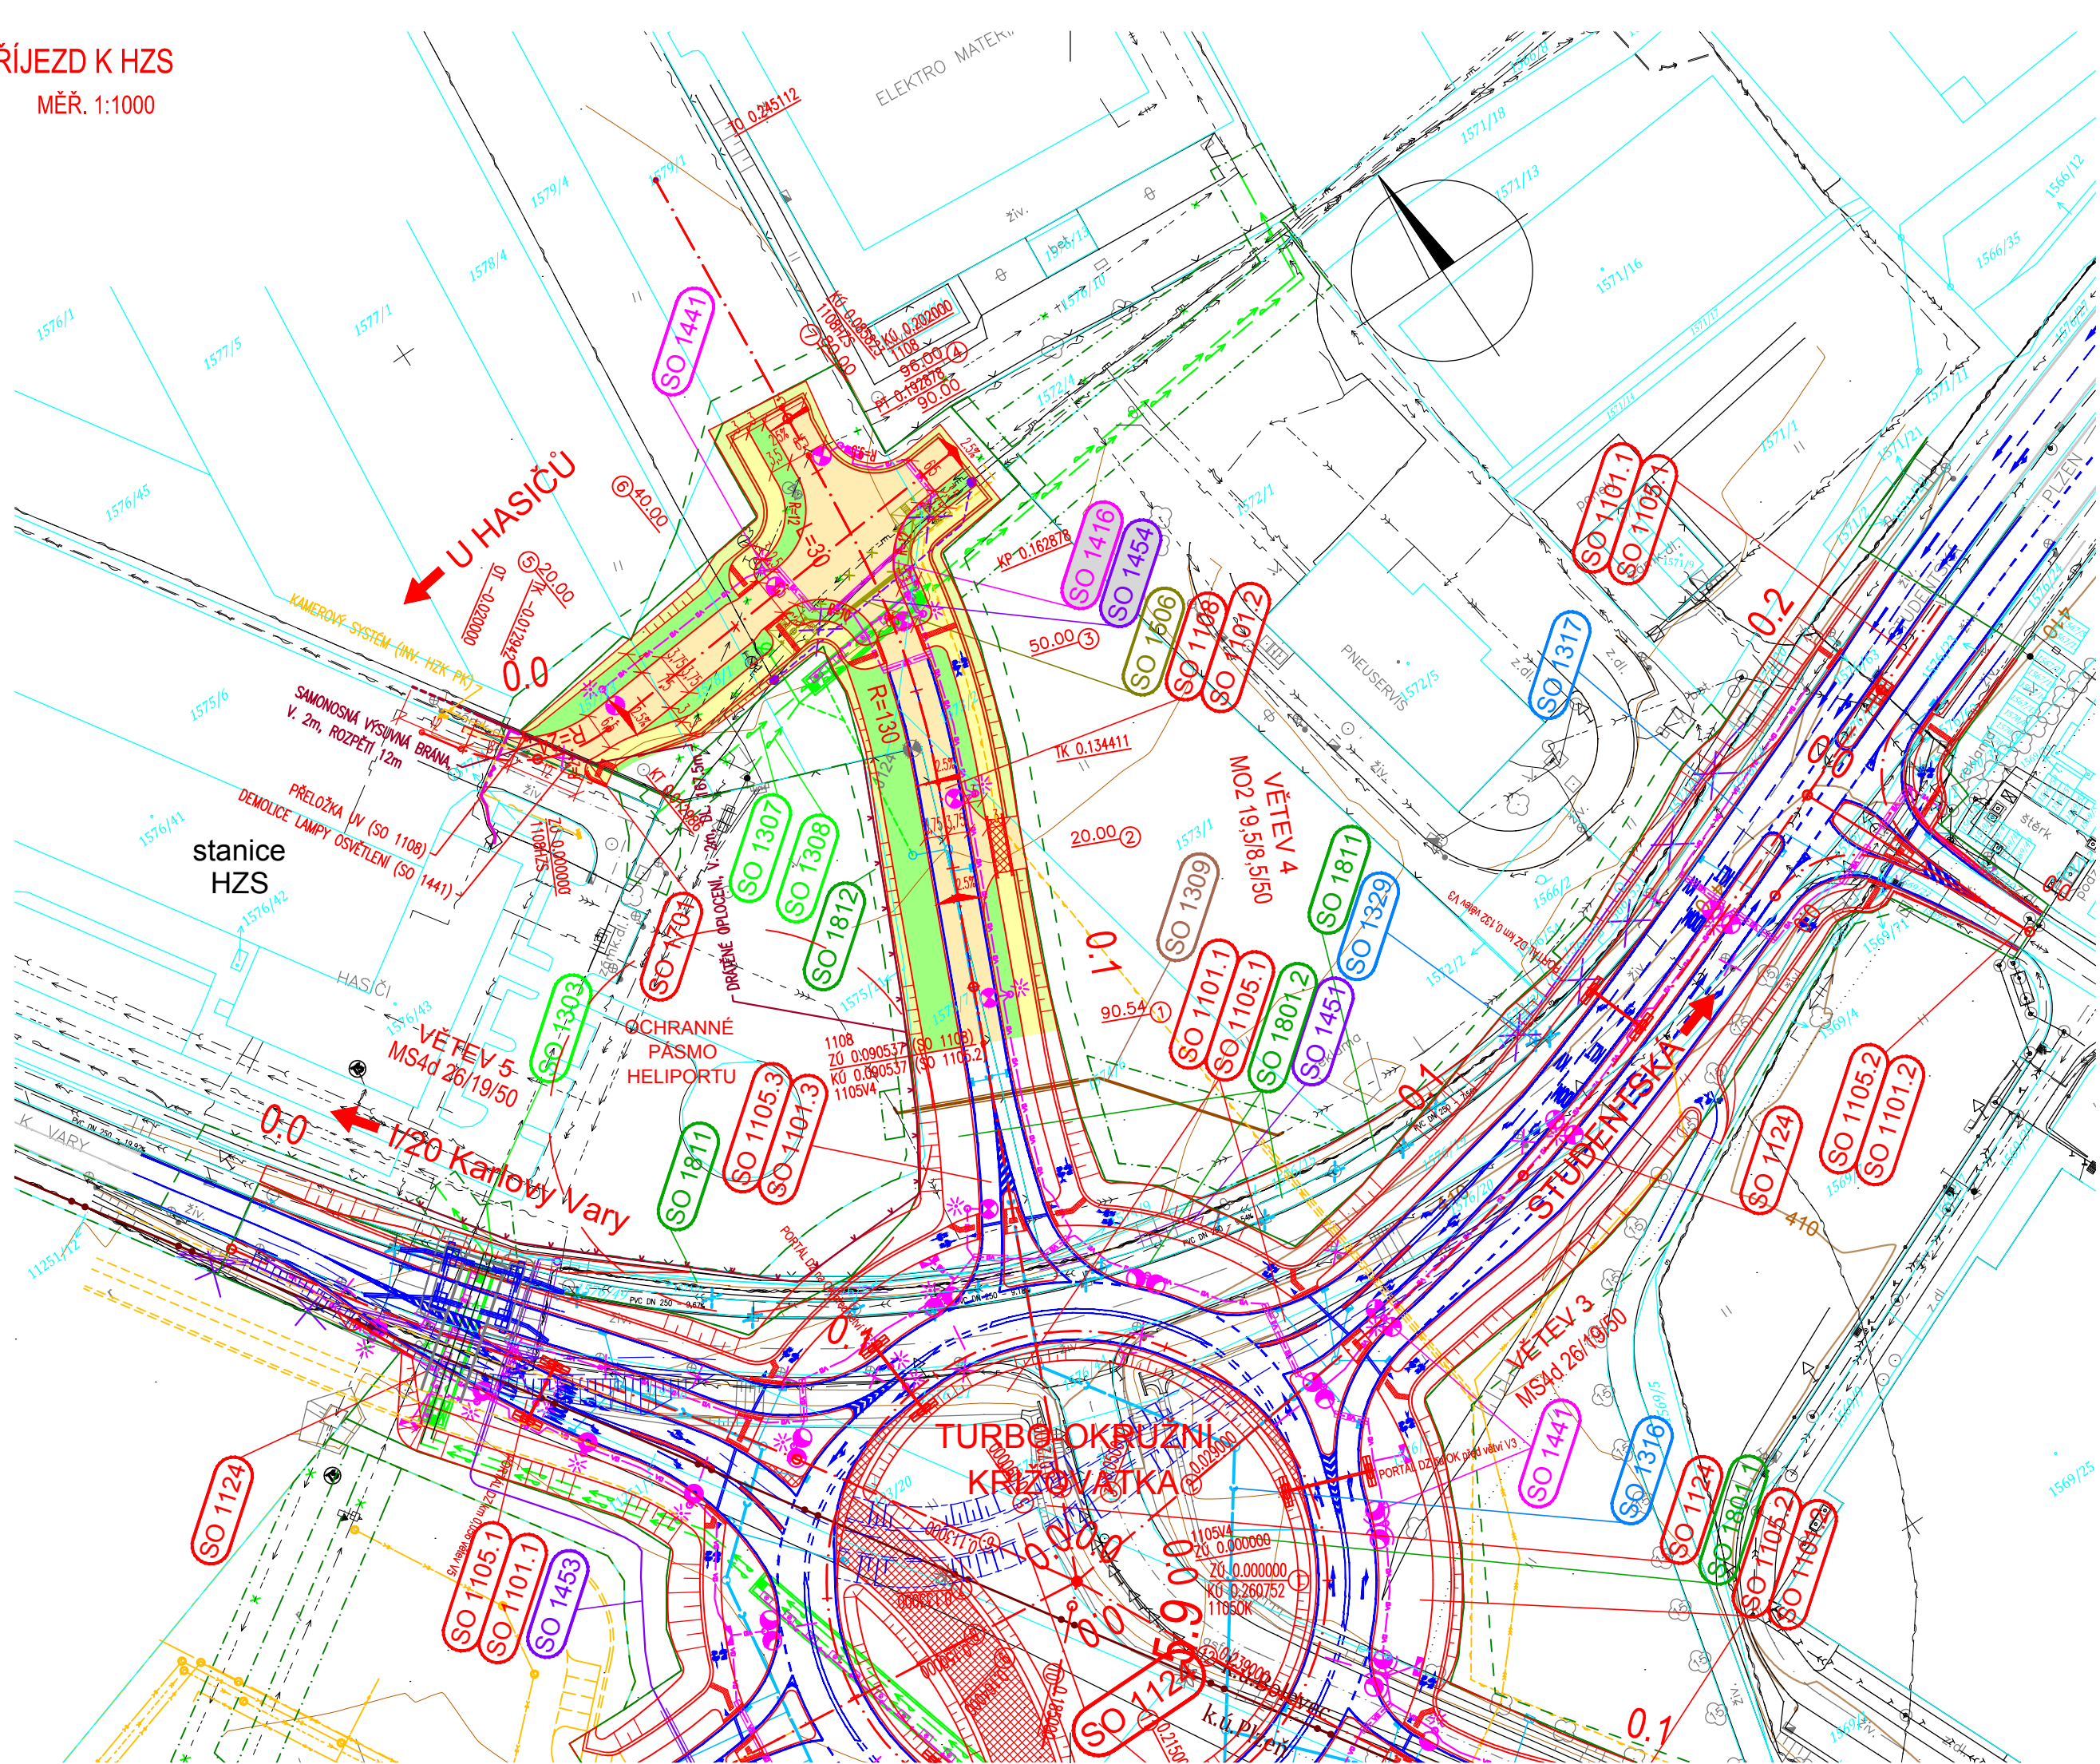

LEGENDA

- MO Křimická – Karlovarská – dvoupruh
- související investice – výhled
- MO výhled – čtyřpruh
- sondy archivní
- sondy podrobného a doplň. IGP

LEGENDA ZÁBORU

- Trvalý zábor
- Dočasný zábor nad 1 rok
- Dočasný zábor do 1 roku

LEGENDA MAPY KN

- Číslo a hranice parcely KN
- hranice katastr. území dle KN

LEGENDA PLOCH

- vozovka
- výkop
- násyp
- dlažba/pojížděná dlažba
- zelené plochy
- cyklistická stezka, chodník/chodníkový přejezd
- frézování vozovky
- demolice
- staveništní komunikace
- posyp štěrkokdrtí

LEGENDA SÍTĚ

stávající sítě

- vodovod
- kanalizace
- plynovod VTL
- plynovod STL
- plynovod NTL
- vedení VVN
- vedení VN
- vedení NN
- veřejné osvětlení
- kabely sdělovací
- meliorace

navrhované sítě

- vodovod
- dešťová kanalizace
- plynovod VTL
- přeložka VN
- přeložka NN
- přeložka sděl. kabelů
- veřejné osvětlení
- úpravy meliorací
- AU SKAO Plzeň
- ochranná pásma nadzem. inž. sítí

OCHRANNÁ PÁSMA

- silnice I. třídy 50m od osy vozovky
- silnice II. třídy 15m od osy vozovky
- městská komunikace I. tř. 50m od osy vozovky
- městská komunikace II. tř. 15m od osy vozovky
- kanalizační stoky 3m od okrajů stoky
- vodovod 2m od okraje potrubí
- plynovod do DN200 4m od osy potrubí
- venkovní vedení do 220kV (VN) 15m od krajního vodiče
- venkovní vedení do 110kV (VN) 12m od krajního vodiče
- venkovní vedení do 35kV (VN) 7m od krajního vodiče
- kabelové vedení 1m od krajního vodiče

Stávající inž. sítě jsou zakresleny z grafických podkladů správců a jejich poloha je informativní. Před zahájením stavby musí příslušný správce sítě vytýčit.

ČÁST B  
SO 1108

Souřadnicový systém S-JTSK, Výškový systém Bpv

Hlavní inženýr projektu: Ing. Dominika URBANOVÁ Čís. zakázky: 18 240 2	Zhotovitel PD: SPRÁVCE SPOLEČNOSTI: Společnost PGP/VALBEK – MO Křimická SPOLEČNÍK SPOLEČNOSTI: PRAGOPROJEKT, a.s., K Ryšánce 1668/16, 147 54 Praha 4 Vaňurova 505/17, 460 01 Liberec
---	---

PRAGOPROJEKT, a.s., K Ryšánce 1668/16, 147 54 Praha 4, IČ: 45272387, www.pragoprojekt.cz, datová schránka: 4kifr54 Zpracovatelský útvar: Ateliér Praha I – K Ryšánce 1668/16, 147 54 Praha 4, Tel.: 226 066 111, E-mail: mailbox@pragoprojekt.cz	Navrhl/vypracoval: Ing. Petr MAREK podpis: <i>Marek</i>	Zodpovědný projektant: Ing. Dominika URBANOVÁ podpis: <i>Urbanová</i>	Ředitel ateliéru Praha I: Ing. Jan ZAPLETAL	Zhotovitel: PRAGOPROJEKT
---	---	---	--	-----------------------------

Kraj: PLZEŇSKÝ	Čís. zakázky: 18 240 2
Místo stavby: PLZEŇ	Čís. akce: 04 473
Objednatel: ODBOR INVESTIC MAGISTRÁTU MĚSTA PLZNĚ	Datum: 03.2019
Akce: MĚSTSKÝ OKRUH, ÚSEK KŘIMICKÁ (CHEBSKÁ) - KARLOVARSKÁ V PLZNI	Formát: 4x A4
Objekt: PŘÍJEZD K HZS	Měřítko: 1:1000
Příloha:	Stupeň: PDPS
	Čís. přílohy: 2.
SITUACE	