


PŮDORYS

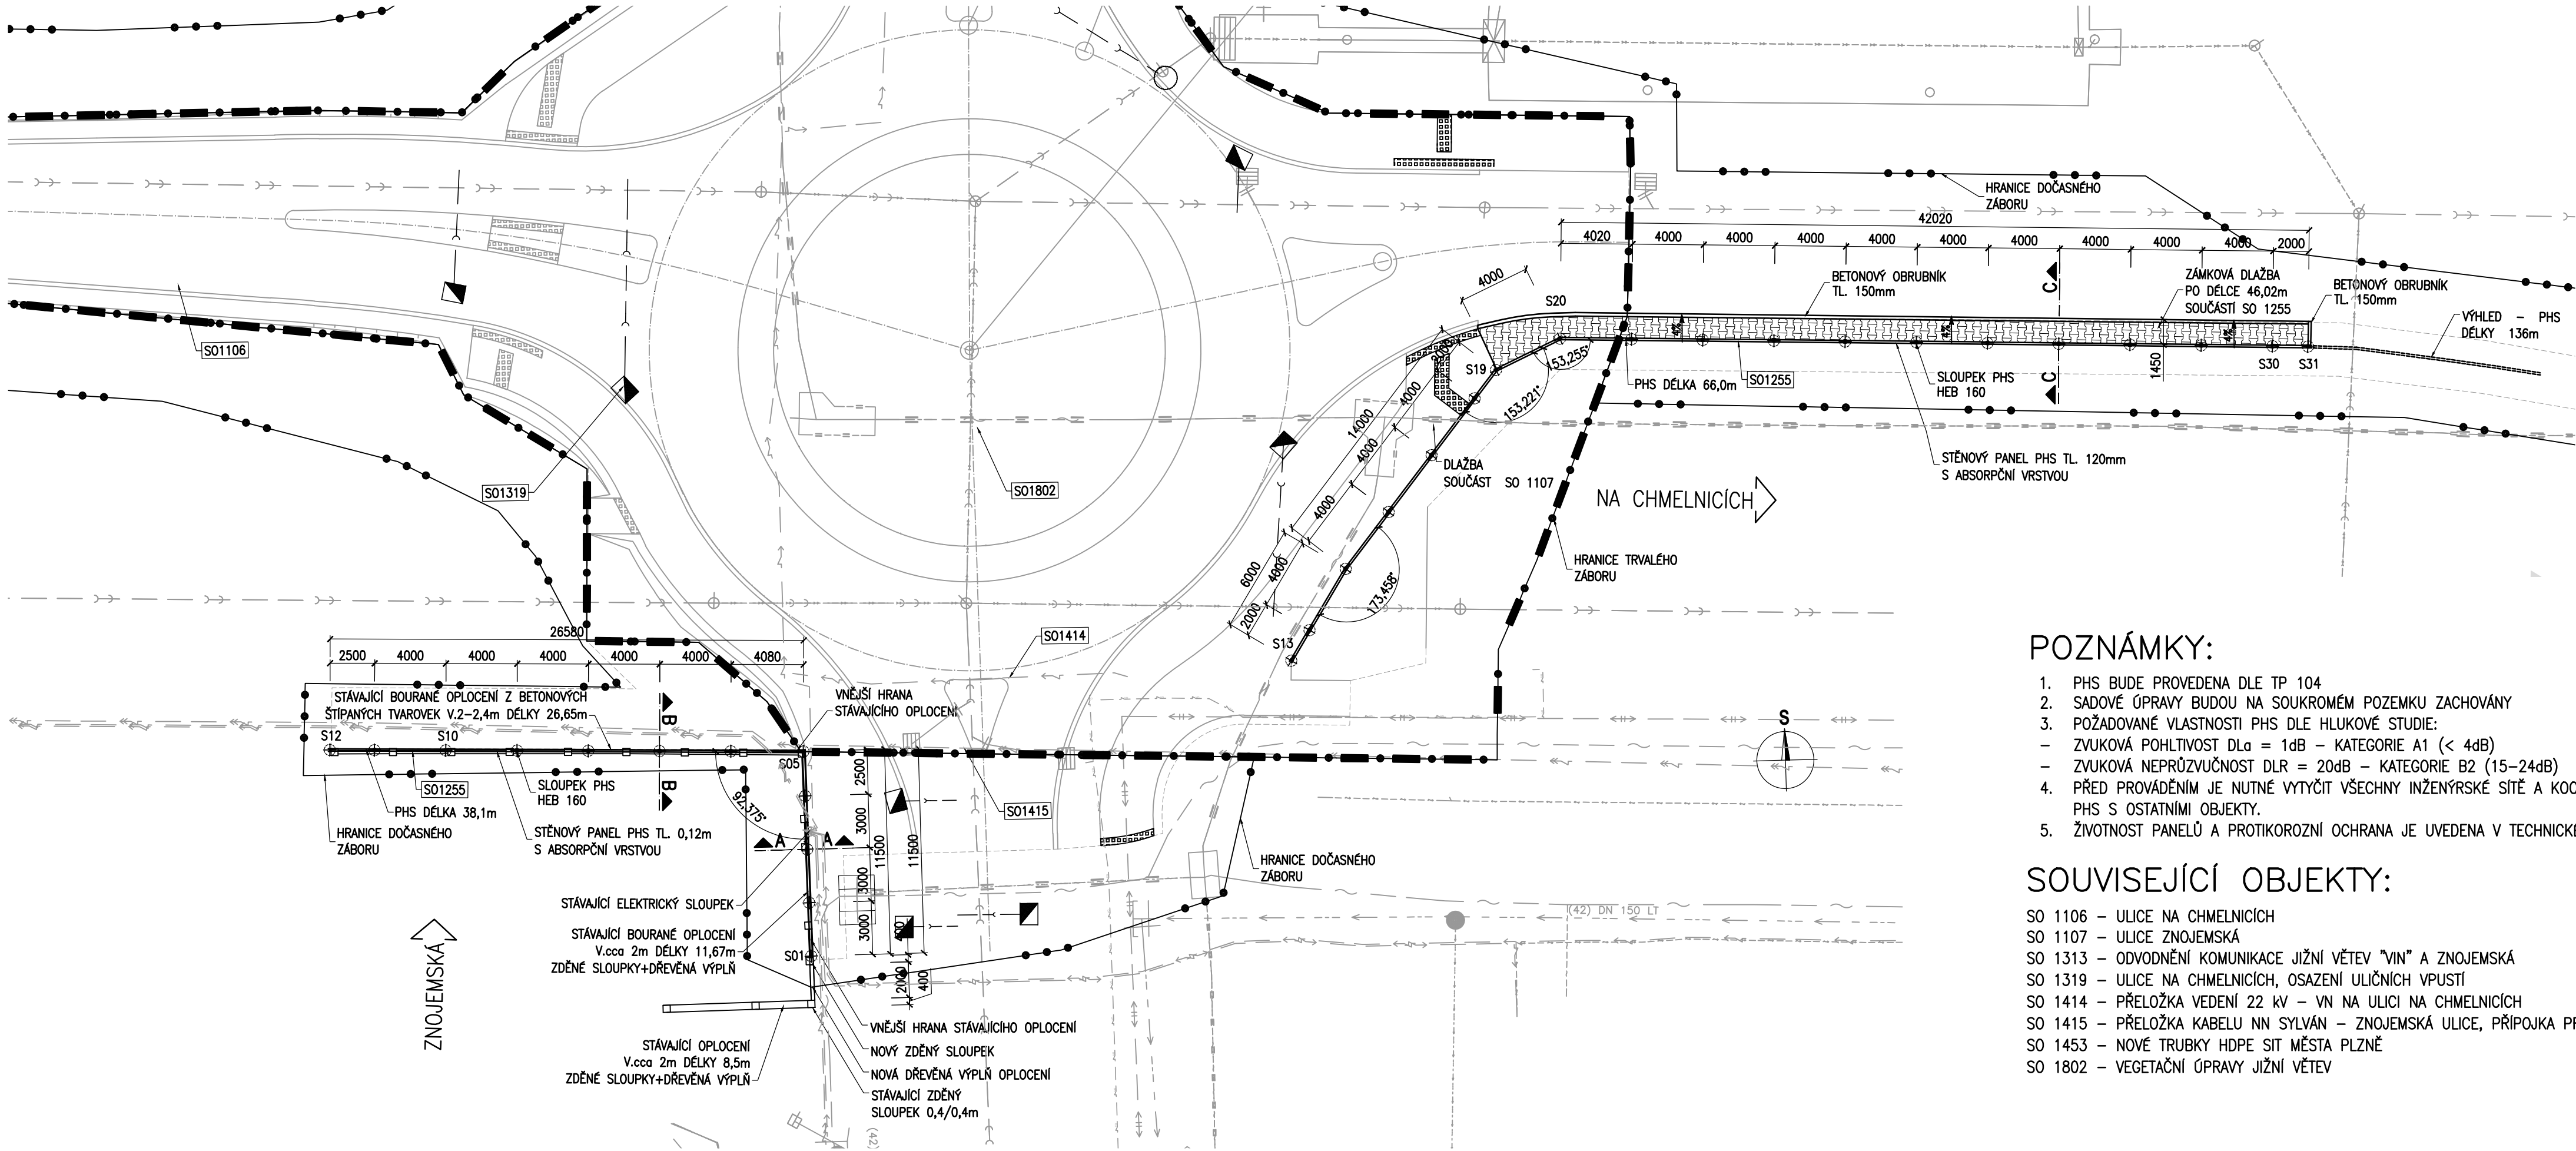

POZNÁMKY:

- PHS BUDE PROVEDENA DLE TP 104
- SADOVÉ ÚPRAVY BUDOU NA SOUKROMÉM POZEMKU ZACHOVÁNY
- POŽADOVANÉ VLASTNOSTI PHS DLE HLUKOVÉ STUDIE:
  - ZVUKOVÁ POHLTIVOST  $D_{La} = 1\text{ dB}$  – KATEGORIE A1 ( $< 4\text{ dB}$ )
  - ZVUKOVÁ NEPRŮZVUČNOST  $DLR = 20\text{ dB}$  – KATEGORIE B2 (15–24dB)
- PŘED PROVÁDĚNÍM JE NUTNÉ VYTYČIT VŠECHNY INŽENÝRSKÉ SÍTĚ A KOORDINOVAT VÝSTAVBU PHS S OSTATNÍMI OBJEKTY.
- ŽIVOTNOST PANELŮ A PROTIKOROZNÍ OCHRANA JE UVEDENA V TECHNICKÉ ZPRÁVĚ.

SOUVISEJÍCÍ OBJEKTY:

- SO 1106 – ULICE NA CHMELNICÍCH  
SO 1107 – ULICE ZNOJEMSKÁ  
SO 1313 – ODVODNĚNÍ KOMUNIKACE JIŽNÍ VĚTEV "VIN" A ZNOJEMSKÁ  
SO 1319 – ULICE NA CHMELNICÍCH, OSAZENÍ ULIČNÍCH VPUSTÍ  
SO 1414 – PŘELOŽKA VEDENÍ 22 kV – VN NA ULICI NA CHMELNICÍCH  
SO 1415 – PŘELOŽKA KABELU NN SYLVÁN – ZNOJEMSKÁ ULICE, PŘÍPOJKA PRO OBJEKT TELECOMU  
SO 1453 – NOVÉ TRUBKY HDPE SÍT MĚSTA PLZNĚ  
SO 1802 – VEGETAČNÍ ÚPRAVY JIŽNÍ VĚTEV

ČÁST B  
SO 1255

Souřadnicový systém S–JTSK, Výškový systém Bpv

Hlavní inženýr projektu: Ing. Dominika URBANOVÁ podpis:	Zhotovitel PD: SPRÁVCE SPOLEČNOSTI: Společnost PGP/VALBEK – MO Křimická SPOLEČNÍK SPOLEČNOSTI:
Čís. zakázky: 18 240 2	 PRAGOPROJEKT, s.r.o., K Rybáře 1668/16, 147 54 Praha 4
	 Vaňurova 505/17, 460 01 Liberec

Valbek, spol. s r.o., Vaňurova 505/17, 460 01 Liberec, IČ: 48266230, DIČ: CZ48266230, www.valbek.cz Valbek, spol. s r.o. – společník společnosti PGP/VALBEK – MO Křimická, email: info@valbek.cz, telefon: +420 487 070 435			
Navrhl/vypracoval: Ing. L. Vejvarová podpis:	Zodpovědný projektant: Ing. L. Vejvarová podpis:	Reditel atelieru: Ing. R. Vorschneider podpis:	Zhotovitel:
Technická kontrola: Ing. T. Mareš podpis:		Čís. zakázky zhotovitele: 18PL11005	

Kraj: PLZEŇSKÝ	Čís. zakázky: 18 240 2
Místo stavby: PLZEŇ	Čís. akce: 04 473
Objednatel: ODBOR INVESTIC MAGISTRÁTU MĚSTA PLZNĚ	Datum: 03.2019
Akce: MĚSTSKÝ OKRUH, ÚSEK KŘIMICKÁ (CHEBSKÁ) - KARLOVARSKÁ V PLZNĚ	Formát: 4xA4
Objekt: SO 1255 – PHS v ul. Na Chmelnicích a Znojemská	Měřítko: 1:250
Příloha: PŮDORYS	Stupeň: PDPS
	Souprava: 03.