




PŘÍČNÉ ŘEZY V LÍCI OPĚR 1:50
U OPĚRY I

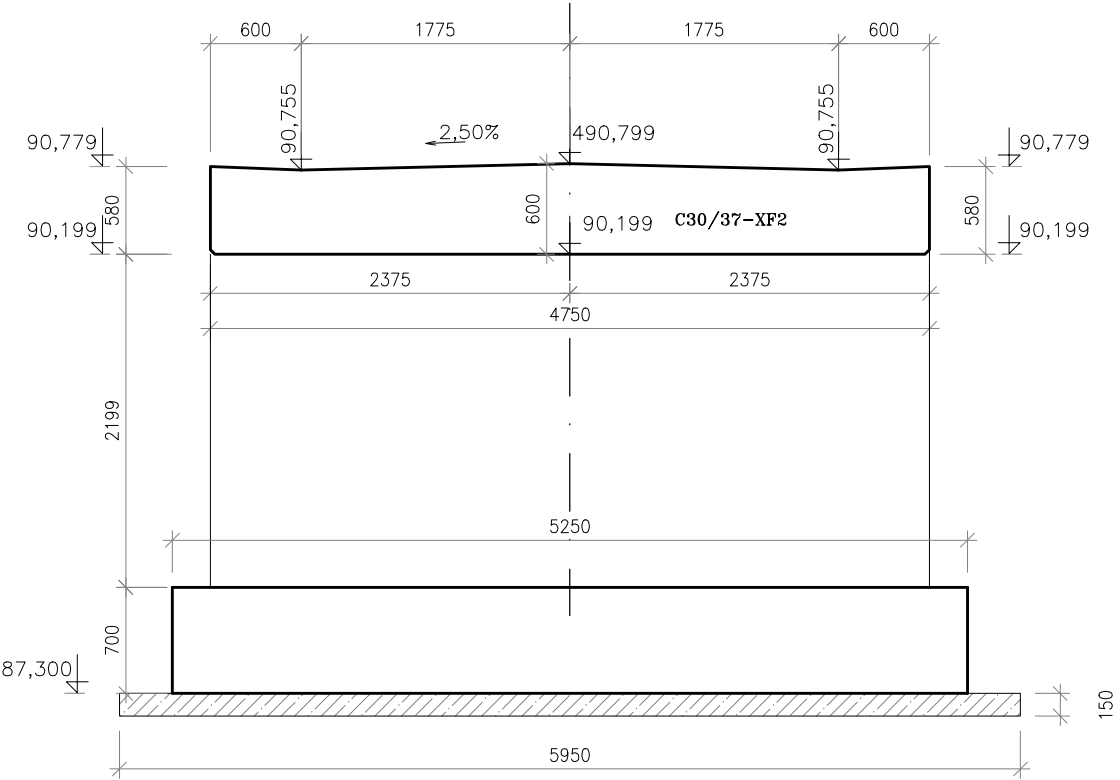


PODÉLNÝ ŘEZ 1:50

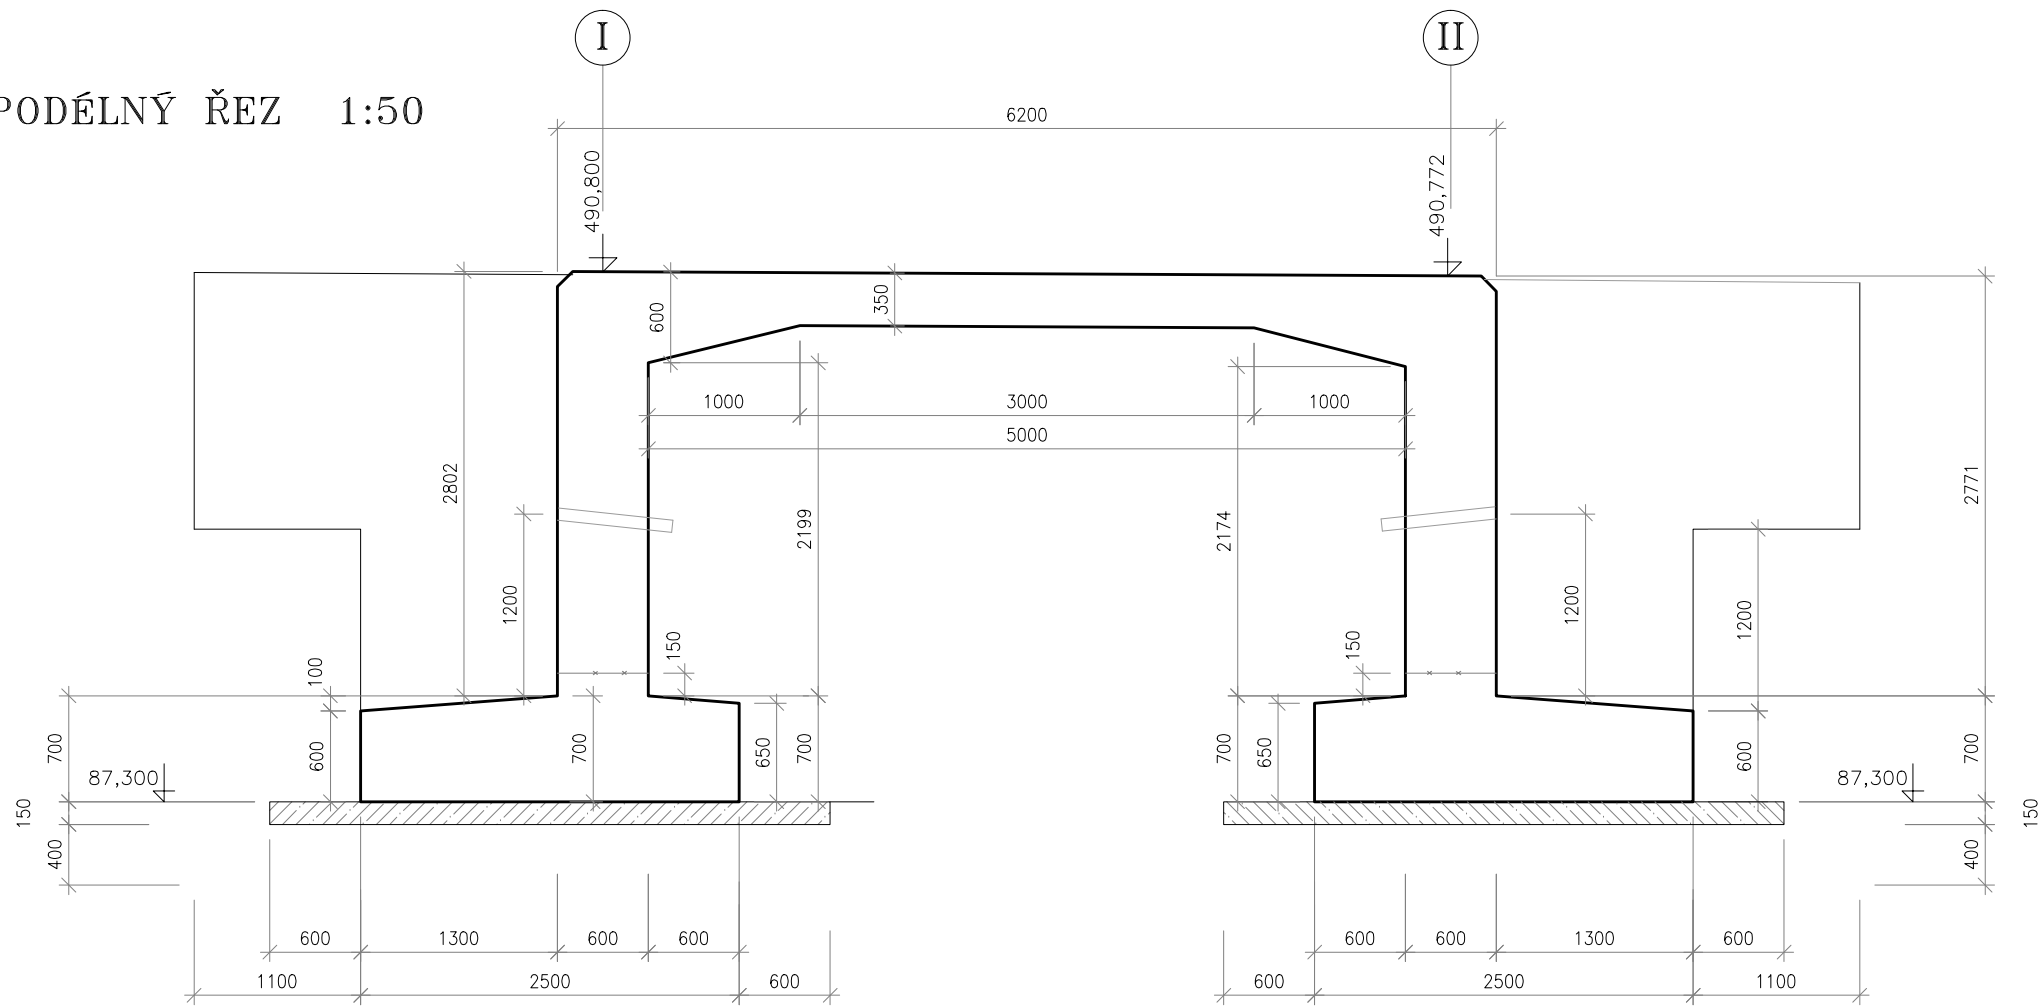

U OPĚRY II

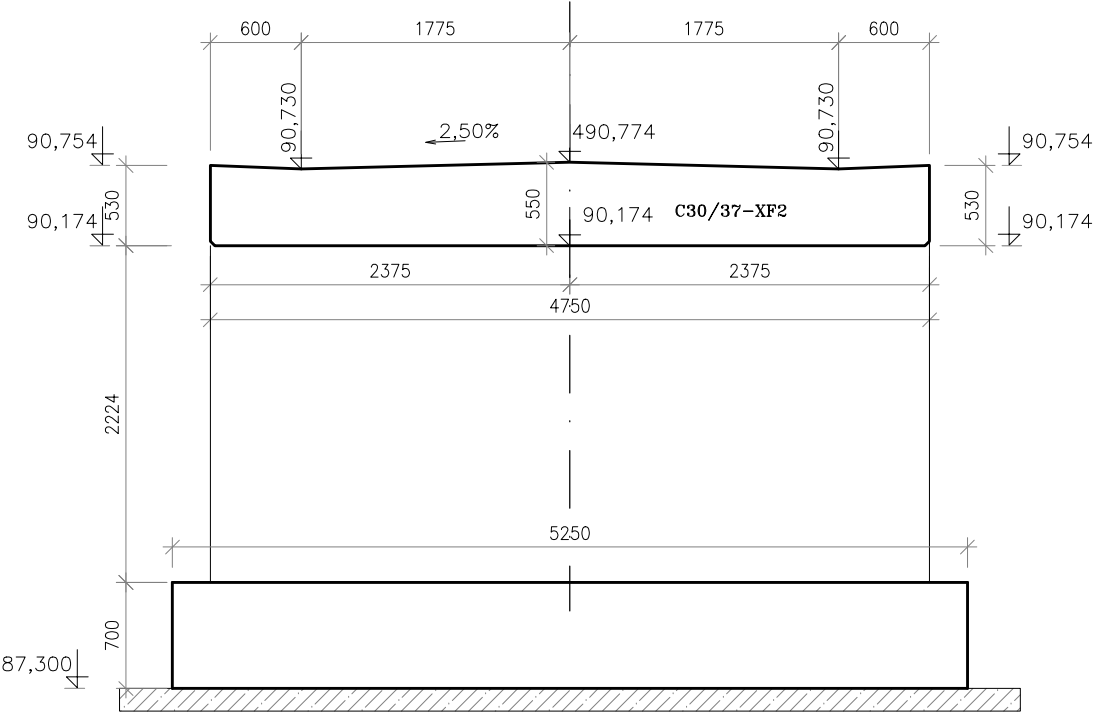


PŮDORYS 1:50

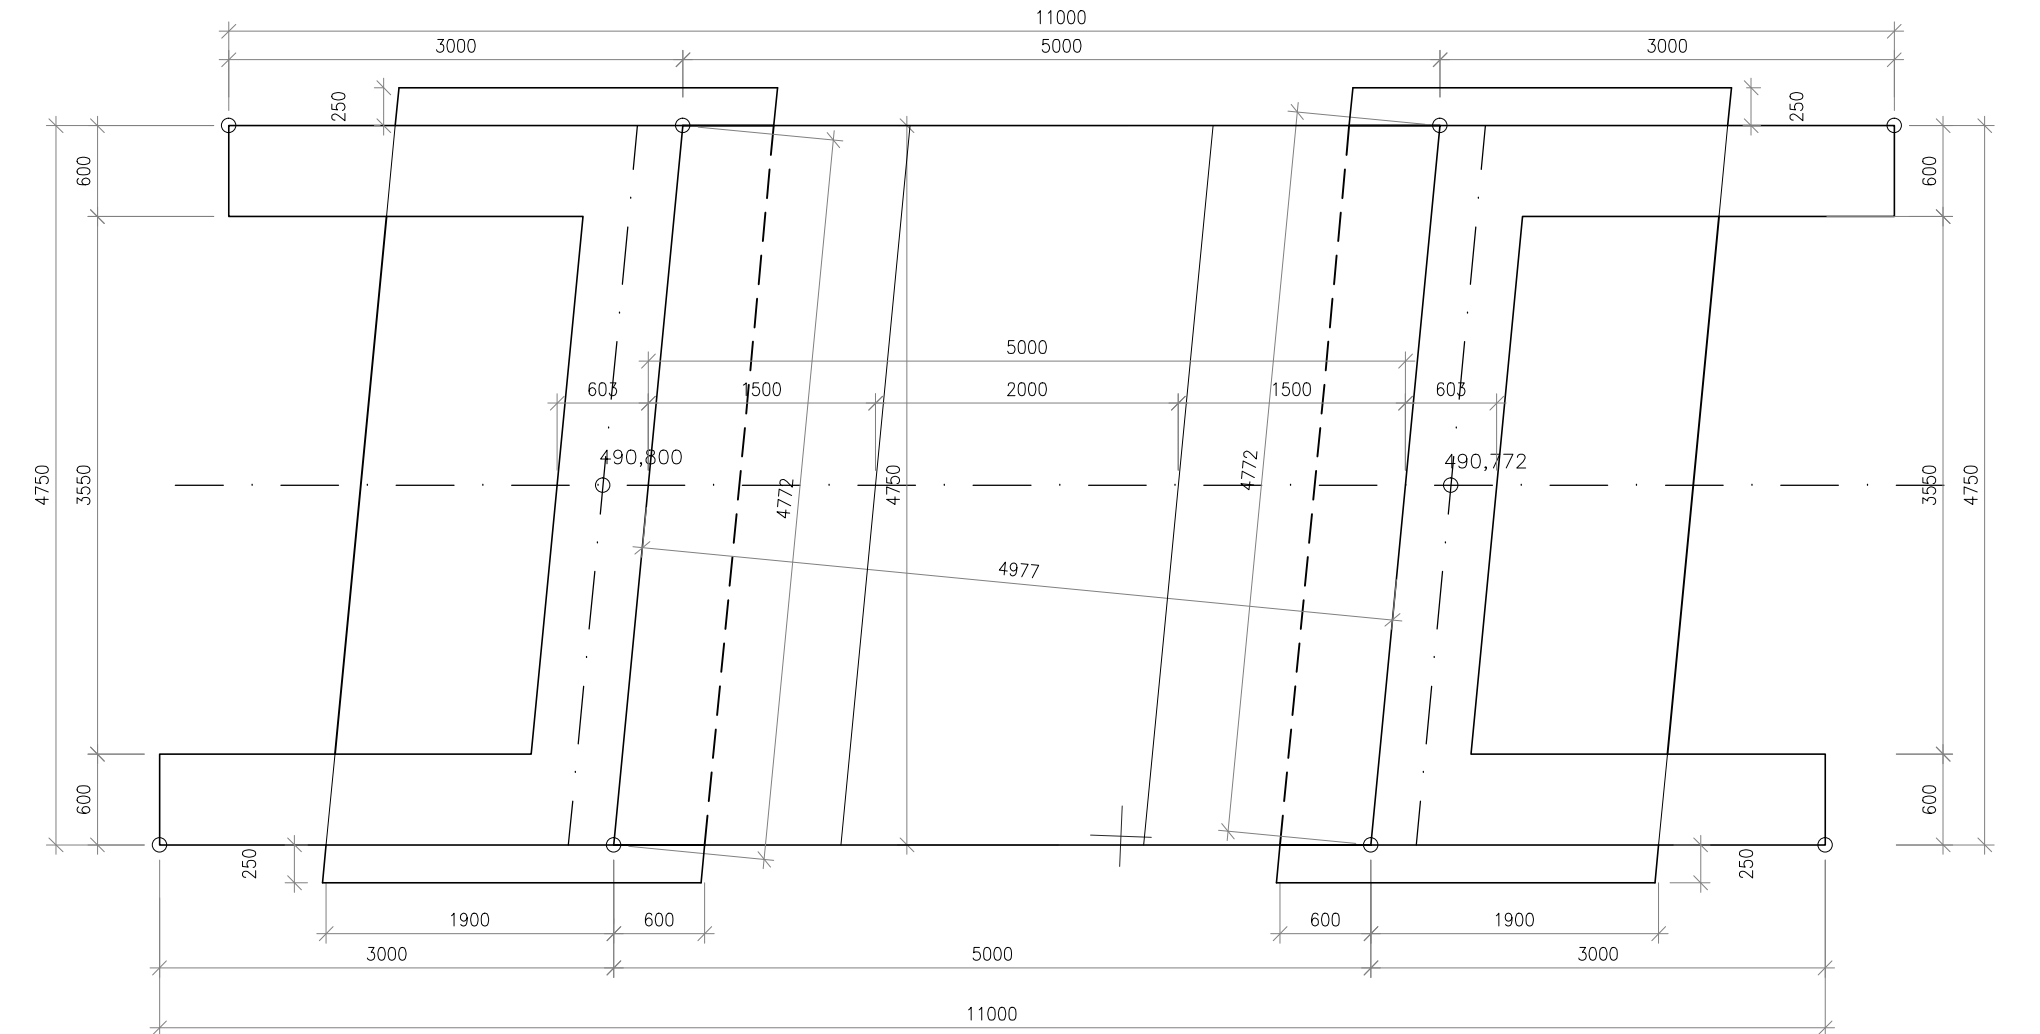


SOUDRADNICOVÝ SYSTÉM: S-JTSK				VÝŠKOVÝ SYSTÉM: Bpv	
hlavní inženýr projektant:	zodpovědný projektant:	vypracoval:	kontroloval:	Ing.Petr Turek	
Ing. Petr TUREK	Ing. Petr TUREK	Ing. Jan TUREK	Ing. Petr TUREK	projektování inženýrských staveb	
<i>Turek</i>	<i>Turek</i>	<i>Turek</i>	<i>Turek</i>	Lety 259 252 29 p. Dobřichovice	
kraj : PLZEŇSKÝ		obec: CHODSKÝ ÚJEZD			
investor : SÚS PLZEŇSKÉHO KRAJE, příspěvková organizace					
stupeň dokumentace:	MOST EV.Č. 19842-1 NEBLAŽOV – REKONSTRUKCE			počet formátů A4: 3	
PDPS				datum: ČERVEN 2019	
				číslo zakázky:	323-19
číslo objektu : 201	TVAR NOSNÉ KONSTRUKCE			měřítko:	číslo přílohy:
				1:50	B.2.1-7


PŘÍČNÉ ŘEZY V LÍCI OPĚR 1:50
U OPĚRY I

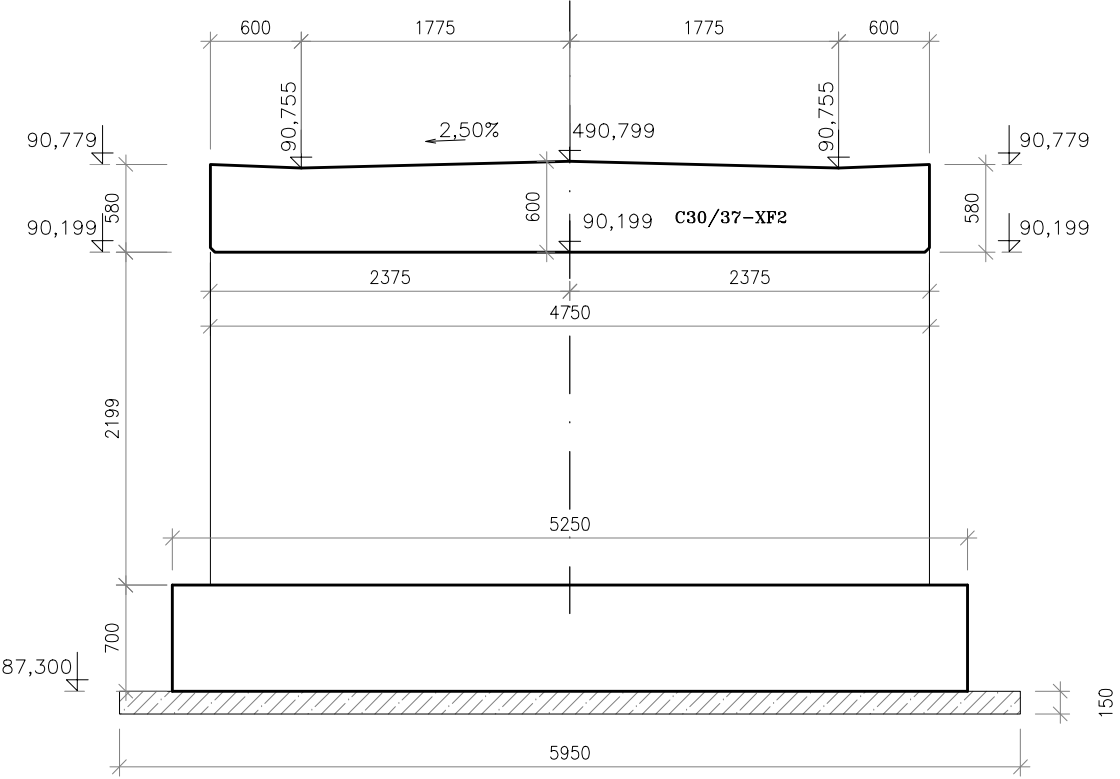


PODÉLNÝ ŘEZ 1:50

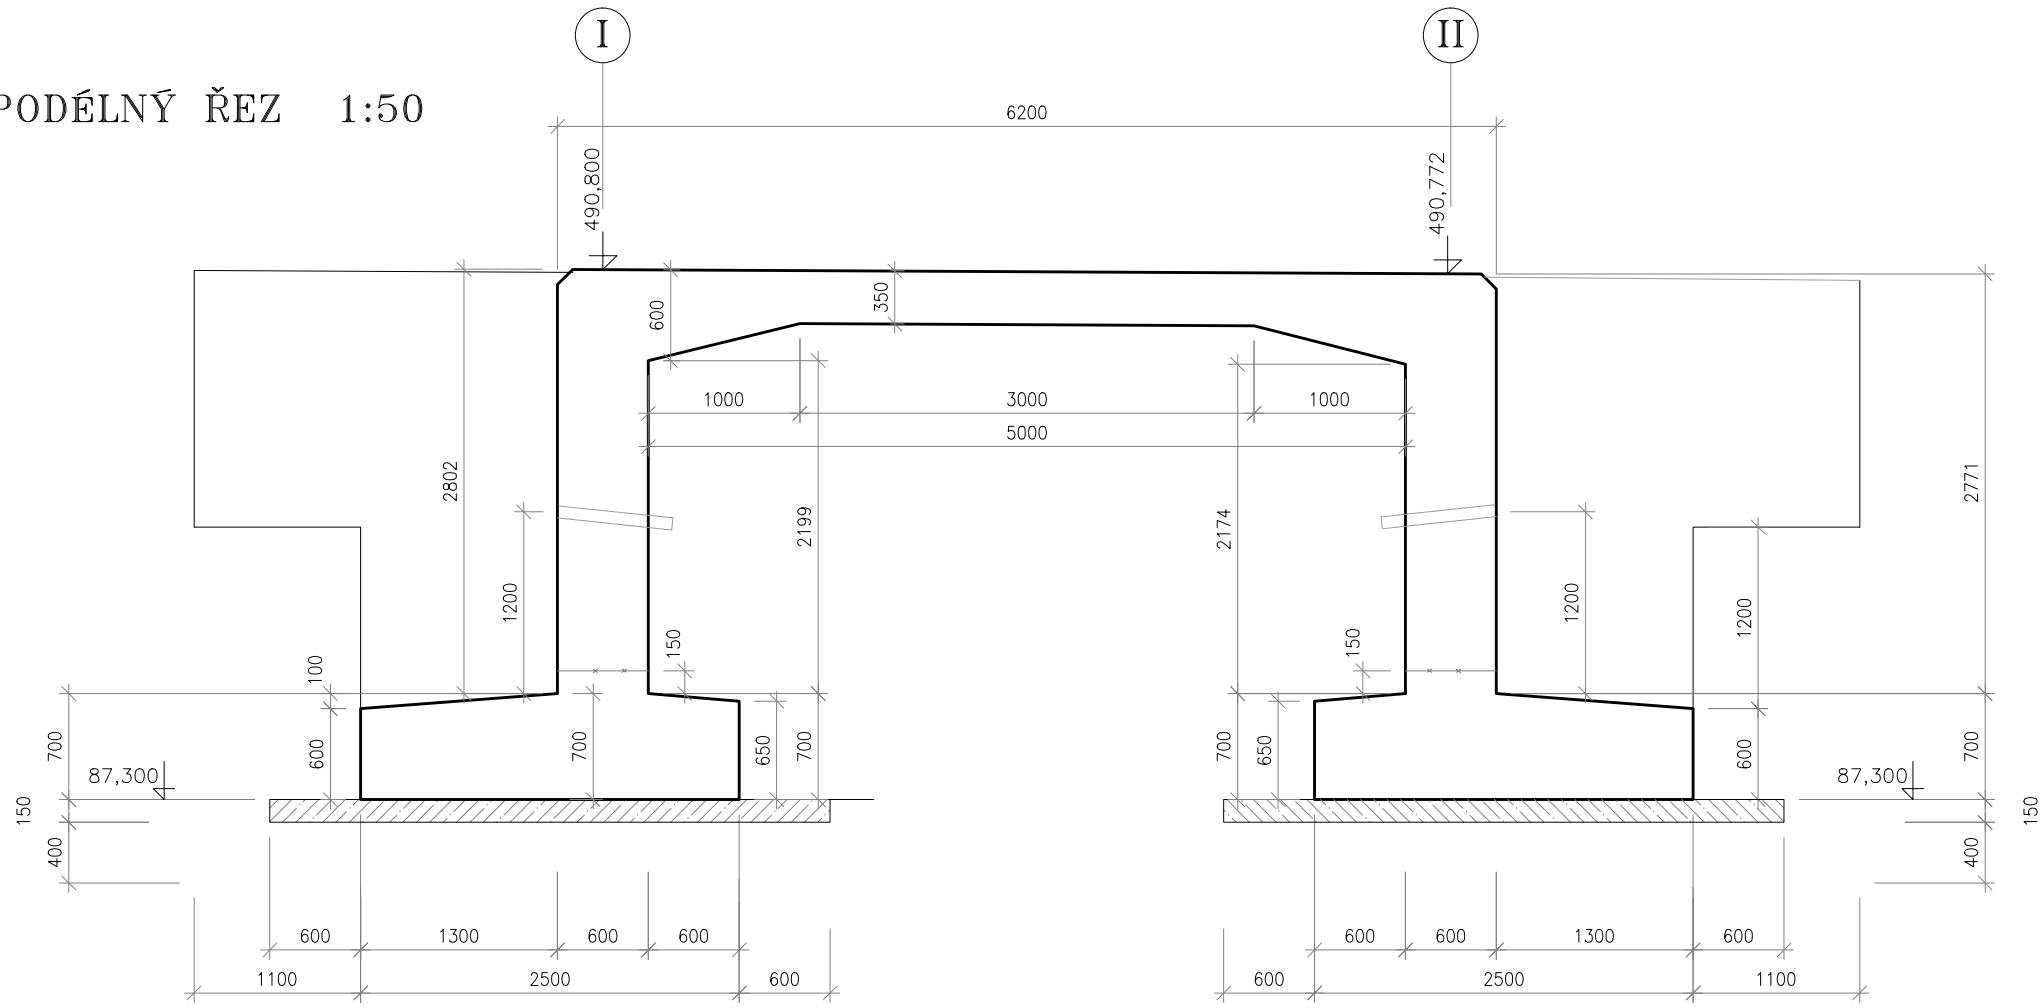

U OPĚRY II

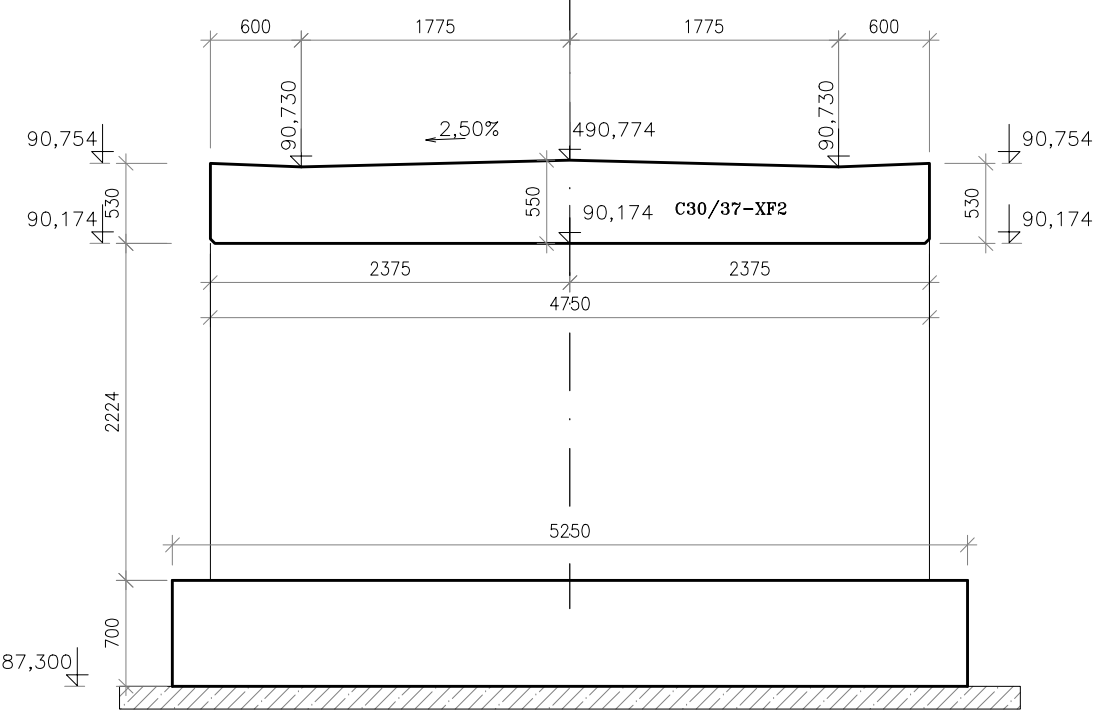

PŮDORYS 1:50

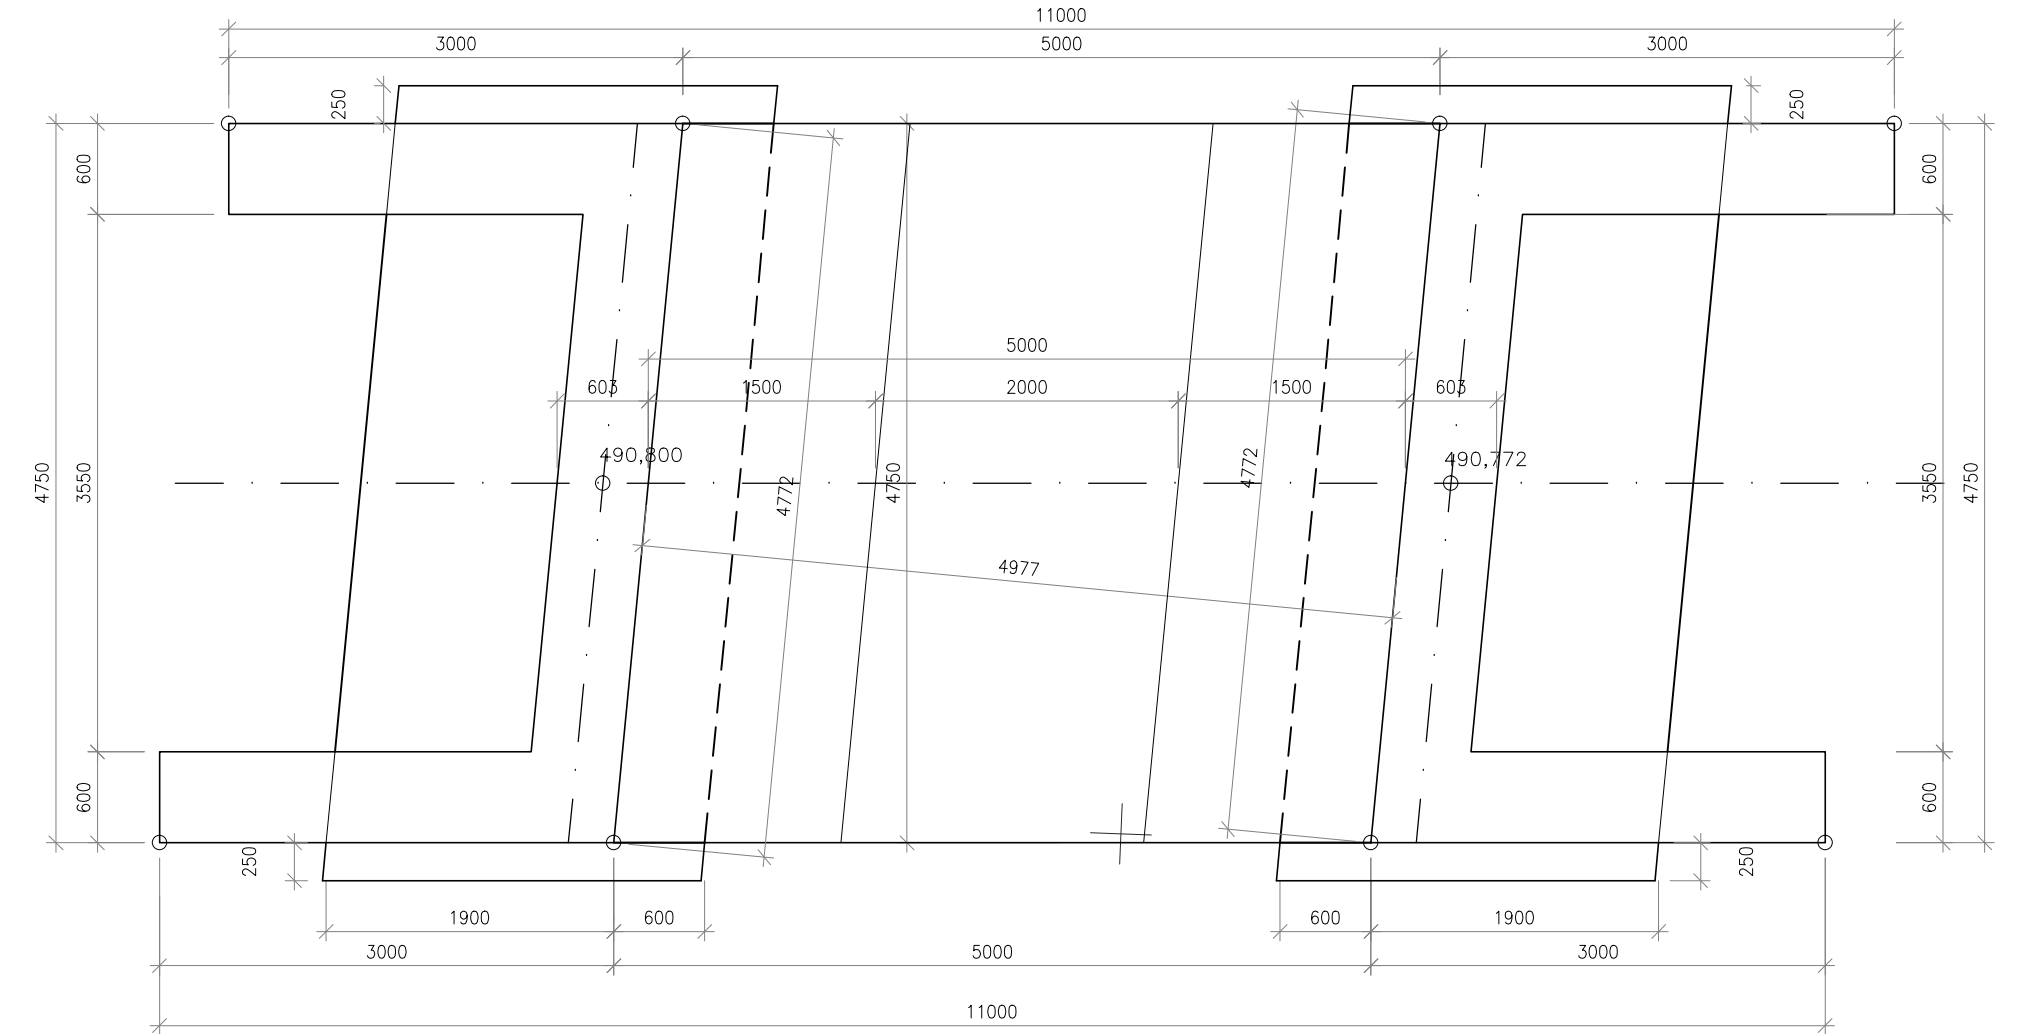

SOUDRADNICOVÝ SYSTÉM: S-JTSK				VÝŠKOVÝ SYSTÉM: Bpv	
hlavní inženýr projektant:	zodpovědný projektant:	vypracoval:	kontroloval:	Ing.Petr Turek	
Ing. Petr TUREK	Ing. Petr TUREK	Ing. Jan TUREK	Ing. Petr TUREK	projektování inženýrských staveb	
kraj : PLZEŇSKÝ	obec: CHODSKÝ ÚJEZD				
investor : SÚS PLZEŇSKÉHO KRAJE, příspěvková organizace					
stupeň dokumentace:	PDPS			počet formátů A4: 3	
číslo objektu : 201				datum: ČERVEN 2019	
	číslo zakázky: 323-19				
	měřítko: 1:50			číslo přílohy: B.2.1-7	
TVAR NOSNÉ KONSTRUKCE					