




PŮDORYS I. NP

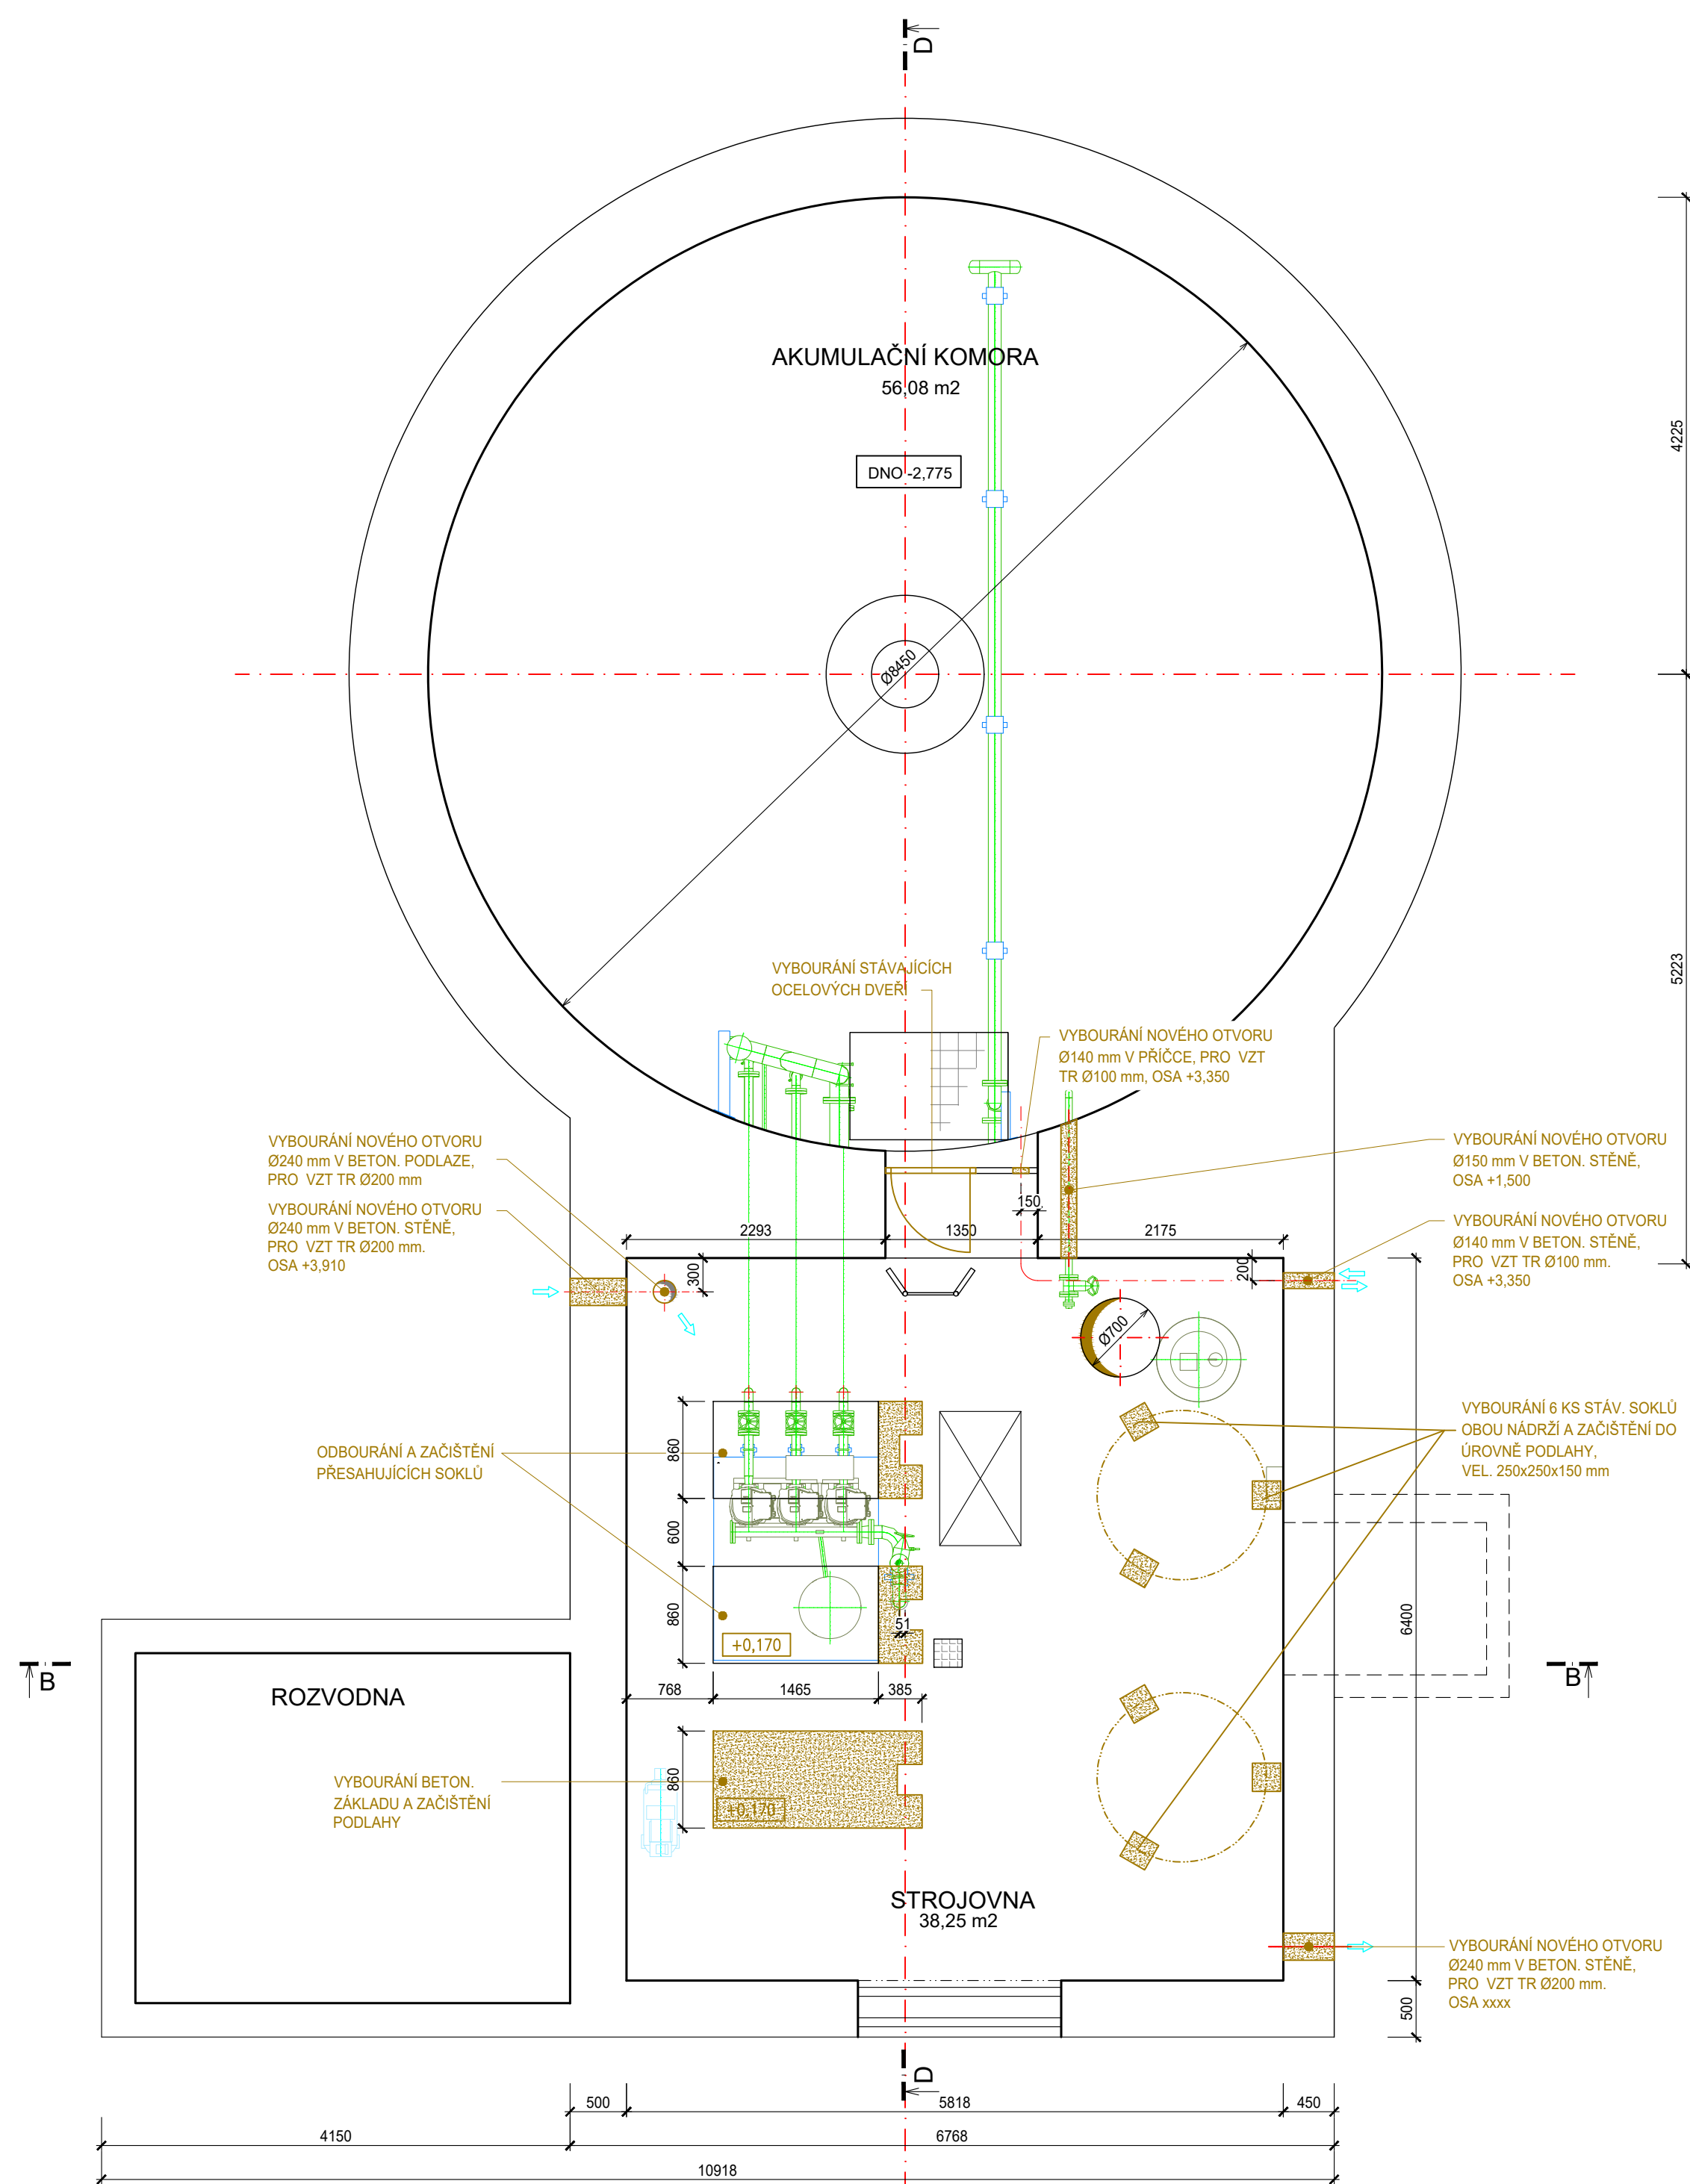


PŮDORYS I. PP

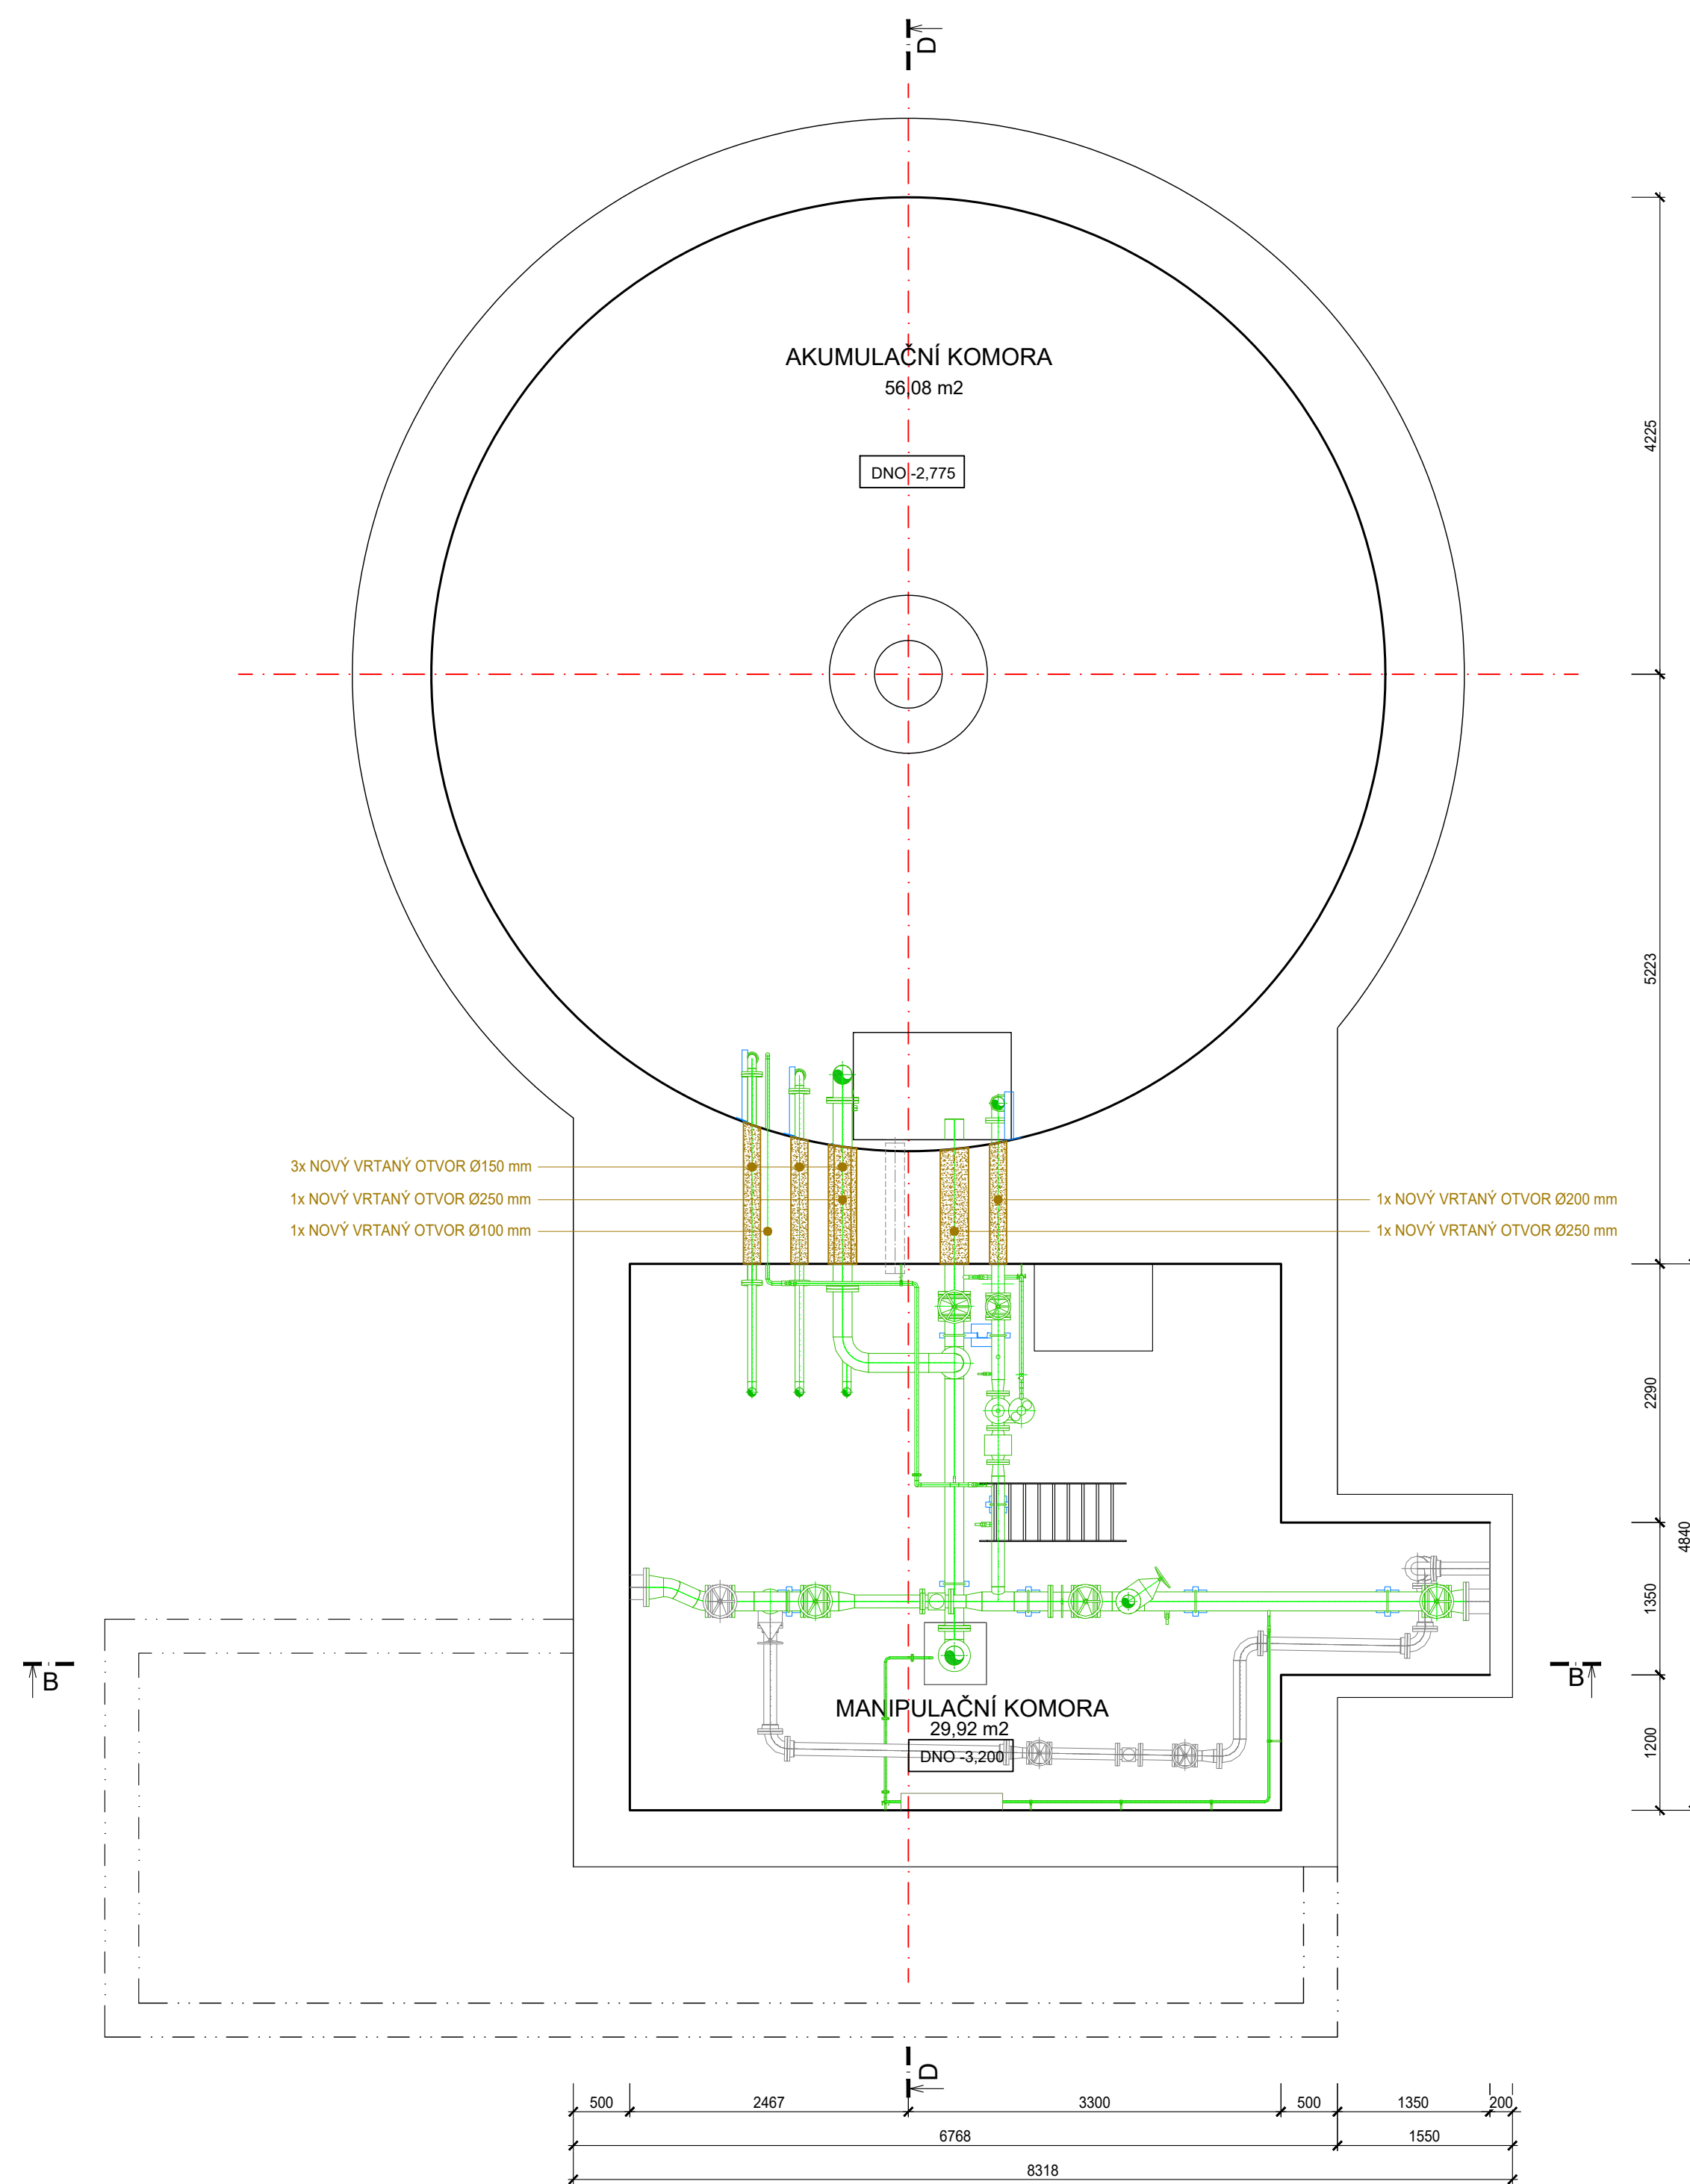

PŘÍČNÝ ŘEZ B - B

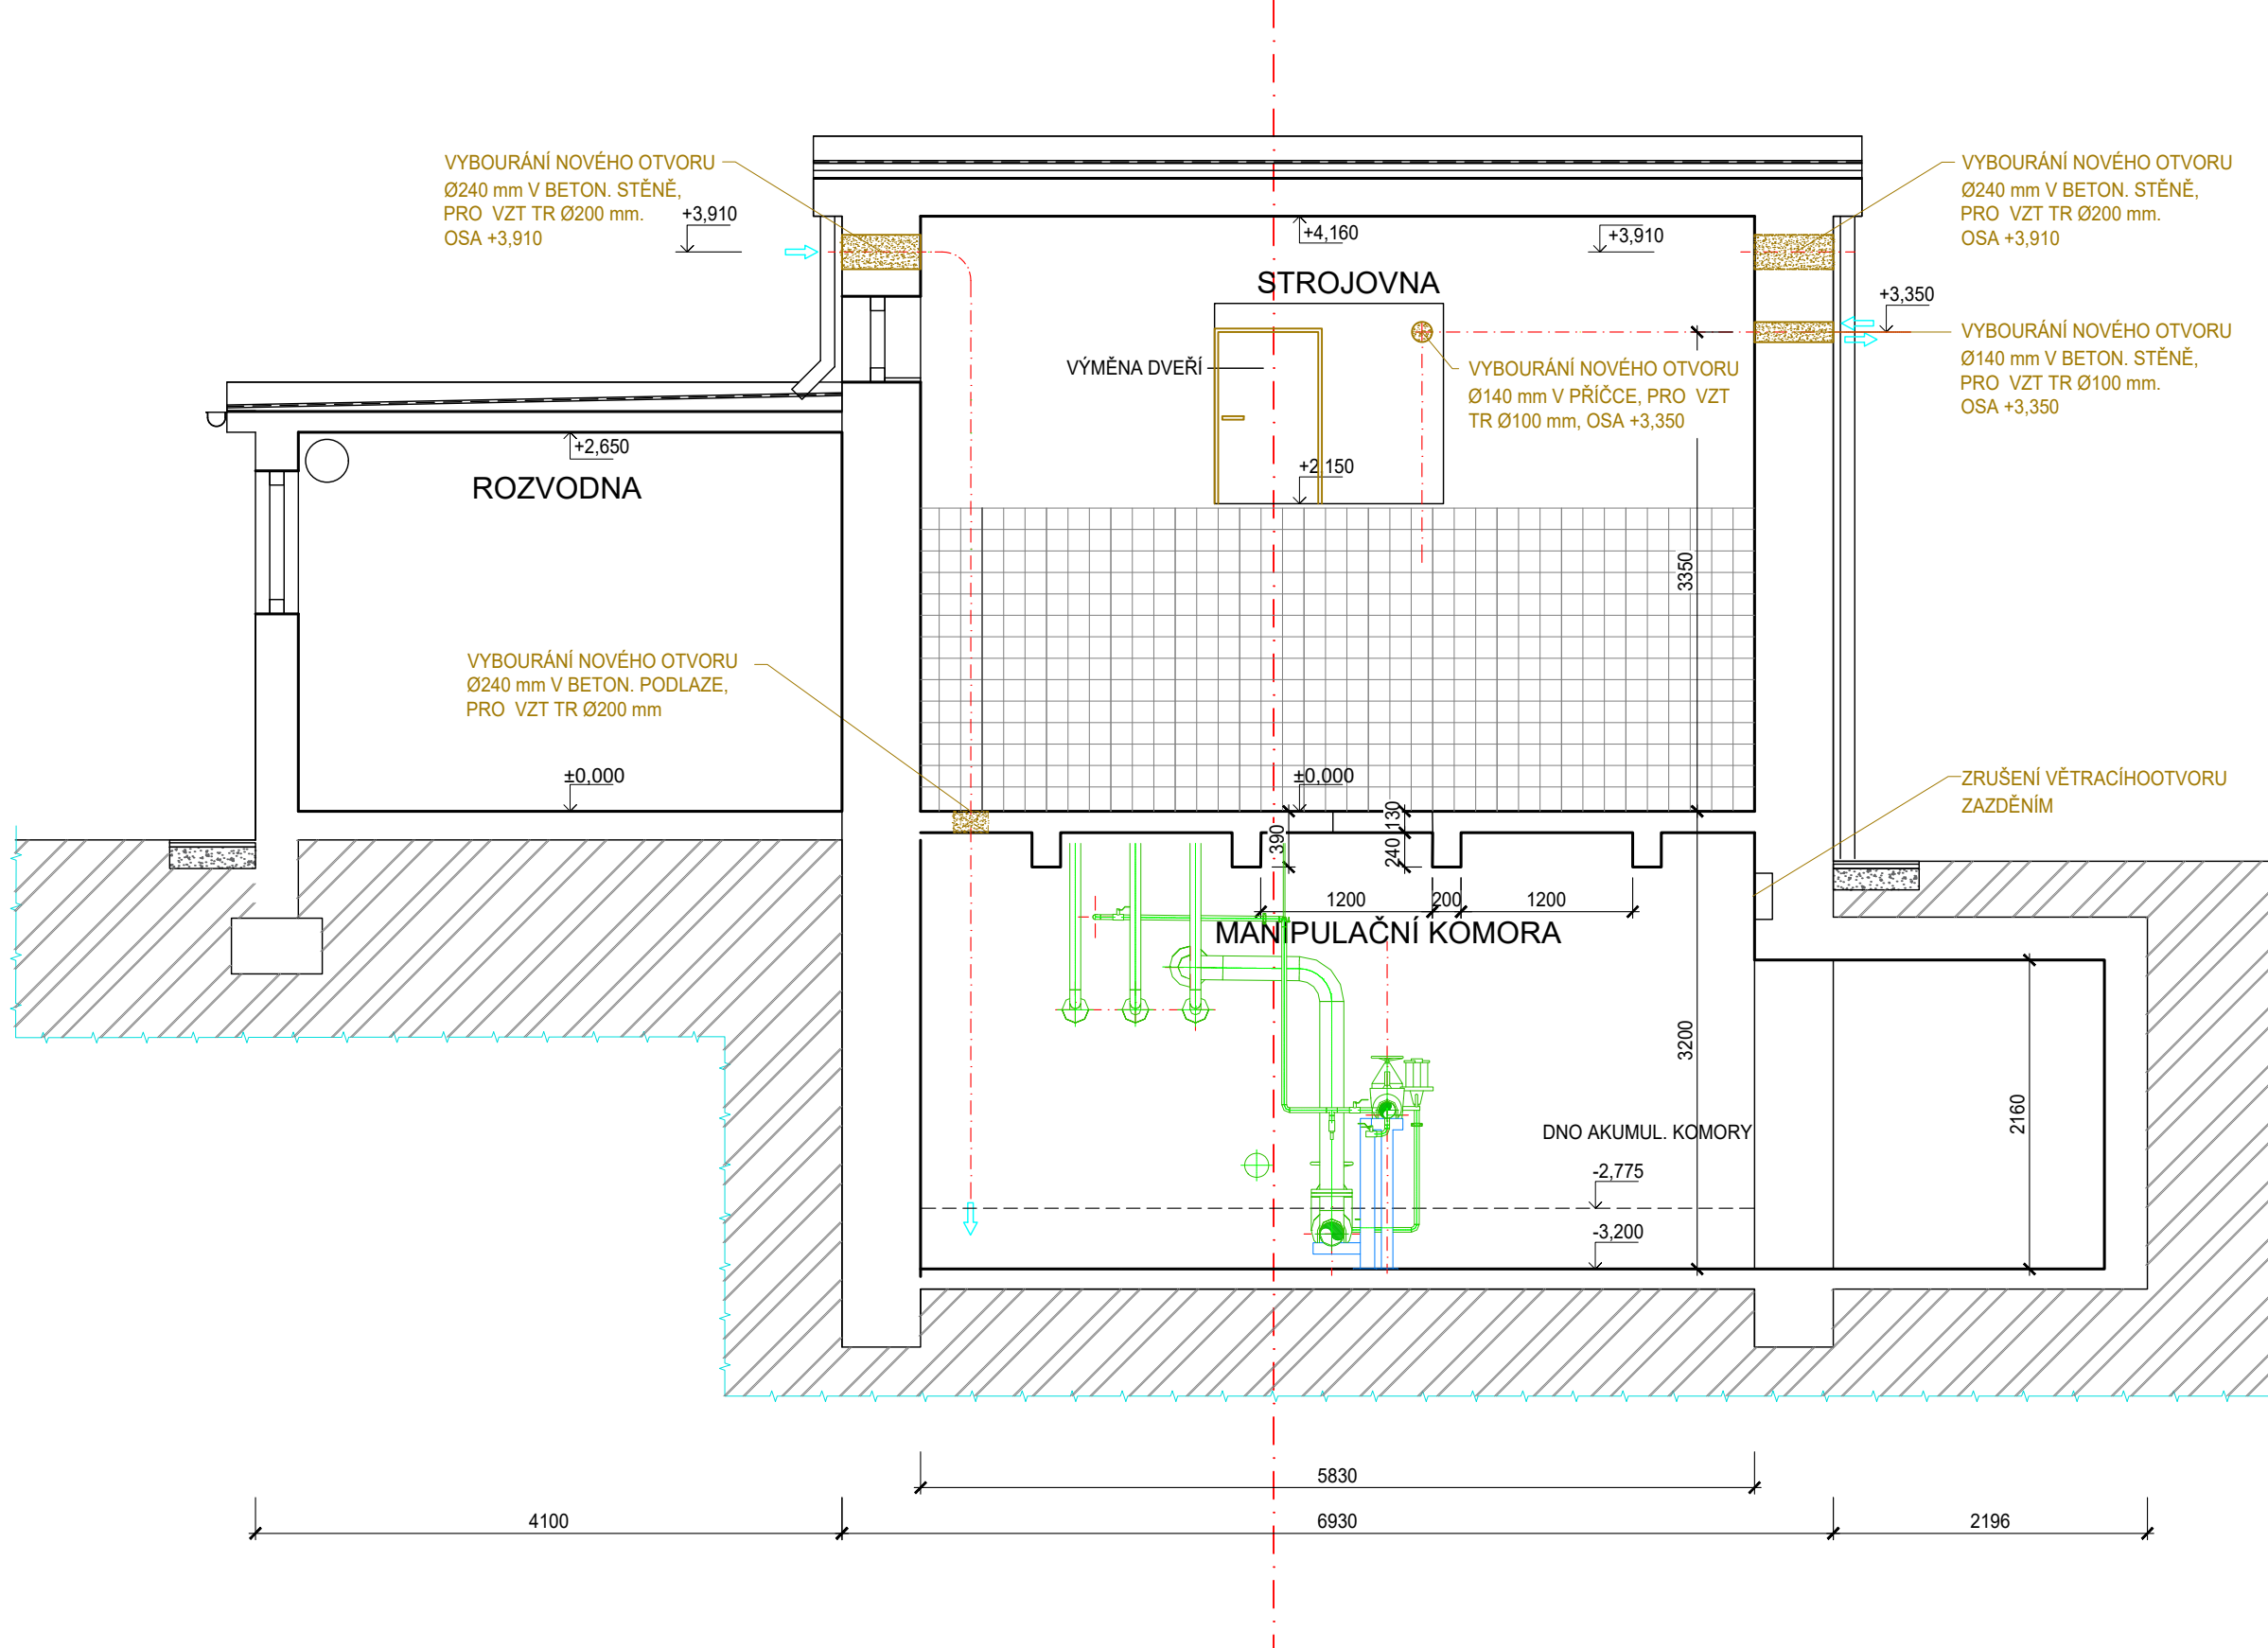

PODÉLNÝ ŘEZ D - D'

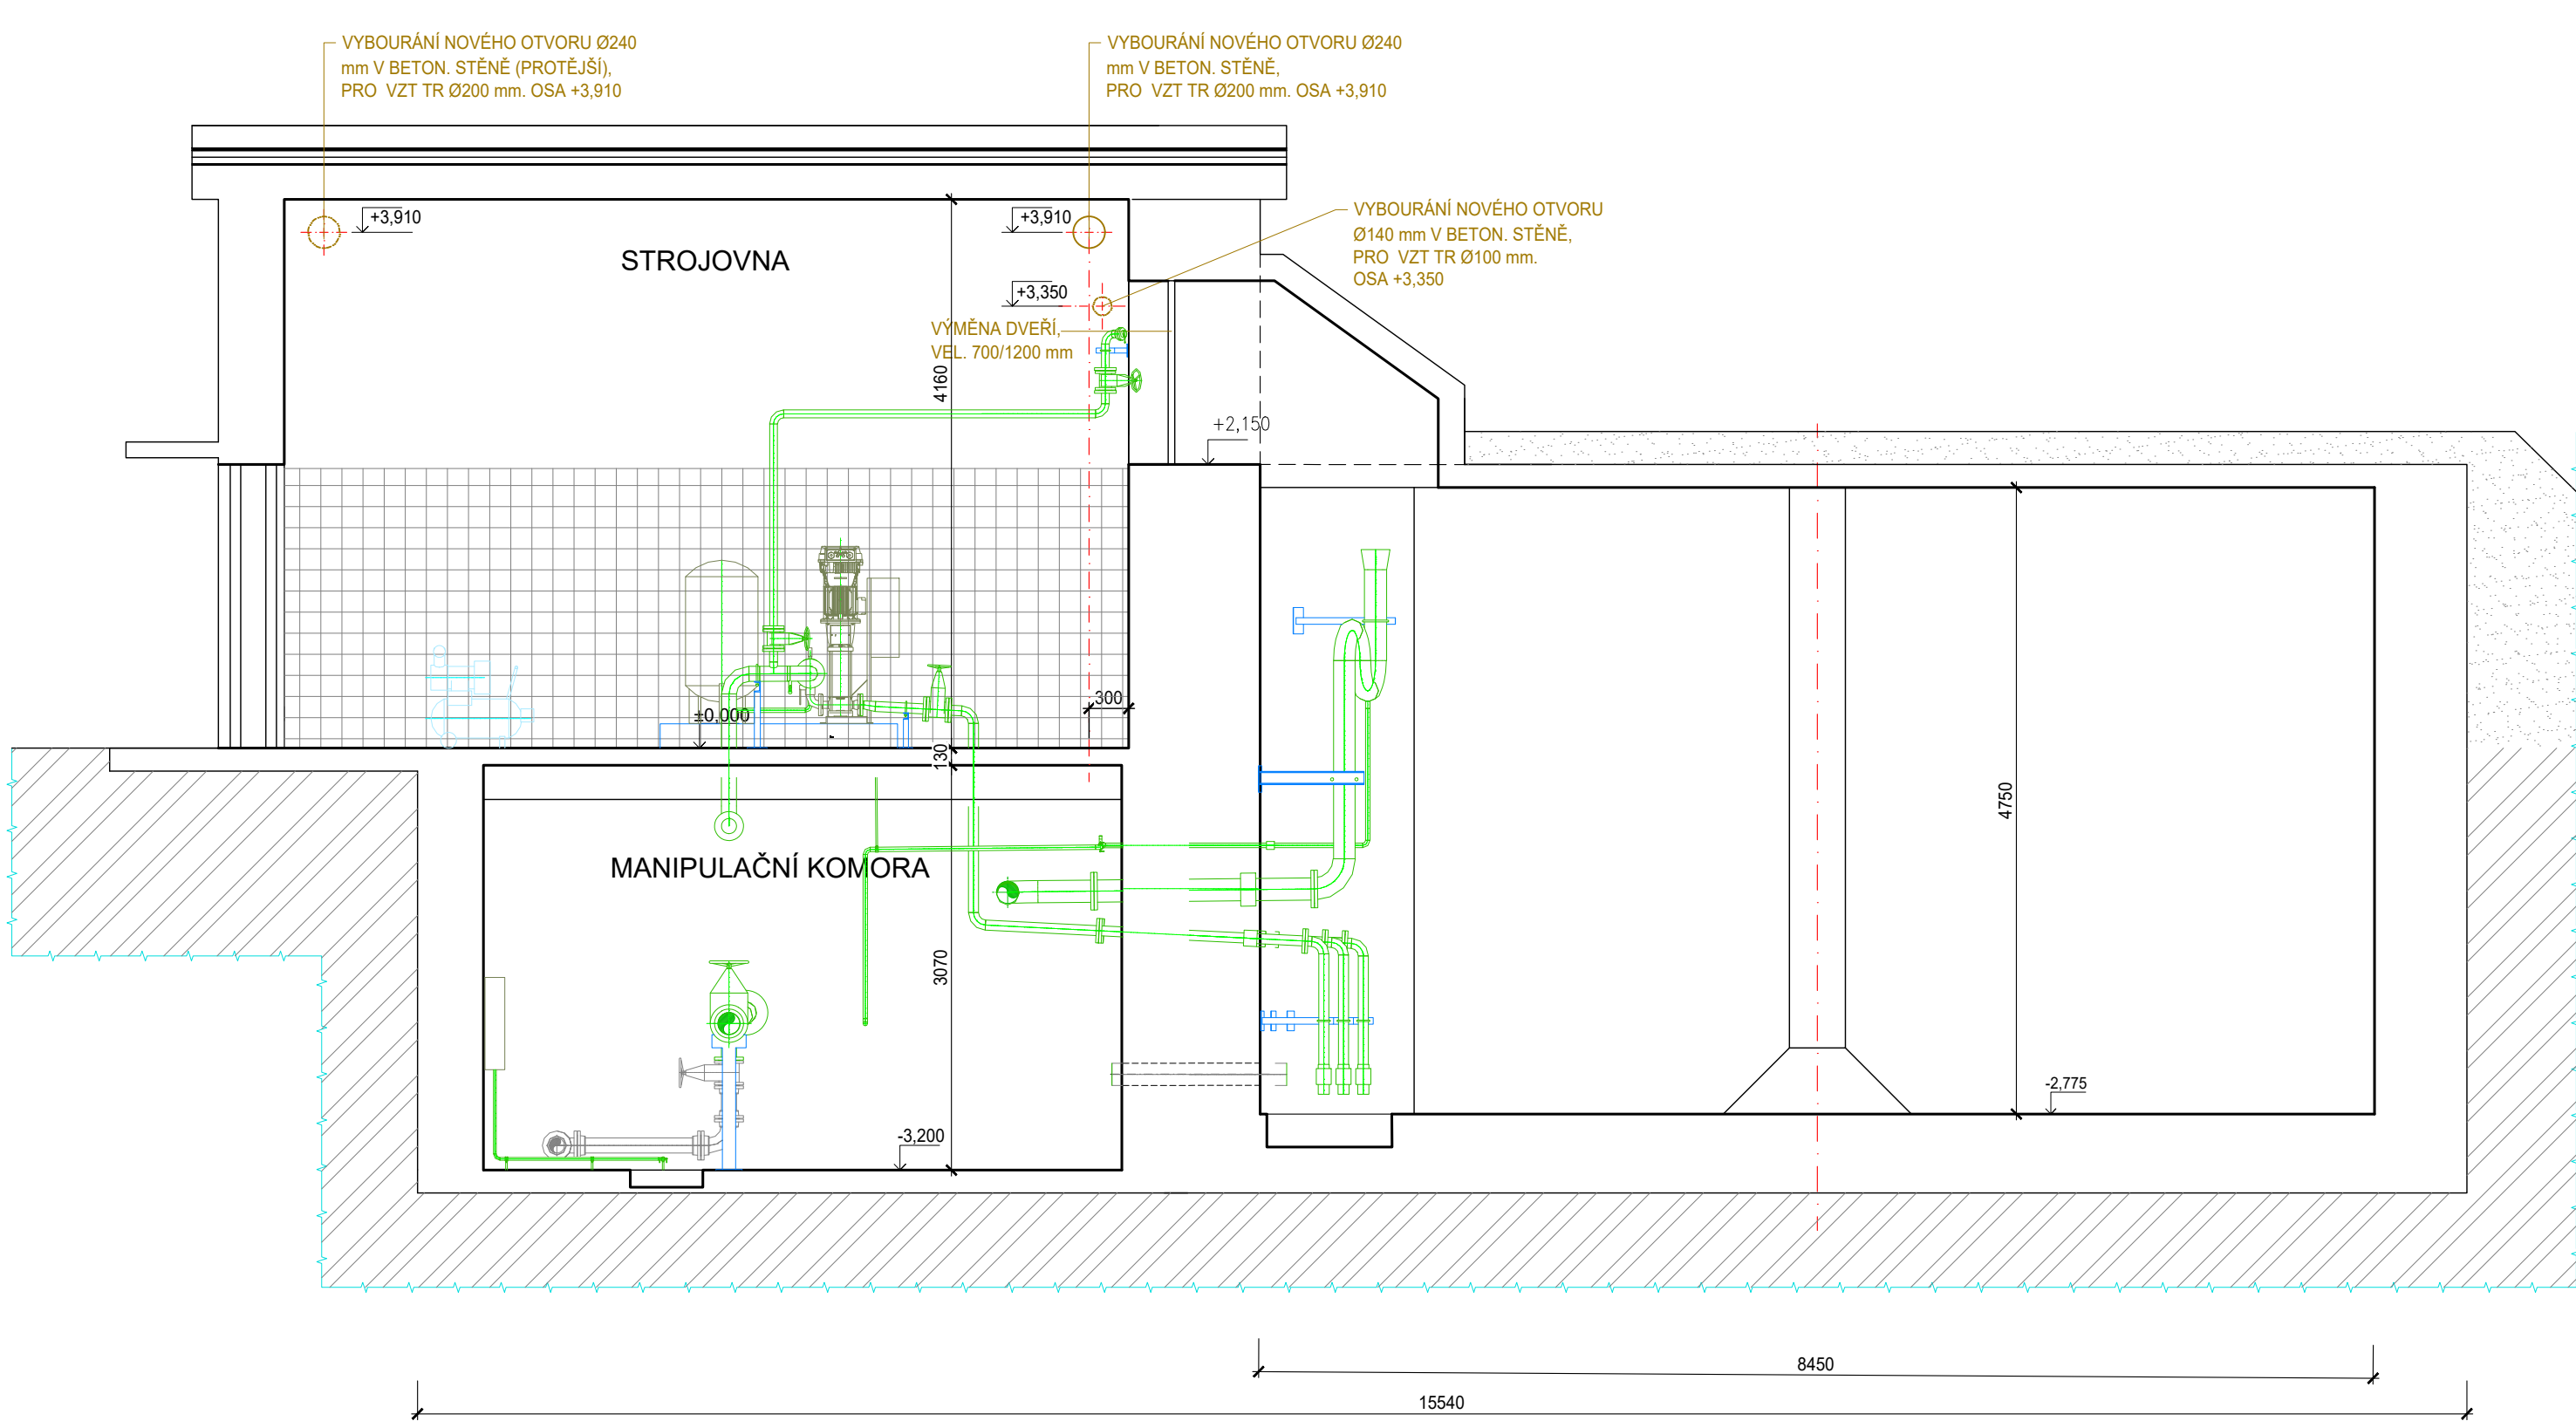

SO 01 - STAVEBNÍ ÚPRAVY A SANACE POVRCHŮ			
Objednatel:		Rokycanská nemocnice a.s. Voldušská 750 3317 01 Rokycany	
Zhotovitel:		Valbek, spol. s r.o., středisko Plzeň Parková 1205/11 326 00 Plzeň	
HPP:		Ing. Lucie Krupčíková	
Valbek	Vypracoval:	Jiří Mareš	Zak. číslo: 20PL31001
	Zodp. projektant:	Jiří Mareš	Datum: 07/2020
	Tech. kontrola:	Ing. Lucie Krupčíková	Stupeň: DPS
	Akce: Rekonstrukce technologické části hlavního uzávěru vody VODOJEM - Starý stav a bourací práce -		Počet formátů: 15
Zhotovitel:		D.1.1.2	
Valbek, spol. s r.o. Valburská 505/17 400 02 Lhota 3		Měřítko: 1:50 C. přílohy: Paré	