


DOPLŇUJÍCÍ VÝKRESY:

SK 21-04-13091 Půdorys plynové kotelny
SK 21-04-13092 Schéma zapojení PK

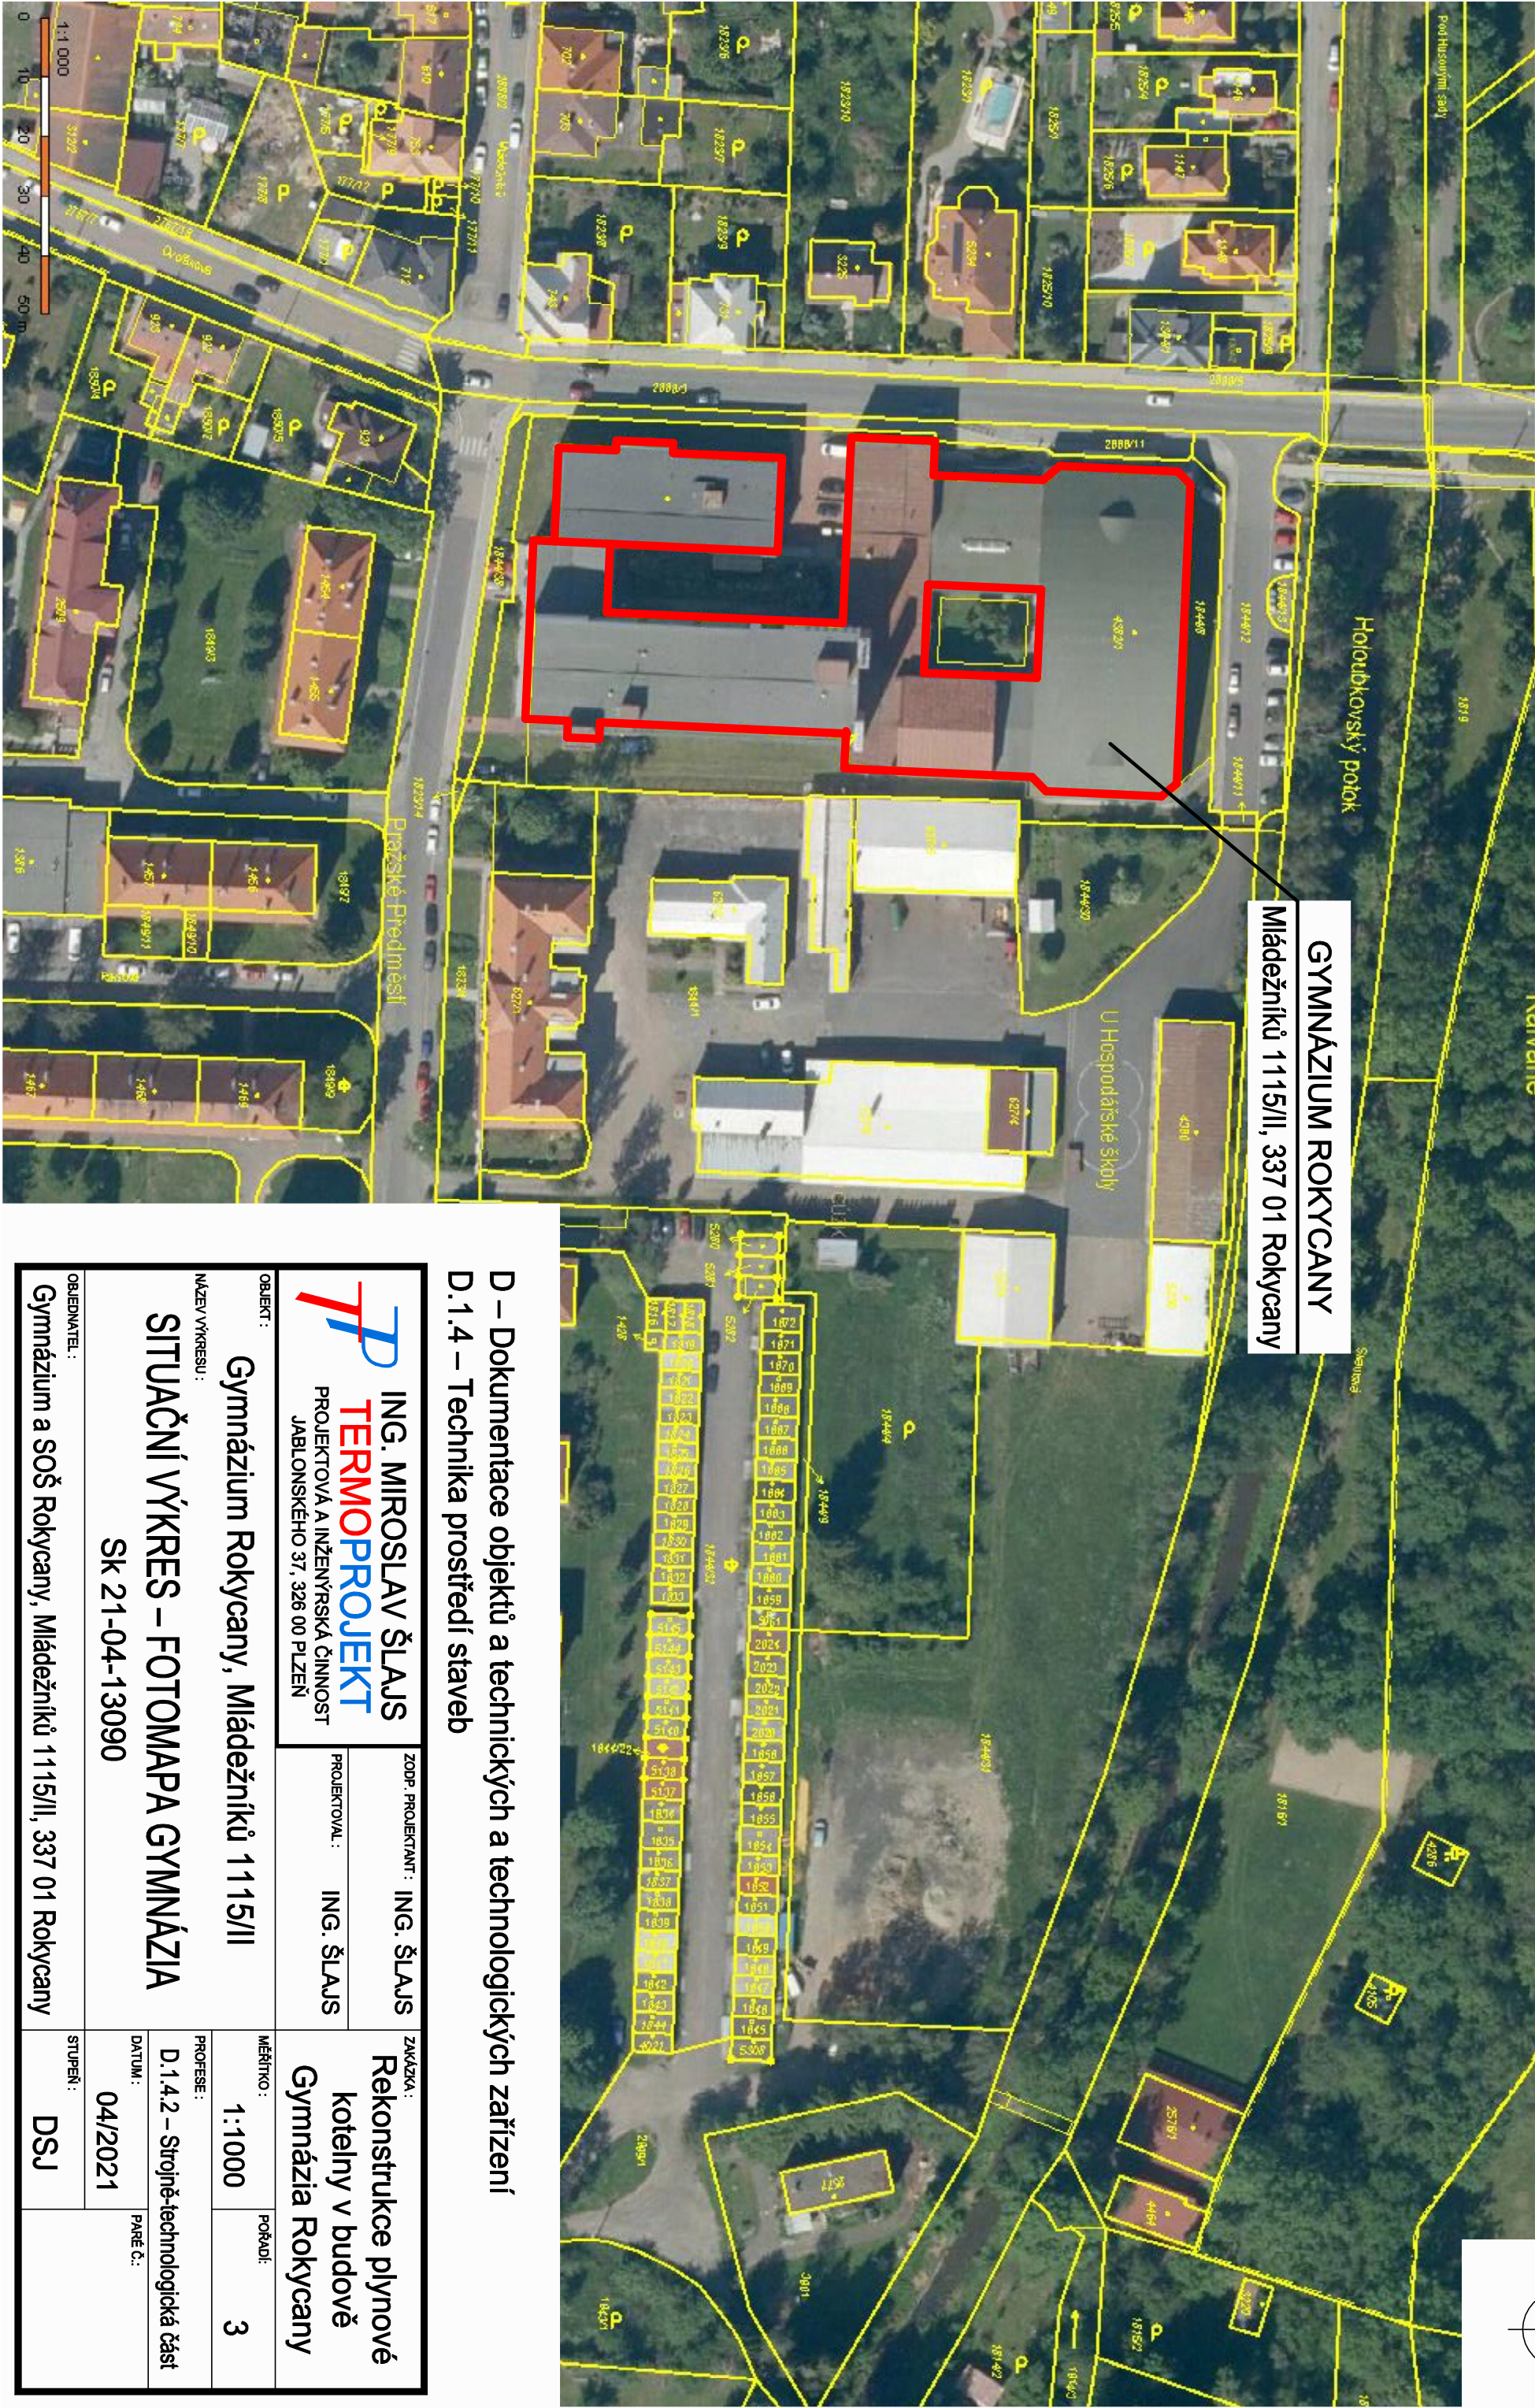

GYMNÁZIUM ROKYCANY

Mládežníků 1115/II, 337 01 Rokycany

D – Dokumentace objektů a technických a technologických zařízení
D.1.4 – Technika prostředí staveb

ING. MIROSLAV ŠLAJS TERMOPROJEKT PROJEKTOVÁ A INŽENÝRSKÁ ČINNOST JABLONSKÉHO 37, 326 00 PLZEŇ		ZODP. PROJEKTANT: ING. ŠLAJS		ZAKÁZKA: Rekonstrukce plynové kotelny v budově Gymnázia Rokycany	
OBJEKT: Gymnázium Rokycany, Mládežníků 1115/II		PROJEKTOVAL: ING. ŠLAJS		MĚŘÍTKO: 1:1000	
NÁZEV VÝKRESU: SITUAČNÍ VÝKRES – FOTOMAPA GYMNÁZIA		PROFUSE: D.1.4.2 – Strojně-technologická část		POČADÍ: 3	
SK 21-04-13090		DATUM: 04/2021		PARÉ C.:	
OBJEDNATEL: Gymnázium a SOŠ Rokycany, Mládežníků 1115/II, 337 01 Rokycany		STUPEŇ: DSJ			