



VÝUST BOČNÍ
1:50

ŘEZ A-A

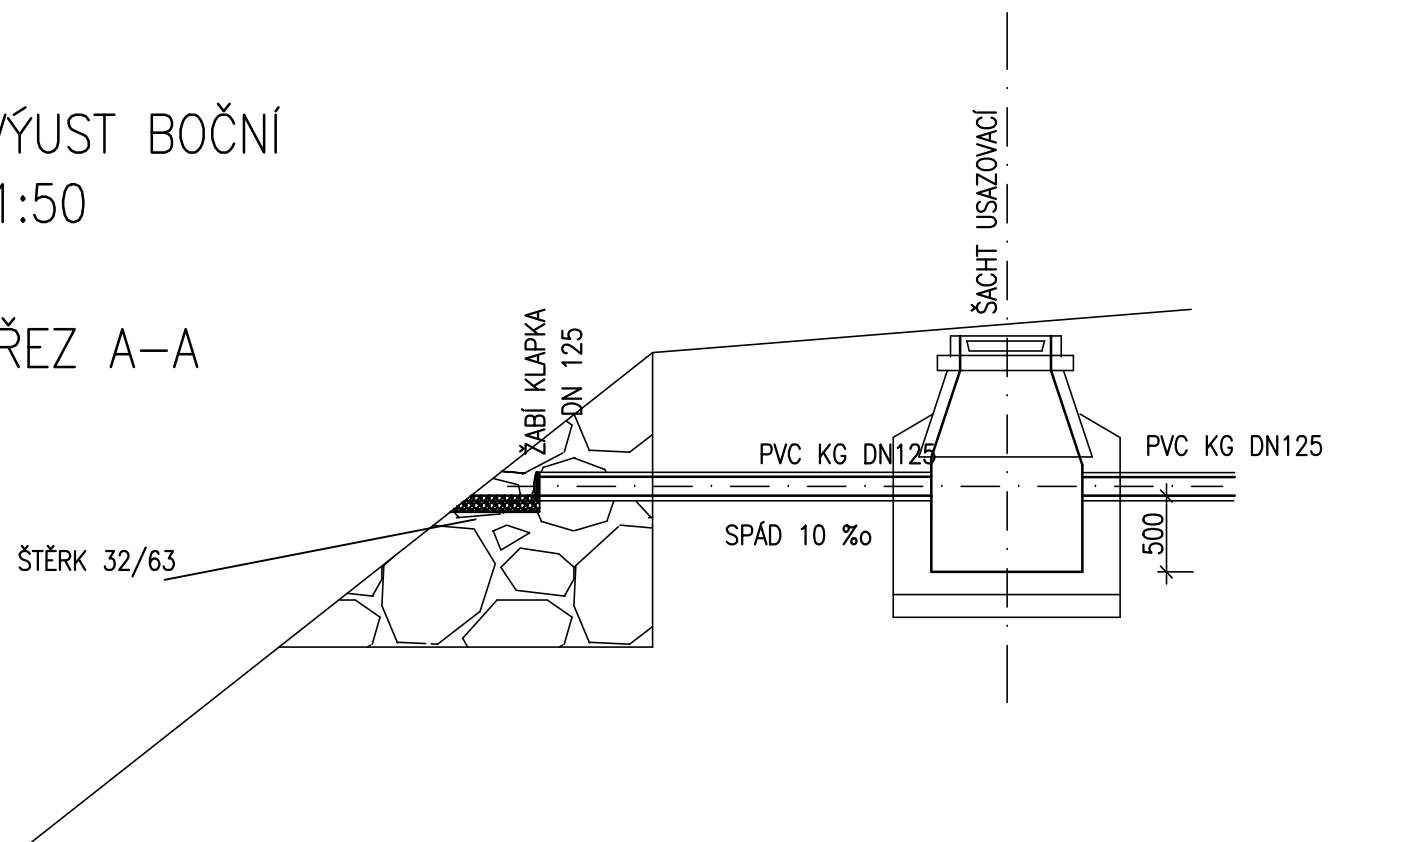

PŮDORYS

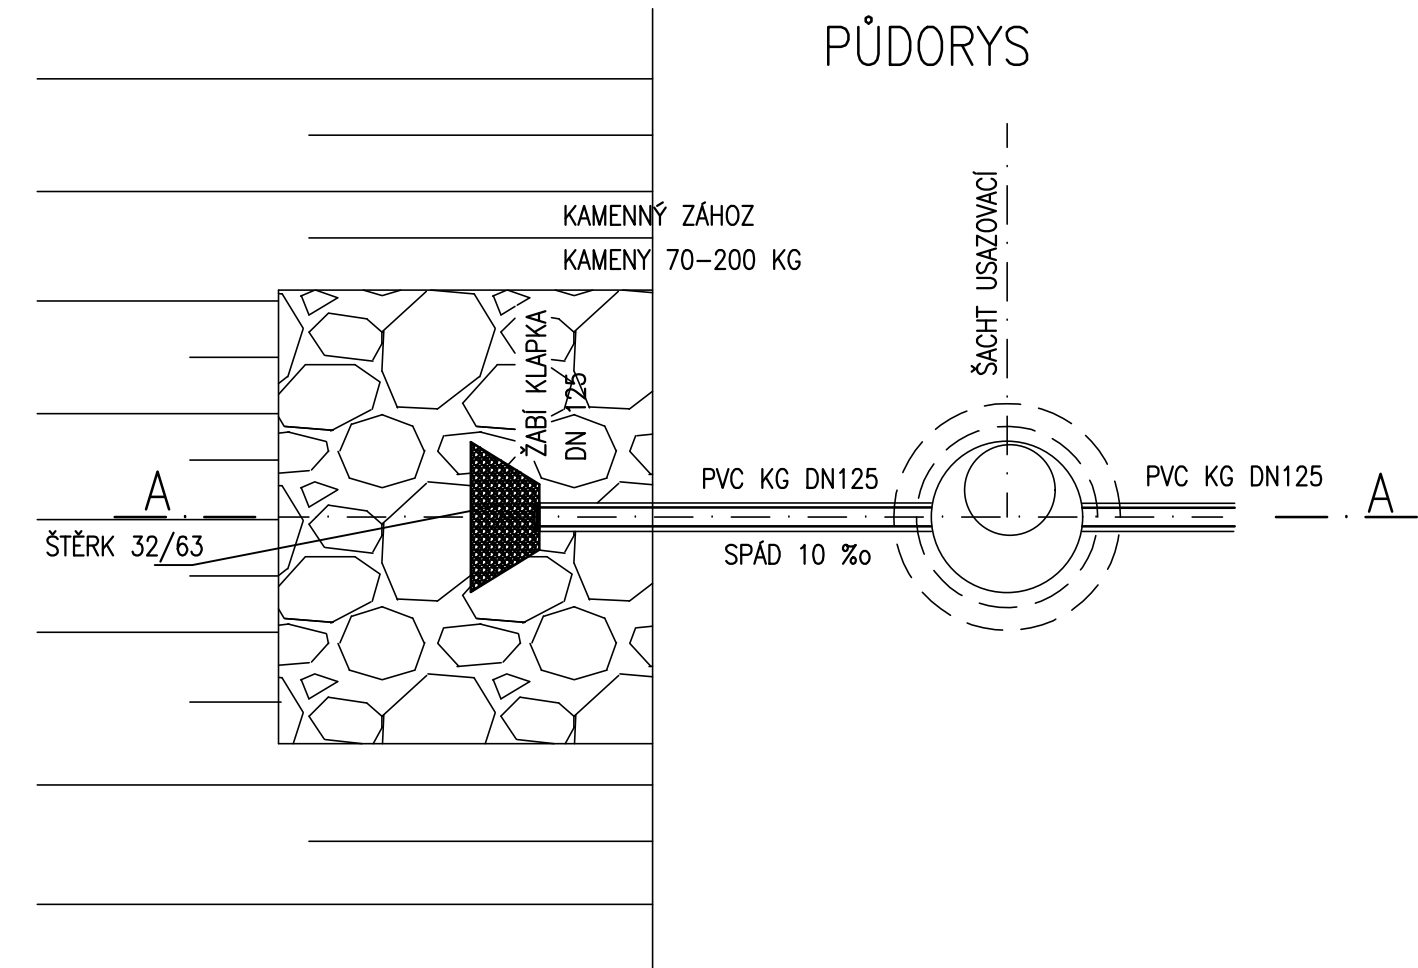

 <div>Pod Všemi svatými 4, Plzeň 301 64, tel: 377 542 288</div>		akce: PŘÍSTAVBA DVOU TŘÍD MŠ LAZARETNÍ	
HIP: Ing. O.Janout, Ing. J.Korelus, projectstudio8 s.r.o.		místo stavby: Areál ZŠ a MŠ pro zrakově postižené a vady řeči parc. č. 2401/20, k. ú. Doubravka	
autor: Ing. O.Janout, Ing. J.Korelus, projectstudio8 s.r.o.			
zodp. projektant: Ing. O. Janout		zadavatel: Základní škola a mateřská škola pro zrakově postižené a vady řeči Lazaretní 25,312 00 Plzeň	
vypracoval: Ing.P.Hruška			
číslo zakázky: Z200061		část: D.1.4.e ZDRAVOTNĚ TECHNICKÉ INSTALACE	
datum: 07/2021	stupeň projektu: DPS	obsah: VÝUST BOČNÍ	
číslo přílohy: 2.7	měřítko: 1:50		
		www.projectstudio8.cz	