
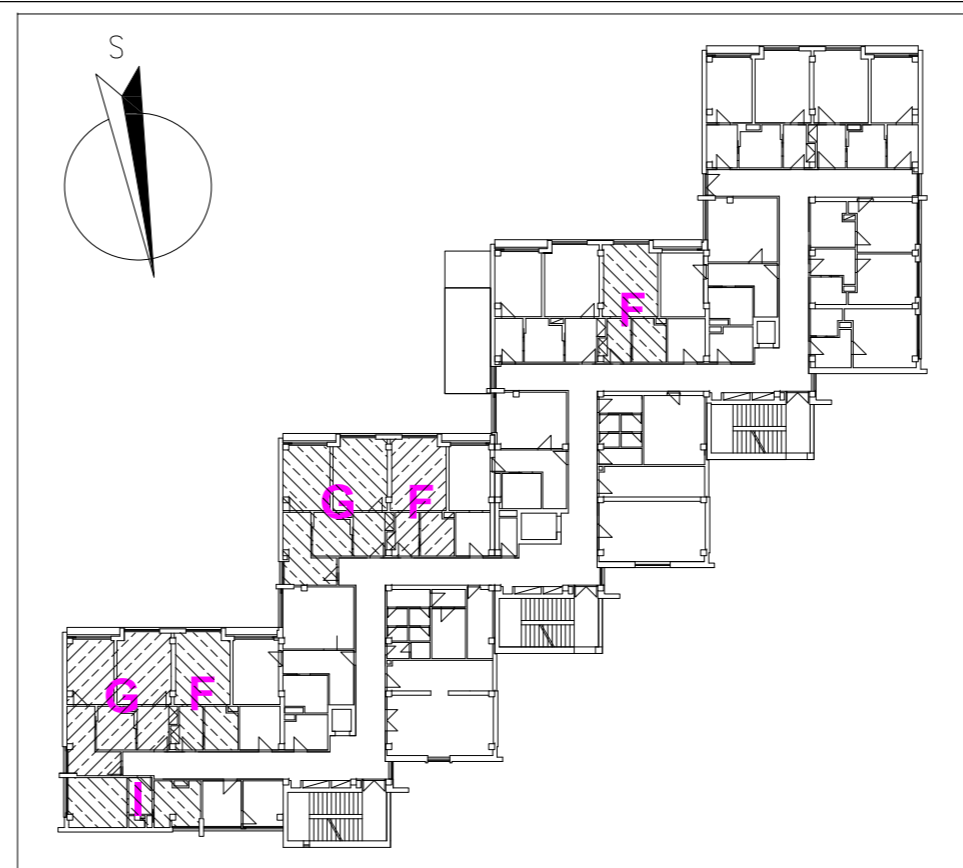
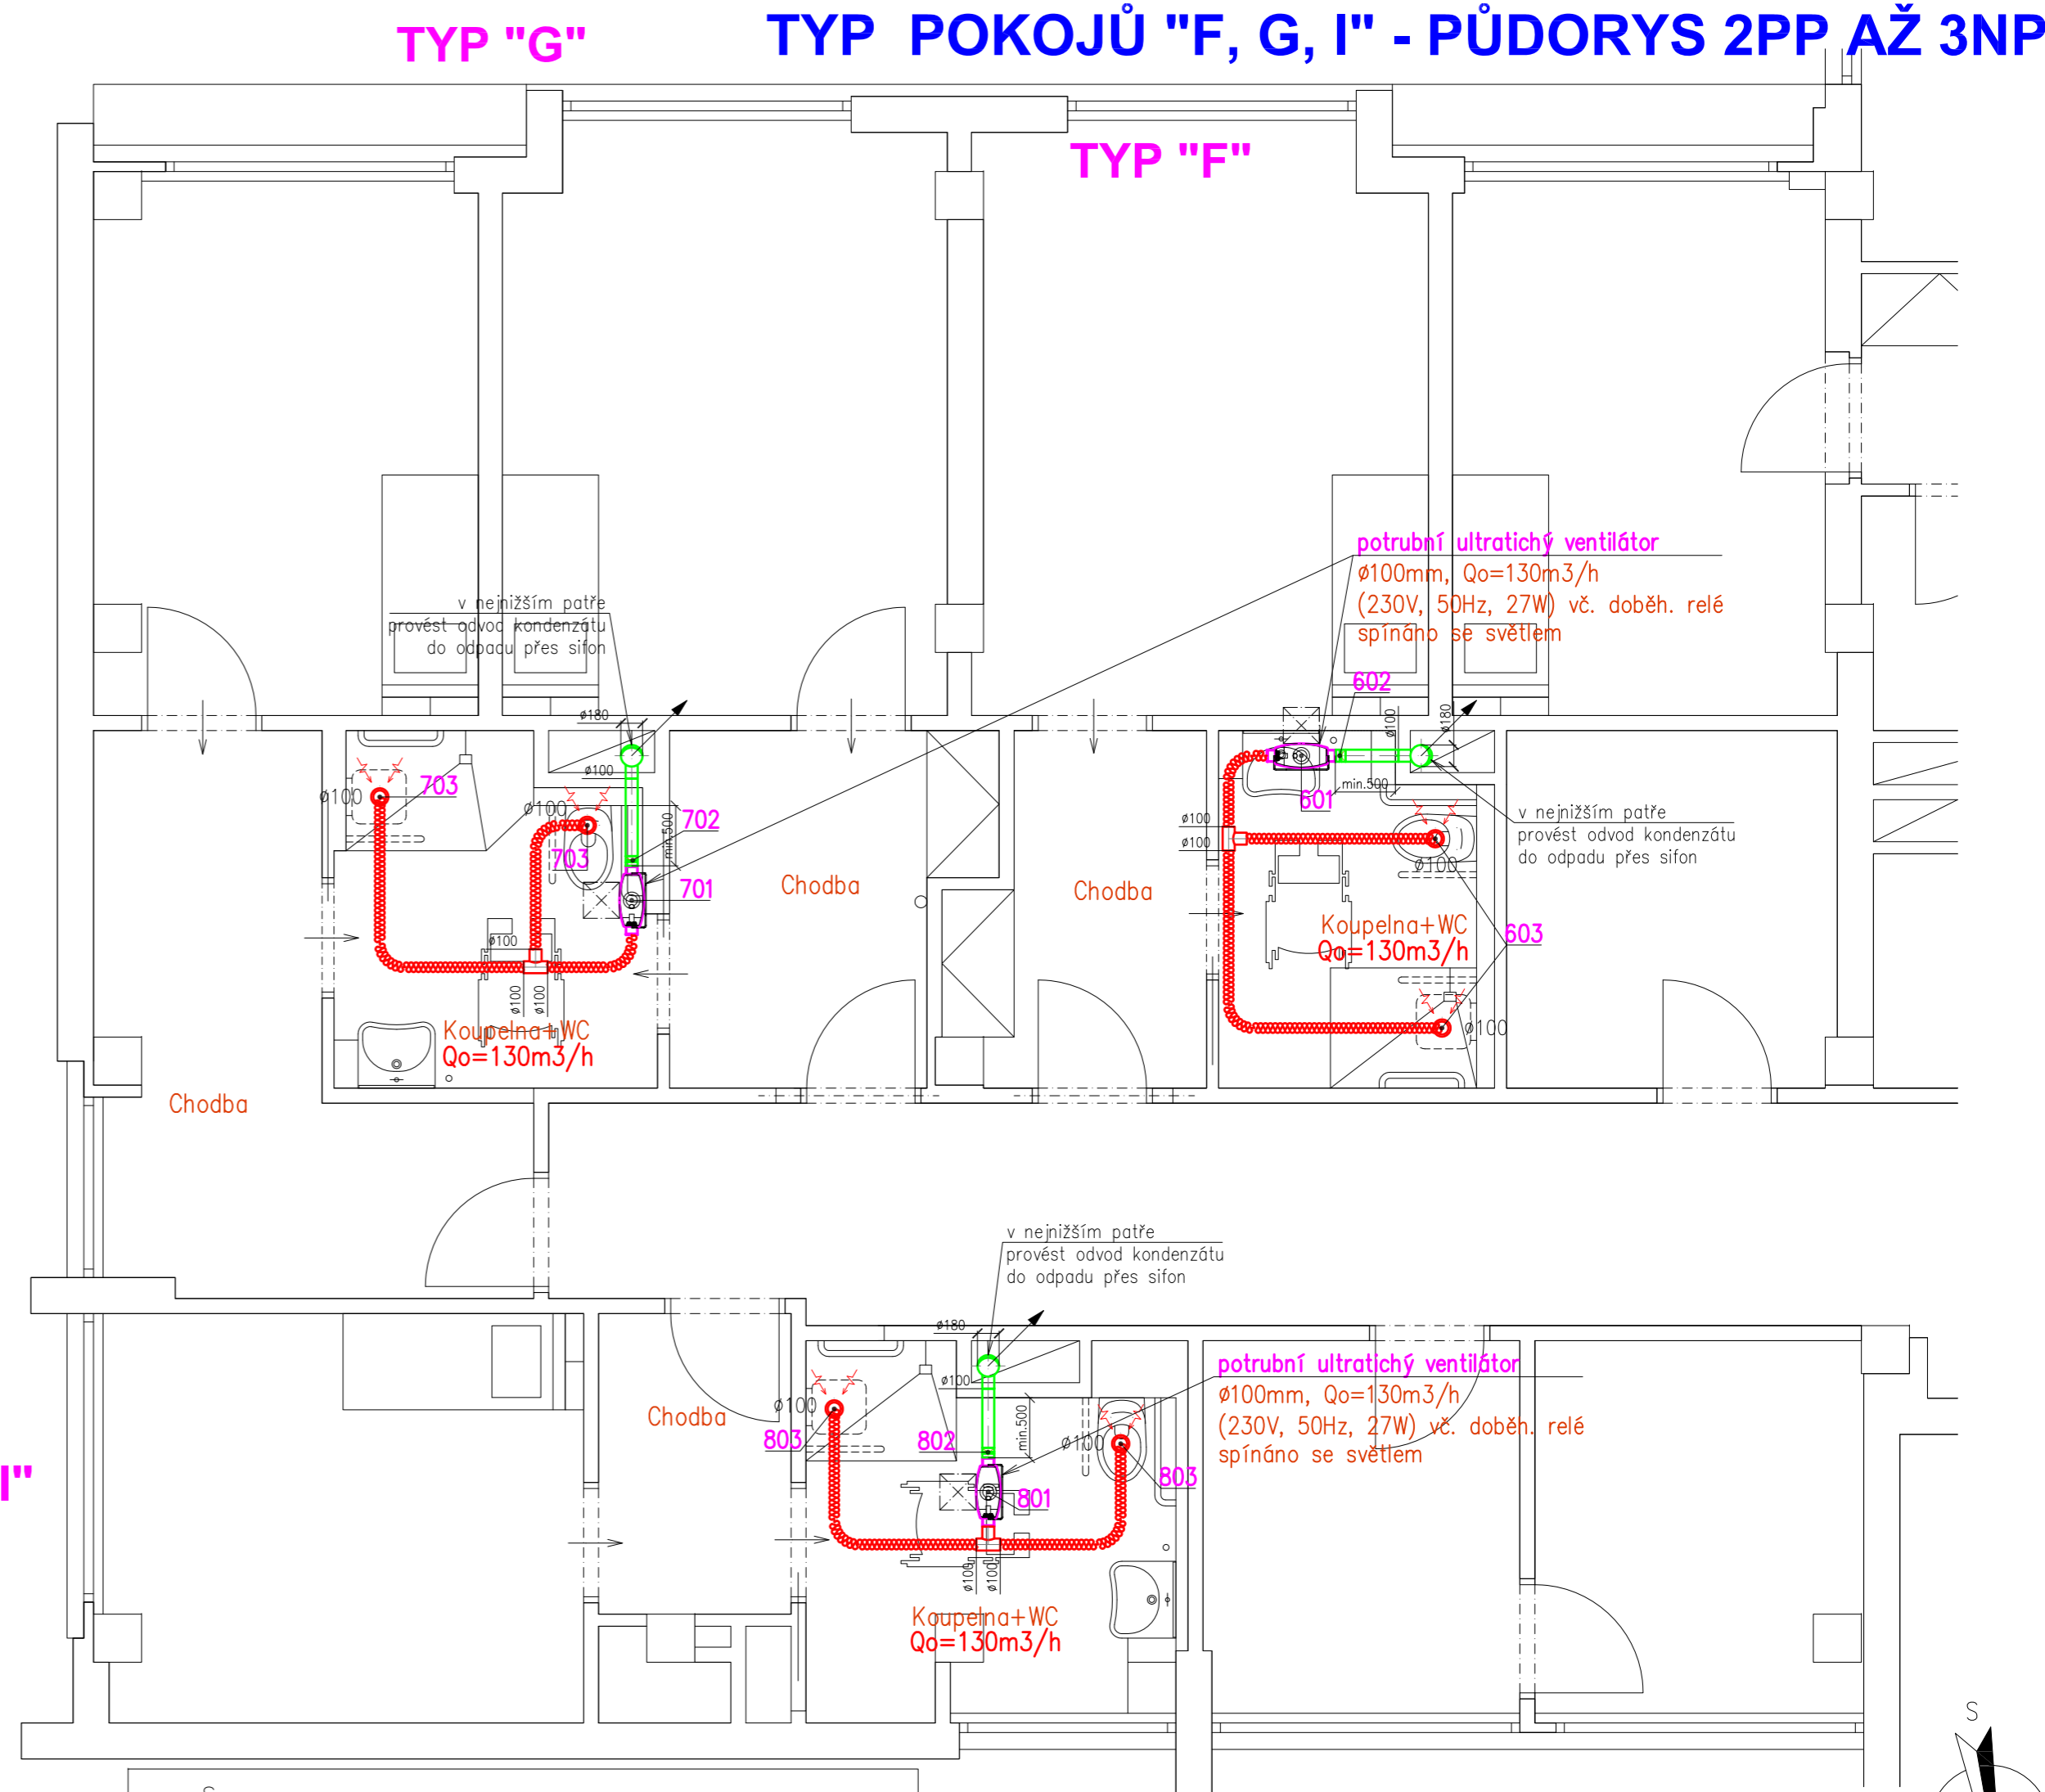
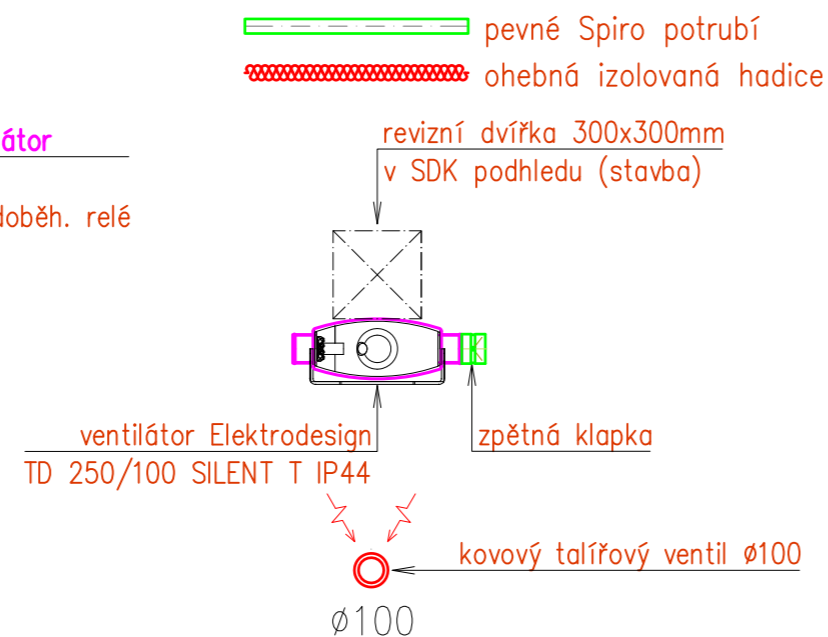


TYPOVÝ ŘEZ VZT STOUPAČKOU

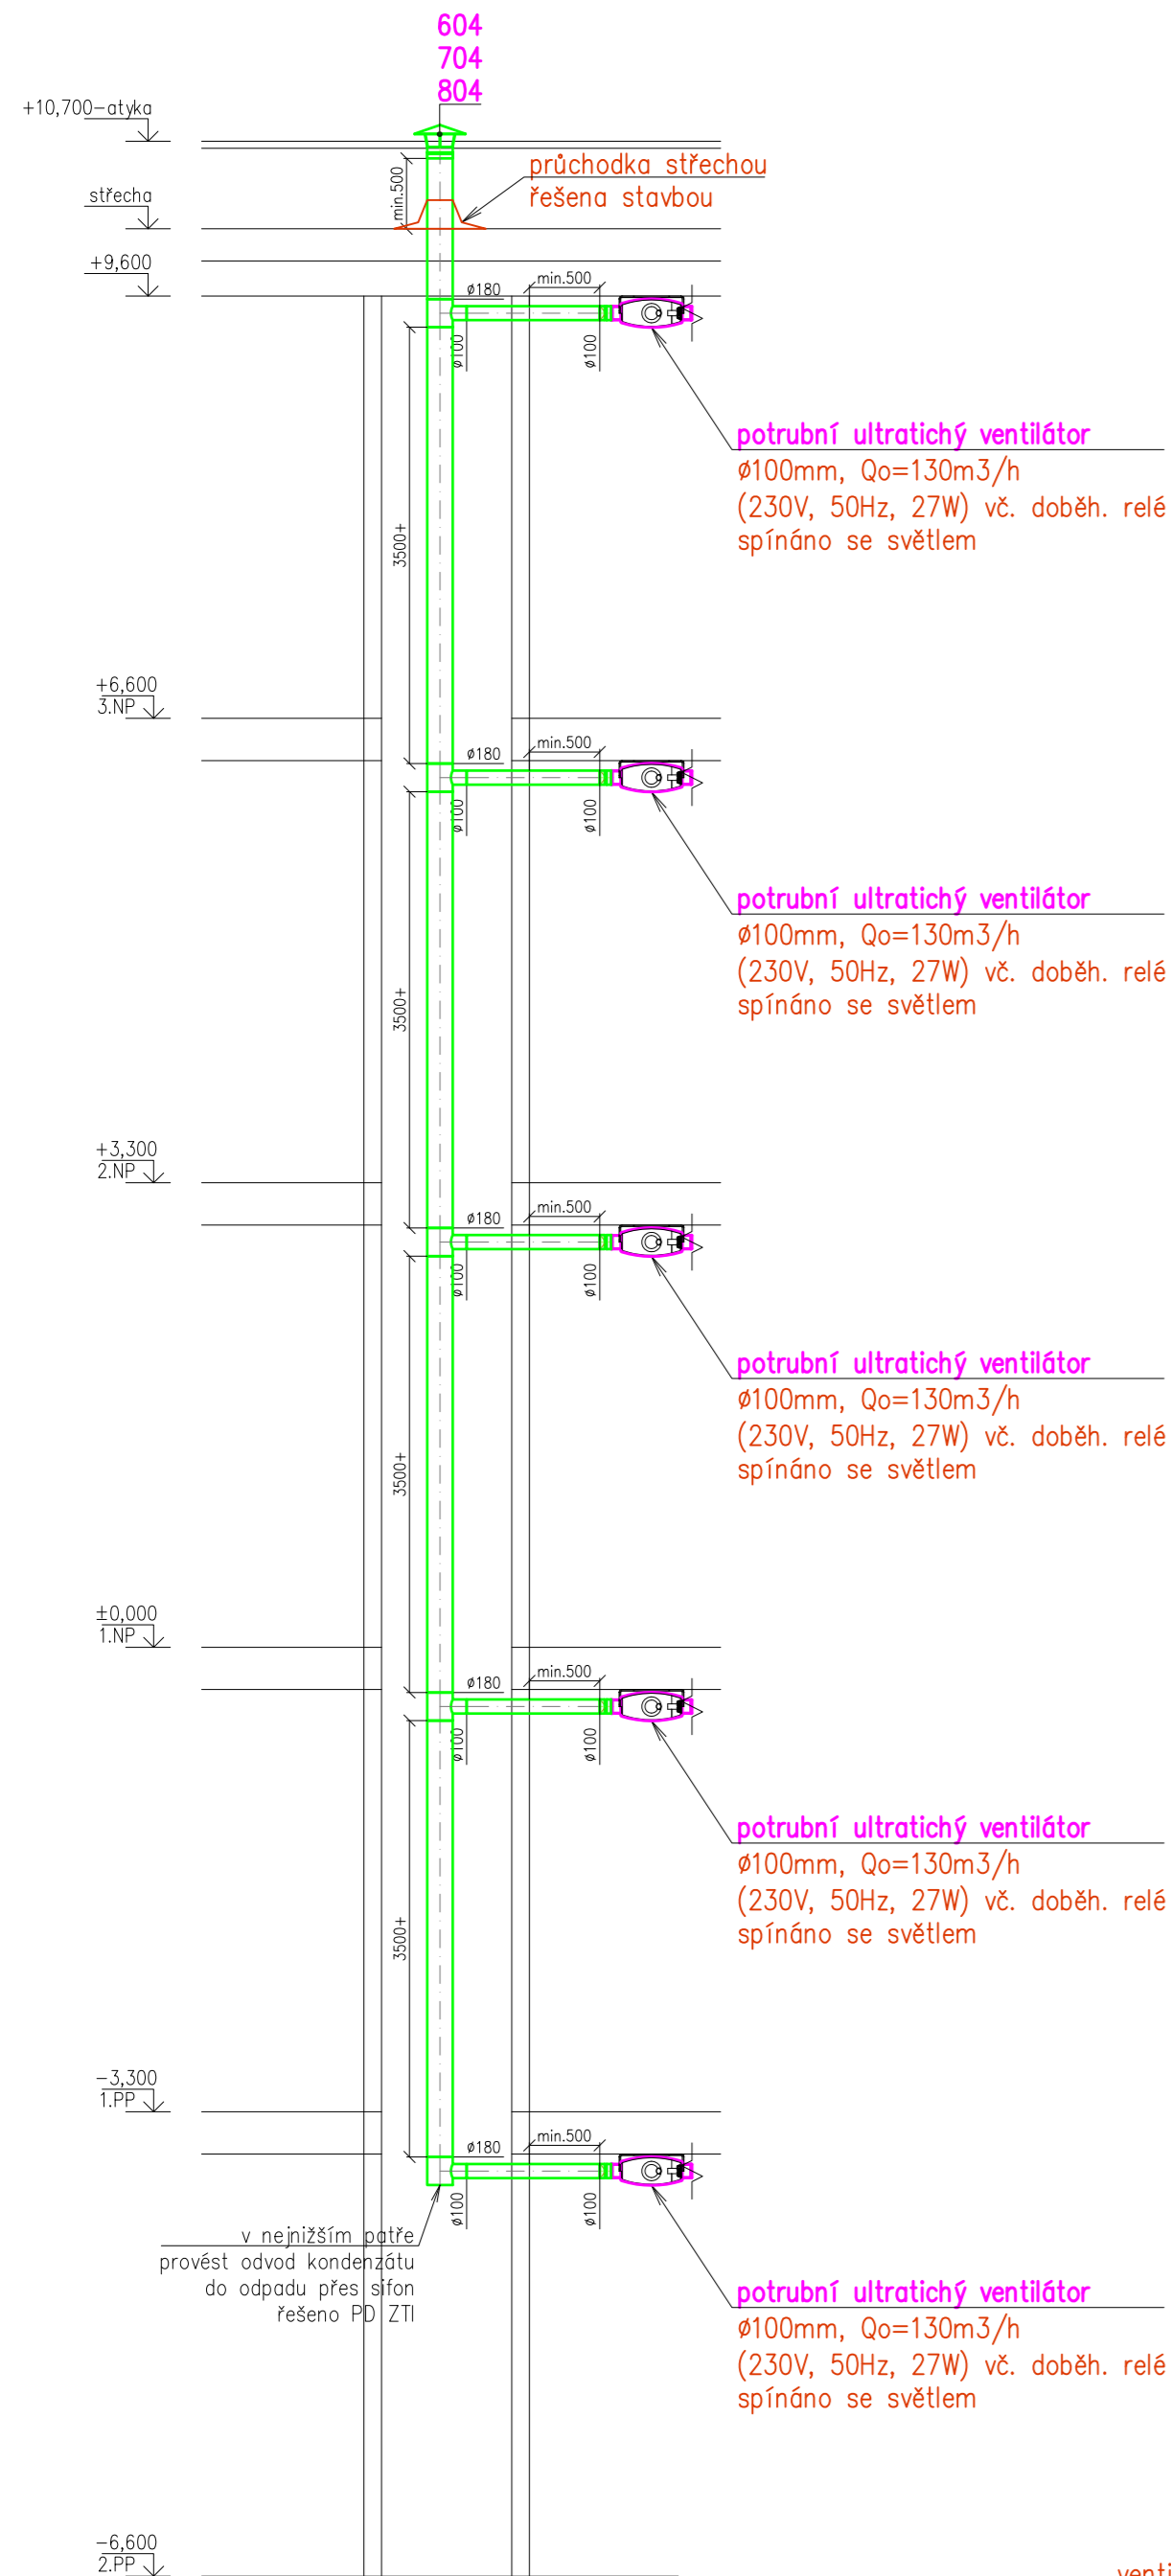

INSTALAČNÍ ŠACHTY, SAMOSTATNÝ POŽÁRNÍ ÚSEK

Chodby jsou větrány přes sociální zařízení, infiltracemi pod dveřmi s min. škvírou 15mm
 Veškeré nové VZT zařízení v soc. zařízení bude vedeno nad podhledem
 STÁVAJÍCÍ VZT ZAŘÍZENÍ (VENTILÁTORY+VZT HRAN. POTRUBÍ OD OBVODU 0,04m²) V ŘEŠENÝCH
 MÍSTNOSTECH BUDE KOMPLETNĚ ZDEMONTOVANÉ A EKOLOGICKY ZLIKVIDOVANÉ

ÚPRAVA KOUPELN V BEZBARIÉROVÉ A NOVÝ EVAKUAČNÍ VÝTAH V DOMOVĚ SENIORŮ PANORAMA				
Místo stavby:	parc. č. 2727/5 a 2727/80, k. ú. Tachov, Plzeňský kraj			Stupeň PD: DPS
Investor :	Centrum sociálních služeb Tachov, p.o., Americká 242, Tachov 347 01			Otisk aut.razítka:
Část projektové dokumentace:	VZDUCHOTECHNIKA			
Obsah :	TYP POKOJŮ "F, G, I" - PŮDORYS 2PP AŽ 3NP			
Výkres č. :	D.1.4) 04	Datum: 07/2019	Měřítko: 1 : 50 (A2)	
Autor, projektant:	Ing.Radek Spurný			
Vypracoval:	František Klíma			