

Tabulka místností	
Číslo	Název
217	CHODBA
218	UMÝVÁRNA
219	MÍSTNOST PRO VYHODNOCOVÁNÍ VZORKŮ
220	SKLAD
221	PCR LABORATOŘ
222	SKLAD
223	PŘÍPRAVA MASTERMIXU
224	PŘÍPRAVNA - IZOLACE VZORKU
225	PŘEDSÍN WC ŠPINAVÝ PROVOZ
226	WC ŠPINAVÝ PROVOZ
227	PŘEDSÍN WC ČISTÝ PROVOZ
228	WC ČISTÝ PROVOZ
229	WC ČISTÝ PROVOZ
230	UKLIDOVÁ KOMORA
231	CHODBA
232	ŠATNA
233	FILTR


SV. 3000

1:50

Napětí : 3 NPE AC 50Hz, 400V/TN-S
Ochrana : aut.odpojením od napájení v síti TN
proudovým chráničem
pospojováním

TATO PD NESLOUŽÍ PRO ZAHÁJENÍ ELEKTROMONTÁŽNÍCH PRACÍ, POUZE JAKO PODKLAD PRO VYDÁNÍ STAVEBNÍHO POVOLENÍ !

Ing. Pavel Hlavatý U Retexu 624, 339 01 Klatovy IČO: 446 40 951		Stavební úřad: Klatovy	
Zodpovědný projektant: Ing. Pavel Hlavatý		Účet: DSP	
Stavebník: Píseňský kraj, Škroupova 1760/18, Jižní Předměstí, 301 00 Píseň		Č. zakázky: 022/2020	
Stavba: Klatovy č.p. 789		Datum: 11/2020	
D.1.4.b Stavební úpravy polikliniky, oddělení virologie		Měřítko: 1:50	
Obsah: Elektroinstalace osvětlení + klima a VZT		Číslo přílohy: D.1.4.b.2	

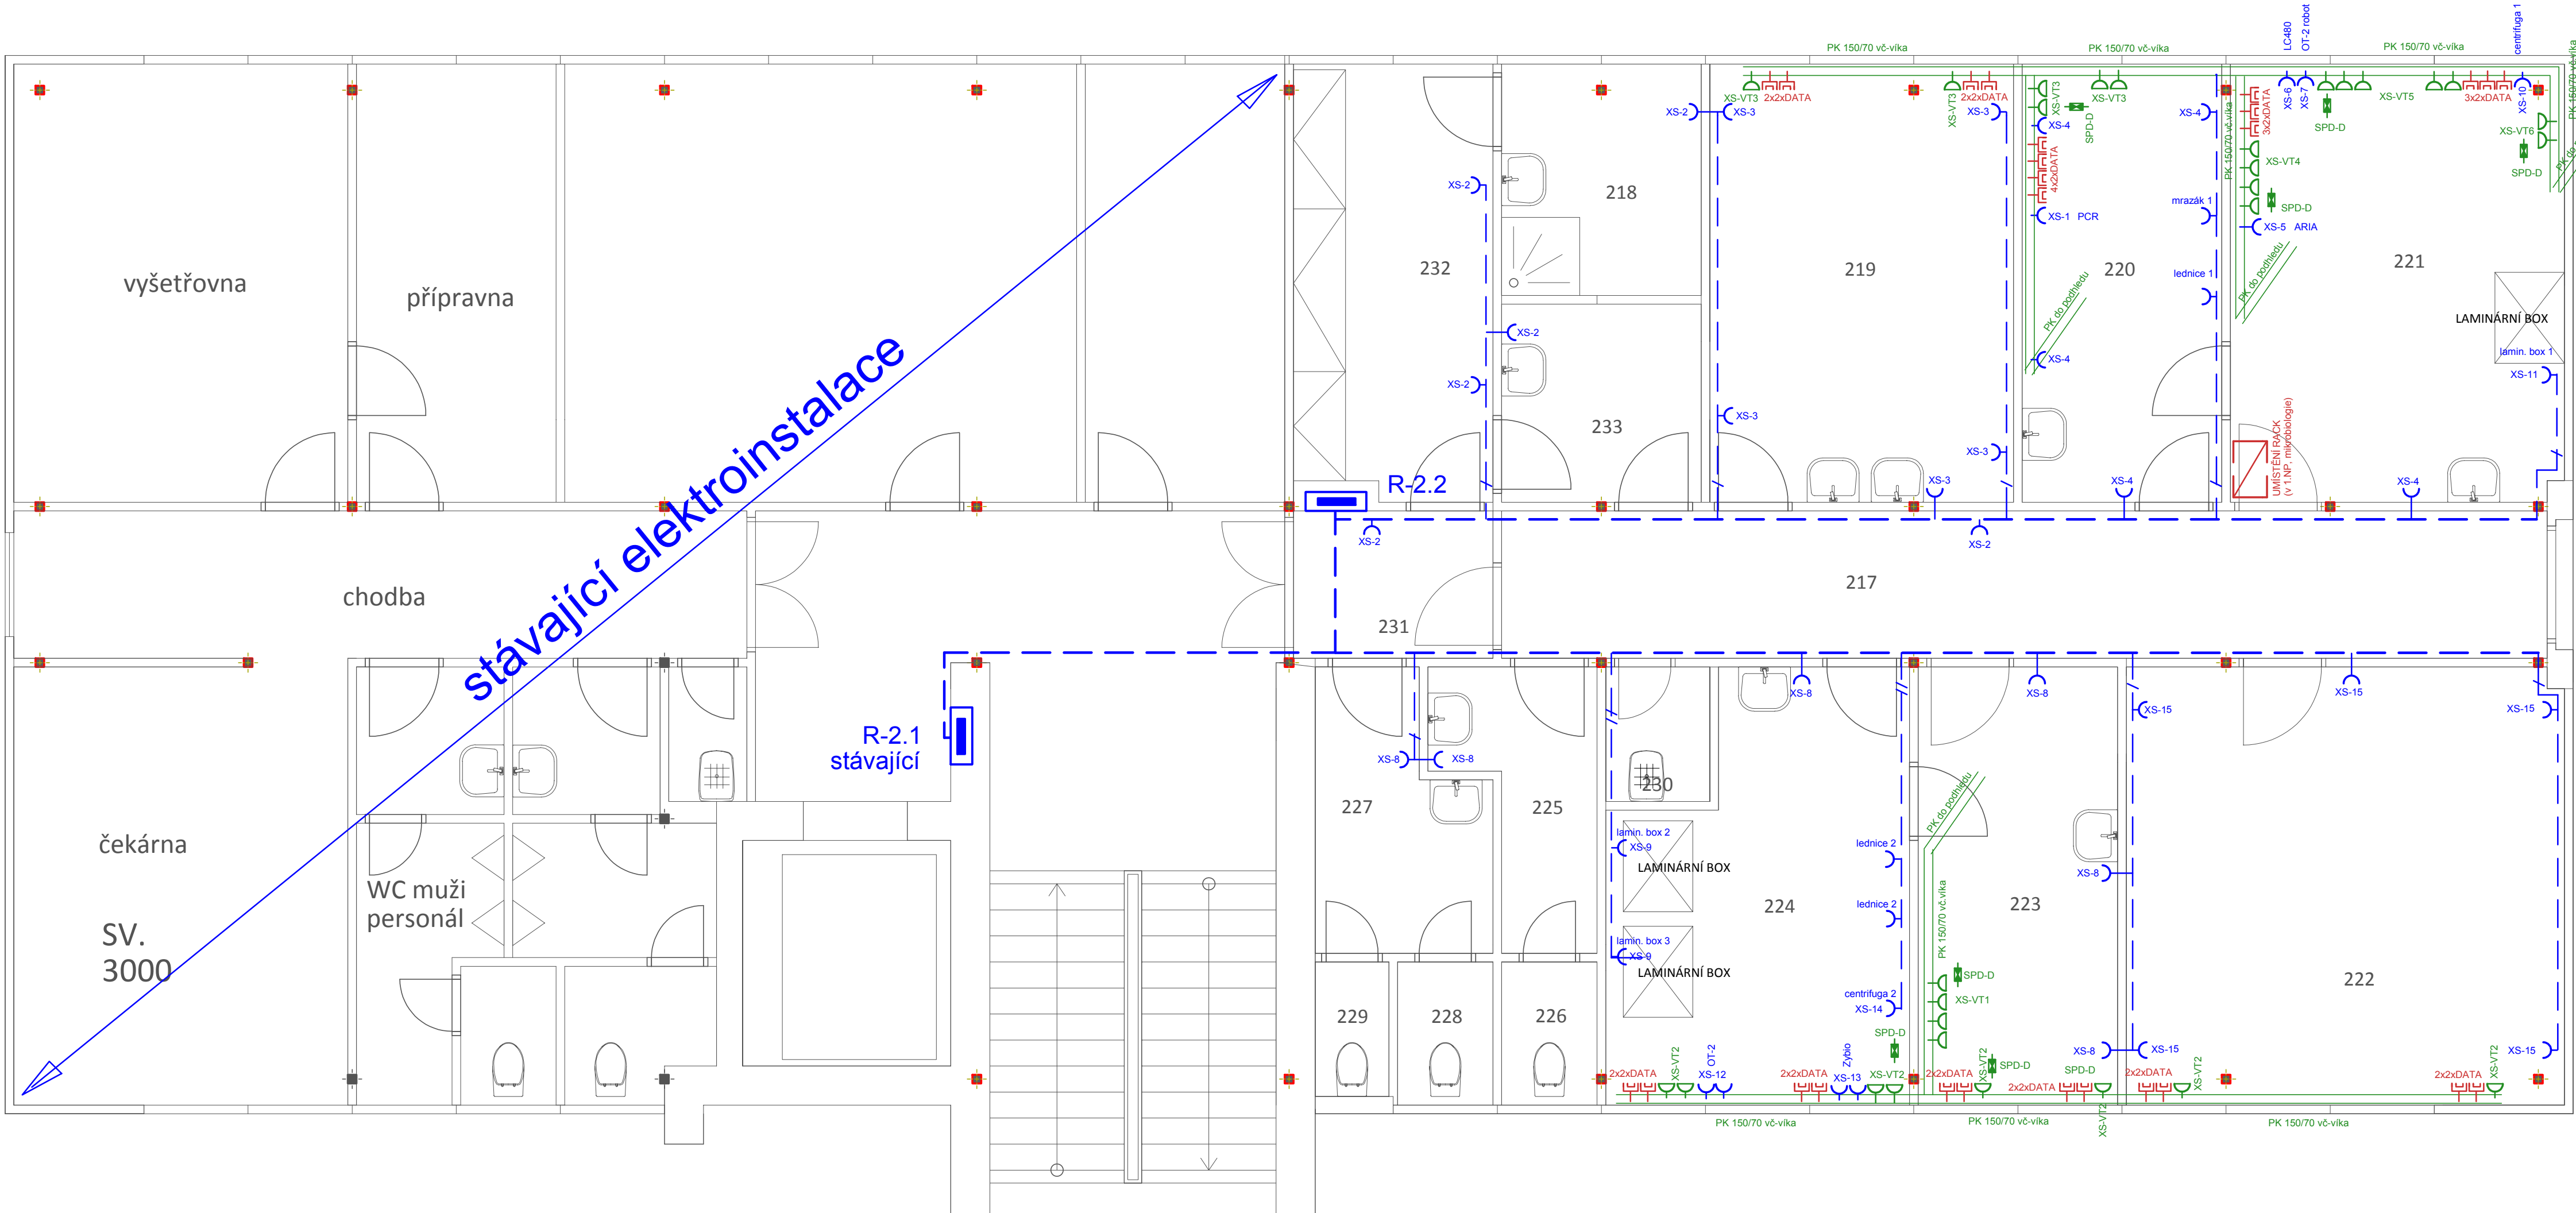

Tabulka místností	
Číslo	Název
217	CHODBA
218	UMÝVÁRNA
219	MÍSTNOST PRO VYHODNOCOVÁNÍ VZORKŮ
220	SKLAD
221	PCR LABORATOŘ
222	SKLAD
223	PŘÍPRAVA MASTERMIXU
224	PŘÍPRAVNA - IZOLACE VZORKU
225	PŘEDSÍN WC ŠPINAVÝ PROVOZ
226	WC ŠPINAVÝ PROVOZ
227	PŘEDSÍN WC ČISTÝ PROVOZ
228	WC ČISTÝ PROVOZ
229	WC ČISTÝ PROVOZ
230	UKLIDOVÁ KOMORA
231	CHODBA
232	ŠATNA
233	FILTR

SV. 3000

1:50

Napětí : 3 NPE AC 50Hz, 400V/TN-S
Ochrana : aut.odpojením od napájení v síti TN
proudovým chráničem
pospojováním

TATO PD NESLOUŽÍ PRO ZAHÁJENÍ ELEKTROMONTÁŽNÍCH PRACÍ, POUZE JAKO PODKLAD PRO VYDÁNÍ STAVEBNÍHO POVOLENÍ !

Ing. Pavel Hlavatý U Retexu 624, 339 01 Klatovy IČO: 446 40 951		Stavební úřad: Klatovy	
Zodpovědný projektant: Ing. Pavel Hlavatý		Účet: DSP	
Stavebník: Píseňský kraj, Škroupova 1760/18, Jižní Předměstí, 301 00 Píseň		Č. zakázky: 022/2020	
Stavba: Klatovy č.p. 789		Datum: 11/2020	
D.1.4.b Stavební úpravy polikliniky, oddělení virologie		Měřítko: 1:50	
Obsah: Elektroinstalace zásuvky		Číslo přílohy: D.1.4.b.3	