



VÝKOPY A BOURACÍ PRÁCE

PŮDORYS 1:250

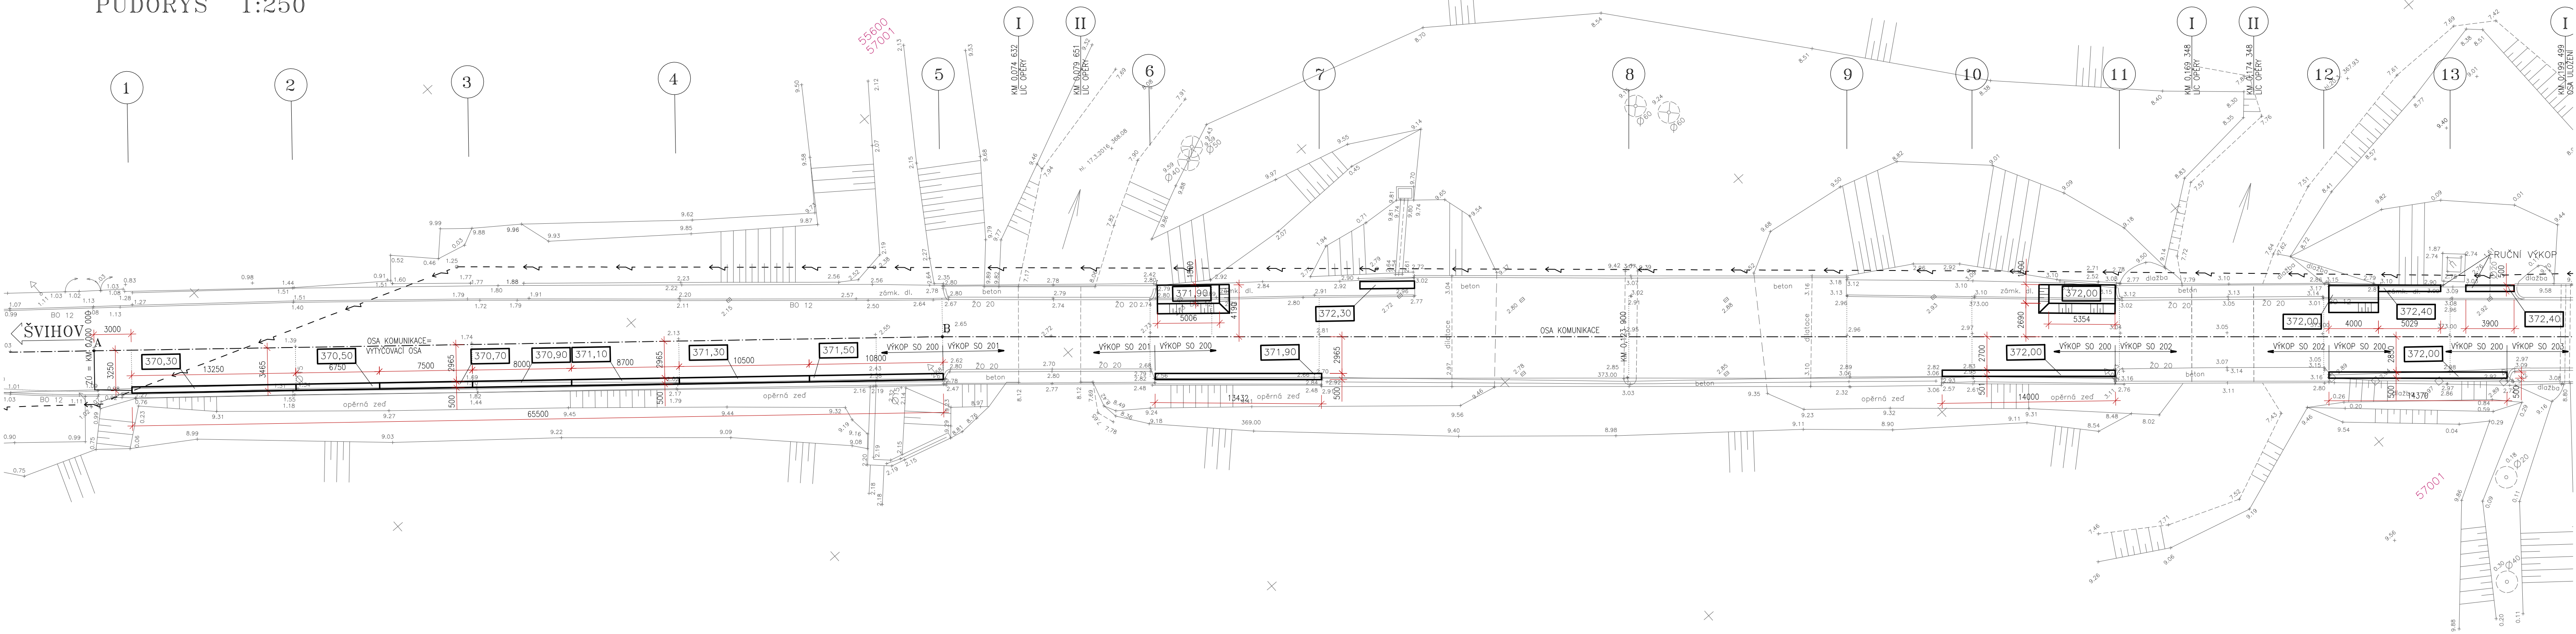

PŘÍČNÝ ŘEZ 1:50

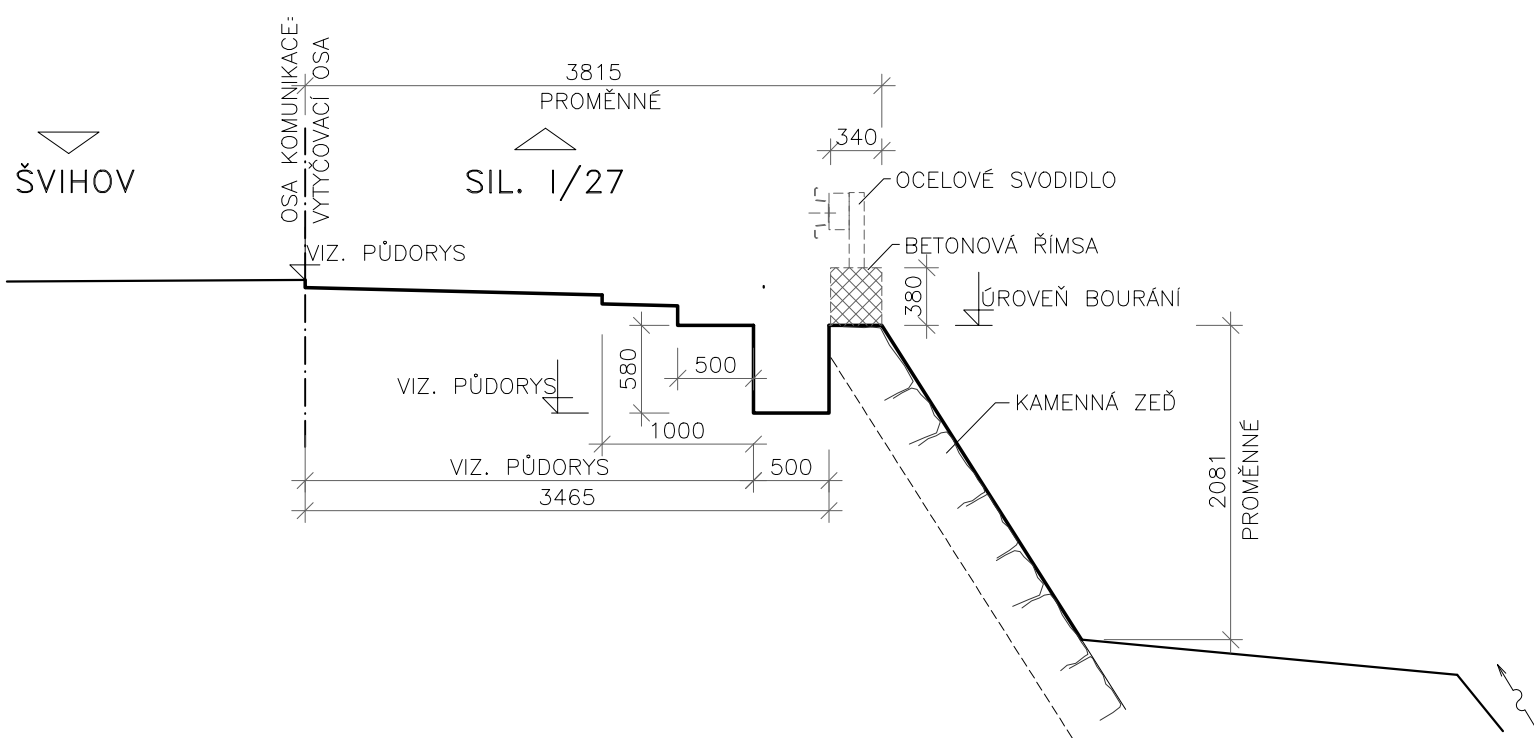

SOURADNICOVÝ SYSTÉM: S-JTSK				VÝŠKOVÝ SYSTÉM: Bpv	
Hlavní inženýr projektu: Ing. Jan TUREK <i>Turek</i>	Zodpovědný projektant: Ing. Jan TUREK <i>Turek</i>	Vypracoval: Ing. Jan TUREK <i>Turek</i>	Kontroloval:	Ing. Jan Turek projektování inženýrských staveb Vlastivice 32 378 01 Slavonice tel.: 384 463 304 e-mail: info@turek.cz	
kraj: PLZEŇSKÝ investor: SÚS PLZEŇSKÉHO KRAJE, příspěvková organizace				obec: ŠVIHOV	
stupeň dokumentace: PDPS		MOSTY EV. Č. 0277-1, 0277-2, 0277-3 ŠVIHOV OPĚRNÉ ZDI A OPRAVA PŘEDMOSTÍ		počet komátů A4: 5	
číslo objektu: SO 200		VÝKOPY A BOURACÍ PRÁCE		datum: RÚEN 2017	číslo zakázky: 68-1-16
				měřítko: 1:50 1:250	číslo přílohy: B.2.0-6