



Nemocnice Klatovy a.s.

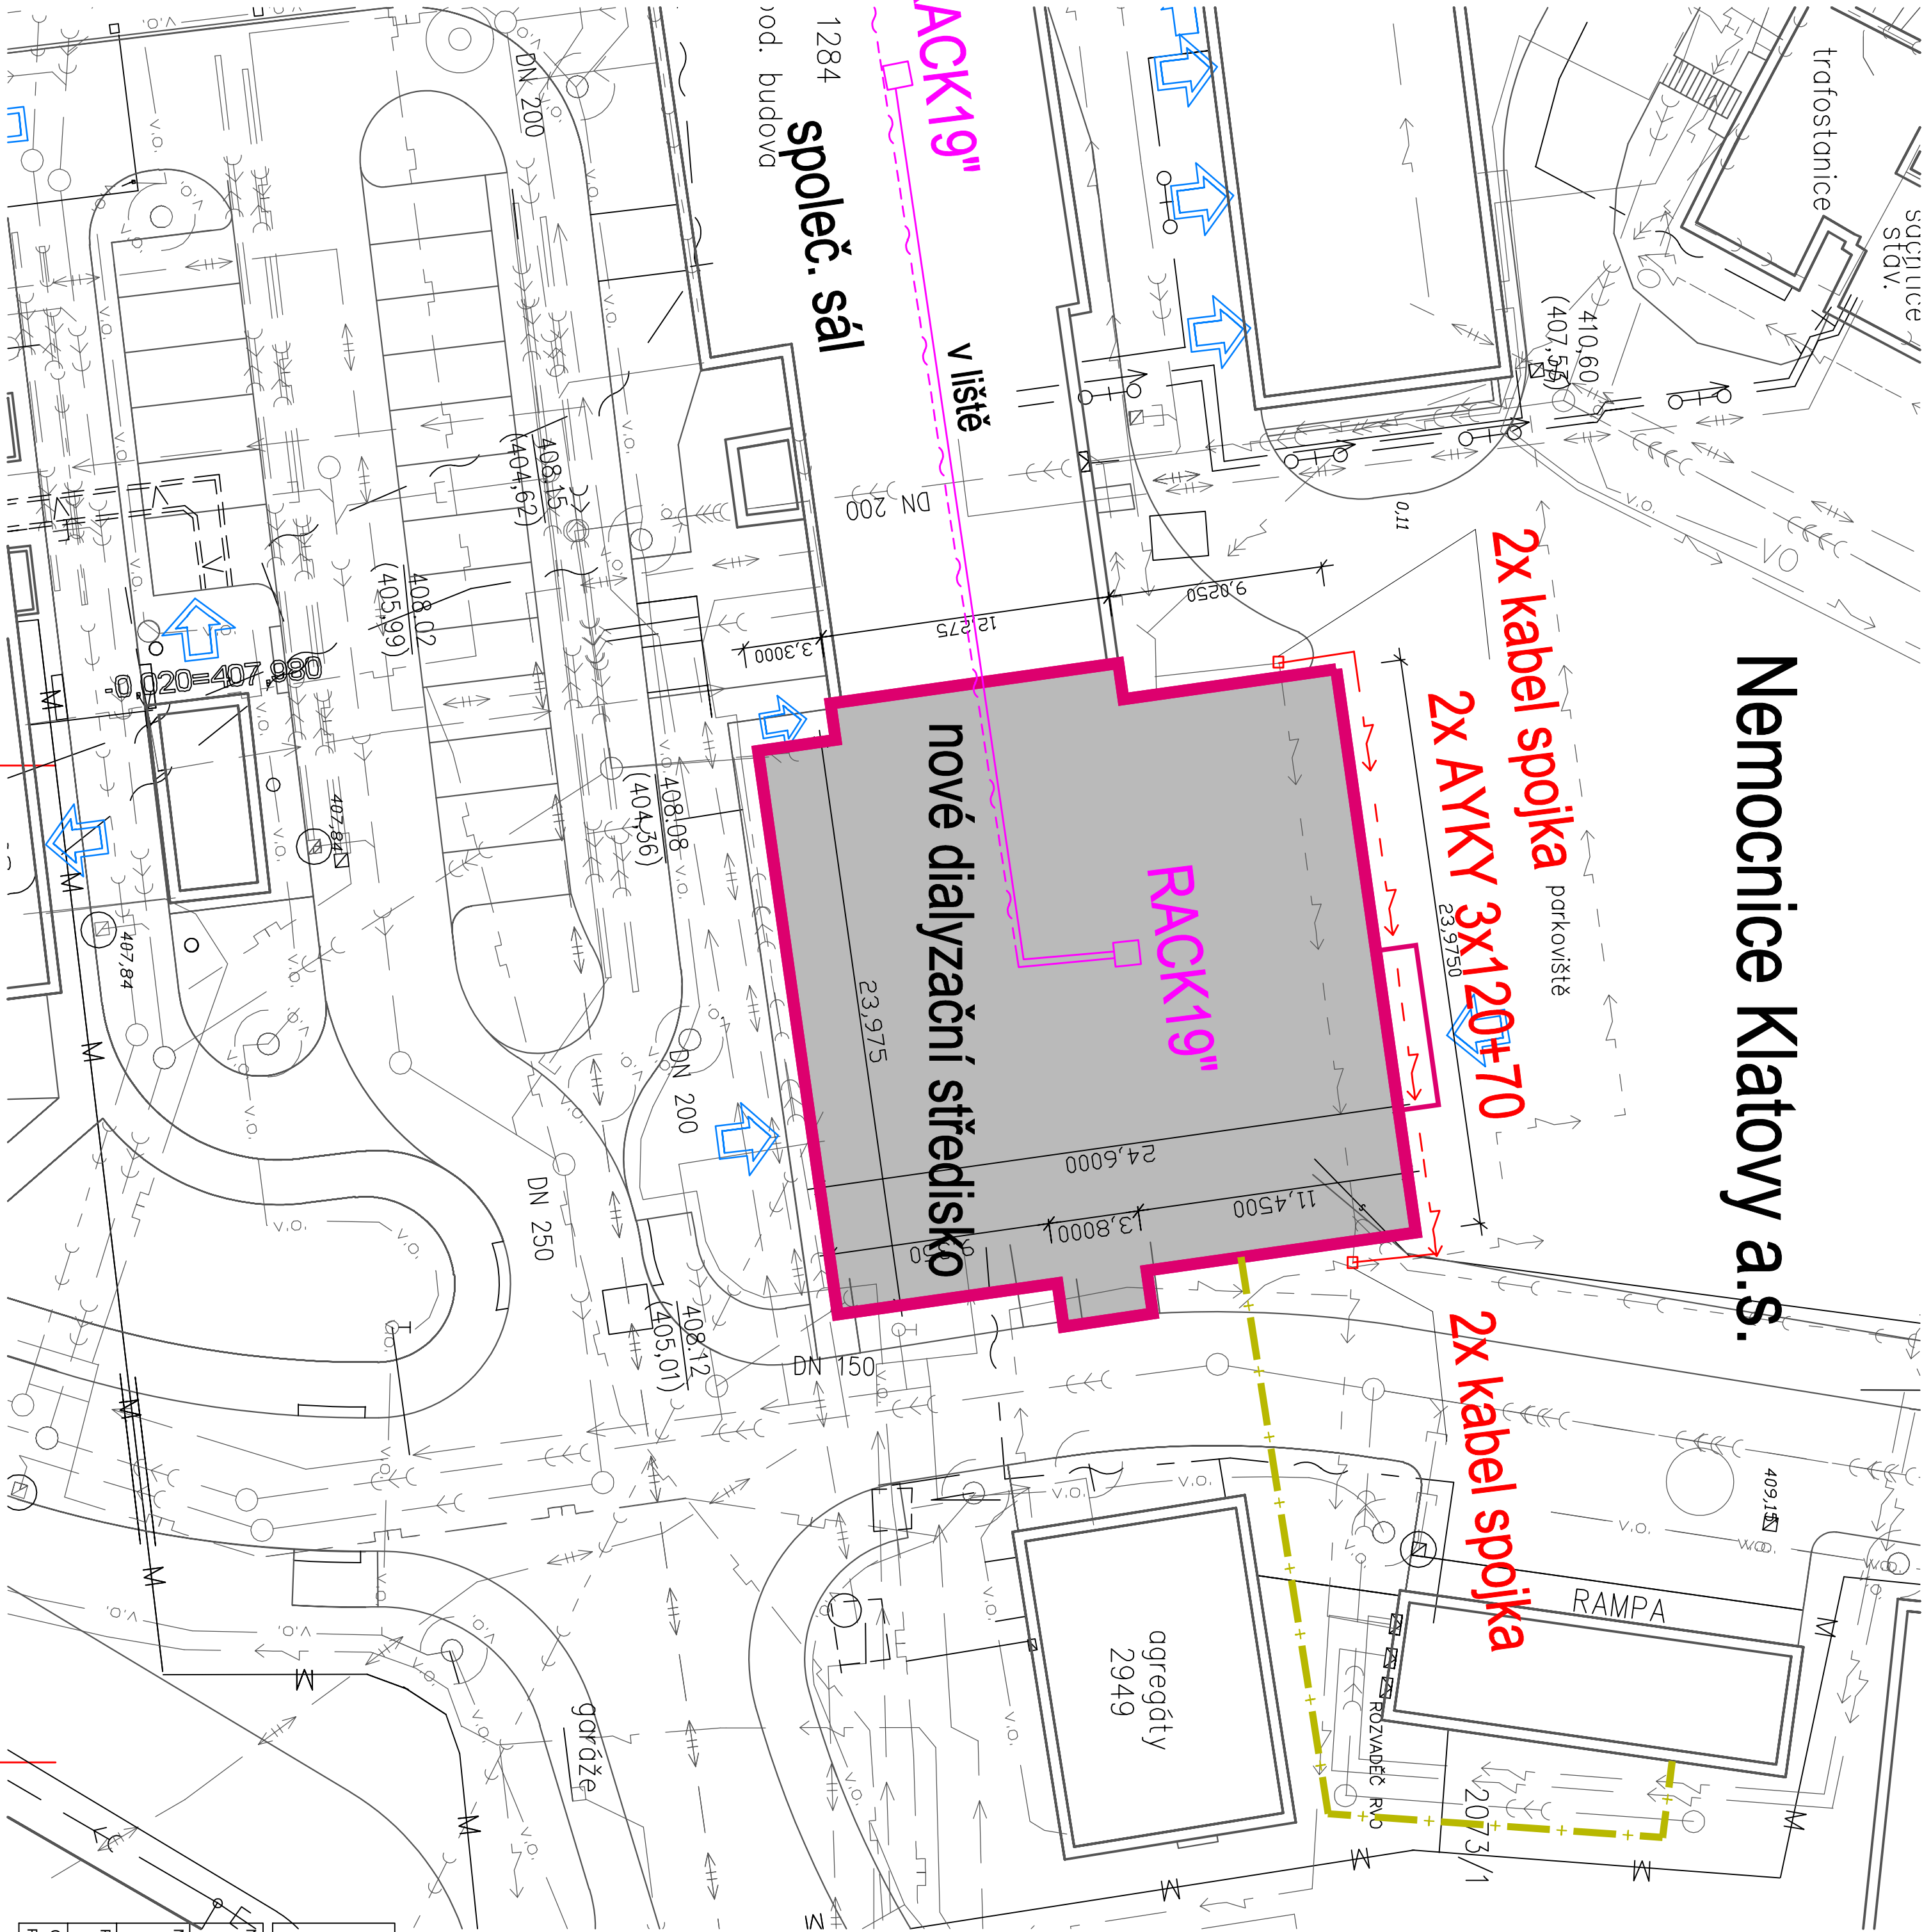

Poznámka:
Stávající inženýrské sítě jsou vyznačeny černě.
Trasy inženýrských sítí jsou jen orientační
a jsou ve správě Nemocnice Klatovy a.s.
Před zahájením stavby budou vyčištěny

legenda:

- Nové dialyzační středisko
- Rozvod mediálních plynů
- Parovod
- přeložka kabelu NN l=35m
- 2x AYKY 120+70
- stávající NN kabely
- DATOVÉ VEDENÍ FTP cat 6a
- uložit do el lišty l=70m
- telefonní přípojka
- SYKFY 50 párů

		AGP nova spol. s r.o. Projektová a obchodní spol. s r.o. Tl. 28, Rybná 17 370 01 České Budějovice		Tel: 387 021 812 Fax: 387 316 076 E-mail: agpnova@agpnova.cz www.agpnova.cz		František MRÁZ projekt elektro Lidická 14, Č. Budějovice	
Název akce:		Výpracoval Frant. Máz		Odpovědný projektant Ing. Frant. Máz		Generální projektant Ing. Zdeněk Hájny	
Místo stavby:		Nové dialyzační středisko Pízeňská 929, 339 01 Klatovy		Obecní úřad Klatovy		Zápis do evidence 08/2021	
Klatovská nemocnice a.s., Pízeňská 929, 339 01 Klatovy		Formát 4x A4		Měřítko 1:100		Číslo zakázky 08/2021	
Profese:		SO-03 PŘELOŽKA NN KABELŮ		Stupeň DSP		Objekt SO-03	
Část:		SITUACE - NN		Číslo výkresu		01	
Příloha:							