



Půdorys půda

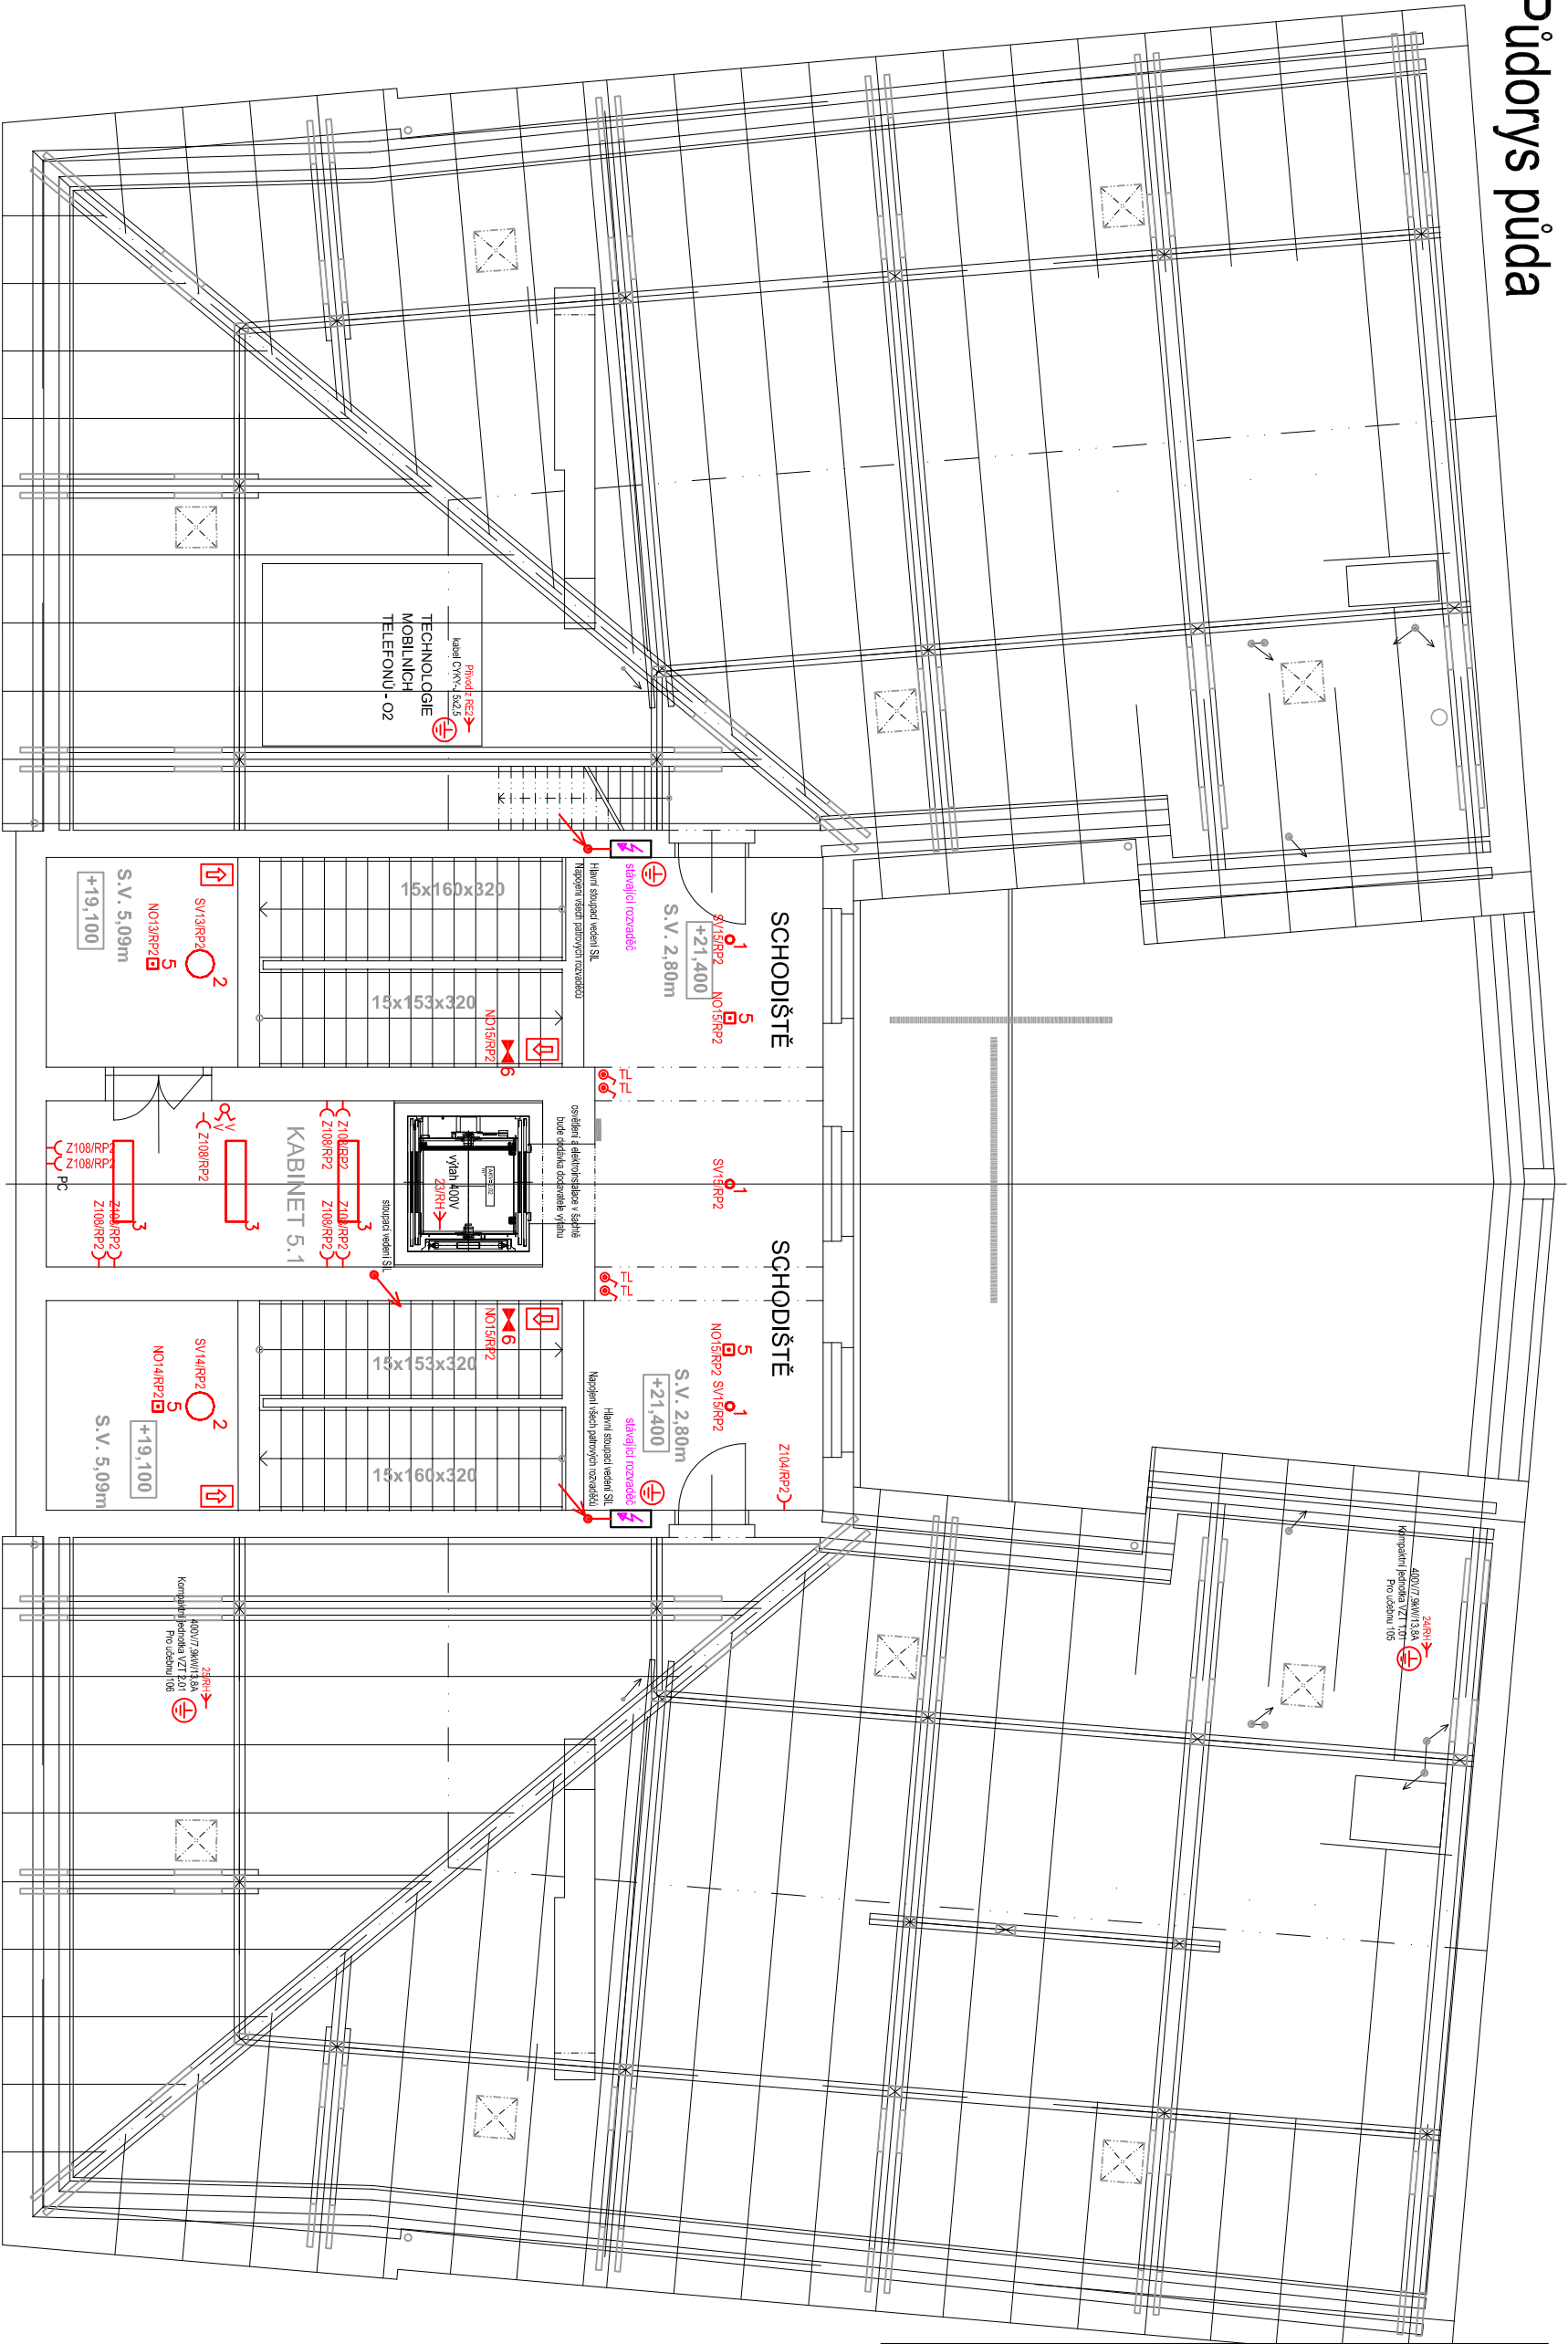

TABULKA POUŽITÝCH ZNAČEK - SILNOPROUD

	vývod pro svítidlo obecný
	Svítidlo LED 17W/4000K/2850lm, 20W, CR180
	Svítidlo LED 37W/4000K/5000lm, CR180
	Svítidlo LED 40W/3780lm, CR180
	Svítidlo LED 39W/3780lm, CR180
	Nárazové LED svítidlo, 1,3W, 230V, 1h, corridor area IK04
	Nárazové LED svítidlo 1W/90lm, 230V, 1h, IP44, IK04
	Ventilátor, 230V
	HLAVNÍ STOLPČKÁ VEDENÍ
	VÝVOD JEDNOFÁZOVÝ / TRIFÁZOVÝ OBECNÝ
	ZÁSUJKA 230V / IP44 / 400V
	SPÍNAČOVÉ KOMBINACE
	POHYBOVÉ ČIDLO S DOBĚHEM 10 MINUT
	UZEMNĚNÍ OCHRANNÉ
	BEZPEČNOSTNÍ EVAKUAČNÍ ZVUČENÍ
	ROZVADĚČ SILNOPROUDÝ

 Chodby a schodiště se dle domluvy generálního projektanta a investora připraví jako bytí CHLUC, při provedení dalších stavebních do budoucna plánovaných úpravách, by k tomu došlo. Z toho důvodu jsou pro svítidla použity nehořlavé kabely, ostatní kabelové rozvody v chodbách a schodištích budou uloženy do podlahy nebo pod omítkou min. 10mm. Nové rozvody v chodbách budou mlaté požární odolností.



Vypracoval: Bc. Tomáš Pieter	Autorizoval: Miroslav Pech	Datum: 04/2022
Investor: Krajské centrum vzdělání a jazyková škola s právem státní jazykové zkoušky, sady 5. května 42, 301 00 Plzeň	Číslo přílohy: EL06	
Akce: Rekonstrukce interiérů budovy sady 5. května 85/42, Plzeň, bezbariérové úpravy		
Objekt: D1.4.D Silnoproudá elektrotechnika		
Stupeň: DPS / dokumentace pro provedení stavby	Měřítko: 1:100	
Obsah: Půdorys půda		Č.