


Legenda místností:

číslo	místnost	plocha [m²]
1.01	Zádveří	7,64
1.02	Chodba	7,40
1.02a	Chodba	6,63
1.03	WC	1,84
1.04	Koupelna	4,46
1.05	Kuchyňka	15,46
1.06	Koupelna	3,26
1.07	Pokoj	22,07
1.08	Pokoj	14,84
1.09	Pokoj	17,64
1.09a	Chodba	3,08
1.09b	Koupelna	4,28
1.09c	Kuchyňka	20,00
1.10	Chodba	6,38
1.11	Předsíňka	1,84
1.12	Úklid	1,85
1.13	Koupelna	5,05
1.14	Koupelna	5,64
1.15	Pokoj	21,50
1.16	Kuchyňka	19,55
1.17	Pokoj	22,07

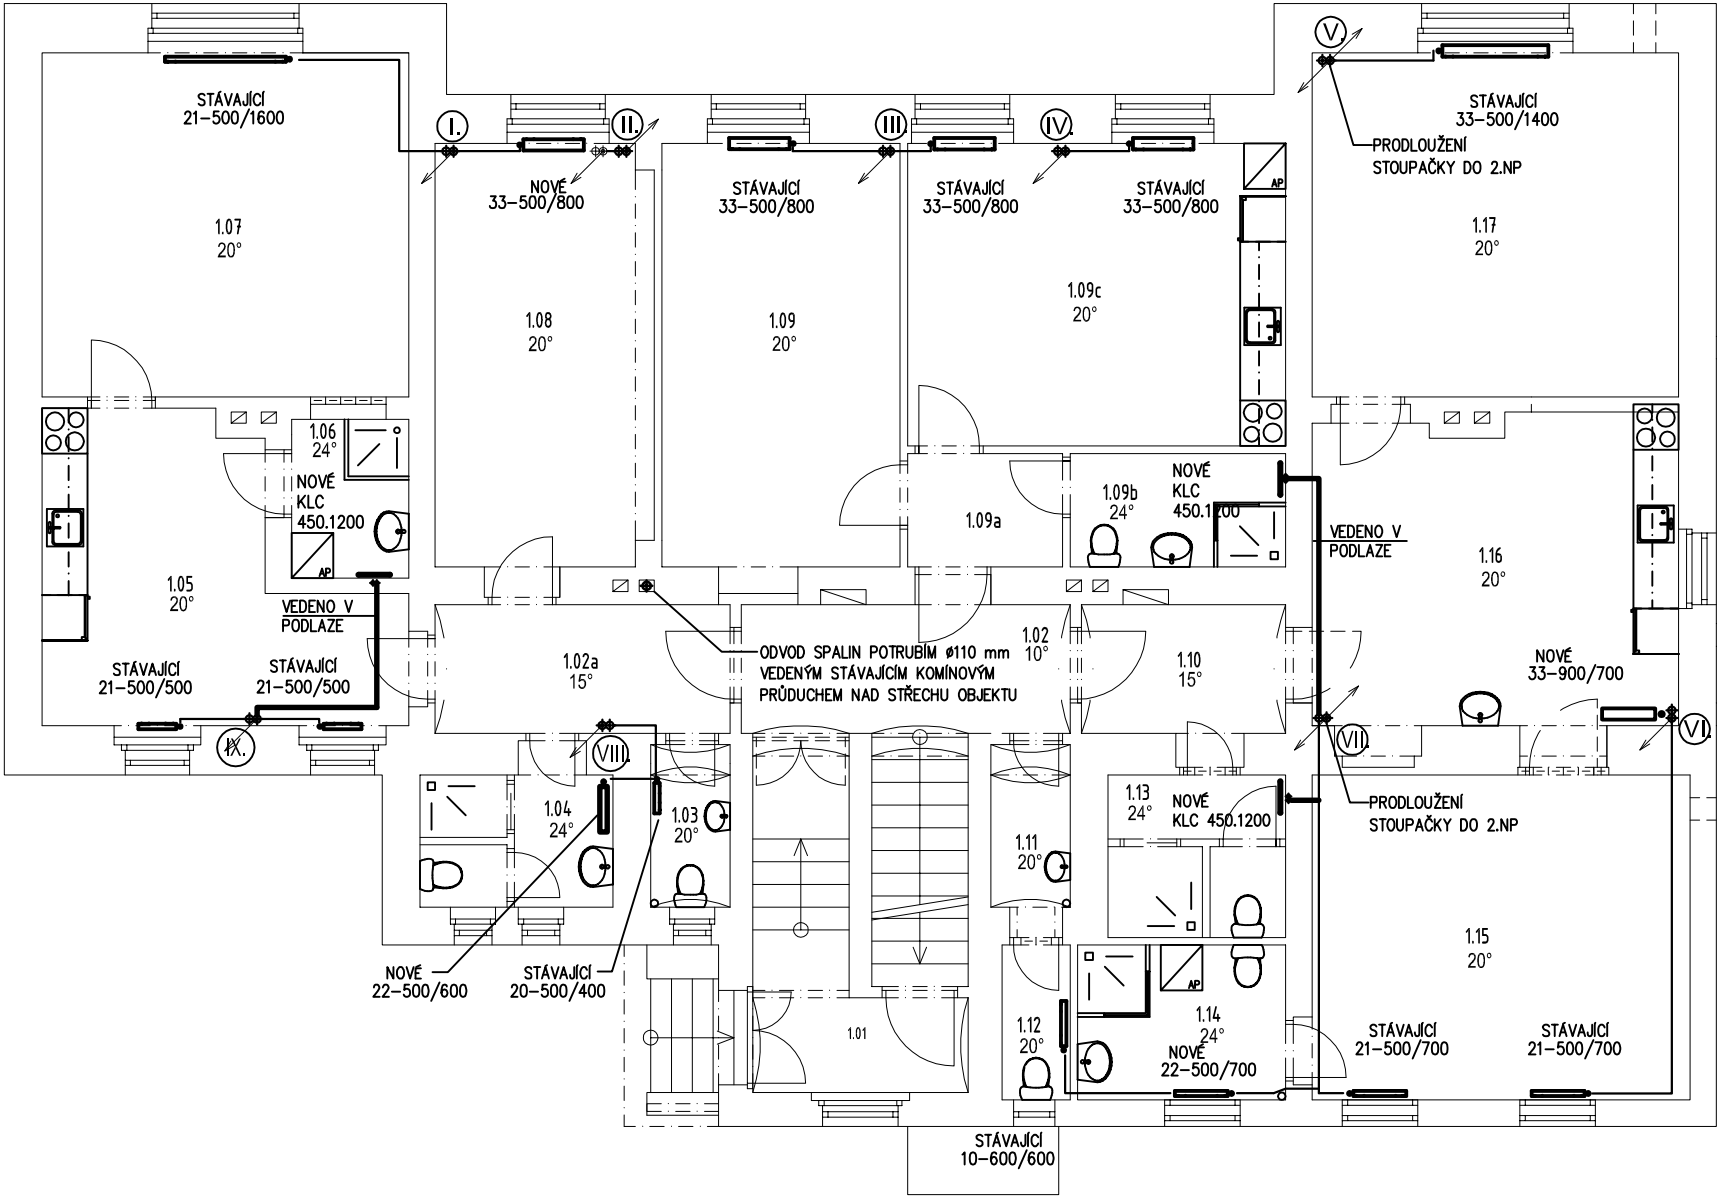


LEGENDA VYTÁPĚNÍ

- STÁVAJÍCÍ PŘÍPOJKY K OTOPNÝM TĚLESŮM Z OCELOVÝCH TRUBEK
- NOVÉ PŘÍPOJKY OTOPNÝCH TĚLES Z OCELOVÝCH TRUBEK DN15
- STÁVAJÍCÍ STOUPAČKY TOPNÉ VODY Z OCELOVÝCH TRUBEK S TEPELNOU IZOLACÍ
- STÁVAJÍCÍ / NOVÉ OTOPNÉ TĚLESO, OCELOVÉ TYPU RADIK KLASIK  
TĚLESO BUDE NAPOJENO PŘES TERMOSTATICKÝ VENTIL A REGULAČNÍ ŠROUBENÍ DN15  
VENTILY BUDOU DOPLNĚNY TERMOSTATICKOU HLAVICÍ

V PŘÍPADĚ ZJIŠTĚNÍ JAKÝCHKOLIV ODLIŠNOSTÍ OD PŘEDPOKLADŮ  
V PD, JE NUTNO PŘIZVAT PROJEKTANTA A NÁVRH UPRAVIT

Vykreslení bylo provedeno na základě zaměření části objektu provedené 01/2021 a původní PD. Při prohlídce  
stavby nebyly prováděny žádné sondy ani odběry vzorků. Skladby konstrukcí jsou stanoveny dle sdělení investora.  
Skutečné rozměry jednotlivých prvků byly upraveny na skladebné.

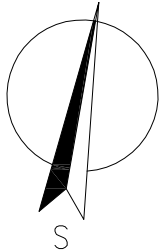

Hlavní projektant:	ing. Pavel Kodýtek	
Odpovědný projektant:	ing. Pavel Kodýtek	
Vypracoval:	J.Brožková	
Investor:	Střední škola živnostenská a Základní škola, Planá, Kostelní 129, Planá	
Akce:	REKONSTRUKCE OBJEKTU BEZDRUŽICKÁ 283 – SŠŽ A ZŠ PLANÁ parc. č. st. 640/7 k. ú. Planá u Mar. Lázní, Plzeňský kraj D.1.4b VYTÁPĚNÍ A VZDUCHOTECHNIKA	Datum: 04–2022
Příloha:	PŮDORYS 1.NP – VYTÁPĚNÍ	Stupeň PD: DSP
		Měřítko: 1:100
		Označení přílohy: D.1.4b.03